


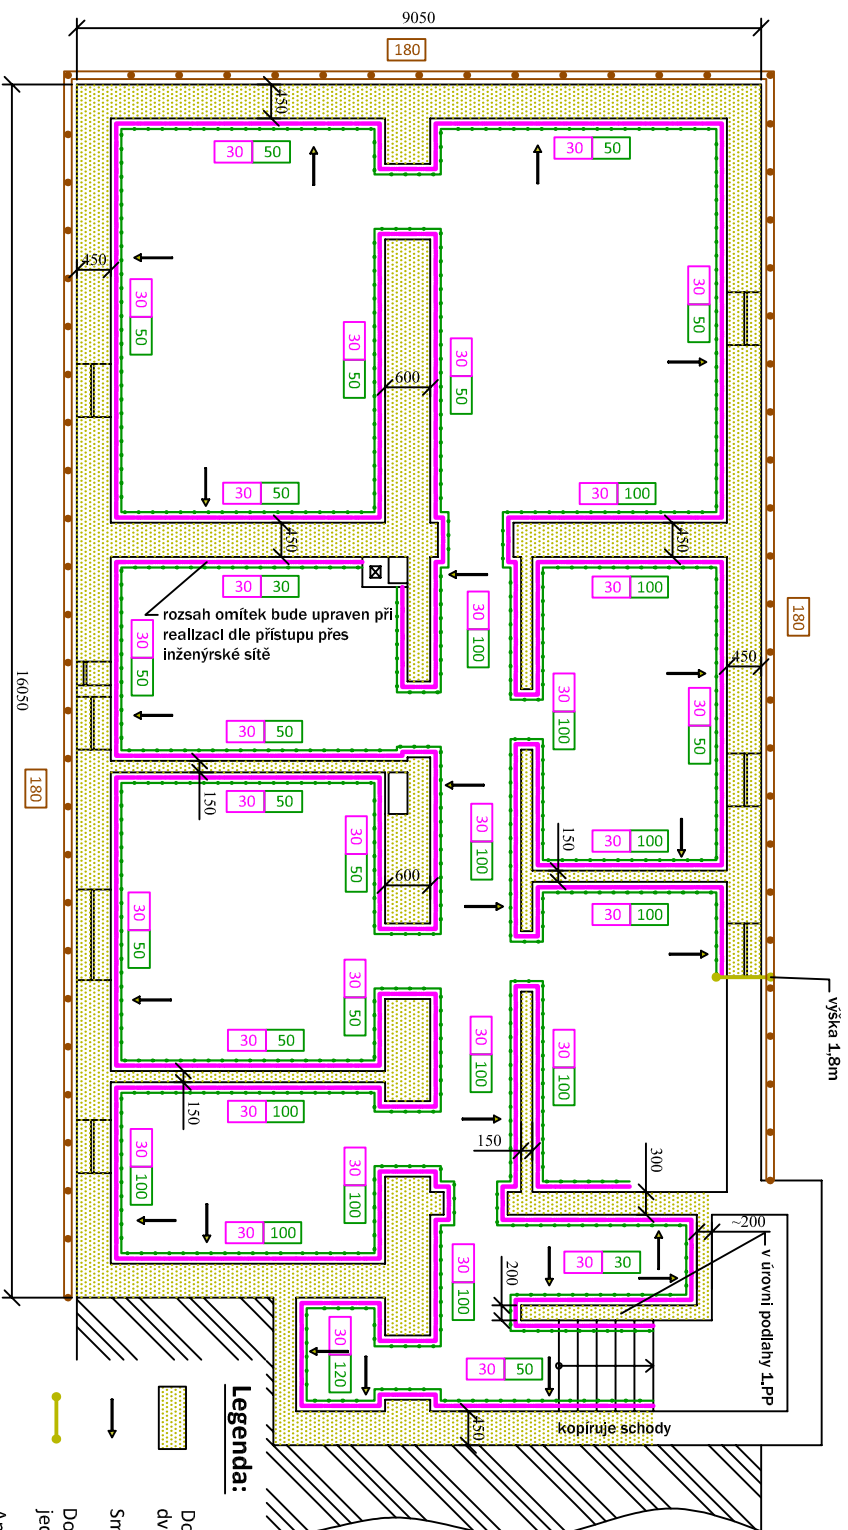

Legenda:

- Dodatečná horizontální izolace zdiva technologií dvouřadých injekcí injektážními krémy
- Dodatečná vertikální izolace zdiva technologií jednořadých injekcí pro zamezení přenosu vlhkosti
- Směr provádění tlakové injekce
- Aplikace sanačního odtokového systému
- Výška aplikace sanačního odtokového systému [cm]
- Aplikace hydroizolační stěrky
- Výška aplikace hydroizolační stěrky [cm]
- Hloubka výkopu [cm]
- Provedení rubové izolace zdiva bitumenovou hydroizolační stěrkou, extrudovaným polystyrenem a ochrannou nopovou fólií

Hl. inženýr projektu	Zodp. projektant	Kreslil
Ing. Josef Kolář	Ing. Josef Kolář	David Klimeš
Zadavatel: ZS MSK, Vyškovická 2995/40, Ostrava-Zábřeh	Místo: E. Krásnohorské 322	Formát: A4
Okres: Frýdek-Místek	Místo: E. Krásnohorské 322	Datum: 10/2017
SANACE VLHKÉHO ZDIVA ZDRAVOTNICKÉ ZÁCHRANNÉ SLUŽBY	Elšky Krásnohorské 322, Frýdek-Místek	Stupeň: návrh
Obsah: PŮDORYS 1.PP - návrh sanace		Měřítko: 1:100
		Z.č.: 18255 Výkř.č.: 1

PRINS
IZOLACE A SANACE DÍLA

Havlíčková 24, 750 00 Písek
Tel./fax: 584 201 454