

LEGENDA – STRUKTUROVANÁ KABELÁŽ

- DATOVÁ ZÁSUVKA, 2xKEYSTONE CAT5e
- DATOVÁ ZÁSUVKA, 1xKEYSTONE CAT5e
- DATOVÁ ZÁSUVKA, 1xKEYSTONE CAT5e, NAD PODHLEDEM
- KABEL UKONČENÝ KEYSTONE CAT5e V ZAPUŠTĚNÉ KRABICI PRŮMĚRU 68

LEGENDA – PŘÍSTUPOVÝ SYSTÉM

- BEZKONTAKTNÍ ČTECI HLAVA RFID
- ANALOGOVÝ DVEŘNÍ INTERKOM, 1 TLAČÍTKO, V=150 CM
- ANALOGOVÝ DVEŘNÍ INTERKOM, 3 TLAČÍTKA, V=150 CM
- ANALOGOVÝ DVEŘNÍ INTERKOM, 3+8 TLAČÍTEK, V=150 CM
- SUPPRESSOR, Protizákmitová ochrana na zámky
- MÍSTO PŘIPOJENÍ ZÁMKU DVEŘÍ – KRABICE K068, V=100 CM
- ŘÍDÍCÍ JEDNOTKA PŘÍSTUPOVÉHO SYSTÉMU, PRO 2 ČTECI HLAVY
- ZALOHOVANÝ NAPÁJECÍ ZDROJ ŘÍDÍCÍCH JEDNOTEK, 12VDC 5A
- ZALOHOVANÝ NAPÁJECÍ ZDROJ ŘÍDÍCÍCH ZÁMKŮ, 12VDC 5A
- TLAČÍTKO OTEVŘENÍ DVEŘÍ
- TLAČÍTKO PŘIVOLÁNÍ VÝTAHU

POZNÁMKY

- STÁVAJÍCÍ ČTECI HLAVY U MĚNĚNÝCH DVEŘÍ DEMONTOVAT, HLAVY POTOM ZNOVU POUŽÍT
- STÁVAJÍCÍ ŘÍDÍCÍ JEDNOTKY ZNOVU VYUŽÍT
- FUNKCE TLAČÍTKA OTEVŘENÍ DVEŘÍ JE POPSÁNA V TECHNICKÉ ZPRÁVĚ EPS


LEGENDA – KAMEROVÝ SYSTÉM

- IP KAMERA, DOME, 360°, IR PŘÍSVIT
- IP KAMERA, DOME, 100° IR PŘÍSVIT

— SPOLEČNÁ KABELOVÁ TRASA SLABOPROUDU, KABELOVÝ ŽLAB

LEGENDA MÍSTNOSTÍ

Č.M.	ÚČEL MÍSTNOSTI	m²
201	SCHODIŠTĚ	20,7
202	CHODBA	51,2
203	DATOVÝ ROZVADĚČ	2,1
204	CHODBA	50,9
205	JÍDELNA	17,6
206	VÝŠETŘOVNA	10,2
207	HYGIENA PACIENTI	9,4
208	PŘEDSÍŇ	1,6
209	SPRCHA ZAMĚSTNANCŮ	1,6
210	WC ZAMĚSTNANCŮ	1,7
211	VÝŠETŘOVNA	9,7
212	DENNÍ MÍSTNOST ZAMĚSTNANCŮ	9,8
213	PRACOVNA SESTER	11,0
214	CHODBA	34,5
215	HYGIENA PACIENTI	9,6
216	POKOJ 1L	9,9
217	POKOJ 1L	9,7
218	LODŽIE	3,0
219	SKLAD	2,9
220	POKOJ 1L	14,4
221	BALKON	7,2
222	POKOJ 1L	14,5
223	BALKON	7,2
224	SKLAD	6,1
225	POKOJ 1L	14,5
226	BALKON	7,2
227	POKOJ 1L	14,5
228	BALKON	7,2
229	SKLAD	3,0
230	POKOJ 3L	21,1
231	BALKON	7,2
232	HYGIENA PACIENTI	4,6
233	BALKON	7,2
234	WC PACIENTI	1,4
235	ČISTICI MÍSTNOST	5,8
236	POKOJ 3L	21,0
237	HYGIENA PACIENTI	4,4
238	WC PACIENTI	1,4
239	BALKON	7,2
240	POKOJ 3L	21,0
241	BALKON	7,2
242	HYGIENA PACIENTI	4,4
243	WC PACIENTI	1,4
244	ČAJOVÁ KUCHYŇKA	5,7
245	POKOJ 3L	20,9
246	HYGIENA PACIENTI	4,6
247	WC PACIENTI	1,4
248	BALKON	7,2
249	BALKON	7,2
250	TERAPEUTICKÁ MÍSTNOST	20,3
251	ART DÍLNA	36,7
252	OVČÍNA KUCHYŇ	9,0
253	INSTALAČNÍ PROSTOR	2,0
254	CHODBA	55,9
255	INSPEKČNÍ POKOJ	14,1
256	INSPEKČNÍ POKOJ	18,4
257	WC ZAMĚSTNANCŮ – MUŽI	1,3
258	PŘEDSÍŇ	2,3
259	WC ZAMĚSTNANCŮ – ŽENY	1,3

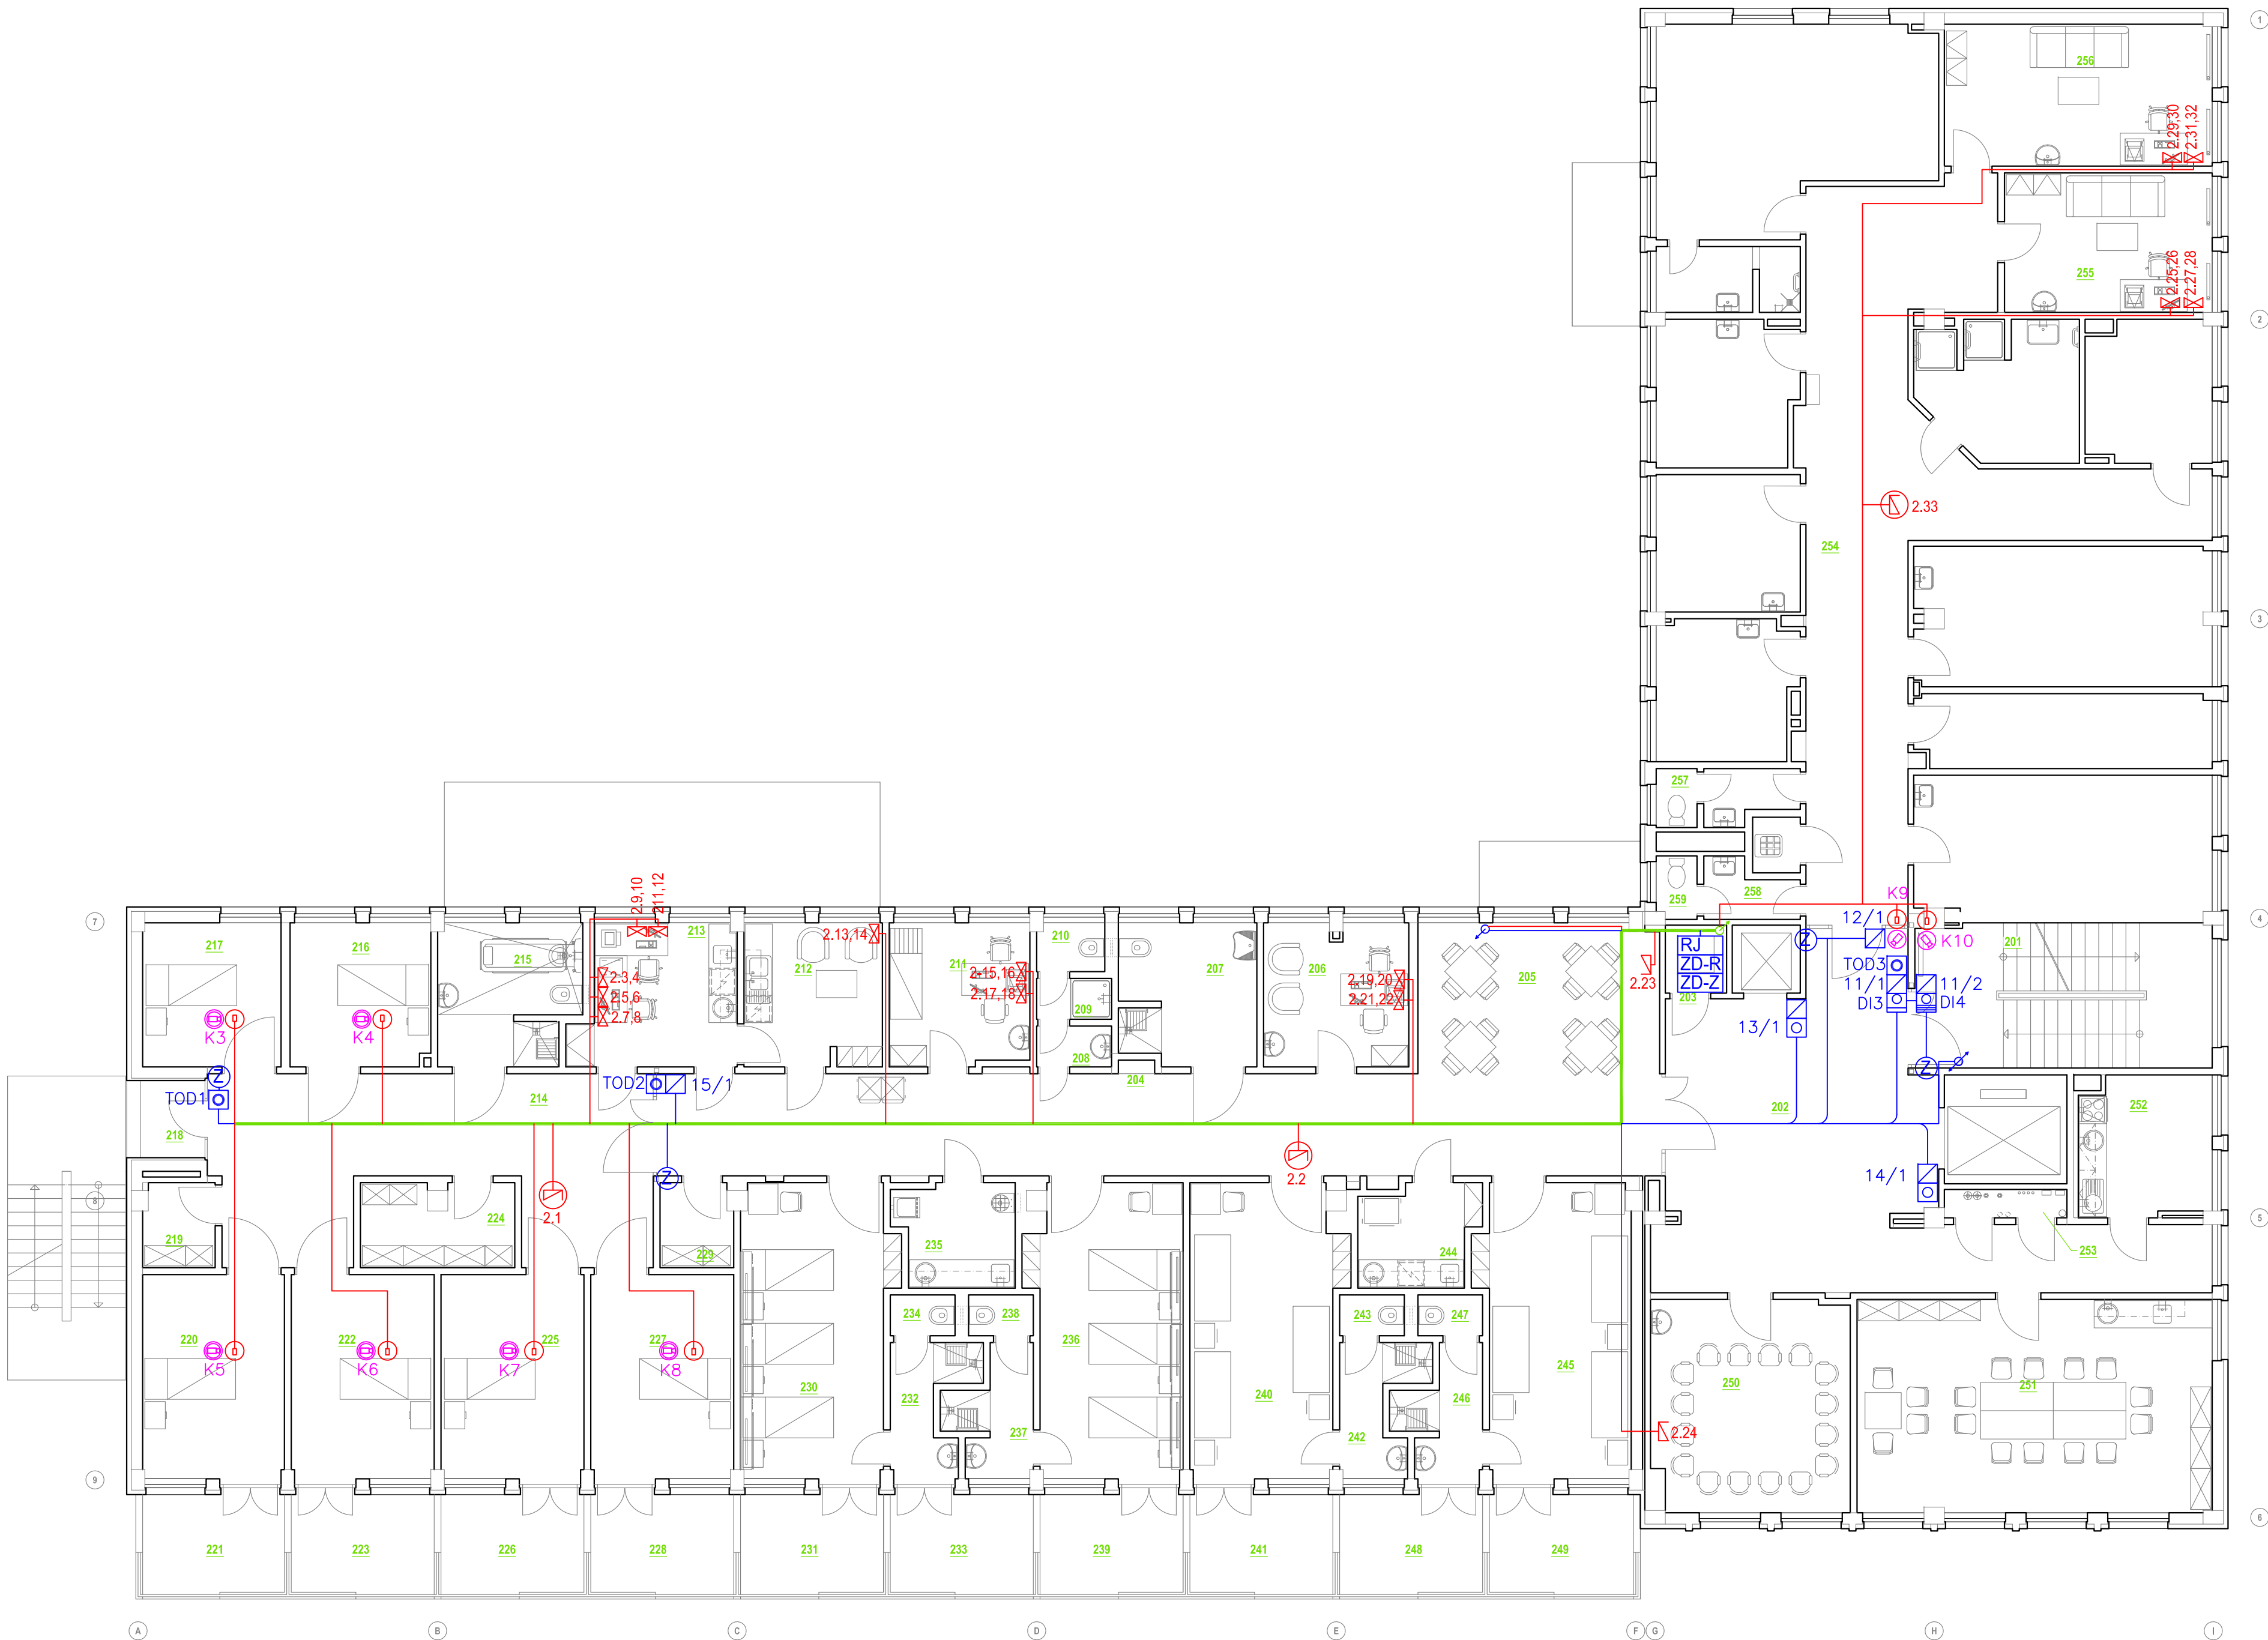

NEMOCNICE S POLIKLINIKOU HAVÍŘOV		DOKUMENTACE PRO PROVÁDĚNÍ STAVBY	
Savetník NEMOCNICE S POLIKLINIKOU HAVÍŘOV, příspěvková organizace Dělnická 1132/24, 736 01 Havířov	Autizační razítko:	Schemat	
Generální projektant MEDICOPROJECT, s.r.o. Kroftova 45, 616 00 BRNO tel.: 541 211 409 medicoproject@medicoproject.cz http://www.medicoproject.cz			
Hlavní inženýr projektu: Ing. VLADIMÍR KUNDERA Ing. LUDEK VACULA			
Ánor: Rekonstrukce pavilonu psychiatrie NsP Havířov, p.o.			
Zpracovatel část: STAVTEL ENGINEERING S.R.O.	Zodpovědný projektant ing. Milan Letev	Vypracoval Viktor Sokolov	PARE: 0
Soubor (PS): SO 01 - Rekonstrukce pavilonu psychiatrie		DATUM: ZAKÁZK. ČÍSLO: Formát Stupeň Měřítko 1:100	LISTOPAD 2016 DPS-07-2016 D.P.S. Číslo přílohy: D.1.7-3
Část PD: Zařízení slaboproudé elektrotechniky			
Příloha: Strukturovaná kabeláž, přístupový systém, kamery Půdorys 2.NP			