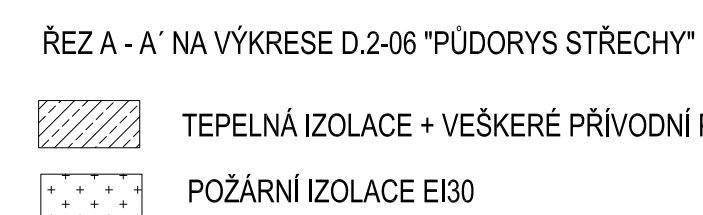
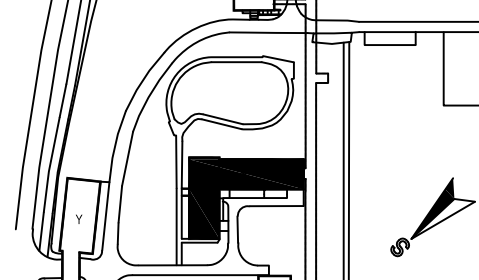


[illegible]

NEMOCNICE S POLIKLINIKOU HAVIŘOV		DOKUMENTACE PRO PROVÁZENÍ STAVBY	
Světočinnost: NEMOCNICE S POLIKLINIKOU HAVIŘOV, příspěvková organizace Bělská 110/226, 738 01 Havířov	Autorizován nátko:	Schéma:	
Generální projektant: MEDICOPROJEKT s.r.o. Kotkovská 45, 010 00 BRNO tel.: 541 211 429 medicoprojekt@medicoprojekt.cz http://www.medicoprojekt.cz			
Hlavní inženýr projektu: Ing. VLADIMÍR KUNDERA Ing. LUDEK VACULA			
Adresa: Rekonstrukce pavilonu psychiatrie NsP Havířov, p.o.	súdomnožtý, 30 byv		
Zpracoval design: JAN LEZNER, projekční VZT Kotkovská 45, Brno 602 00 Tel./fax: +420 541-261-010 E-mail: lezner@medicoprojekt.cz	Zodpovědný projektant JAN LEZNER 	Vypracoval JAN LEZNER 	PARE: 
Stavba: (PS) PS 01 - Vzduchotechnika a chlazení	DATEX: LISTOPAD 2018 ZAKAZK., ČÍSLO: DPS-OT-2018		
Část PD: Vzduchotechnika a chlazení	Formát: A4/A4 Sheet: D.P.S. Měřítko: Osobitý		
Příloha: PUDOVÝS.3.NP	Měřítko: 1:50 D.2-05		