


POHLED


H06a

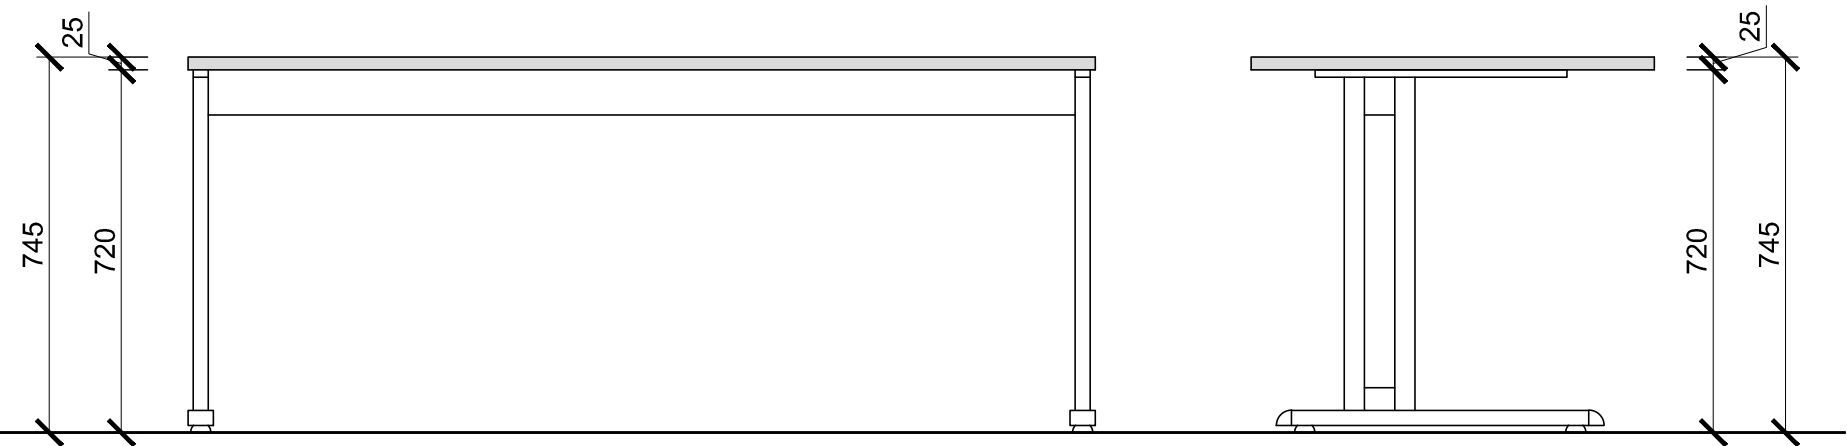


1x ELEKTRICKÁ ZÁSUVKA, 1x USB, 1xRJ45 NEREZ
CELKEM 1 ks





PLASTOVÁ PRŮCHODKA 2ks

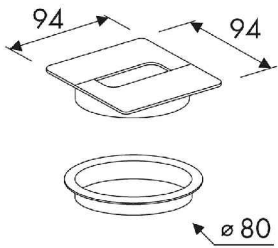

EL. ZÁSUVKA, USB, RJ45

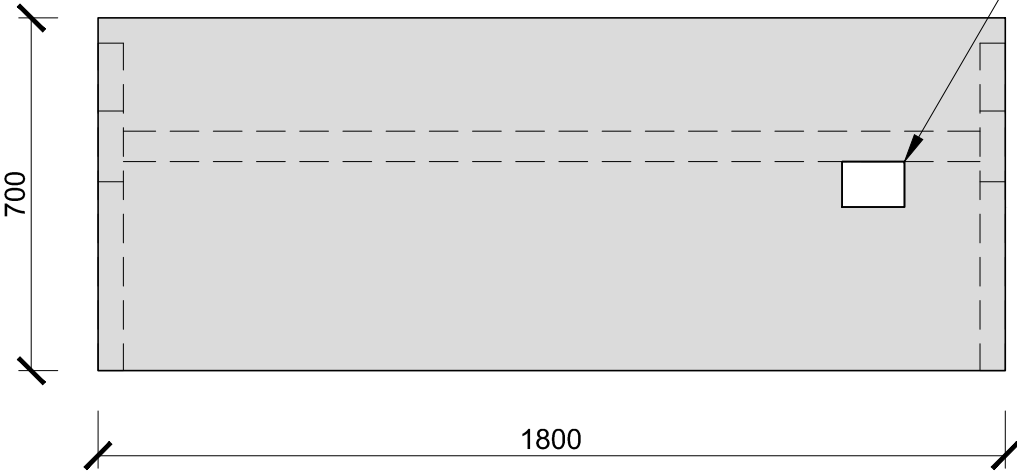

PŮDORYS

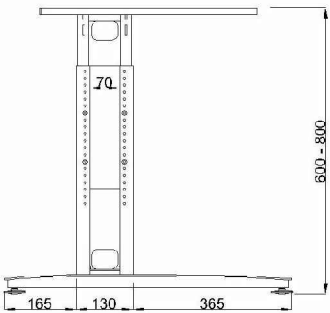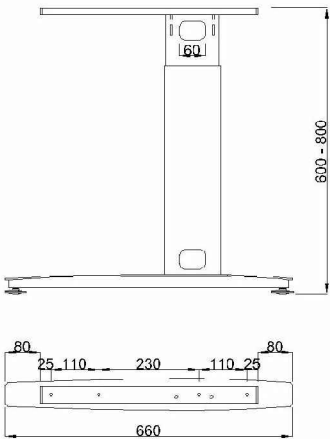

KANÁL



POPIS KONSTRUKCE:

HPL LAMINÁT: SVĚTLE ŠEDÝ: 
TLOUŠŤKA DESKY: 25mm
HRANY: ABS TL.2mm, Š. DLE LAMINA
TECHNOLOGIE: LASER, HOT-AIR, NIR, NEBO PLASMA
PRŮCHODKA: PLASTOVÁ DLE NÁKRESU, RAL 9006
- UMÍSTĚNÍ DLE MONITORU
PODNOŽ NASTAVITELNÁ: RAL 9006, š.660 x v.600-800mm
PEVNÝ KANÁL (KABELÁŽ)

VYBAVENÍ, KTERÉ JE SOUČÁSTÍ POLOŽKY:

1x ELEKTRICKÁ ZÁSUVKA, 1x USB, 1xRJ45 NEREZ
CELKEM - 1ks - **POUZE POLOŽKA H 06a**
(POLOŽKA H06b JE TOTOŽNÁ, JEN BEZ EL. ZÁSUVKY)

U vestavěného a na stavbu navazujícího nábytku je nutné před jeho výrobou zaměřit skutečné rozměry stavebních konstrukcí !!

NEMOCNICE VE FRÝDKU MÍSTKU - REKONSTRUKCE HDS V BUDOVĚ S

objednatel: Nemocnice ve Frýdku-Místku, p.o. El. Krásnohorské 321 738 01 Frýdek-Místek	generální projektant: Ing. arch. PETRA ŠVANČAROVÁ	stupeň: INTERIER
	vypracoval: Ing.arch. PETRA ŠVANČAROVÁ	datum: 09 / 2020
zhotovitel: Ing.arch. Petra Švančarová Hlavní třída 1196 708 00 Ostrava - Poruba e-mail: kancelar@svancar.cz	REKONSTRUKCE HDS V BUDOVĚ S	měřítko: 1 : 15
	PRACOVNÍ STŮL	formát: A3
		číslo výkresu: H 06a, H 06b