


POHLED

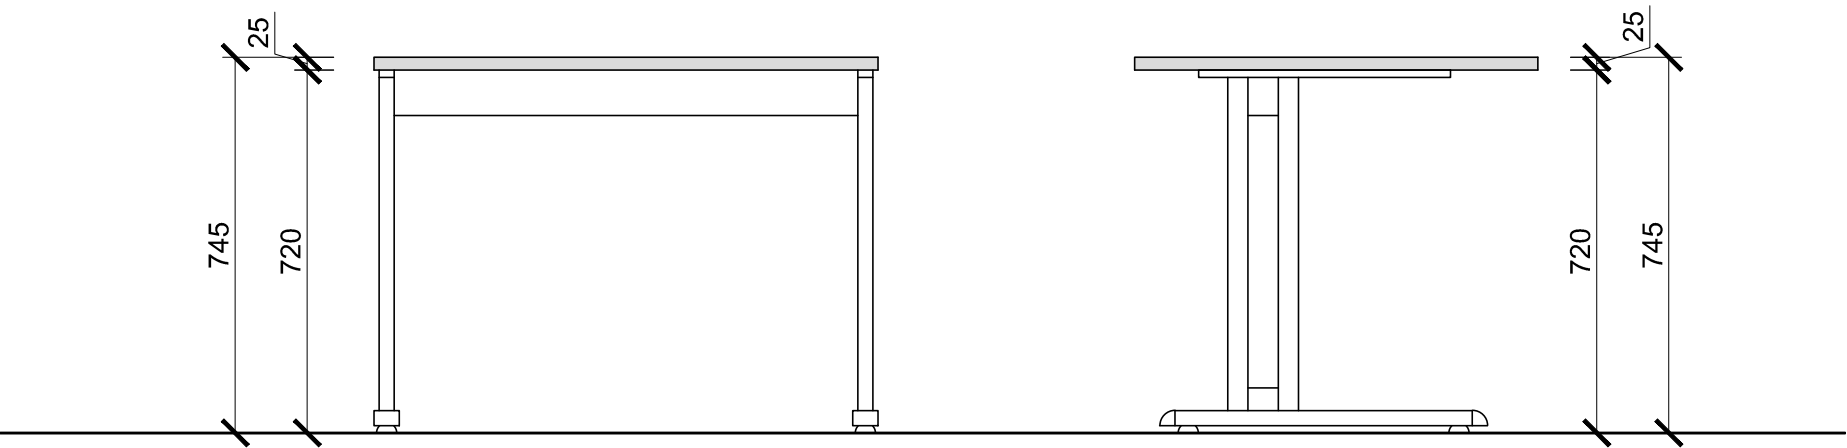

PLASTOVÁ PRŮCHODKA 2ks

POPIS KONSTRUKCE:

HPL LAMINÁT: PERLOVĚ ŠEDÁ:



TLOUŠŤKA DESKY: 25mm

HRANY: ABS TL.2mm, Š. DLE LAMINA


TECHNOLOGIE: LASER, HOT-AIR, NIR, NEBO PLASMA

PRŮCHODKA: PLASTOVÁ DLE NÁKRESU, RAL 9006



- UMÍSTĚNÍ DLE MONITORU

PODNOŽ NASTAVITELNÁ: RAL 9006, š.660 x v.600-800mm

PEVNÝ KANÁL (KABELÁŽ)

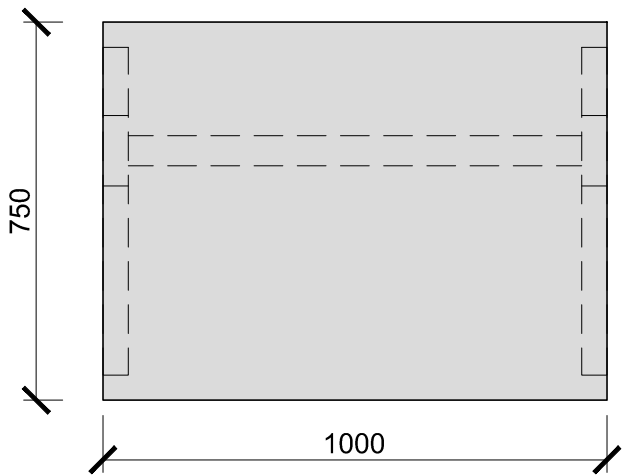

PŮDORYS

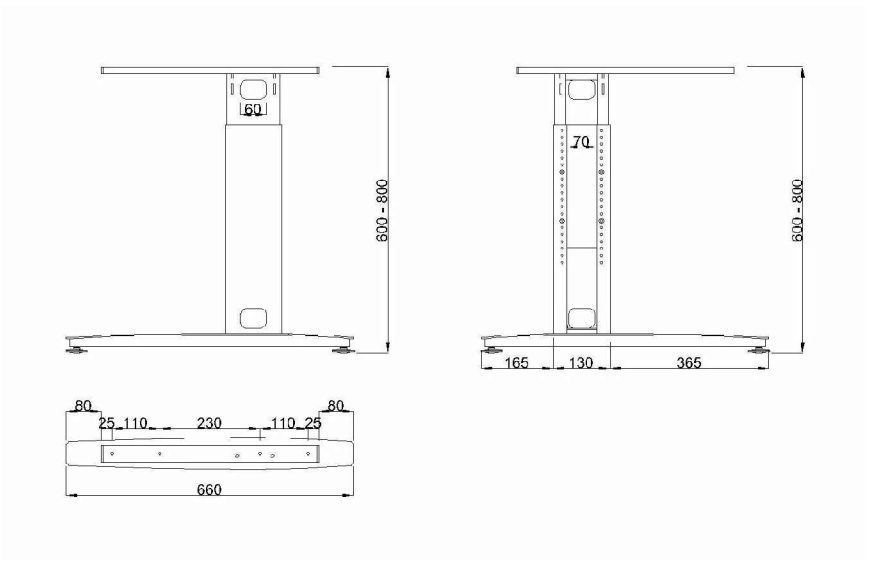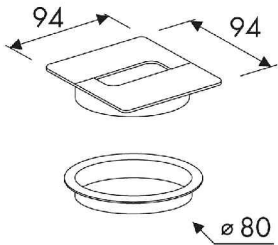

KANÁL



U vestavěného a na stavbu navazujícího nábytku je nutné před jeho výrobou zaměřit skutečné rozměry stavebních konstrukcí !!

ROZŠÍŘENÍ GASTRO AMBULANCE ORLOVÁ - PROJEKT INTERIÉRU

objednatel: <b>Nemocnice s poliklinikou Karviná Ráj, p.o.</b> Vydmučov 399/5 734 01 Karviná	generální projektant: Ing. arch. PETR ŠVANČAR	stupeň: INTERIER	
	vypracoval: Ing.arch. PETR ŠVANČAR	datum: 02 / 2021	
zhotovitel: <b>Ing.arch. Petr Švančar</b> Karla Pokorného 1552/46 708 00 Ostrava - Poruba e-mail: kancelar@svancar.cz	SO 01 - LŮŽKOVÁ ČÁST A LDN	měřítko: 1 : 15	formát: A3
	výkres: <b>PRACOVNÍ STŮL</b>	číslo výkresu: <b>G 24</b>	