


LEGENDA:

- PŘÍVODNÍ—topná voda — STÁVAJÍCÍ STAV
- VRATNÉ—topná voda — STÁVAJÍCÍ STAV
- PŘÍVODNÍ—topná voda — měděné potrubí R250 ČSN EN 1057+A1 spojované lisováním
- VRATNÉ—topná voda — měděné potrubí R250 ČSN EN 1057+A1 spojované lisováním
- ∞ Stoupající potrubí
- + • OT Desková s odvz.ventilem
- TRUBKOVÉ OTOPNÉ TĚLESO
- 167- 1 ČÍSLO MÍSTNOSTI, ČÍSLO TĚLESA
- KLM-122060-00M TYP OTOPNÉHO TĚLESA
- MULTIBLOCK T TYP REGULAČNÍHO PRVKU
- 818 W REDUKOVANÝ VÝKON PŘI 80/60°C

SVISLÉ SCHÉMA:

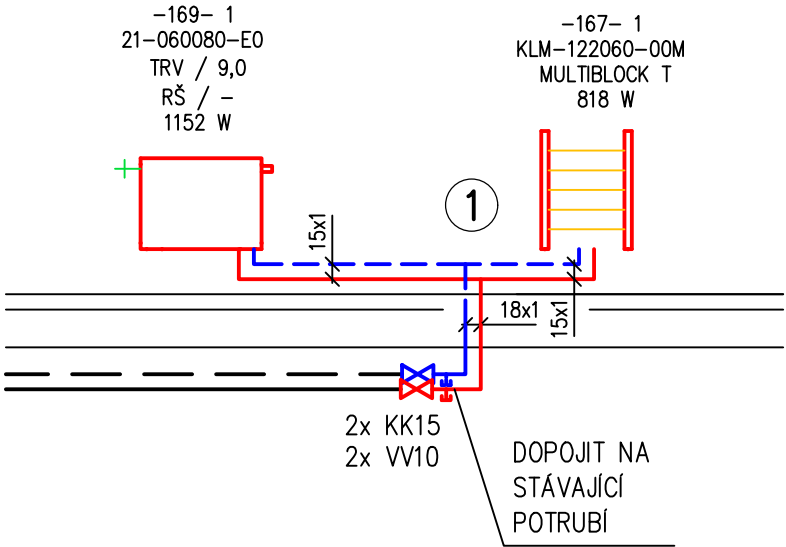


POZNÁMKY:

TLOUŠŤKA TEPELNÉ IZOLACE VOLNĚ VEDENÝCH POTRUBÍ BUDE 20 mm, V PŘÍZDÍVKÁCH PAK 6 mm.

PROSTUP POŽÁRNĚ DĚLÍCÍM STROPEM:

— prostup potrubí ochrannou trubkou bude vystředěn a proveden dle detailu tak, aby byla umožněna délková dilatace a prokluz potrubí

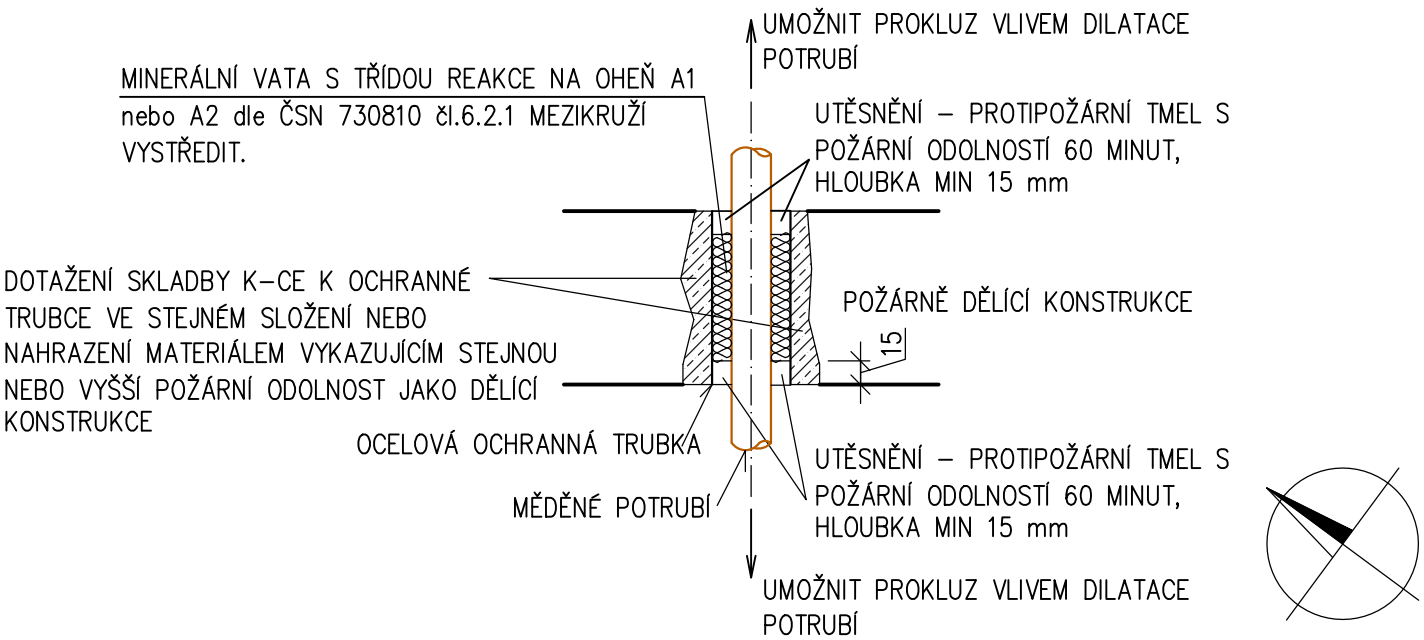

0,000 = ČISTÁ PODLAHA 1NP, MÍSTNÍ VÝŠKOVÝ SYSTÉM

GENERÁLNÍ PROJEKTANT: <b>HAMROZI s.r.o., Třinec, Staré Město, Polní 411</b>		ČÍSLO PARÉ:	
<b>HAMROZI s.r.o.</b>	sídlo: Polní 411, 739 61 Třinec	RAZÍTKO AUTORIZOVANÉ OSOBY	
www.hamrozi.cz	provozovna: Jablunkovská 50, 737 01 Český Těšín		
HLAVNÍ INŽENÝR PROJEKTU	Ing. David ŠOTKOVSKÝ	DATUM: srpen 2021	
VYPRACOVAL	Ing. David ŠOTKOVSKÝ	ČÍSLO ZAKÁVKY: 21Za10752	
ZODPOVĚDNÝ PROJEKTANT	Ing. David ŠOTKOVSKÝ		
INVESTOR STAVBY	Nemocnice s poliklinikou Karviná-Ráj, příspěvková organizace, IČ: 00844853	ČÍSLO ARCHIVNÍ: 102021	
MÍSTO STAVBY	Karviná – Ráj, Vydmuchova 399/5, PSČ 734 01	POČET A4: A2 (594x420 mm)	
NÁZEV STAVBY:	REKONSTRUKCE STÁVAJÍCÍHO URGENTNÍHO PŘÍJMU	STUPEŇ: PDOS + PDPS	
STAVEBNÍ OBJEKT	S001– REKONSTRUKCE STÁVAJÍCÍHO URGENTNÍHO PŘÍJMU	ČÍSLO DOKUMENTU: 102021–S001–D.1.5.04	
ČÁST	D.1.5 VYTÁPĚNÍ	MĚŘÍTKO: 1:50	
OBSAH:	PŮDORYS 1NP – NOVÝ STAV VYTÁPĚNÍ	ČÍSLO VÝKRESU: D.1.5.04	