


LEGENDA:


- cirkulace – měděné potrubí, R250 ČSN EN 1057+A1, spojováno lisováním
- studená voda – měděné potrubí, R250 ČSN EN 1057+A1, spojováno lisováním
- teplá voda – měděné potrubí, R250 ČSN EN 1057+A1, spojováno lisováním
- Baterie–sprchová
- Baterie nástěnná umyvadlová
- rohový ventil

AXONOMETRIE VODOVODU:

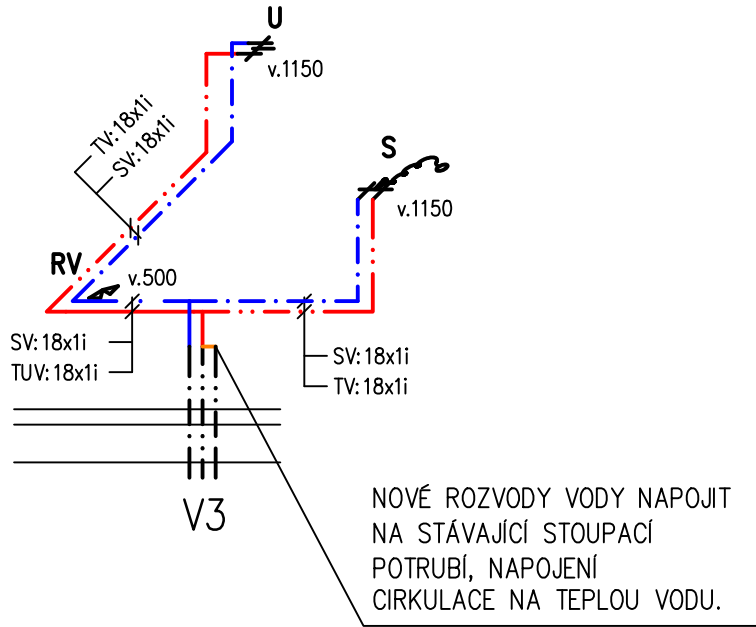

POZNÁMKY:

TLOUŠŤKA TEPELNÉ IZOLACE BUDE U VŠECH POTRUBÍ 6 mm, JELIKOŽ JSOU TRASY VEDENY V PŘÍZDÍVKÁCH.

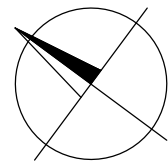

0,000 = ČISTÁ PODLAHA 1NP, MÍSTNÍ VÝŠKOVÝ SYSTÉM

GENERÁLNÍ PROJEKTANT: HAMROZI s.r.o., Třinec, Staré Město, Polní 411		ČÍSLO PARÉ:	
HAMROZI s.r.o. www.hamrozi.cz		sídlo: Polní 411, 739 61 Třinec provozovna: Jablunkovská 50, 737 01 Český Těšín telefon, e-mail: +420 558 324 154, info@hamrozi.cz	
HLAVNÍ INŽENÝR PROJEKTU	Ing. David ŠOTKOVSKÝ	DATUM: srpen 2021	
VYPRACOVAL	Ing. David ŠOTKOVSKÝ	RAZÍTKO AUTORIZOVANÉ OSOBY	
ZODPOVĚDNÝ PROJEKTANT	Ing. David ŠOTKOVSKÝ	ČÍSLO ZAKÁKY 21Za10752	
INVESTOR STAVBY	Nemocnice s poliklinikou Karviná–Ráj, příspěvková organizace, IČ: 00844853	ČÍSLO ARCHIVNÍ 102021	
MÍSTO STAVBY	Karviná – Ráj, Vydmuchovej 399/5, PSČ 734 01	POČET A4 A2 (594x420 mm)	
NÁZEV STAVBY:	REKONSTRUKCE STÁVAJÍCÍHO URGENTNÍHO PŘÍJMU	STUPEŇ PDOS + PDPS	
STAVEBNÍ OBJEKT	S001– REKONSTRUKCE STÁVAJÍCÍHO URGENTNÍHO PŘÍJMU	ČÍSLO DOKUMENTU 102021–S001–D.1.4.07	
ČÁST	D.1.4 ZDRAVOTNĚ TECHNICKÉ INSTALACE	MĚŘÍTKO: 1:50	
OBSAH:	PŮDORYS 1NP – VODOVOD	ČÍSLO VÝKRESU: D.1.4.07	