


INŽENÝRSKÉ SÍTĚ STÁVAJÍCÍ

- STÁVAJÍCÍ PODZEMNÍ AREÁLOVÁ SPLAŠKOVÁ KANALIZACE
- STÁVAJÍCÍ PODZEMNÍ VODOVOD
- STÁVAJÍCÍ PODZEMNÍ ELEKTRO NN
- STÁVAJÍCÍ PODZEMNÍ AREÁLOVÁ DEŠŤOVÁ KANALIZACE
- STÁVAJÍCÍ PODZEMNÍ NTL PLYNOVOD
- STÁVAJÍCÍ PODZEMNÍ SLABOPROUDÝ ROZVOD
- SPLAŠKOVÁ KANALIZACE PŘELOŽKA - RUŠENÁ ČÁST
- DEŠŤOVÁ KANALIZACE PŘELOŽKA - RUŠENÁ ČÁST
- NTL PLYNOVOD PŘELOŽKA - RUŠENÁ ČÁST

INŽENÝRSKÉ SÍTĚ NAVRHOVANÉ

- SPLAŠKOVÁ KANALIZACE
- DEŠŤOVÁ KANALIZACE
- PŘELOŽKA NTL PLYNU

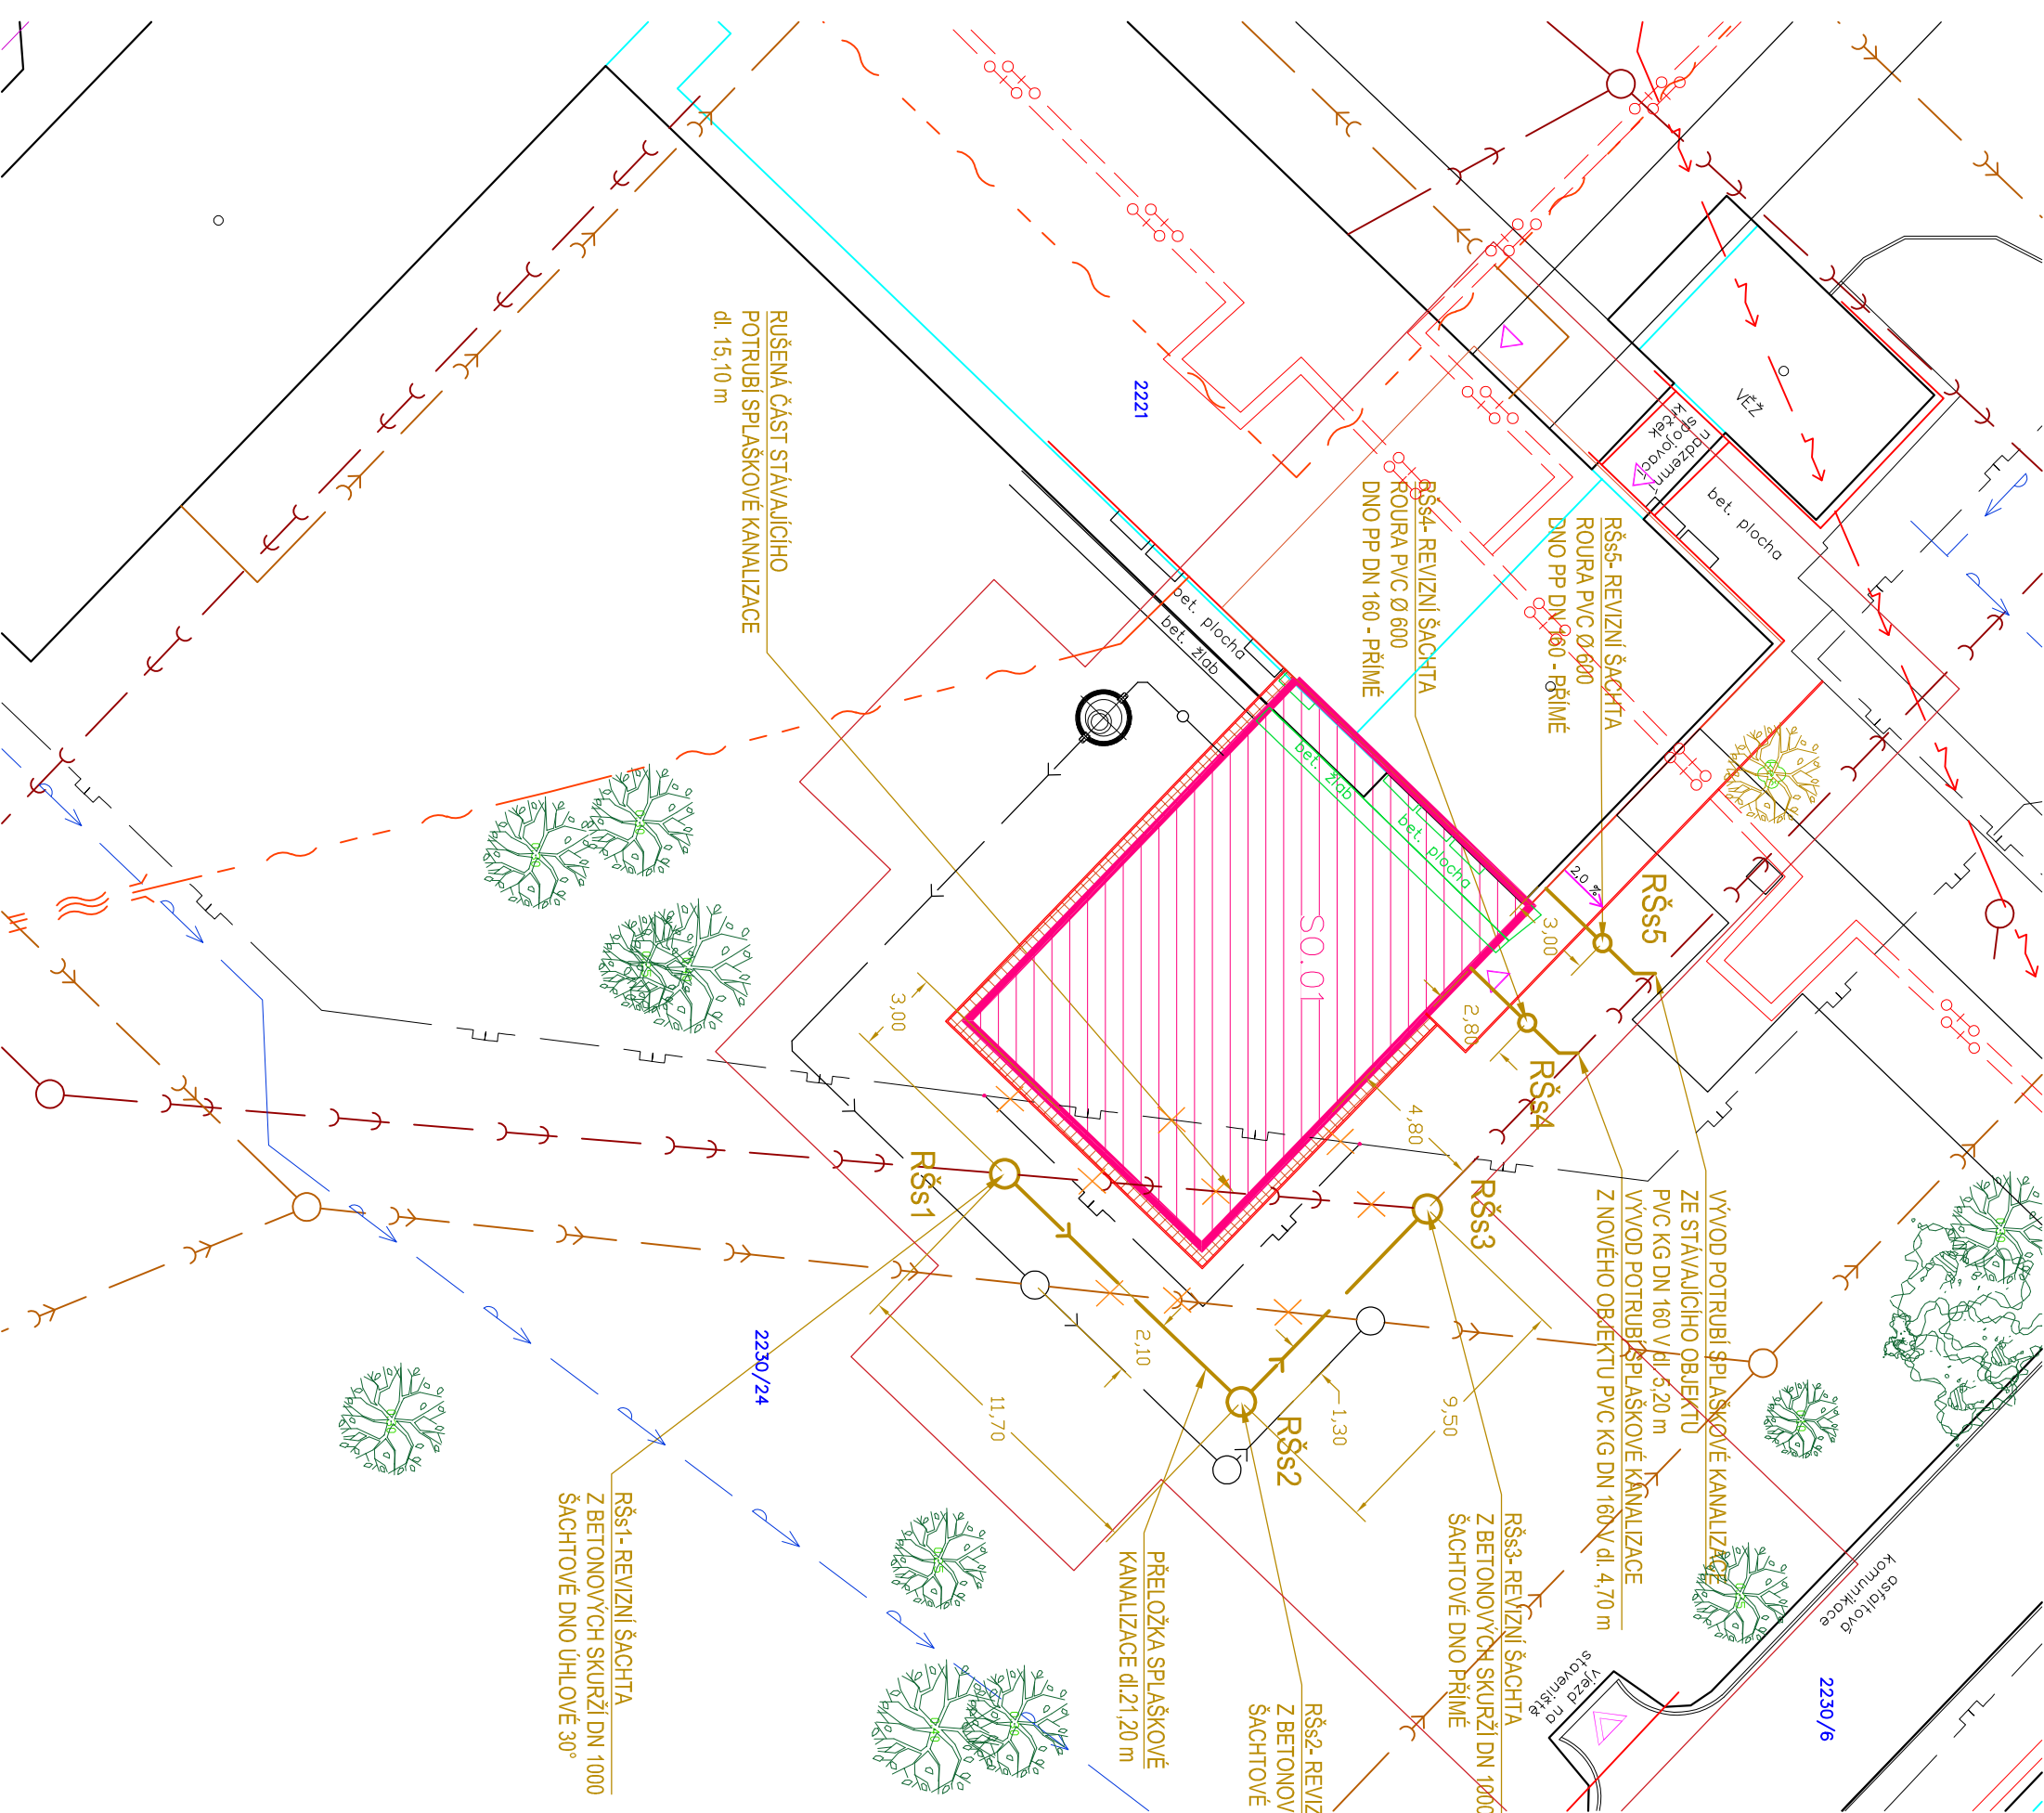

| | | | | |
|--|---|--------------------|-------------------------------------|--|
| Projektant | Kontroloval | Zodp. projektant | Amun Pro s.r.o. | |
| Michal Pavelek | Ing. Michal Klimša | Ing. Michal Klimša | 739 53 Trnávce 1 | |
| Investor | Nemocnice Havířov p.o. IČ00844896, Dělnická 1132/24, 736 01 Havířov | | michal@amunpro.cz, +420 728 463 908 | |
| Místo stavby | Dělnická 1132/24, 736 01 Havířov | Fornář | 4,20x297 | |
| Akce | | Datum | 02/2022 | |
| SO.01 - Přístavba a stavební úpravy dětské JIP | | Účel | DP5 | |
| | | Č. zakázky | --- | |
| | | Měřítko | 1:250 | |
| Část | D.2.1. - Splašková Kanalizace | Číslo paré | Č. výkresu | |
| Obsah výkresu | | Situace | | |
| | | D.2.1.b - 101 | | |