

LEGENDA ZAŘIZOVACÍCH PŘEDMĚTŮ

specifikace viz. výkres kanalizace


- B – BIDET
- WC – ZÁCHOD
- UM – UMÝVADLO
- Um – UMÝVÁTKO
- Sp – SPRCHA
- P – PISOÁR

LEGENDA POTRUBÍ A ARNATUR

32x4,4 – et.I. 10bm/ et.II. 31bm rozvod studené vody – napojení zařízení na stávající rozvod teplé a studené vody
25x3,5 – et.I. 63bm/ et.II. 83bm rozvod teplé vody – potrubím PPR PN16 odpovídajícího průměru a tepelné izolace;
20x2,8 – et.I. 36bm/ et.II. 36bm cirkulace teplé vody – vedeno v SDK / nad podhledem, včetně kotevního systému tvarovek ventilů zátek, vč.bourání prostupů stávajícími stěnami a následného zpravení PN16

- et.I.25x / et.II.25x – RV 1/2"
- et.I.-x / et.II.-x – –
- et.I.1x / et.II.2x – mřížka plastová 200x200 (přisávání)

STAVEBNÍ VÝPOMOC :
et.I.0x/et.II.6x průrazy do ø50 zdmi do tl.400mm pro vodovodní potrubí, zpětné zapravení

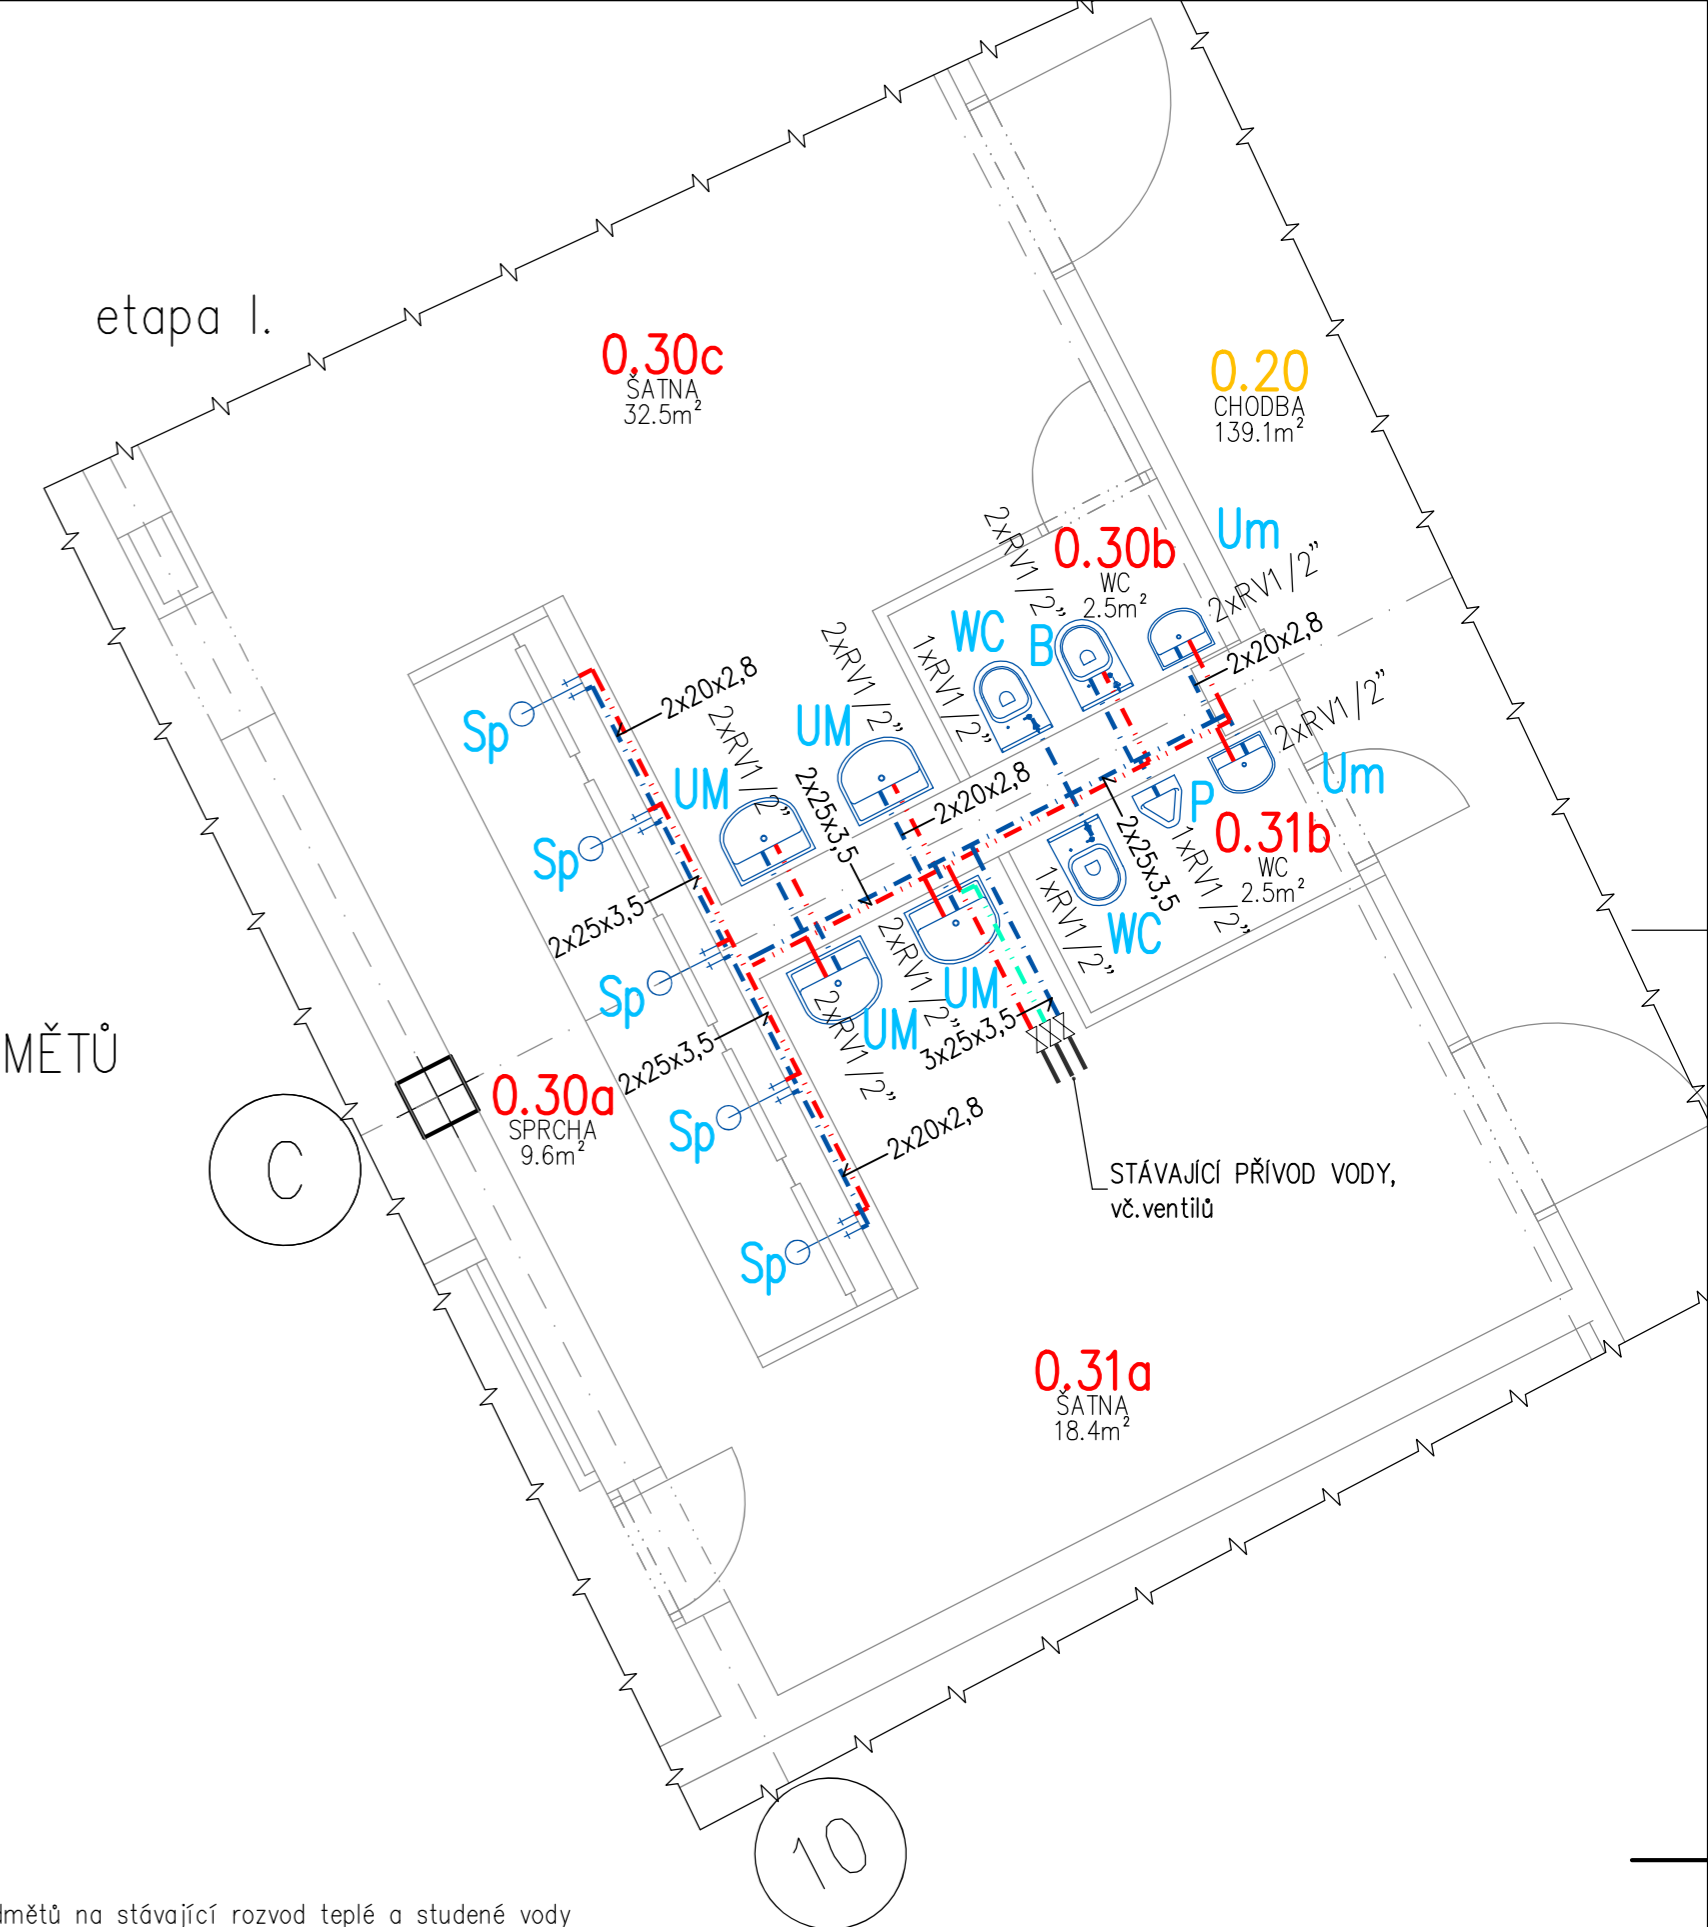

Vypracoval: ING. JOSEF BŘEZINA	Podpis:	Forsing projekt s.r.o. 724 00 Ostrava - Stará Bělá, Povětrní 1263/66 IČ:27847721	Číslo zakázky: –
Zodpovědný projektant: ING. JOSEF BŘEZINA	Podpis:		Datum: 01/2022
Objednatel: Nemocnice ve Frýdku-Místku, příspěvková organizace			Dokumentace dle : PD PRO PROVÁDĚNÍ STAVBY př.č.13 vyhl. č.499/2006Sb.
Místo: pavilon PCHO areálu nemocnice			Měřítko: 1:50
Akce: STAVEBNÍ ÚPRAVY BUDOVY PCHO PRO UMÍSTĚNÍ ZAMĚSTNANECKÝCH ŠATEN V 1.PP			ozn. př. / číslo výkresu : D.1.4
Obsah: PŮDORYS 1.PP – VNITŘNÍ VODOVOD			02

ZTI