



1 Rez 14
MĚŘÍTKO 1 : 50

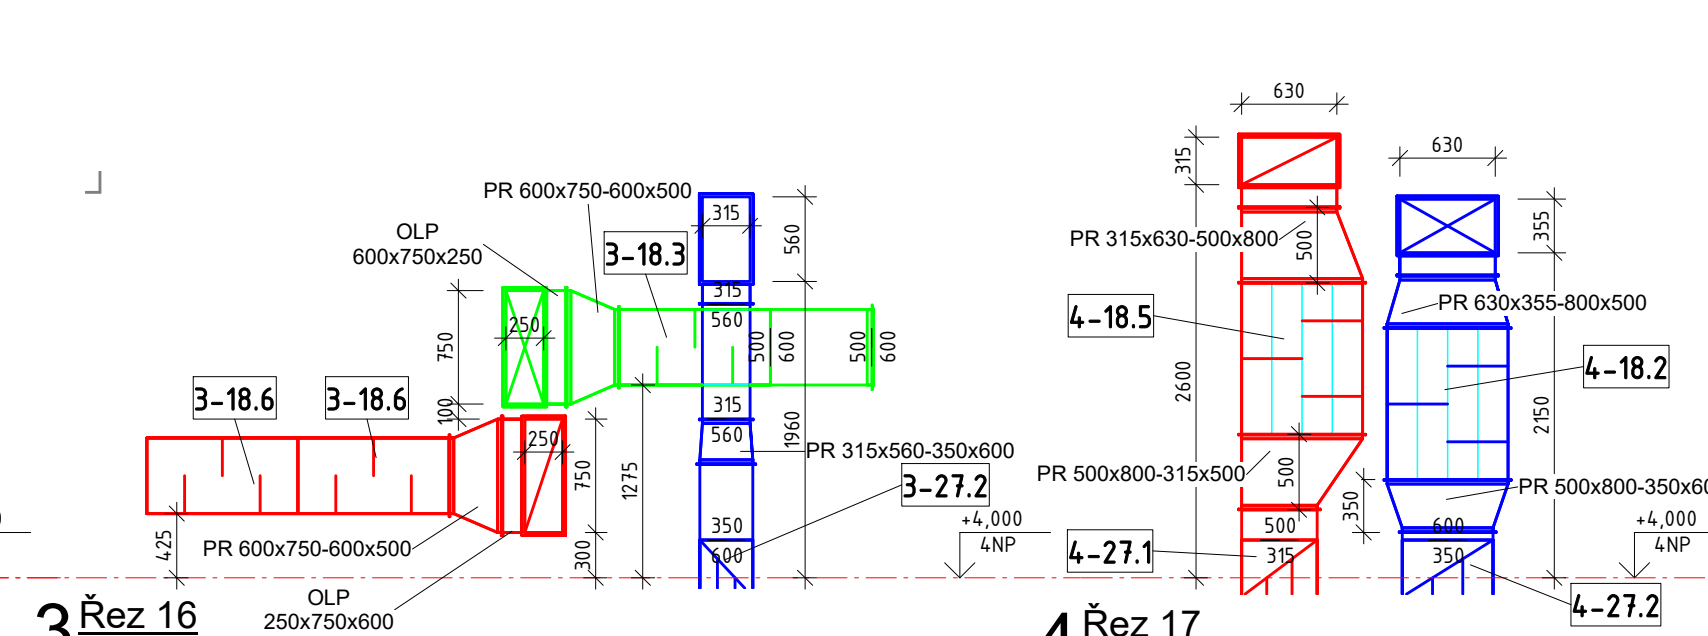


3 Rez 16
MĚŘÍTKO 1 : 50


4 Rez 17
MĚŘÍTKO 1 : 50

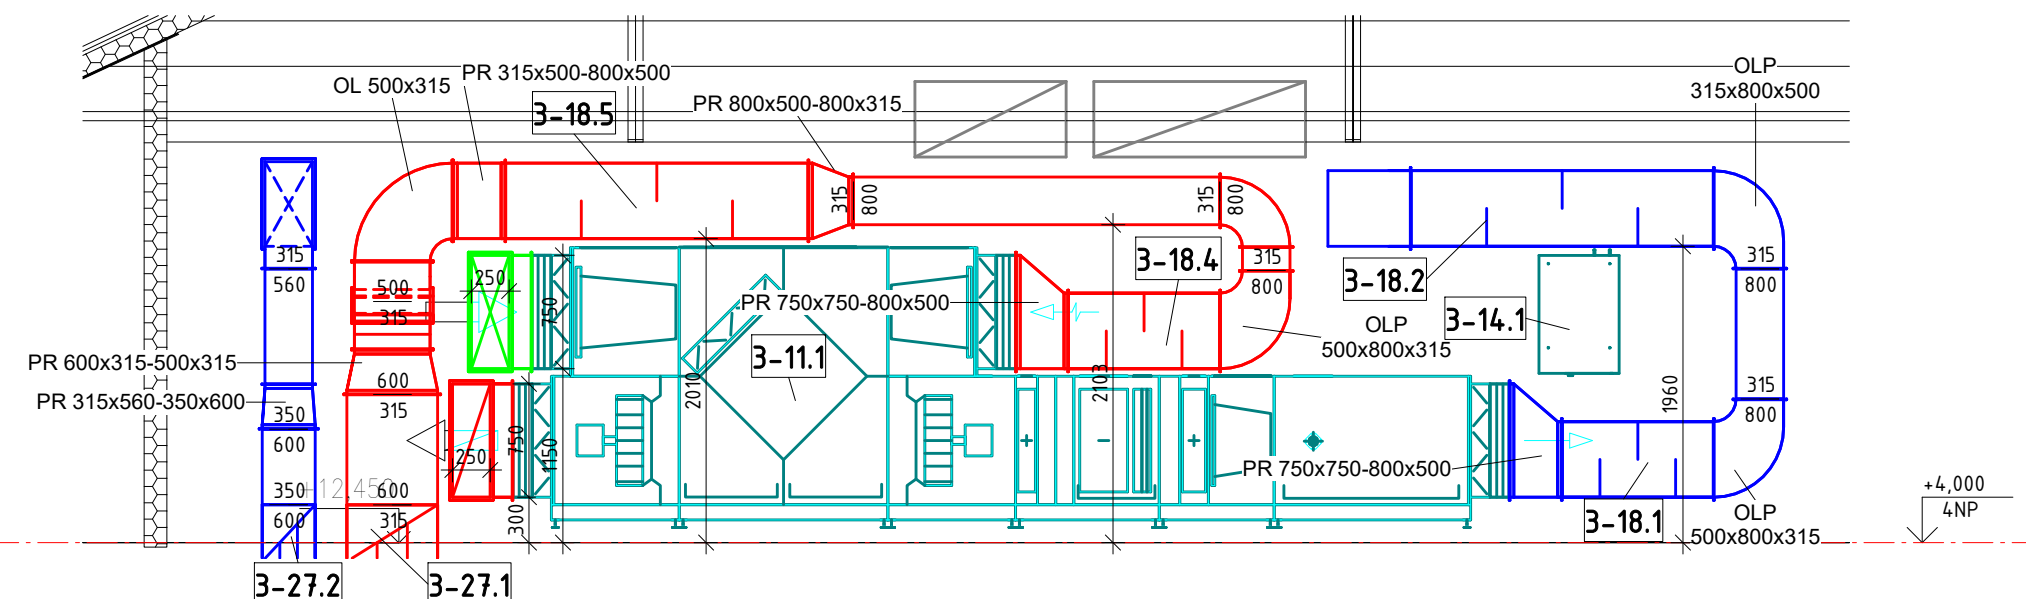


2 Rez 15
MĚŘÍTKO 1 : 50

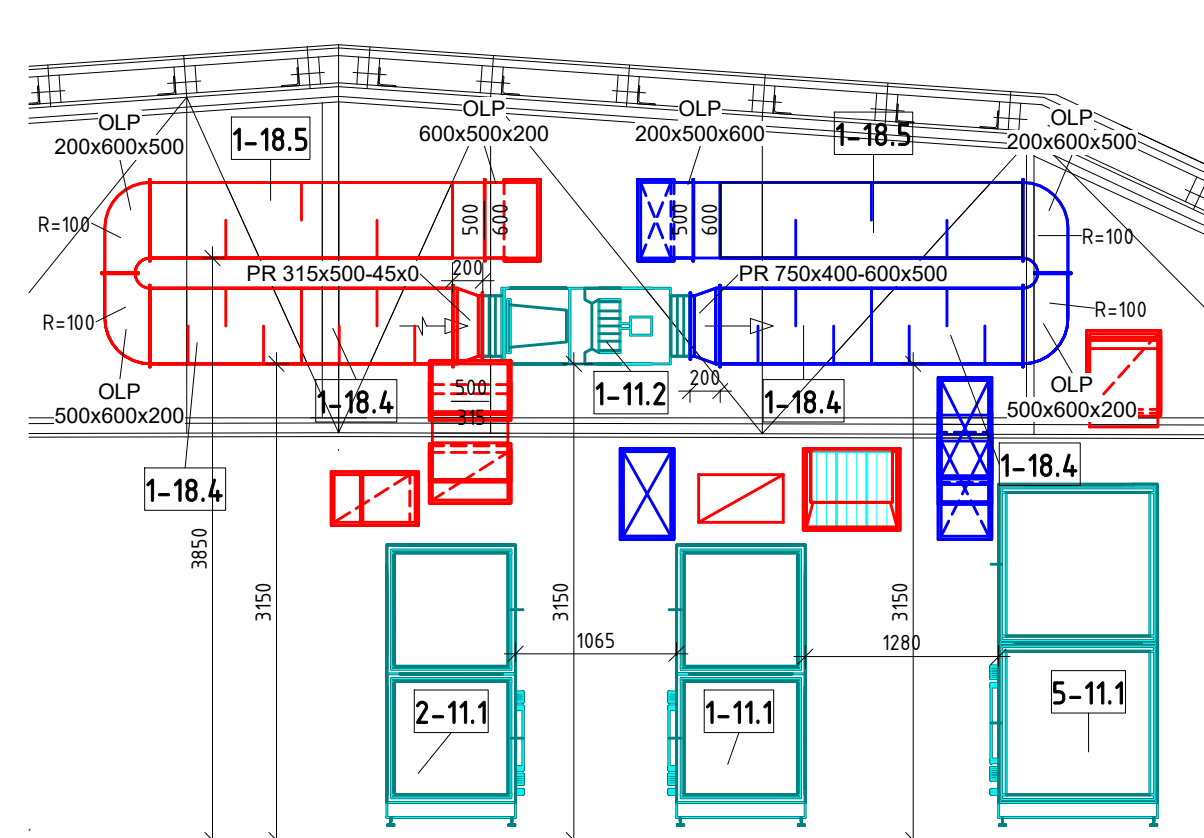


5 Rez 18
MĚŘÍTKO 1 : 50

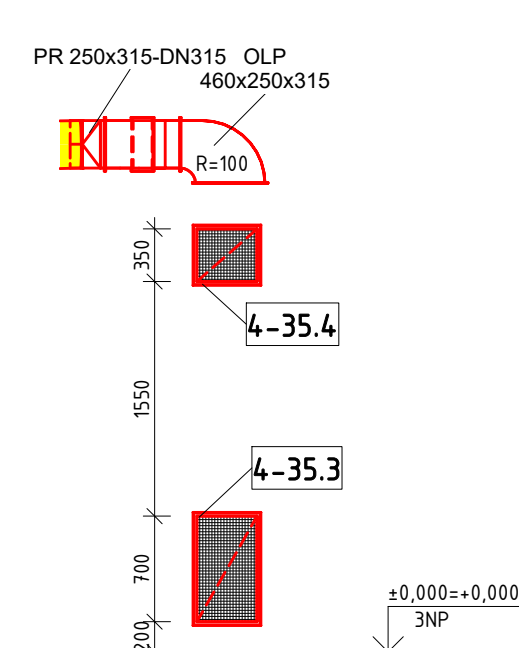


11 Rez 56
MĚŘÍTKO 1 : 50

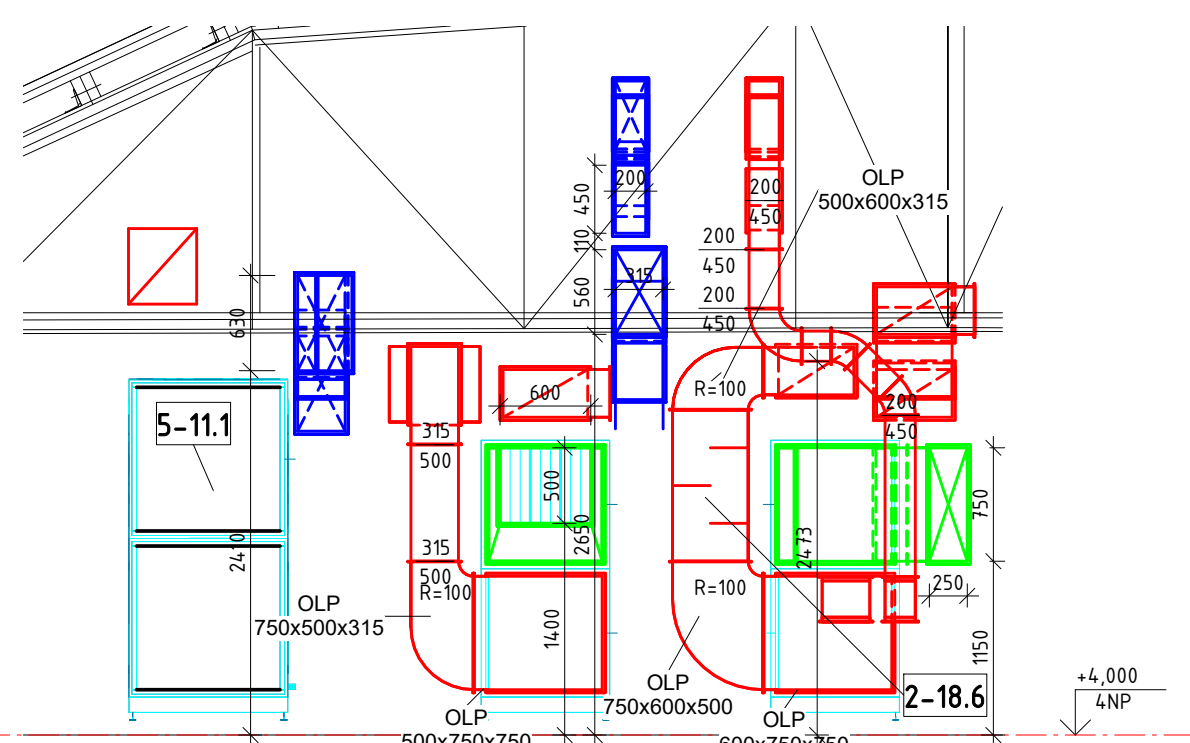


6 Rez 19
MĚŘÍTKO 1 : 50

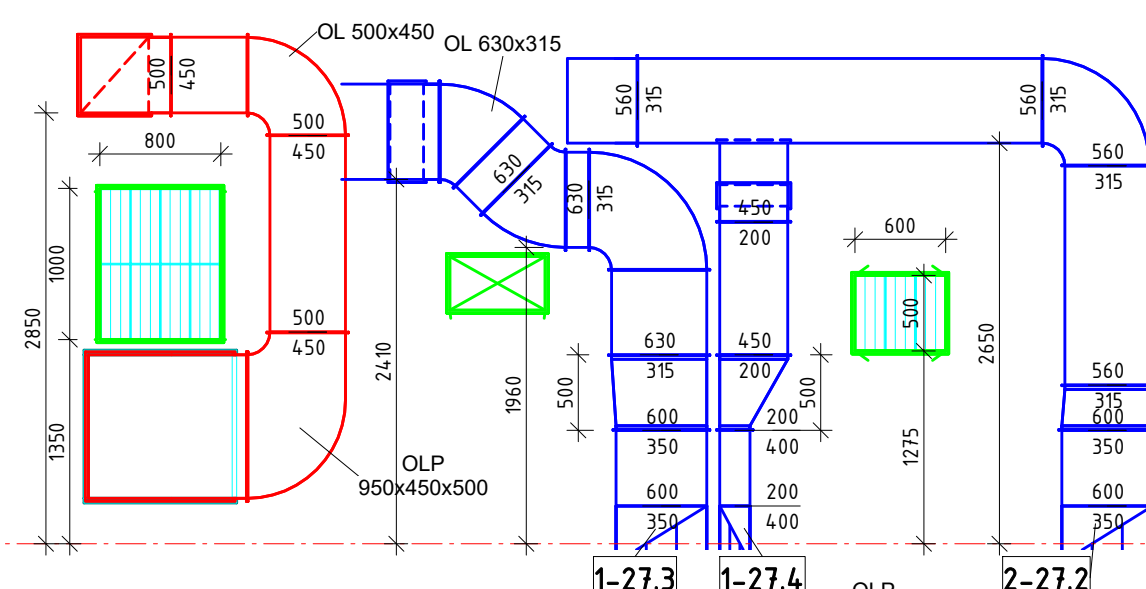


8 Rez 21
MĚŘÍTKO 1 : 50

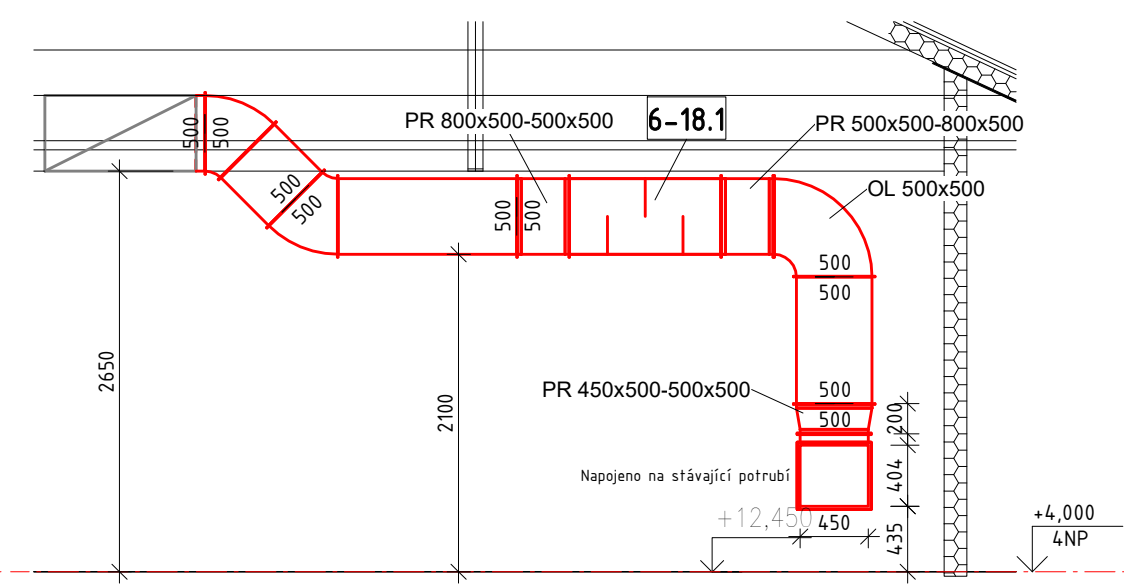


9 Rez 54
MĚŘÍTKO 1 : 50

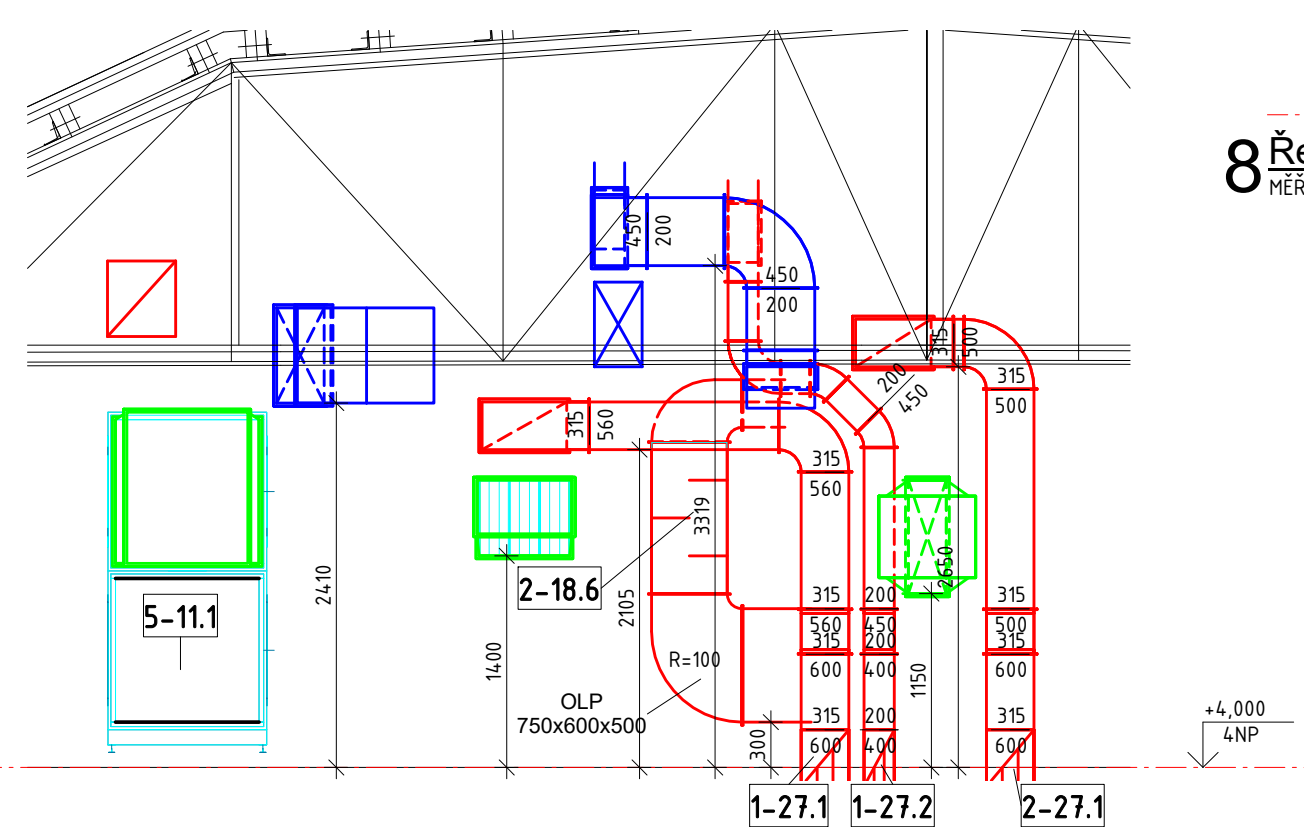


7 Rez 20
MĚŘÍTKO 1 : 50

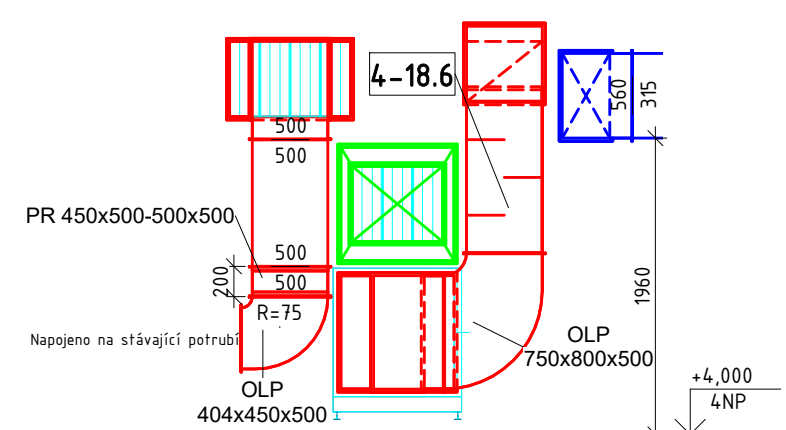

10 Rez 55
MĚŘÍTKO 1 : 50

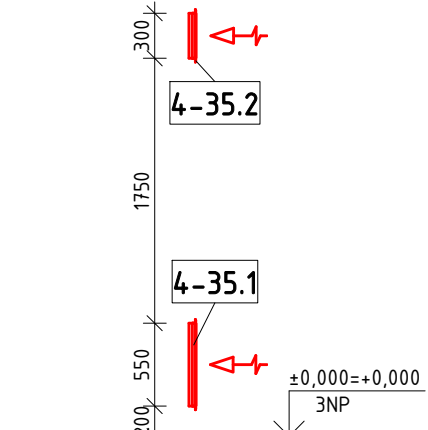

12 Rez 57
MĚŘÍTKO 1 : 50

Index no.	Description of change	Popis změny			Datum	sign. popis
		Vypracoval:	Projektant:	Schvaloval:	Vypracovala firma: www.weissttechnik.cz	
		J.Truxa	J.Truxa	M.Střílka	<div><div>WEISS TECHNIK</div><div>RL 2301.42</div></div>	
Objednatel: Sdružené zdravotnické zařízení Křmov						
Místo stavby: I. P. Pavlova 552/9, Křmov						
Název zakázky: Modernizace operačních sálů						
Část: SO 03 úprava zařízení vzduchotechniky						
Řezy 4.NP - II.část						
Obsah výkresu:		Umístění v objektu:			Měřítko: 1 : 50	Číslo výkresu: <div></div>
					Index změn:	