


PŮDORYS 2.NP OBJEKTU LDN
S PRVKY KOMUNIKACE
SESTRA <=> PACIENT

2.NP

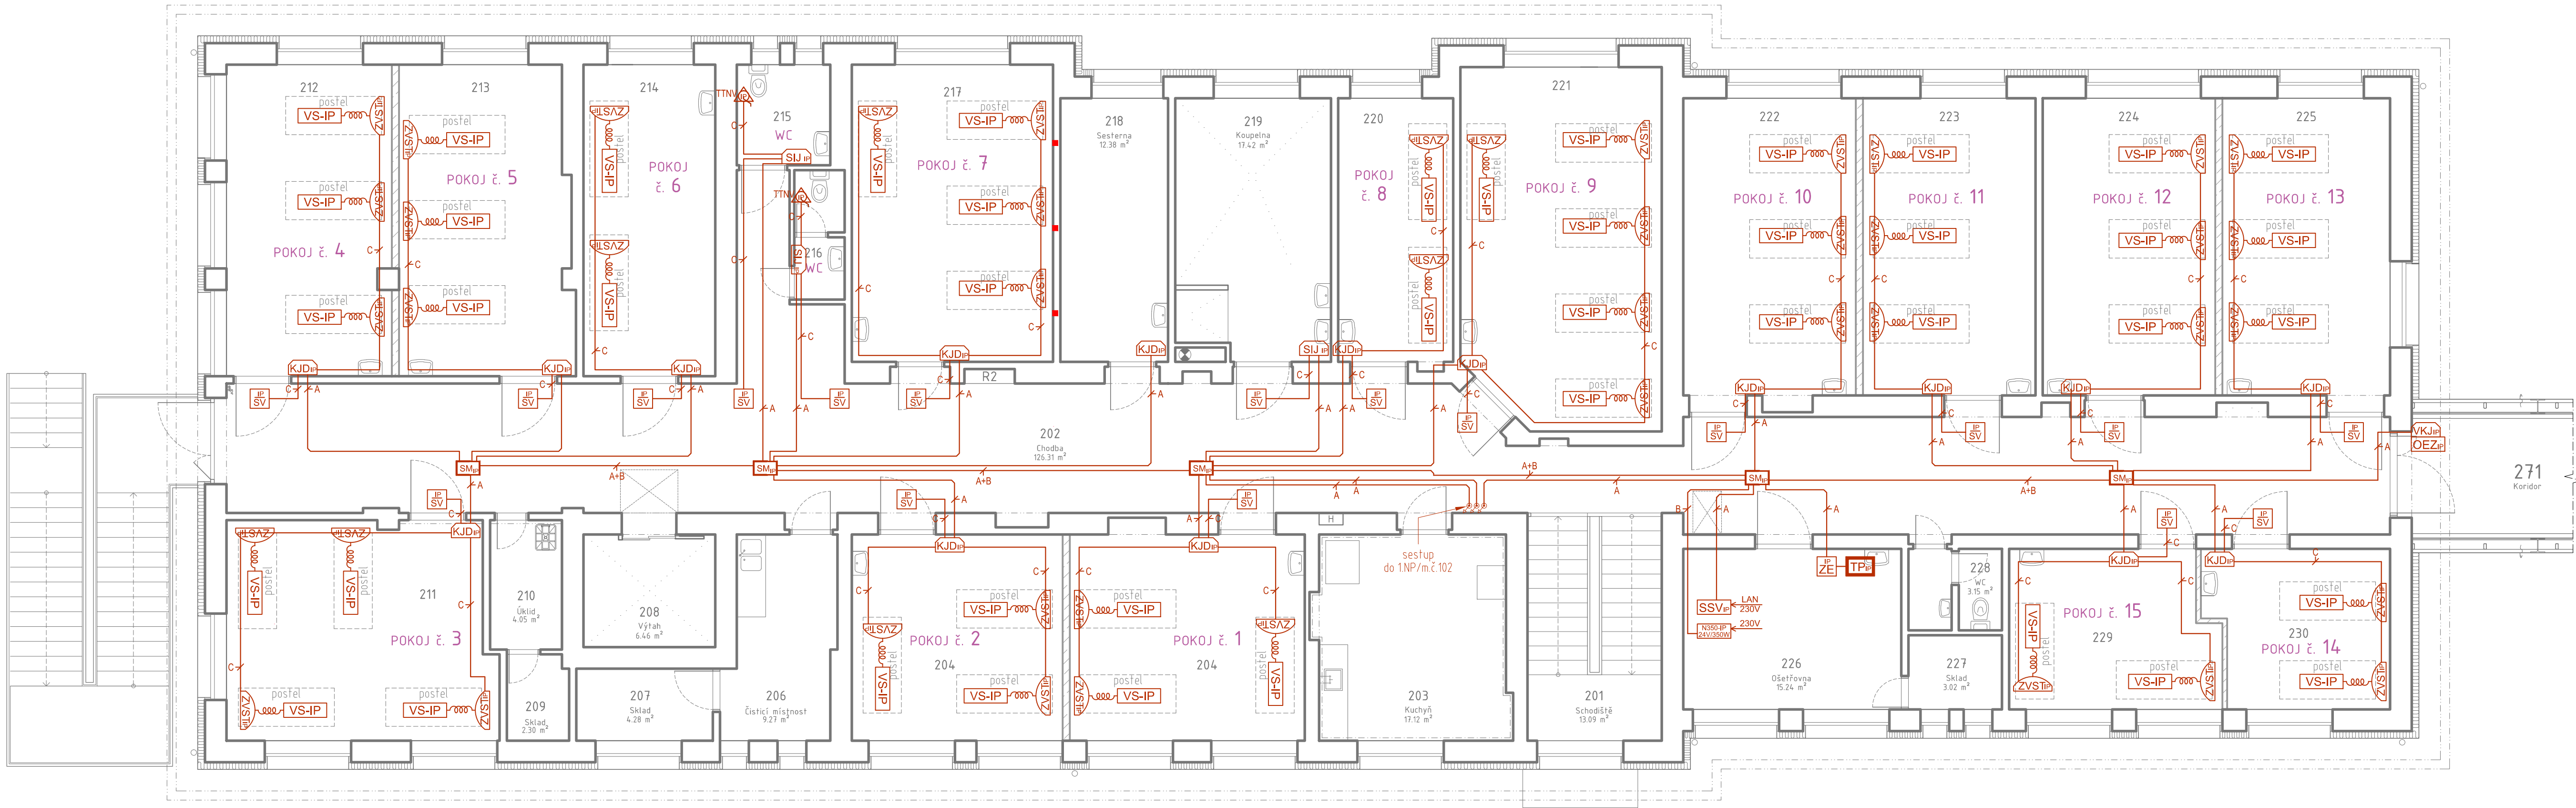

Legenda prvků MDC V04 IP

- TP-IP, Terminál personálu IP
- ZE-IP, Zásuvka ethernet (KU68)
- SSV-IP LAN 230V, Systémový server VoIP
- VS-IP, Volací šňůra IP
- ZVST-IP, Zásuvka volací šňůry s tlačítkem IP (KU68)
- KJD-IP, Komunikační jednotka s displejem IP (KO97)
- SIJ-IP, Signalizační jednotka IP (KU68)
- VKJV-IP, Vchodová komunikační jednotka venkovní IP
- AVKVJ-IP, Adaptér vchodové komunikační jednotky venkovní IP
- SJD-IP, Služební jednotka s displejem IP (KU68)
- N350-IP, Napáječ 24V/350W (KU68+KU68)
- SM-IP, Switch modul (KT250) 2 + 6 PoE
- TANV-IP, Táhlo nouzového volání IP (KU68)
- TTNV-IP, Táhlo nouzového volání s tlačítkem IP (KU68)
- SV-IP, Svítidlo IP (KU68)
- SK-IP, Sada kamery IP
- OEZ-IP, Ovladač elektrického zámku 6V/9V/12V (AC/DC) (EZ není součástí dodávky)

LEGENDA INSTALAČNÍHO VEDENÍ MDC V04 IP
A - FTP 5E (SXKD-5E-FTP-LSOH) - ethernet
B - CHKE-R 2x1,5 mm ² - napájení
C - UTP 5E (SXKD-5E-UTP-LSOH) - simple bus
— - TRUBKA HFX d = 25mm
SM - Switch modul ZPT (KT250)
○ - Krabice KU 68
Akce: 5380

2.NP

ZHOTOVITEL :	FITCOM s.r.o.	Svatého Duha 2278/7, PSČ: 794 01 Krmov
AKCE :	KOMUNIKACE SESTRA <=> PACIENT V OBJEKTU LDN Město Albrechtice, Nemocniční 492	PROJEKTANT : JAT Plužnara ZAKÁZKOVÉ ČÍSLO : MĚŘÍTKO : 1 : 75 DATUM : 08. 2022 FORMÁT : Č. PŘÍLOHY : Č. PARÉ :
PRÍLOHA : PŮDORYS 2.NP LDN - PRVKY KOMUNIKACE S <=> P	1x A1	P 02