


KOORDINAČNÍ SITUACE

MĚŘ. 1:250

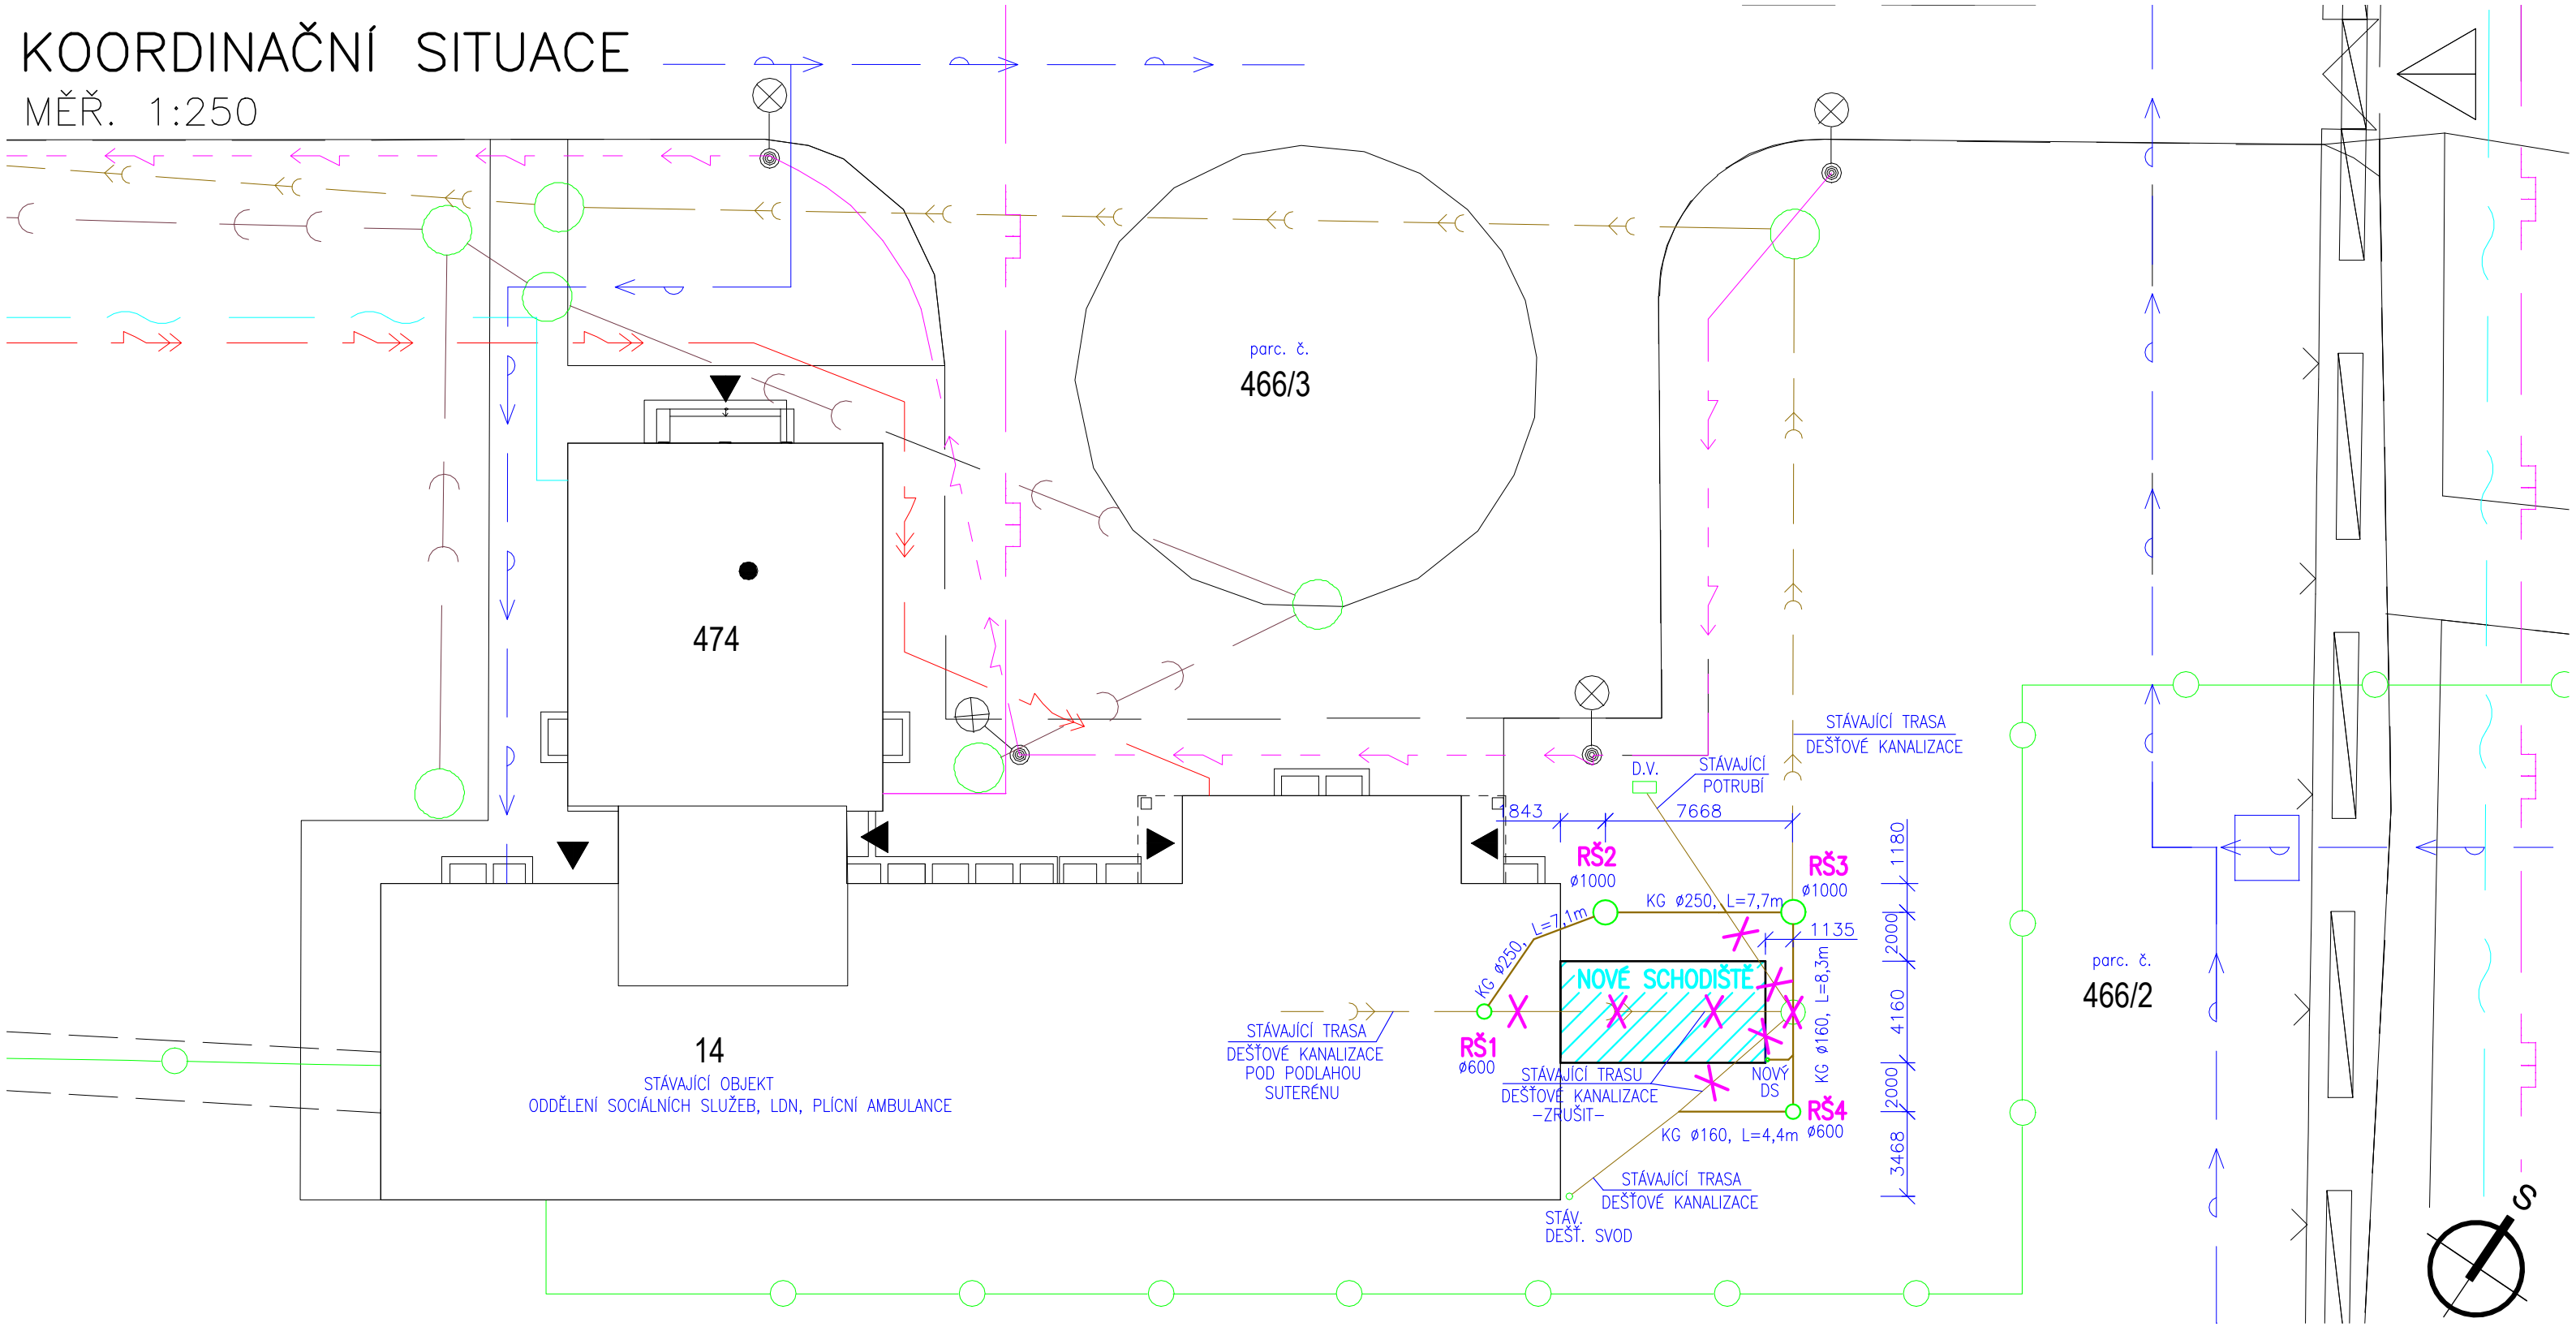

LEGENDA STÁVAJÍCÍCH INŽENÝRSKÝCH SÍTÍ:

- KANALIZACE SPLAŠKOVÁ
- KANALIZACE DEŠŤOVÁ
- VODOVODNÍ POTRUBÍ
- PLYNOVODNÍ POTRUBÍ
- ELEKTRICKÉ VEDENÍ NN
- ELEKTRICKÉ VEDENÍ VN
- VEDENÍ VEŘEJNÉHO OSVĚTLENÍ
- SDĚLOVACÍ VEDENÍ
- HORKOVODNÍ POTRUBÍ

LEGENDA ZNAČENÍ:

- PODZEMNÍ SPOJOVACÍ KORIDOR
- OPLOCENÍ AREÁLU NsP
- HRANICE AREÁLU NsP

LEGENDA NOVÝCH SÍTÍ

- DEŠŤOVÁ KANALIZACE KG 200-250 SN8
- REVIZNÍ ŠACHTA Ø600-1000
- D.V. STÁVAJÍCÍ DVORNÍ VPUST
- D.S. NOVÝ DEŠŤOVÝ SVOD- S TERÉNEM GAJGR

NÁZEV STAVBY

**Přístavba schodiště LDN**

Dokumentace pro vydání územního rozhodnutí a stavebního povolení

**CHVÁLEK**

ATELIÉR

HLAVNÍ PROJEKTANT Ing. arch. Petr ZAHRAJ	ARCHITEKT Ing. arch. Martin Chválek, MBA	PROJEKTANT Ing. Michal Havlíček	VYPRACOVAL Ing. Michal Havlíček	CHVÁLEK ATELIER s.r.o. Kaňkova 1044/12 702 00 OSTRAVA	IČO: 05725674 tel.: 595 693 250 email: info@chvalekatelier.cz
OBJEDNATEL Nemocnice s poliklinikou Karviná-Ráj, příspěvková organizace				STUPEŇ <b>DURSP</b>	DATUM 5. 2021
STAVEBNÍ OBJEKT D1. Přístavba schodiště LDN		ČÁST D1.41 Zdravotechnika		MĚŘÍTKO 1:250	FORMÁT A4 2x A4

NÁZEV VÝKRESU

**Koordináční situace**

ARCHIVNÍ ČÍSLO  
**21-020-4**

ČÍSLO VÝKRESU  
**D1.41-02**

REVIZE

TENTO DOKUMENT JE MAJETKEM SPOLEČNOSTI CHVÁLEK ATELIER s.r.o., BEZ PÍSEMNÉHO SOUHLASU ODPOVĚDNÉHO ZÁSTUPCE FIRMY CHVÁLEK ATELIER s.r.o. NESMÍ BÝT DOKUMENT KOPIJOVÁN, POUŽIT NEBO PŘEDÁN TŘETÍ OSOUBOU K DALŠÍMU POUŽITÍ