


PŮDORYS 1.PP

MĚŘ. 1:50

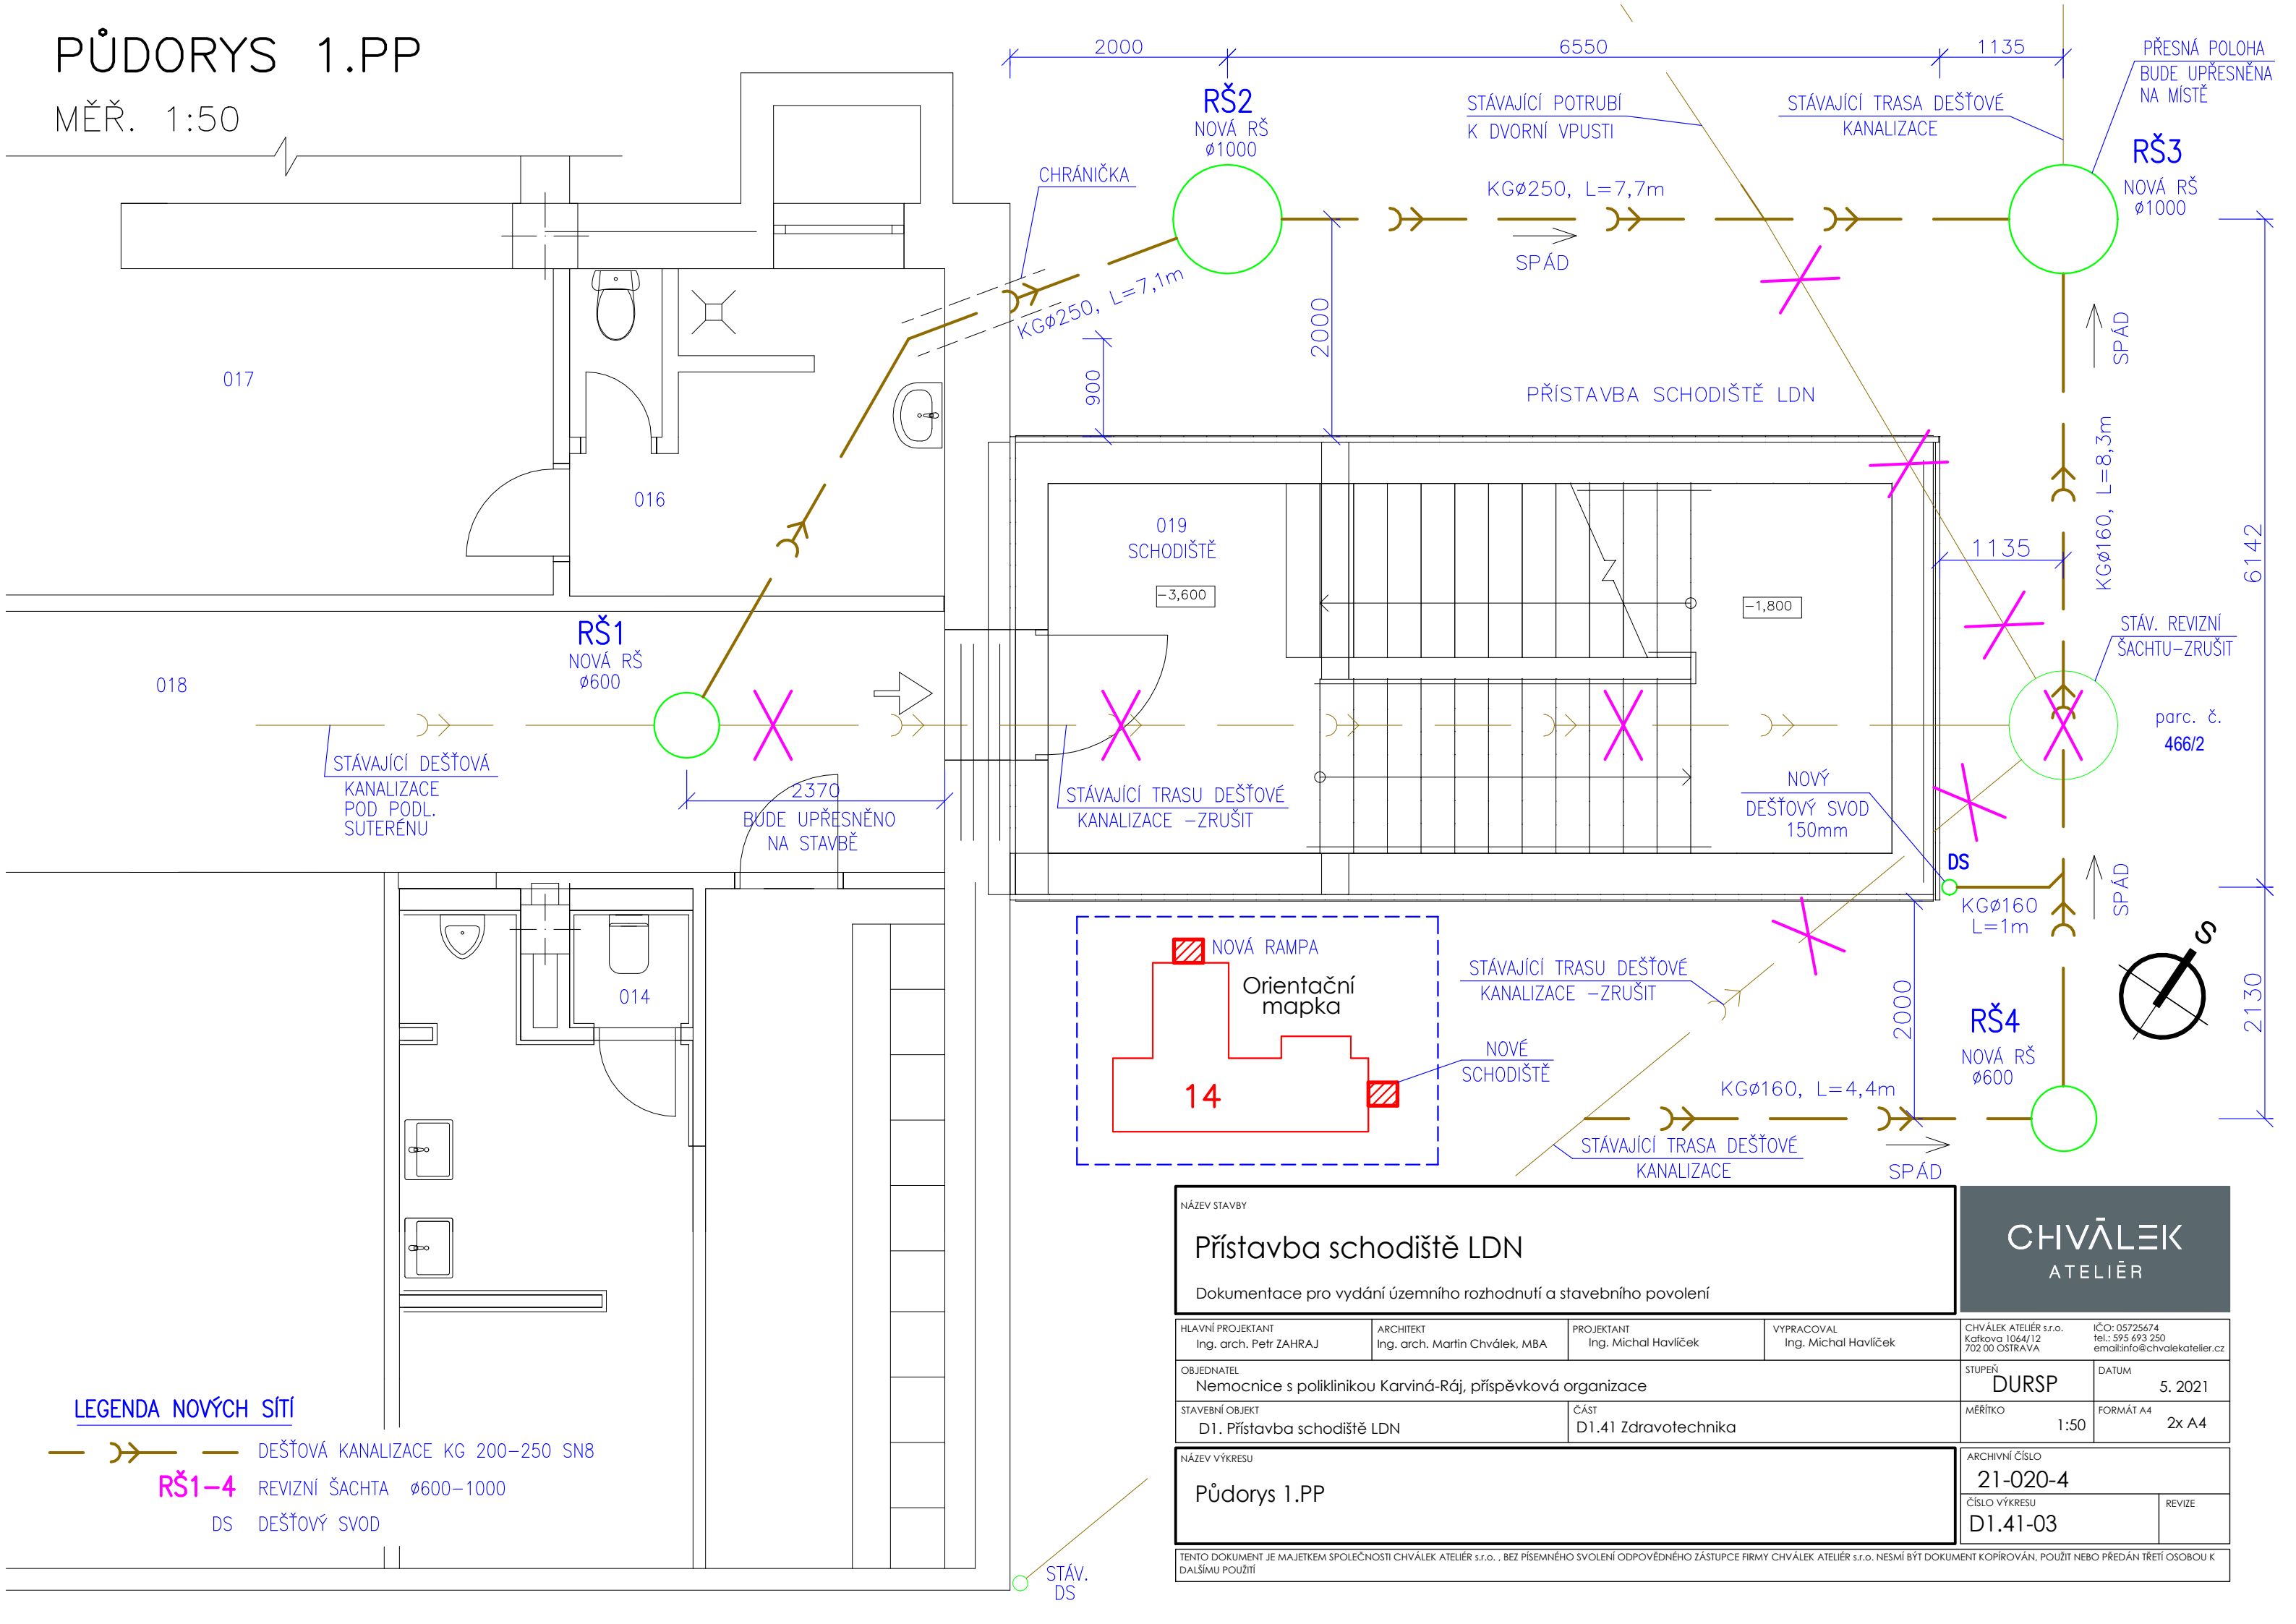

LEGENDA NOVÝCH SÍTÍ

- DEŠŤOVÁ KANALIZACE KG 200–250 SN8
- RŠ1–4 REVIZNÍ ŠACHTA ø600–1000
- DS DEŠŤOVÝ SVOD

NÁZEV STAVBY				<div>CHVÁLEK</div> <div>ATELIÉR</div>	
Přístavba schodiště LDN					
Dokumentace pro vydání územního rozhodnutí a stavebního povolení					
HLAVNÍ PROJEKTANT Ing. arch. Petr ZAHRAJ		ARCHITEKT Ing. arch. Martin Chválek, MBA	PROJEKTANT Ing. Michal Havlíček	VYPRACOVAL Ing. Michal Havlíček	CHVÁLEK ATELIER s.r.o. Kafkova 1064/12 702 00 OSTRAVA
					IČO: 05725674 tel.: 595 693 250 email: info@chvalekatelier.cz
OBJEDNATEL Nemocnice s poliklinikou Karviná-Ráj, příspěvková organizace				STUPEŇ DURSP	DATUM 5. 2021
STAVEBNÍ OBJEKT D1. Přístavba schodiště LDN			ČÁST D1.41 Zdravotnicka	MĚŘÍTKO 1:50	FORMÁT A4 2x A4
NÁZEV VÝKRESU Půdorys 1.PP				ARCHIVNÍ ČÍSLO 21-020-4	
				ČÍSLO VÝKRESU D1.41-03	
				REVIZE	
TENTO DOKUMENT JE MAJETKEM SPOLEČNOSTI CHVÁLEK ATELIER s.r.o. , BEZ PÍSEMNÉHO SOVOLENÍ ODPOVĚDNÉHO ZÁSTUPCE FIRMY CHVÁLEK ATELIER s.r.o. NESMÍ BÝT DOKUMENT KOPIROVÁN, POUŽIT NEBO PŘEDÁN TŘETÍ OSOBOU K DALŠÍMU POUŽITÍ					