



PŮDORYS

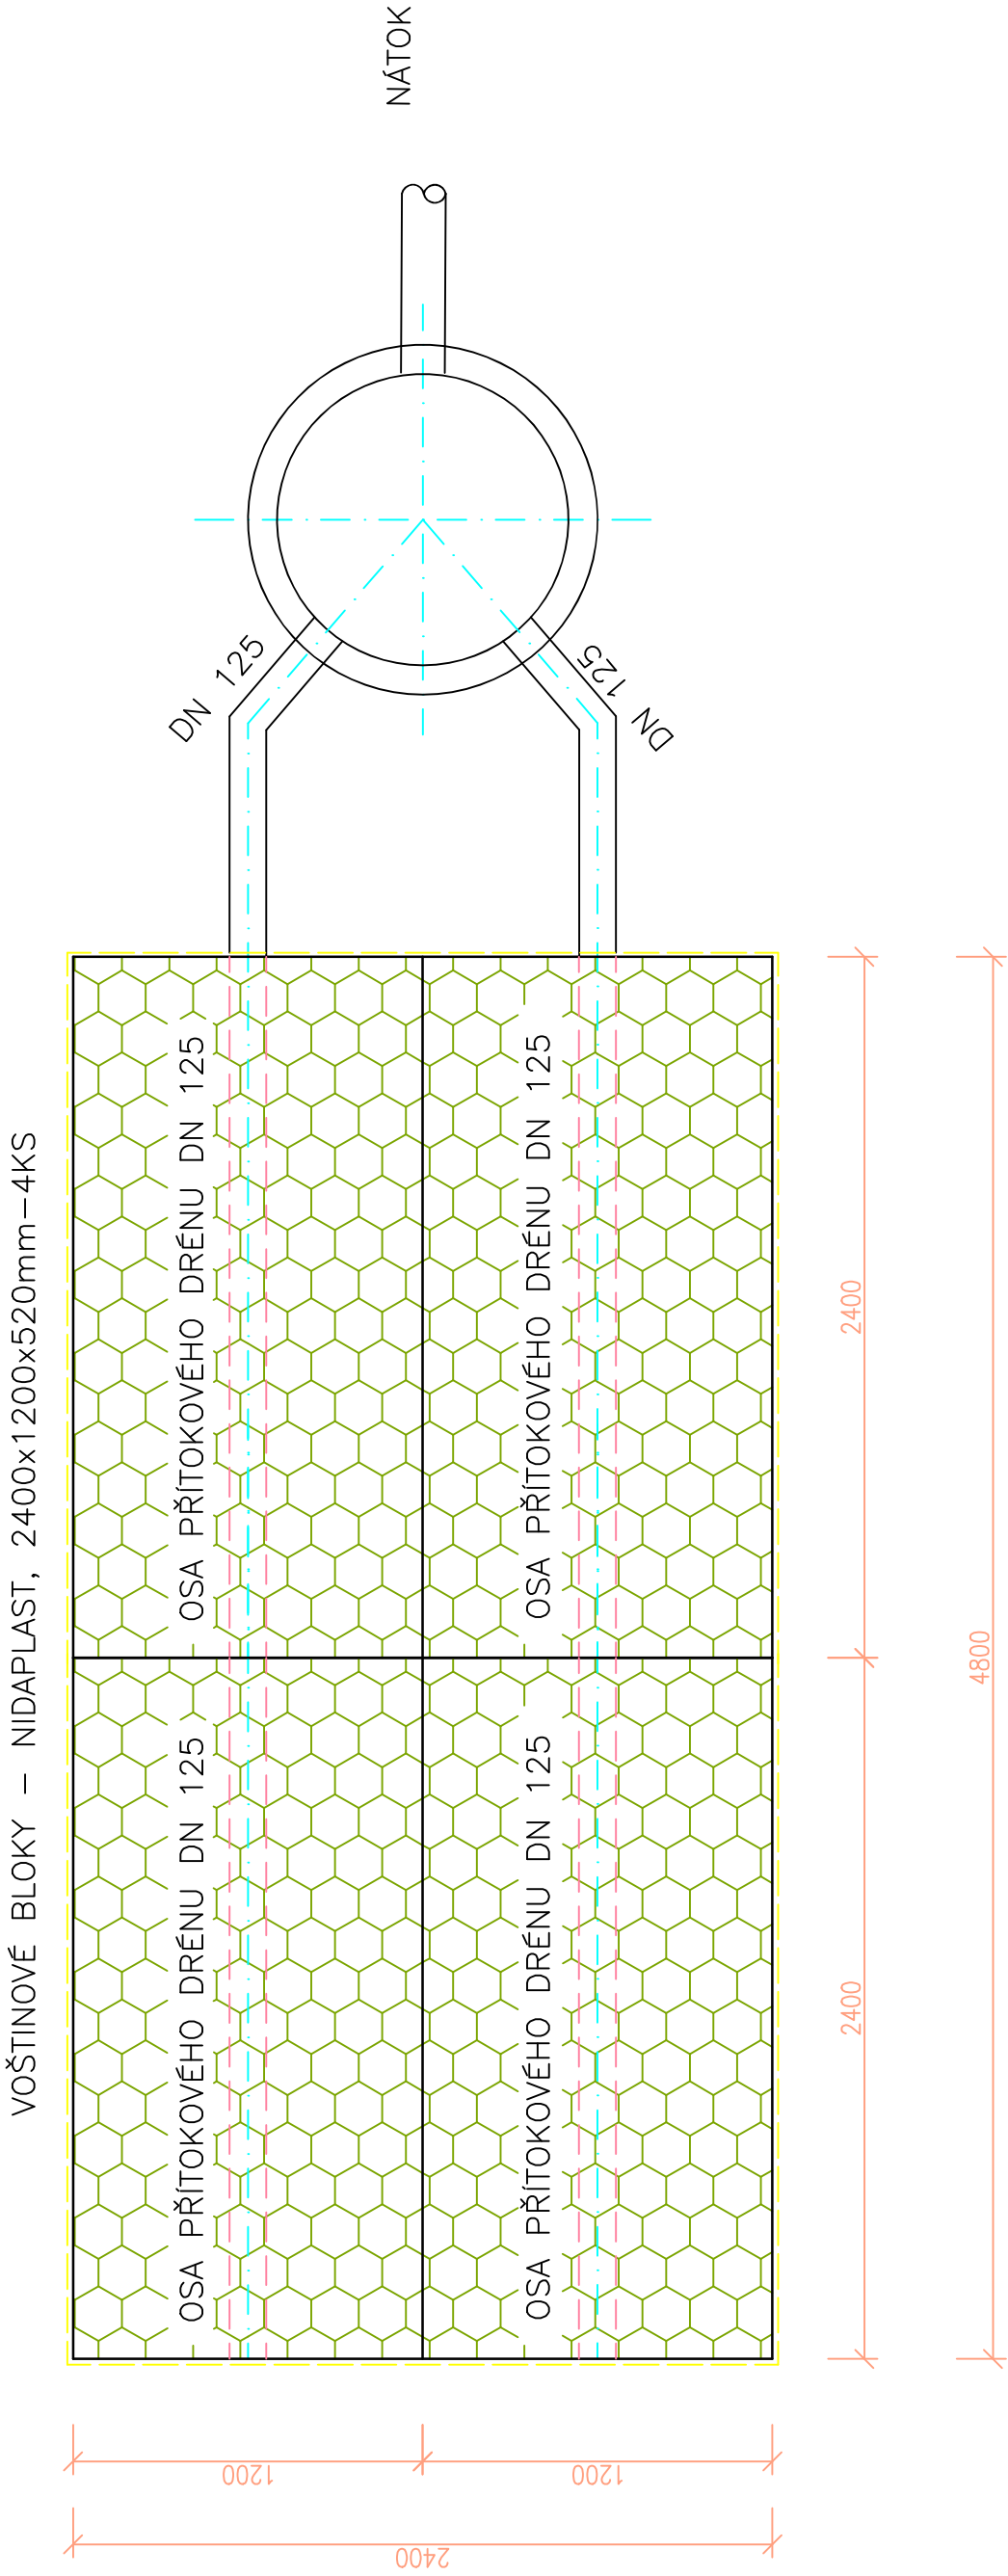

ŘEZ

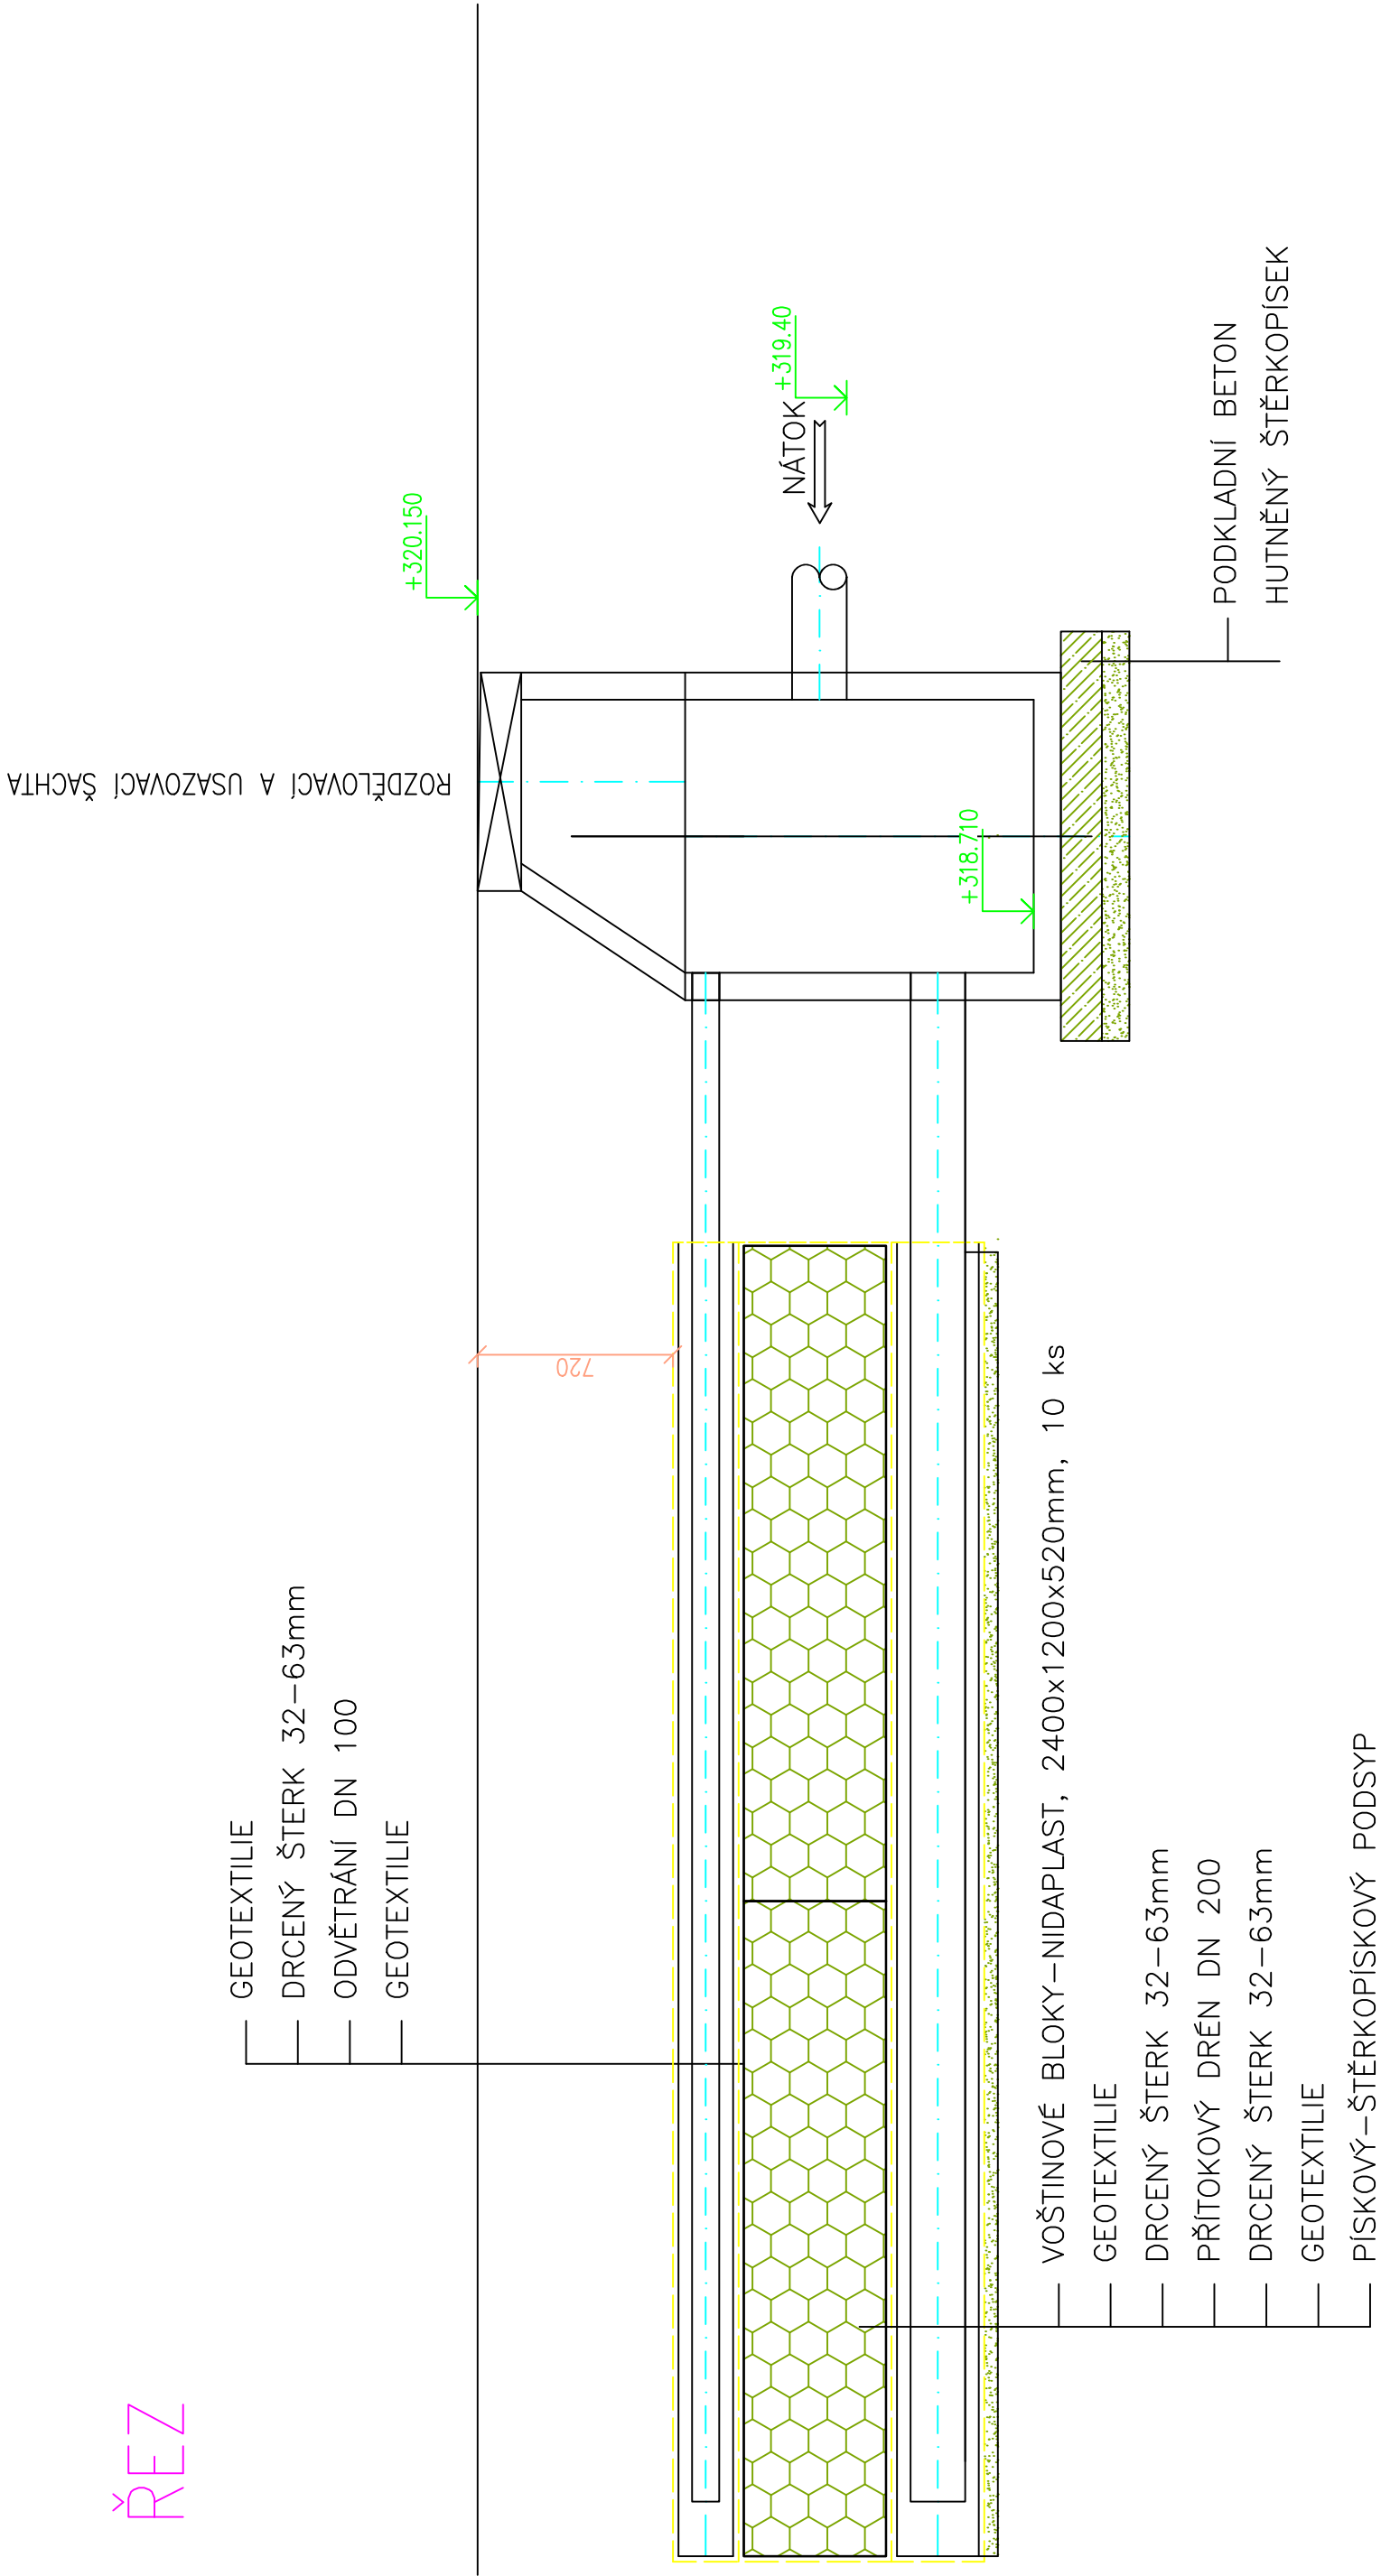

ZODPOVĚDNÝ PROJEKTANT Lenka Jerákasová	VYPRACOVAL Lenka Jerákasová	ing. arch. martin janda architektonická kancelář Lomná 1895, 744 01 Frenštát pod Radhoštěm www.jarchitekti.cz, tel. 568 631 134
INVESTOR Sdružené zdravotnické zařízení Krnov příspěvková organizace I.P.Pavlova 552/9, Pod Bezníčovým vrchem, 794 01 Krnov		
AKCE PAVILON A - STAVEBNÍ ÚPRAVY A PŘÍSTAVBA - URGENTNÍ PŘÍJEM NEMOCNICE KRNOV na parc.č. 1854, 1867/7 a 1867/10 v k.ú. Krnov-Horní Předměstí	STUPEŇ PD DPS	
ČÁST D.2.2-DEŠŤOVÁ KANALIZACE A LIKVIDACE DEŠŤOVÝCH VOD OBSAH	DATUM 08/2022 FORMÁT 2x A4 MĚŘÍTKO 1 : 250	
ČÍSLO VÝKRESU D.2-103		