



SR KJ1 + SR KJ2

Distribuční rozpojovací rozváděč v provedení do výklenku
3 sady pojistek velikosti 2, třmeny, jmenovitý proud 400A
IP44 po otevření IP00
2x shodný rozváděč SR KJ1 + SR KJ2

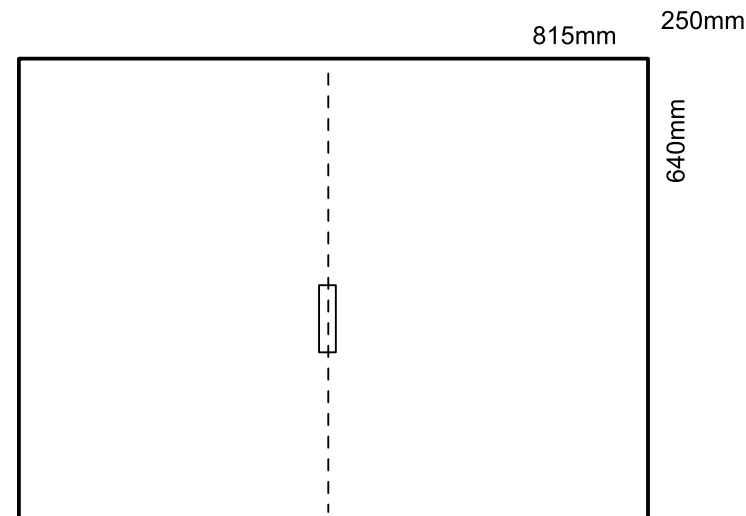

Instalovaný Pi SR KJ1,2	Den kW	Noc kW
SR KJ1	200	
SR KJ2	200	
Celkem Pi	400	

Zdeněk Frýdl, 793 93 Brantice 339		IČO : 18101411		
Zodp.projektant:	Vypracoval:	Kreslil:		
Stavba : SZZ KRNOV - PŘÍPOJKA NN PRO KOGENERAČNÍ JEDNOTKY V NEMOCNICI KRNOV				Č.zakázky:
Stavebník : Sdružené zdravotnické zařízení Krnov, p.o., I.P.Pavlova 552/9, 794 01 Krnov				Datum: 05/2023
				Měřítko: 1 : 600
Výkres: ELEKTROINSTALACE - Montážní schéma SR KJ1,2				Formát: A2
				Č.výkr.: D.1.4.7- 03

NAPÁJENÍ : 3x240/400V + PEN, 50Hz AC
OCHRANA : automatické odpojení od zdroje TN - C