








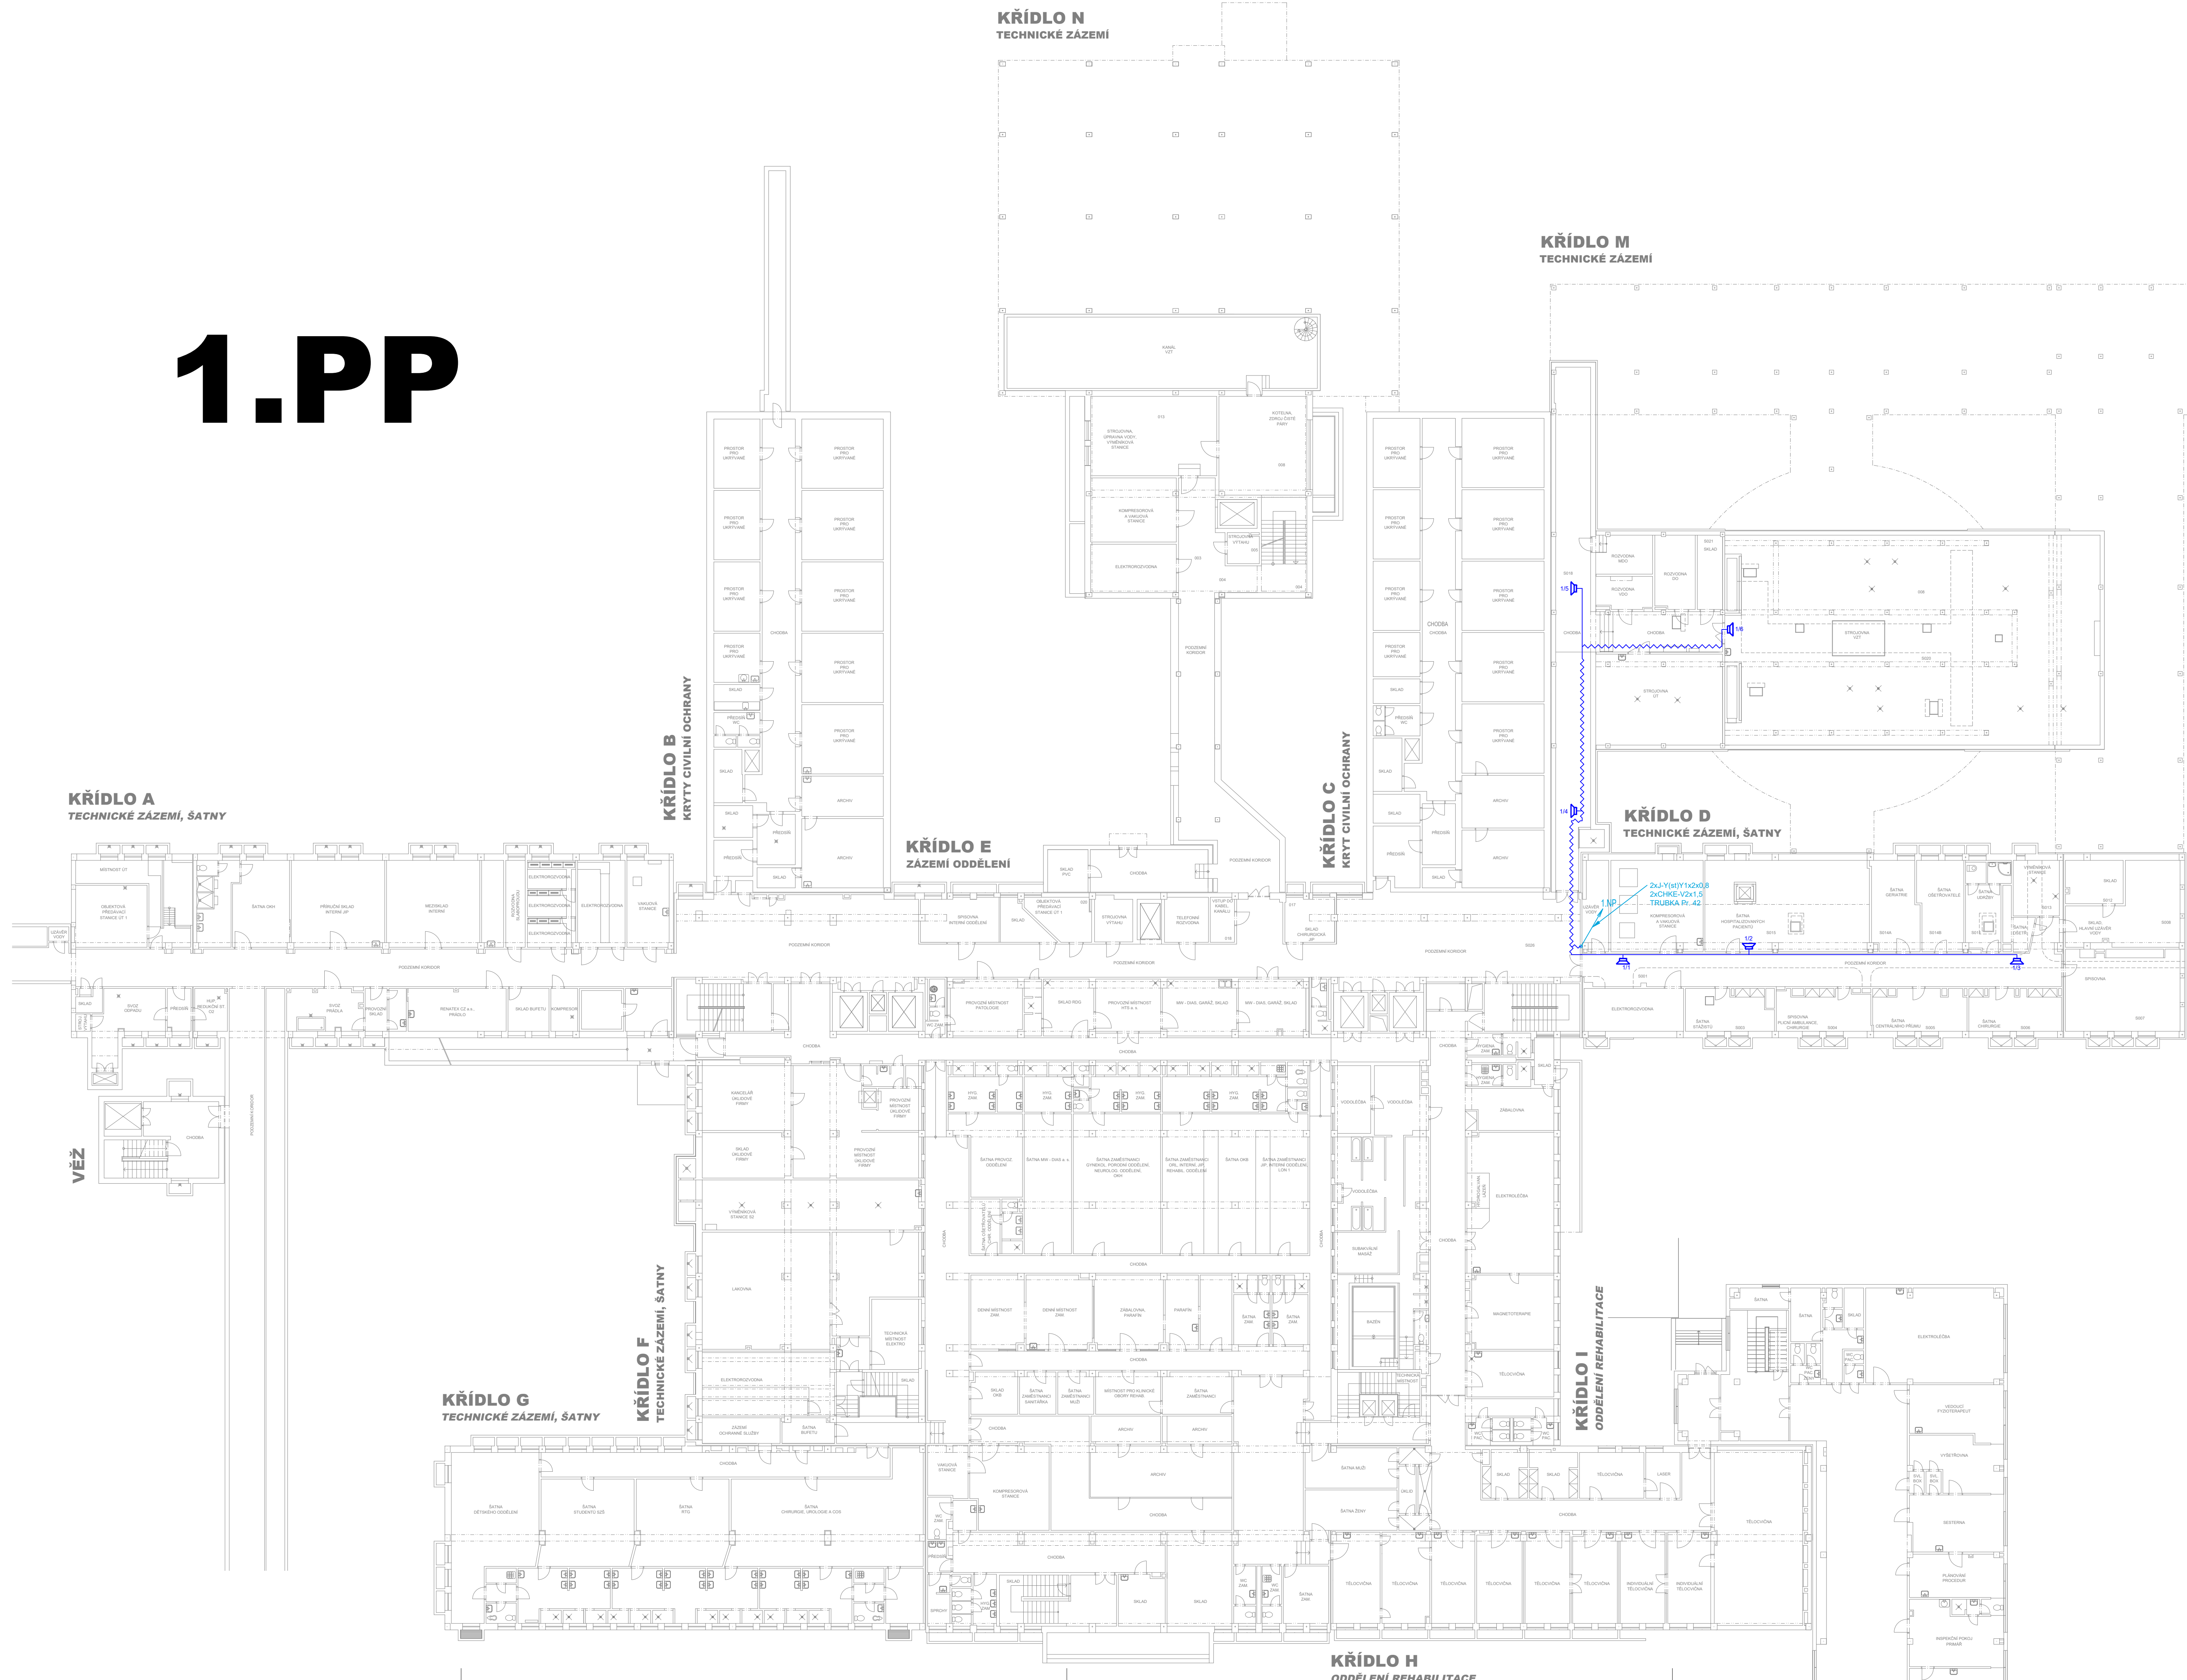


1.PP



LEGENDA MR:

	MR – ZESILOVAČ
	MR – OŠTŘEDNA
	MR – MIKROFON STOLNÍ
	MR – REPRODUKTOR NASTĚNÝ
	MR – REPRODUKTOR DO PODHLÉDU
	MR – REGULATOR
	MR – TRASA KABELY ČIHEJ V 2x1,5
	MR – KABEL TRASA VE ŽLABU MERKURU ZAVĚŠENA NA STŘEŠE

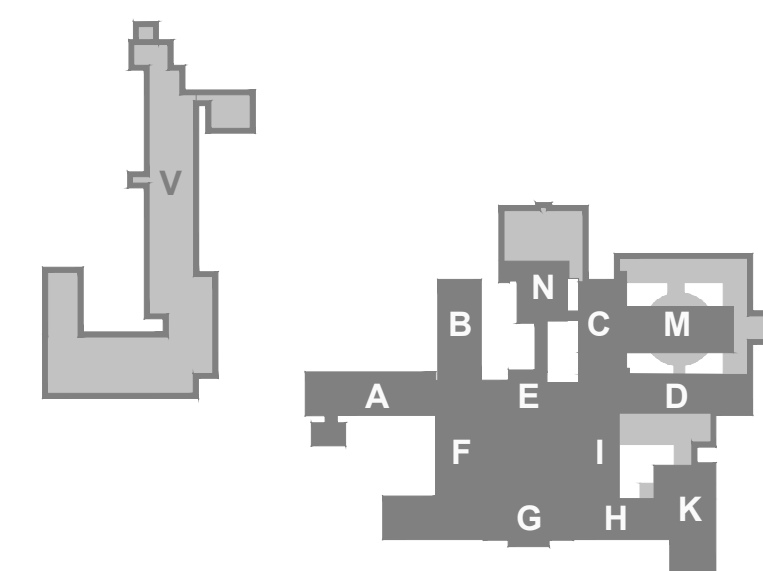

Sada

REKONSTRUKCE SYSTÉMU EPS V MONOBLOKU NEMOCNICE HAVÍŘOV, P.O.

Místo :	ul. Dělnická 1132, Město, 736 01 Havířov
Investor :	investor: Nemocnice s poliklinikou Havířov, příspěvková organizace
Stupeň :	DSPS - Stávající stav
Zodp. projektant :	Jan Kupec - autorizovaný technik ČKAIT v oboru technika prostředí staveb
Autor :	Jan Kupec
Vypracoval :	Bc. Jakub Kupec
Datum :	05/2023

KUPEC
PROJEKCE SLP

zak. č.: 2023/17A
formát: 10 x A4
měřítko: 1:200
č.v. 02

Půdorys 1.PP monoblok - Stávající stav MR

KANCELÁŘ : KOBLOVSKÁ 343, 725 29 OSTRAVA 29 TEL : 773 435 555 E-MAIL : KUPEC.PROJEKCE@SEZNAM.CZ