


3.NP

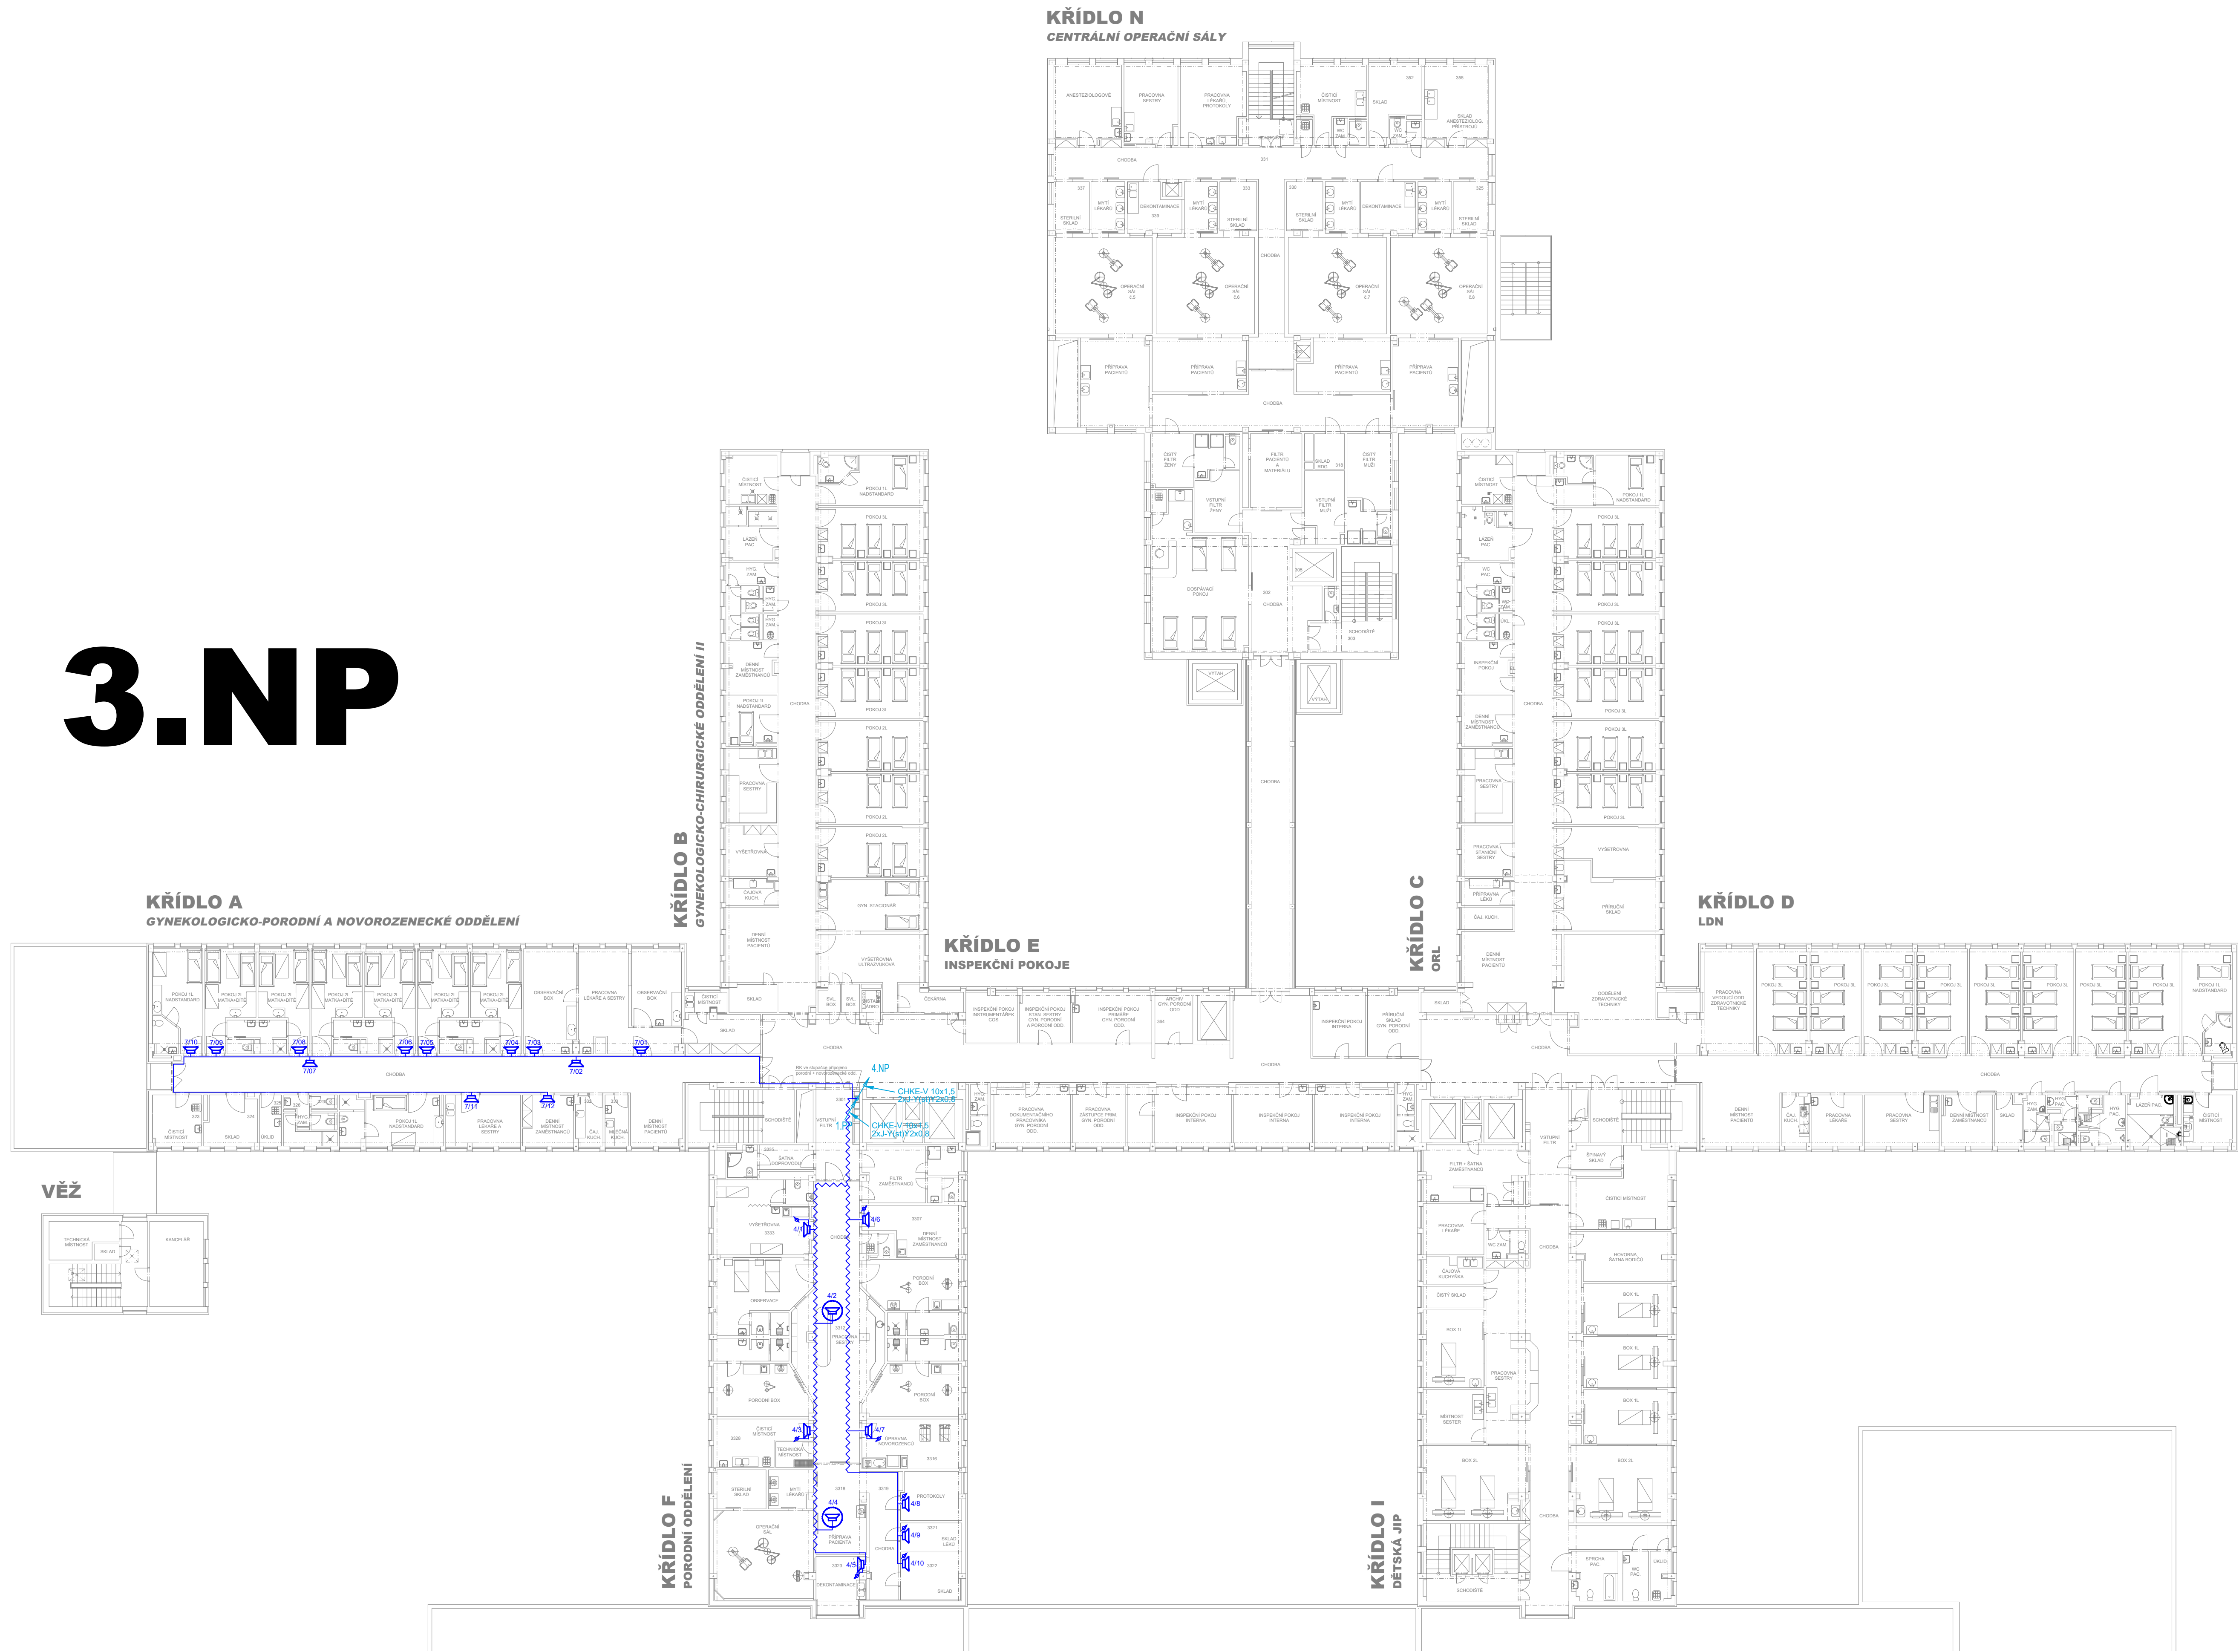

REKONSTRUKCE SYSTÉMU EPS V MONOBLOKU NEMOCNICE HAVÍŘOV, P.O.

Místo : ul. Dělnická 1132, Město, 736 01 Havířov

Investor : Investor: Nemocnice s poliklinikou Havířov, příspěvková organizace

Stupeň : DPS

Zodp. projektant : Jan Kupec - autorizovaný technik ČKAIT v oboru technika prostředí staveb

Autor : Jan Kupec

Vypracoval : Bc. Jakub Kupec

Datum : 05/2023

Půdorys 3.NP monoblok - Nový stav MR

KANCELÁŘ : KOBOLOVSKÁ 343, 725 29 OSTRAVA 29 TEL : 773 435 555 E-MAIL : KUPEC.PROJEKCE@REZNAM.CZ

zak. č.: 2023/17A

formát: 10 x A4

měřítko: 1:200

č.v. 04

Sada :