



# 2.NP

## KŘÍDLO A OKH - STACIONÁŘ, AMBULANCE, LŮŽKOVÉ ODDĚLENÍ

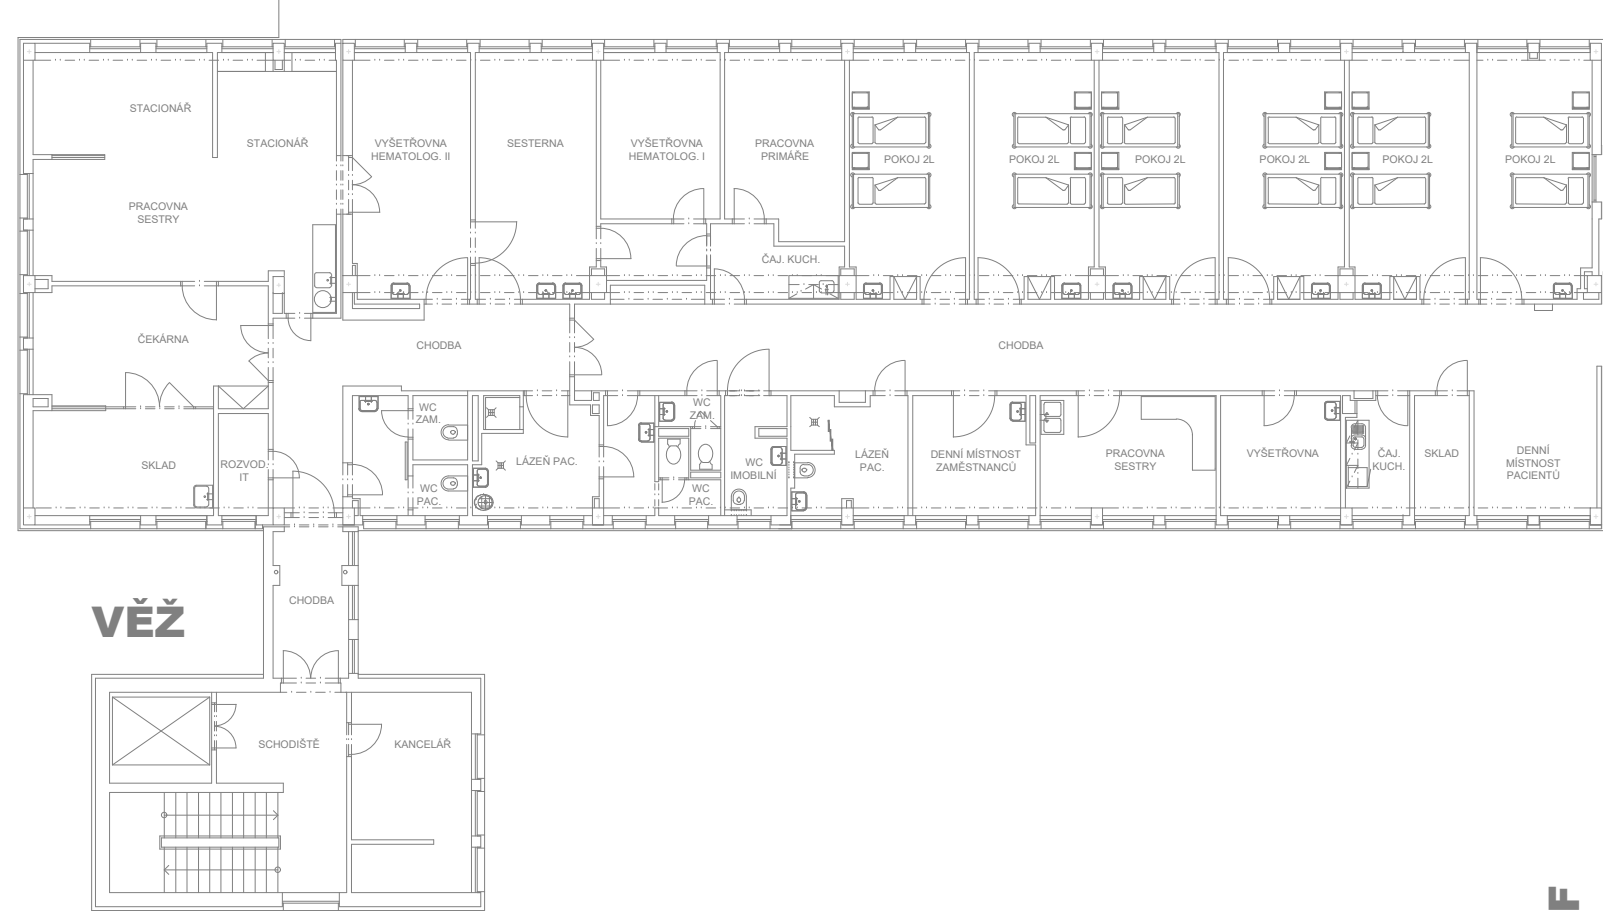


## KŘÍDLO B INTERNÍ ODDĚLENÍ II

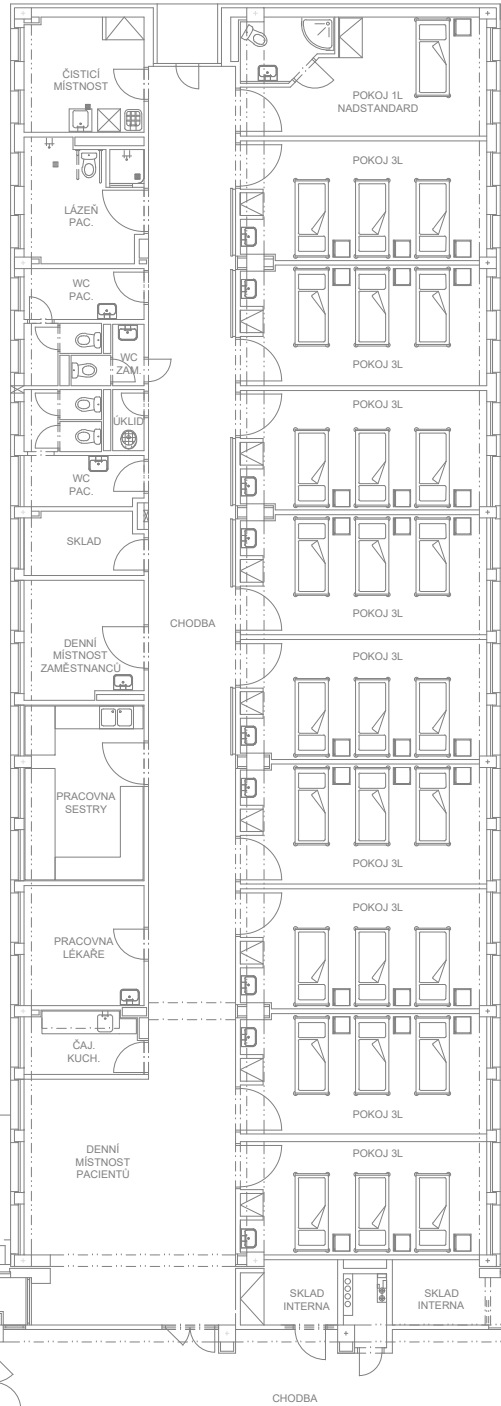


## KŘÍDLO E INSPEKČNÍ POKOJE




## KŘÍDLO N CENTRÁLNÍ OPERAČNÍ SÁL

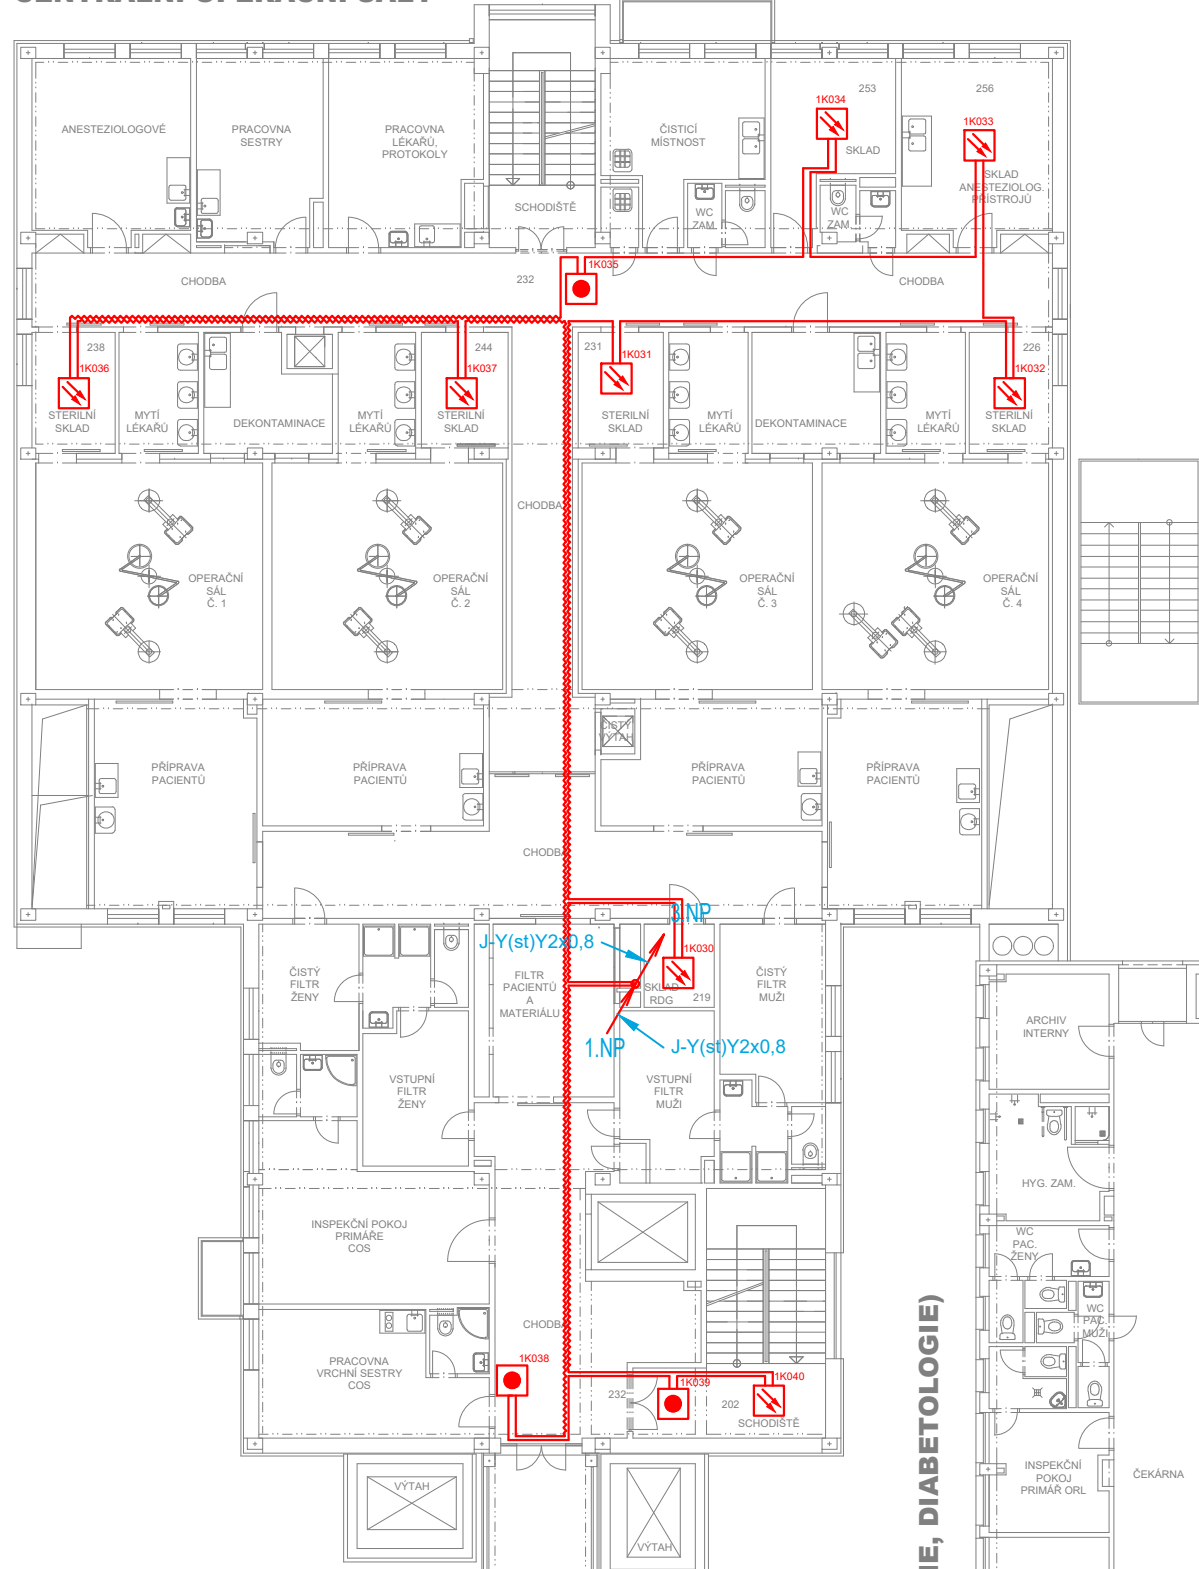


## KŘÍDLO C VYŠETŘOVNY INTERNA, ENDOKRINOLOGIE, DIABETOLOGIE

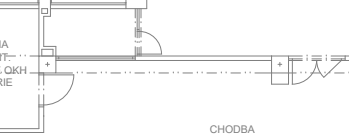


## KŘÍDLO D REHABILITACE

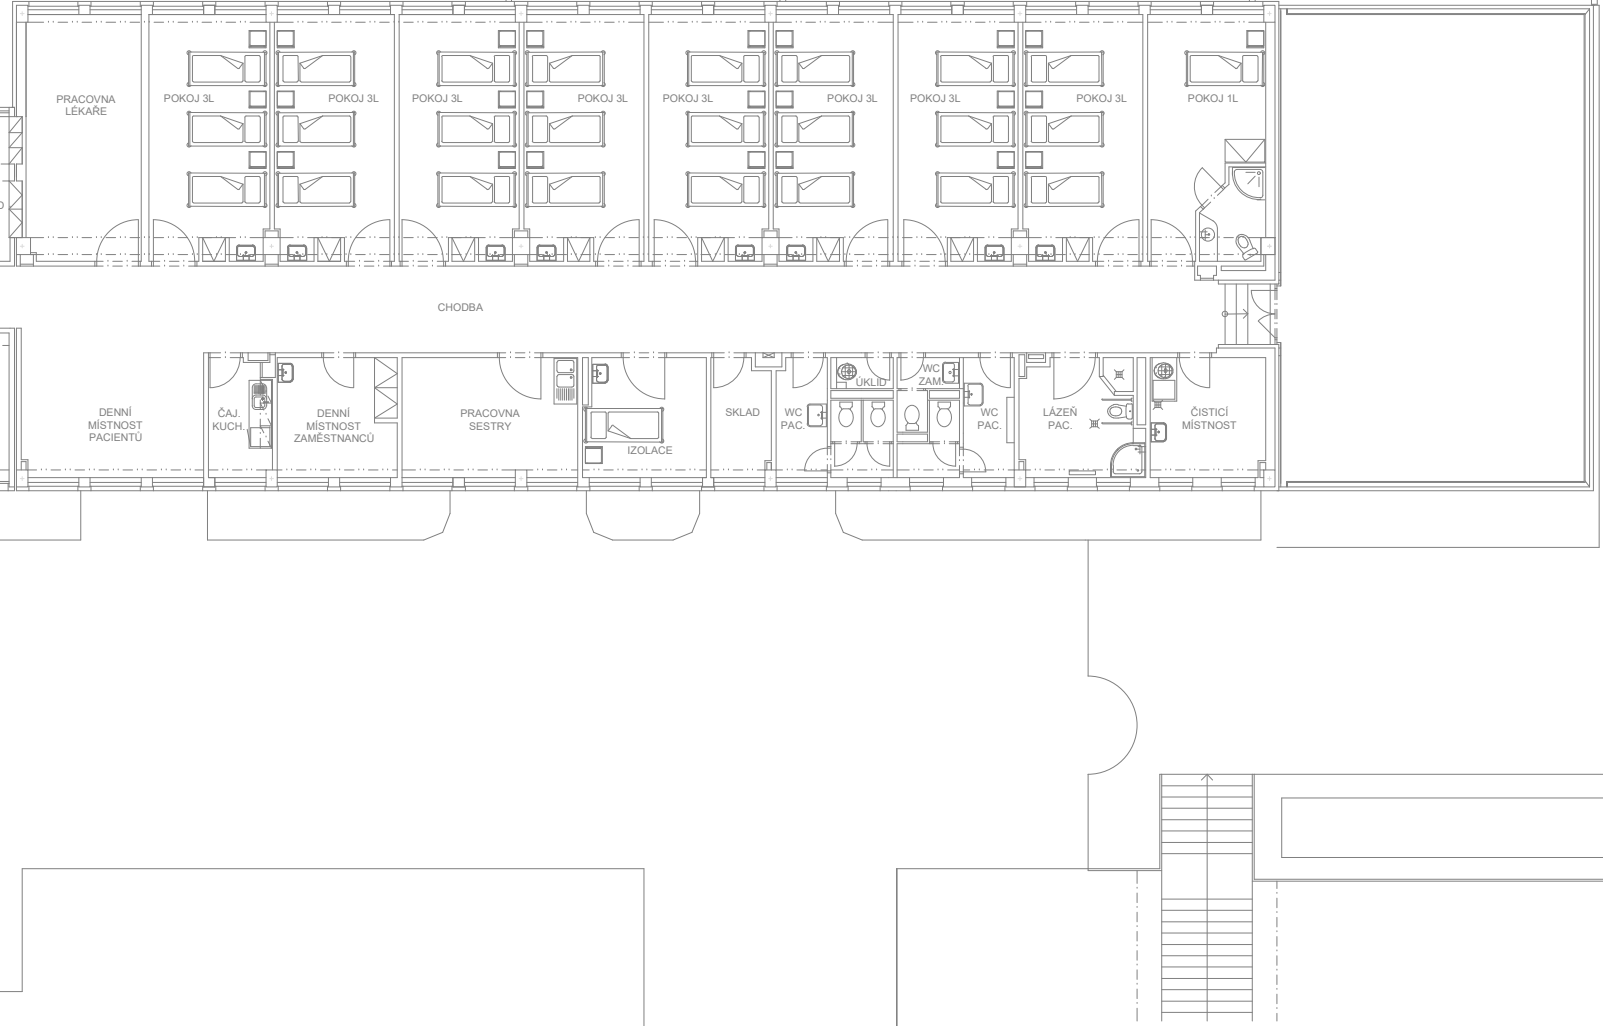


## KŘÍDLO F RTG

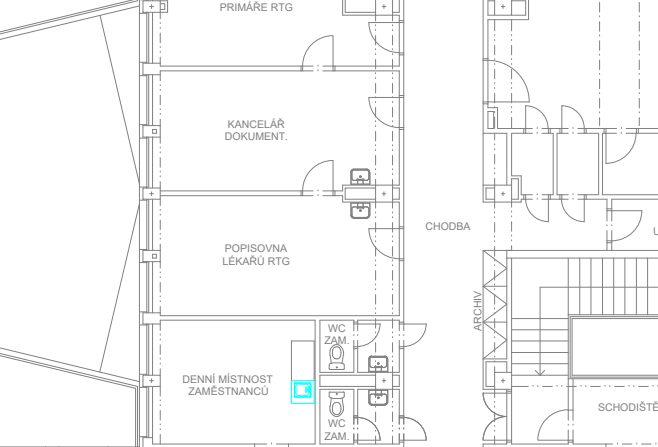

## KŘÍDLO G RTG

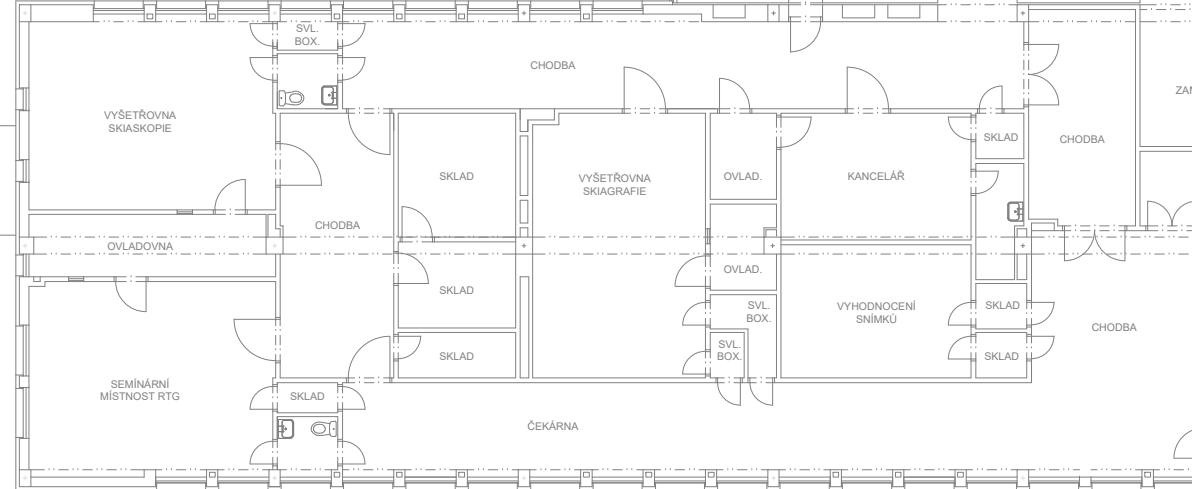


## KŘÍDLO I VYŠETŘOVNY INTERNÍ A ANESTEZIOLOGICKÁ

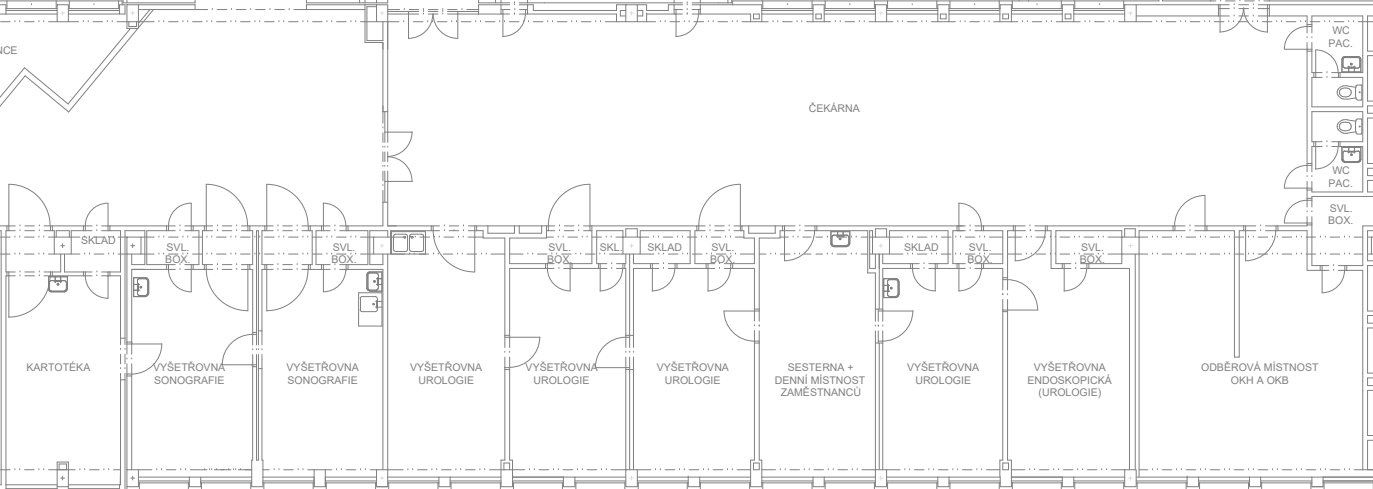

## KŘÍDLO H VYŠETŘOVNY UROLOGIE



- LEGENDA EPS:**
- EPS - ÚSTŘEDNÁ EPS
  - EPS - AKČNÍ ČLEN (VSTUPNĚ/VÝSTUPNÍ JEDNOTKA)
  - EPS - OPTICKOKOUŘOVÝ HLASIČ
  - EPS - TERMODIFERENCIÁLNÍ HLASIČ
  - EPS - TLAČKOVÝ HLASIČ
  - EPS - VSTUPNĚ-VÝSTUPNÍ JEDNOTKA
  - EPS - PŘÍRODNÝ MAGNET
  - EPS - IZOLANT
  - EPS - OVLÁDANÉ ZAŘÍZENÍ - PŘÍPOJNÝ BOD
  - EPS - AKUSTICKÉ SIGNALIZAČNÍ ZAŘÍZENÍ
  - EPS - ZÁLOHOVANÝ NÁPÁJEČ ZDROJ 24V/5A
  - EPS - PŘÍRODNÝ MAGNET
  - EPS - ROZVÁDĚČ
  - EPS - STÁVAJÍCÍ KABELOVÁ TRASA
  - EPS - KABEL, TRASA VE ŽLABU NERKUR ZAVĚŠENA NA STROPĚ

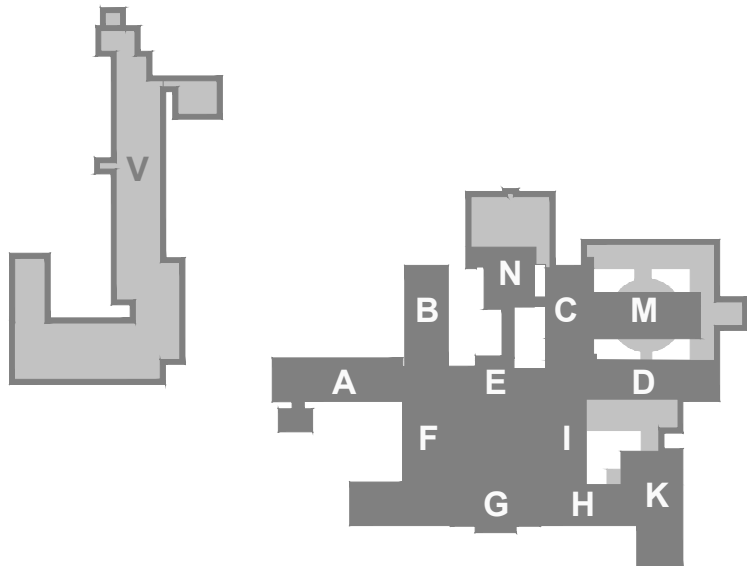

## REKONSTRUKCE SYSTÉMU EPS V MONOBLOKU NEMOCNICE HAVÍŘOV, P.O.

Místo : ul. Dělnická 1132, Město, 736 01 Havířov  
Investor : investor: Nemocnice s poliklinikou Havířov, příspěvková organizace  
Stupeň : DSPS - Stávající stav  
Zodp. projektant : Jan Kupec - autorizovaný technik ČKAIT v oboru technika prostředí staveb  
Autor : Jan Kupec  
Vypracoval : Bc. Jakub Kupec  
Datum : 05/2023

Půdorys 2.NP monoblok - Stávající stav EPS

KANCELÁŘ : KOBLOVSKÁ 343, 725 29 OSTRAVA 29 TEL : 773 435 555 E-MAIL : KUPEC.PROJEKCE@REZNAM.CZ

**KUPEC**  
PROJEKCE SLP

zak. č.: 2023/17A  
formát: 10 x A4  
měřítko: 1:200  
č.v. 04