



6.NP

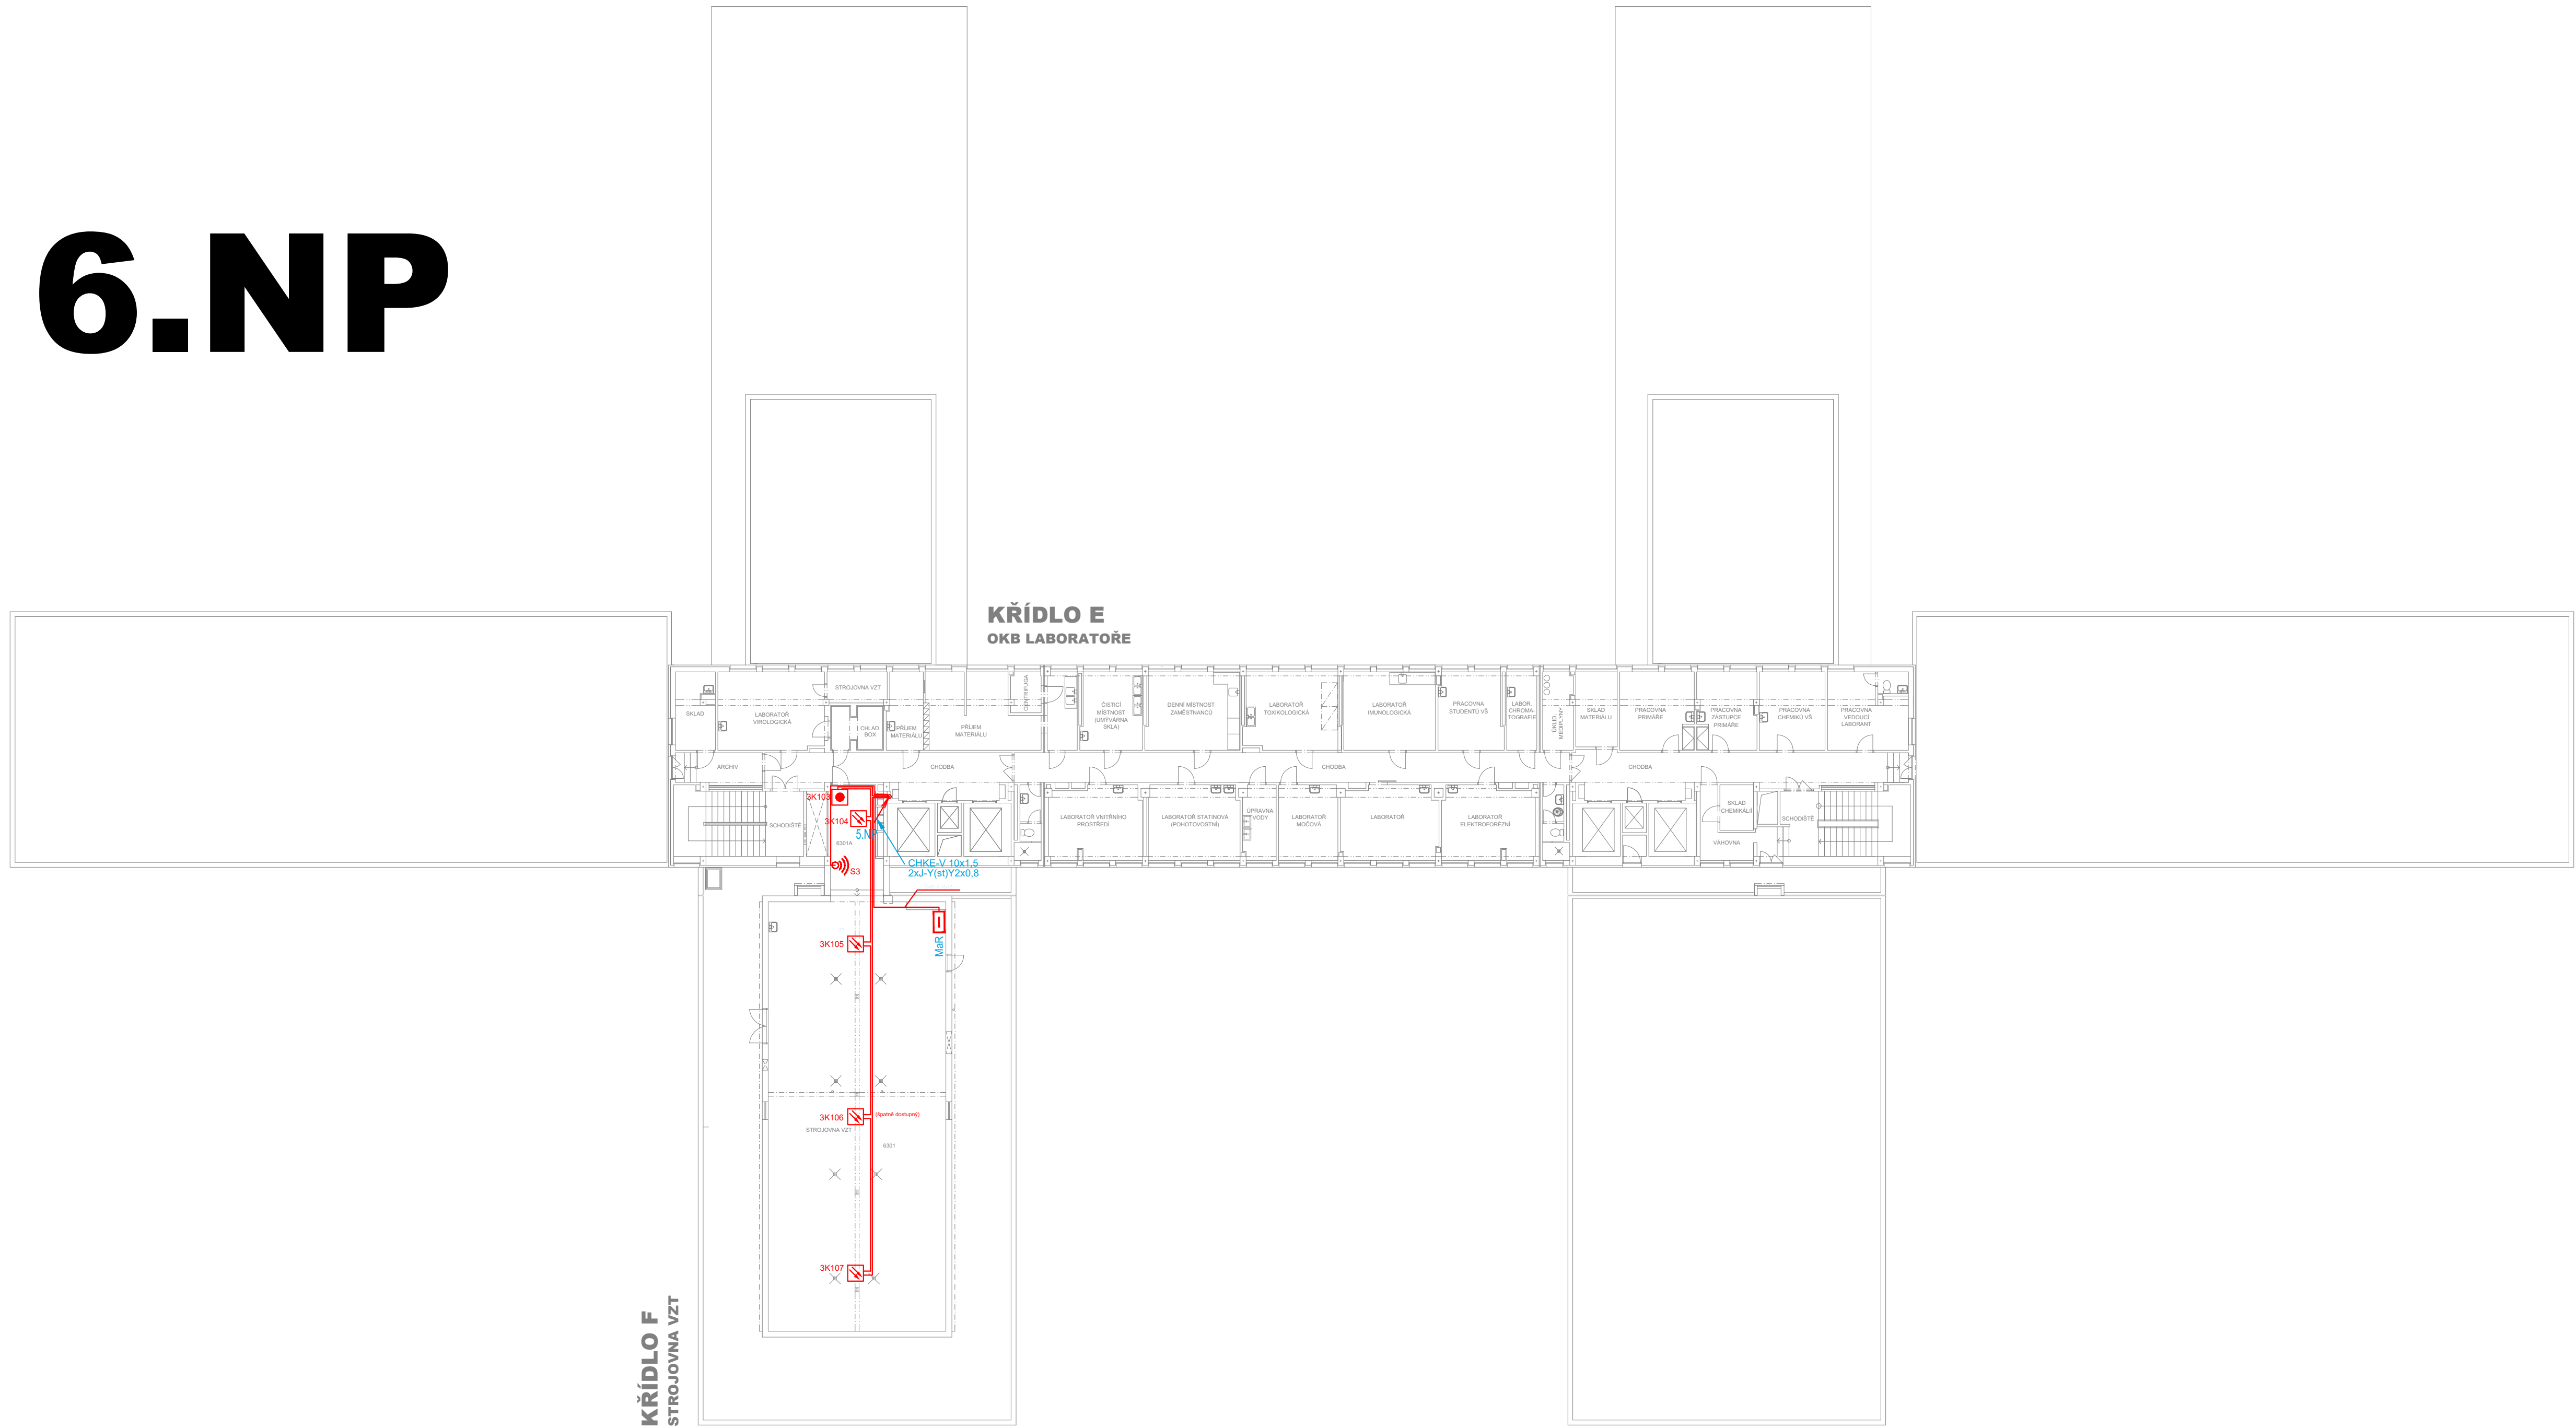

- LEGENDA EPS:**
- EPS - ÚSTŘEDNA EPS
 - EPS - AKČNÍ ČLEN (VSTUPNĚ/VÝSTUPNÍ JEDNOTKA)
 - EPS - OPTICKOAKUSTICKÝ HLASIČ
 - EPS - TERMODYFERENCIÁLNÍ HLASIČ
 - EPS - TLAČÍTKOVÝ HLASIČ
 - EPS - VSTUPNĚ-VÝSTUPNÍ JEDNOTKA
 - EPS - PŘÍDRŽNÝ MAGNET
 - EPS - LIZANT
 - EPS - OVLADANÉ ZAŘÍZENÍ - PŘÍPOJNÝ BOD
 - EPS - AKUSTICKÉ SIGNALIZAČNÍ ZAŘÍZENÍ
 - EPS - ZÁLOŽNÍ NÁŘÍŽNÍ ZDROJ 24V/5A
 - EPS - PŘÍDRŽNÝ MAGNET
 - EPS - ROZVÁDĚČ
 - EPS - STÁVAJÍCÍ KABELOVÁ TRASA
 - EPS - KABEL TRASA VĚ ŽLABU MERKUR ZAVĚŠENA NA STROPĚ

Upozornění: Z důvodu nevyhovujících kabeláží mezi vstupně/výstupními moduly EPS (běžné kabely bez požární odolnosti) budou tyto kabely vyměněny za kabely s požární odolností např. Praflaguard 2x2x0,8. Stávající kabely budou odpojeny a pokud možno demontovány, nové kabely budou instalovány na stávajících nebo nových certifikovaných kabelových trasách.

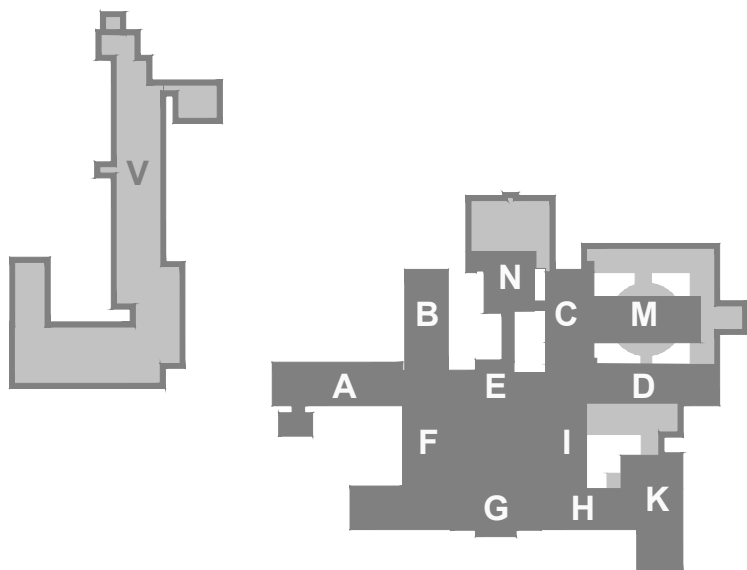

REKONSTRUKCE SYSTÉMU EPS V MONOBLOKU NEMOCNICE HAVÍŘOV, P.O.

Místo : ul. Dělnická 1132, Město, 736 01 Havířov
Investor : Nemocnice s poliklinikou Havířov, příspěvková organizace
Stupeň : DPS
Zodp. projektant : Jan Kupec - autorizovaný technik ČKAIT v oboru technika prostředí staveb
Autor : Jan Kupec
Vypracoval : Bc. Jakub Kupec
Datum : 05/2023

Půdorys 6.NP monoblok - Nový stav EPS

KANCELÁŘ : KOBOLOVSKÁ 343, 725 29 OŠTRAVA 29 TEL : 773 435 555 E-MAIL : KUPEC.PROJEKCE@REZNAM.CZ

KUPEC
PROJEKCE SLP

zak. č.: 2023/17A
formát: 10 x A4
měřítko: 1:200
č.v. 08