



2.NP

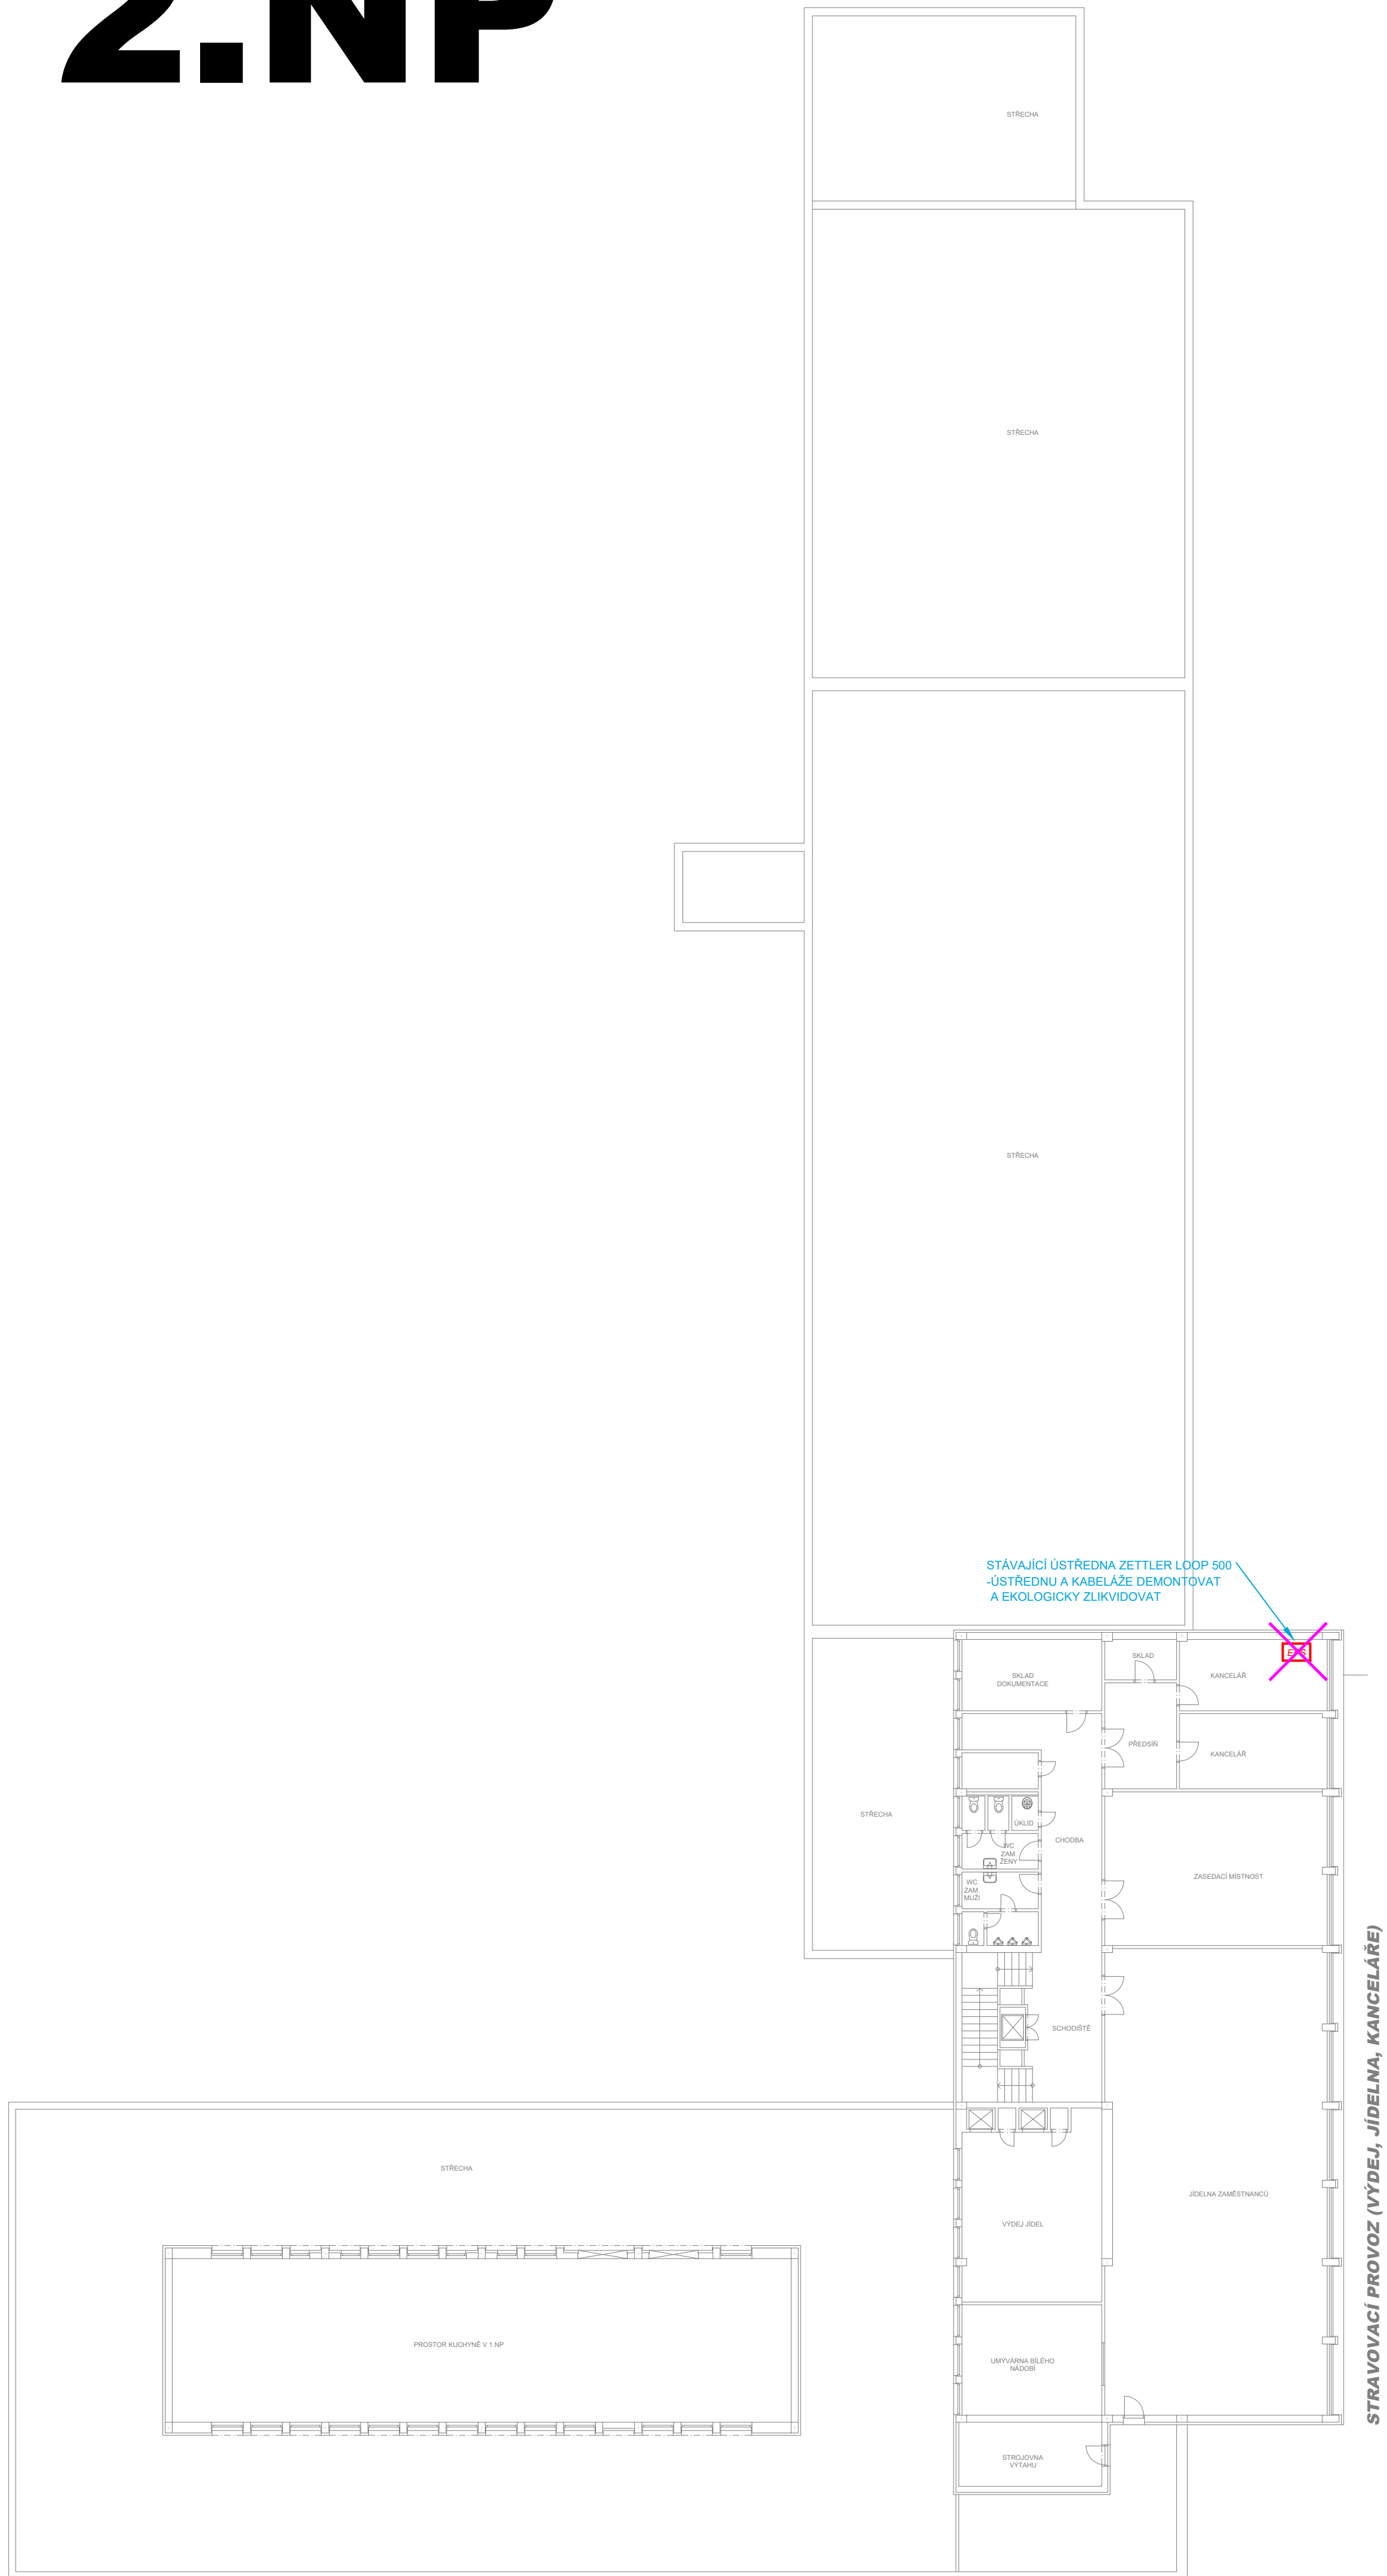

LEGENDA EPS:

	EPS – ÚSTŘEDNÁ EPS
	EPS – AKČNÍ ČLEN (VSTUPNĚ/VÝSTUPNÍ JEDNOTKA)
	EPS – OPTICKOKOUŘOVÝ HLASIČ
	EPS – TERMODIFERENČIÁLNÍ HLASIČ
	EPS – TLAČÍTKOVÝ HLASIČ
	EPS – VSTUPNĚ-VÝSTUPNÍ JEDNOTKA
	EPS – PŘÍRŮZNÝ MAGNET
	EPS – IZOLANT
	EPS – OVLÁDANÉ ZAŘÍZENÍ – PŘÍPOJNÝ BOD
	EPS – AKUSTICKÉ SIGNALIZAČNÍ ZAŘÍZENÍ
	EPS – ŽALOHOVANÝ NÁPAJEČÍ ZDROJ 24V/5A
	EPS – PŘÍRŮZNÝ MAGNET
	EPS – ROZVADĚČ
	EPS – STÁVAJÍCÍ KABELOVÁ TRASA
	EPS – KABEL. TRASA VE ŽLABU MERKUR ZAVĚŠENA NA STROPĚ

Upozornění: Z důvodu nevyhovujících kabeláží mezi vstupně/výstupními moduly EPS (běžné kabely bez požární odolnosti) budou tyto kabely vyměněny za kabely s požární odolností např. Praflaguard 2x2x0,8. Stávající kabely budou odpojeny a pokud možno demontovány, nové kabely budou instalovány na stávajících nebo nových certifikovaných kabelových trasách.

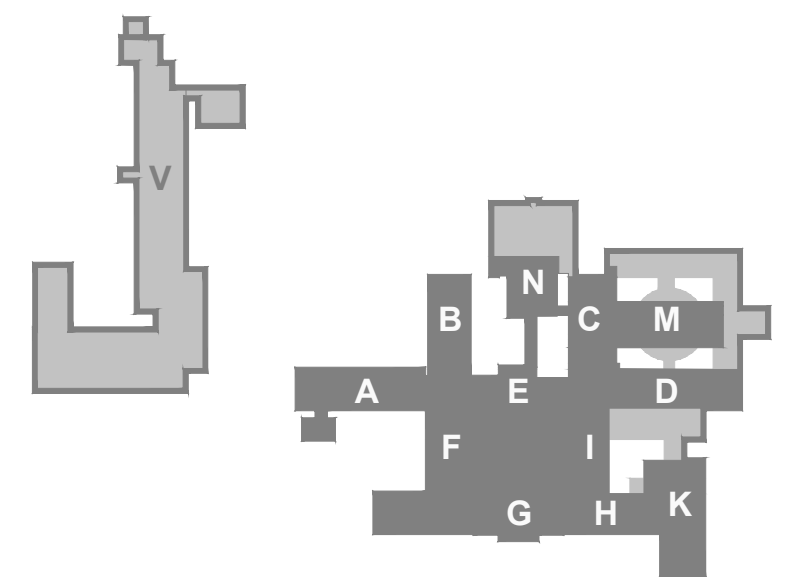

ada : _____

REKONSTRUKCE SYSTÉMU EPS V MONOBLOKU NEMOCNICE HAVÍŘOV, P.O.		<div>KUPEC PROJEKCE SLP</div> <div>zak. č.: 2023/17A</div> <div>formát: 6 x A4</div> <div>měřítko: 1:200</div> <div>č.v. 09</div>
Místo :	ul. Dělnická 1132, Město, 736 01 Havířov	
Investor :	investor: Nemocnice s poliklinikou Havířov, příspěvková organizace	
Stupeň :	DPS	
Zodp. projektant :	Jan Kupec - autorizovaný technik ČKAIT v oboru technika prostředí staveb <i>Jan Kupec</i>	
Autoř :	Jan Kupec	
Vypracoval :	Bc. Jakub Kupec	
Datum :	05/2023	
Půdorys 2.NP objekt V - Nový stav EPS		
KANCELÁŘ : KOBLOVSKÁ 343, 725 29 OSTRAVA 29 TEL : 773 435 555 E-MAIL : KUPEC.PROJEKCE@SEZNAM.CZ		