



4.NP


KŘÍDLO A CHIRURGICKÉ ODDĚLENÍ I

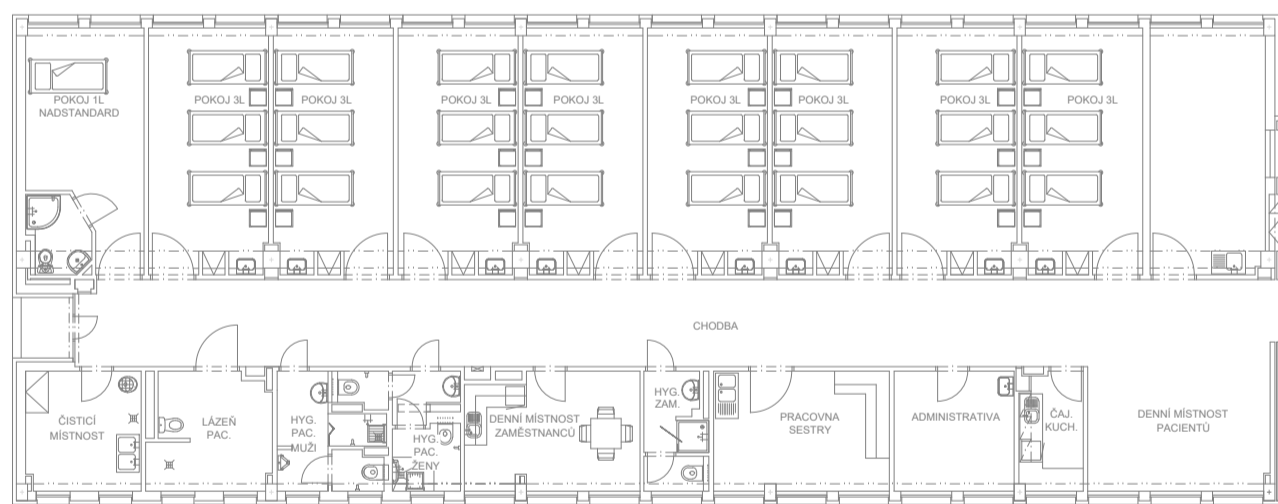


KŘÍDLO B GERIATRICKÉ ODDĚLENÍ

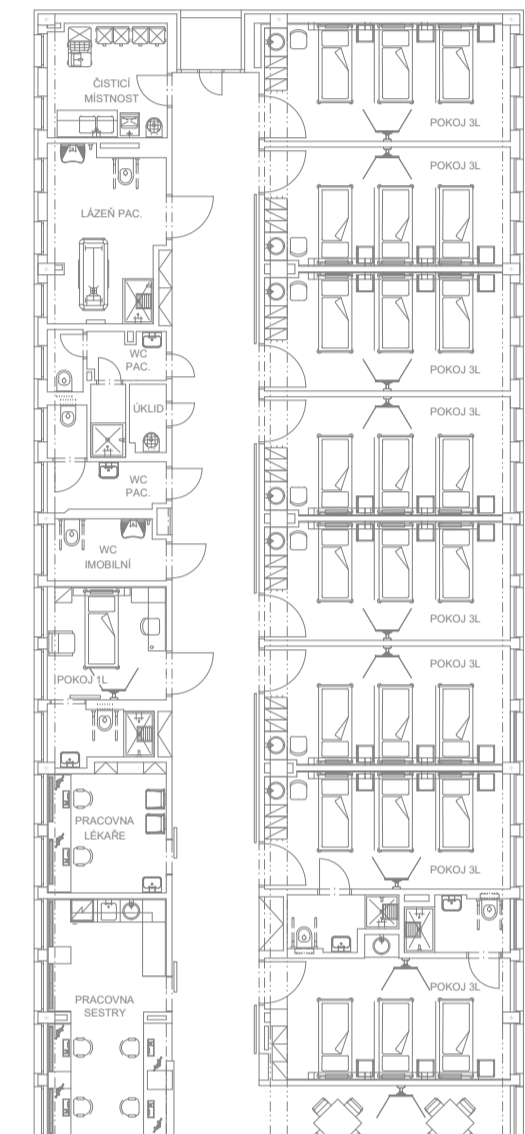


KŘÍDLO E INSPEKČNÍ POKOJE

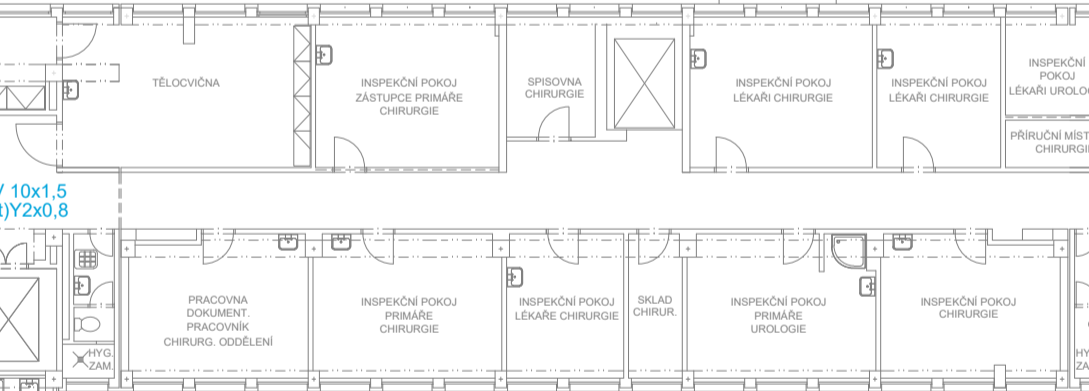


KŘÍDLO N DOSPÁVACÍ POKOJE

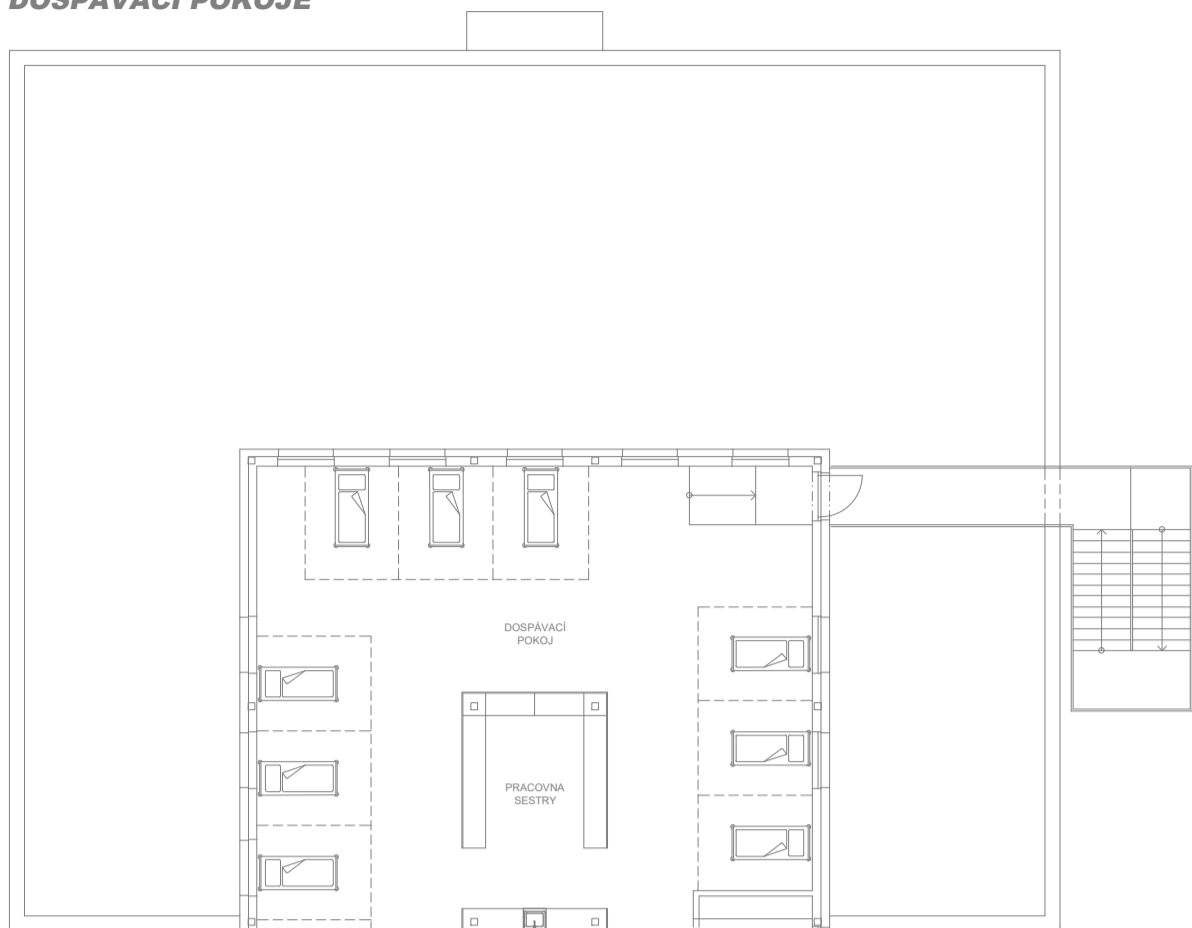


KŘÍDLO C CHIRURGICKÉ ODDĚLENÍ III

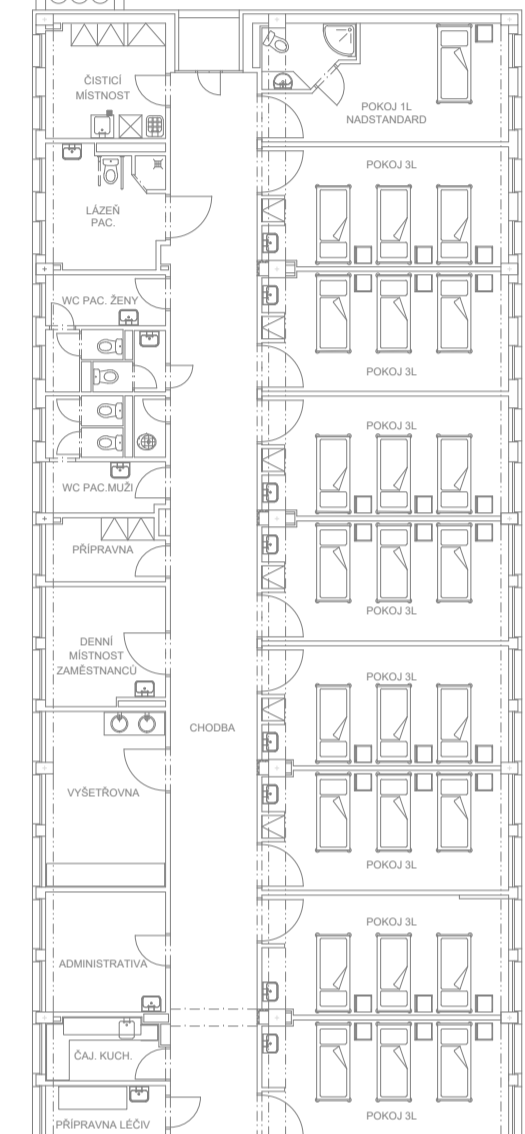


KŘÍDLO D UROLOGICKÉ ODDĚLENÍ

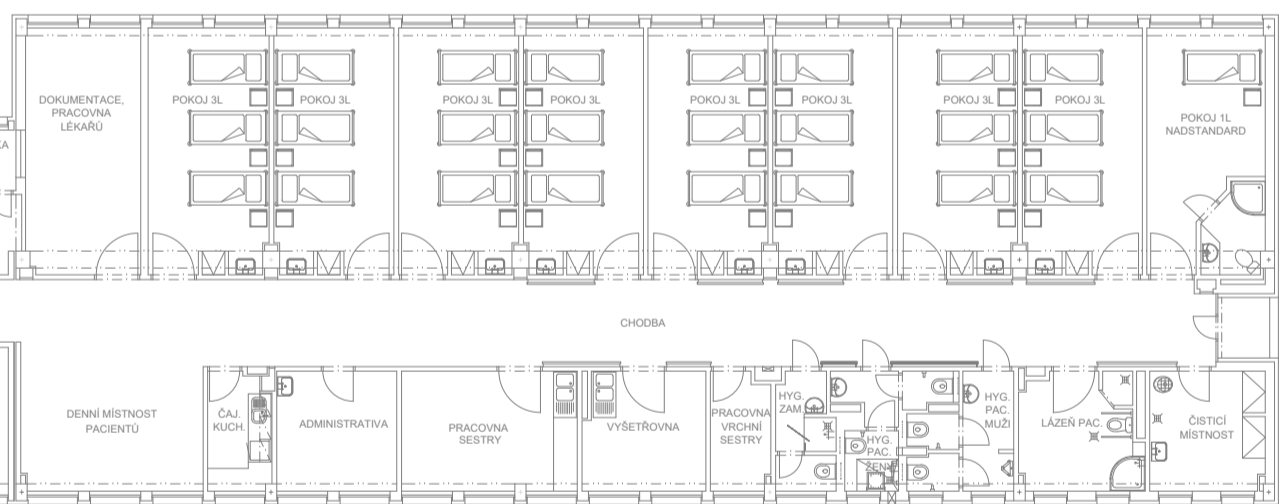

KŘÍDLO F CHIRURGICKÁ JIP

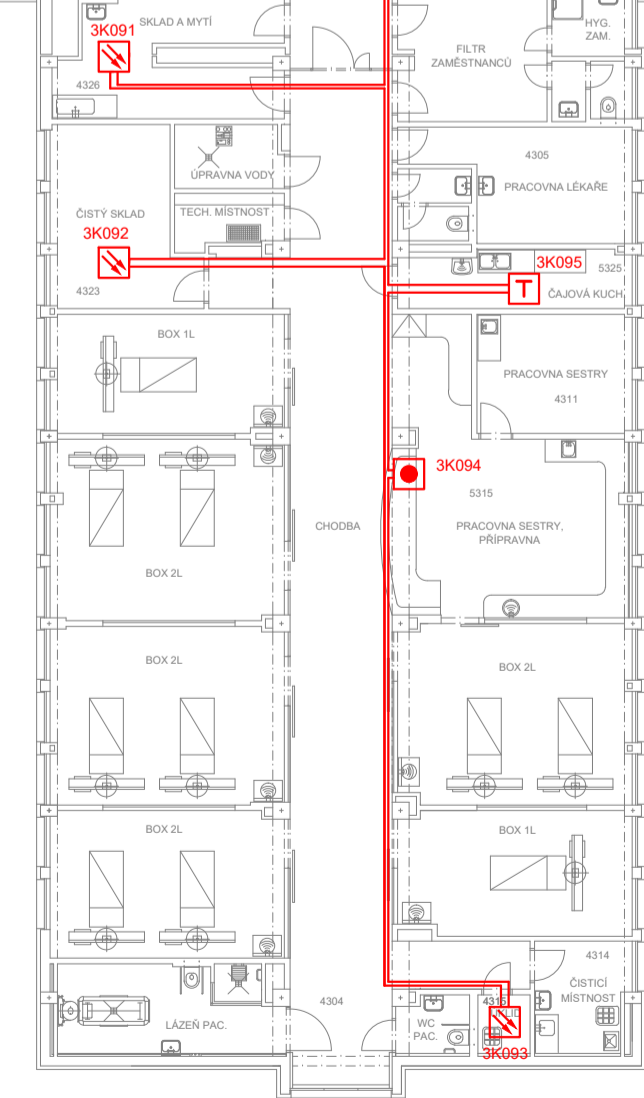


KŘÍDLO I INTERNA / ENDOSKOPIE A GASTROENTEROLOGIE

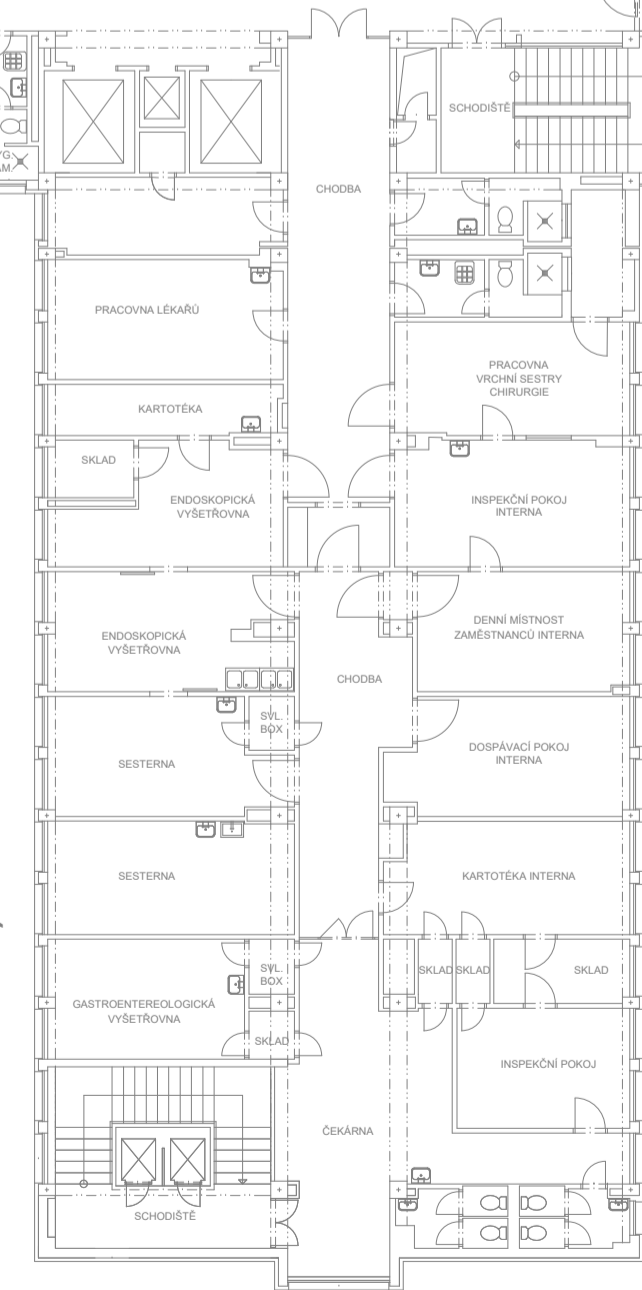

LEGENDA EPS:

- EPS - OŠTŘEDNA EPS
- EPS - AKČNÍ ČLEN (VSTUPNÉ/VYSTUPNÍ JEDNOTKA)
- EPS - OPTICKOKOLÁŘOVÝ HLASİC
- EPS - TERMOINTERFERENČNÍ HLASİC
- EPS - TLAČÍTKOVÝ HLASİC
- EPS - VSTUPNÉ-VYSTUPNÍ JEDNOTKA
- EPS - PŘÍDRŽNÝ MAGNET
- EPS - IZOLANT
- EPS - OVLÁDANÉ ZAŘÍZENÍ - PŘÍPOJNÝ BOD
- EPS - AKUSTICKÉ SIGNALIZAČNÍ ZAŘÍZENÍ
- EPS - ZALOŽOVANÝ NARÁJECÍ ZDROJ 24V/5A
- EPS - PŘÍDRŽNÝ MAGNET
- EPS - ROZVADİC
- EPS - STÁVAJÍCÍ KABELOVÁ TRASA
- EPS - KABEL TRASA VE ŽLÁBII MERKUR ZAHŘŠENÁ NA STROPİ

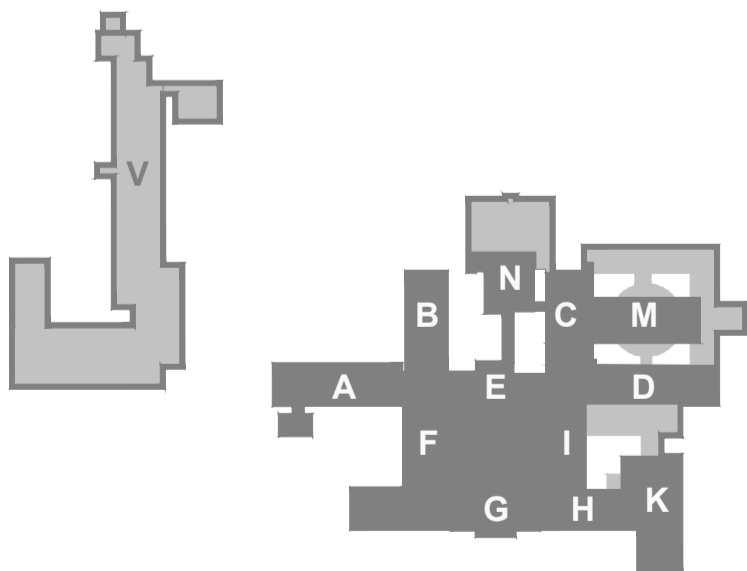

REKONSTRUKCE SYSTÉMU EPS V MONOBLOKU NEMOCNICE HAVÍŘOV, P.O.

Místo : ul. Dělnická 1132, Město, 736 01 Havířov
Investor : investor: Nemocnice s poliklinikou Havířov, příspěvková organizace
Stupeň : DSPS - Stávající stav
Zodp. projektant : Jan Kupec - autorizovaný technik ČKAIT v oboru technika prostředí staveb
Autor : Jan Kupec
Vypracoval : Bc. Jakub Kupec
Datum : 05/2023

Půdorys 4.NP monoblok - Stávající stav EPS

KANCELÁŘ : KOBLDOVSKÁ 343, 725 29 OŠTRAVA 29 TEL : 773 435 555 E-MAIL : KUPEC.PROJEKCE@REZNAM.CZ

KUPEC
PROJEKCE SLP

zak. č.: 2023/17A
formát: 10 x A4
měřítko: 1:200
č.v. 06