

4.NP

KŘÍDLO A
CHIRURGICKÉ ODDĚLENÍ I

KŘÍDLO B
GERIATRICKÉ ODDĚLENÍ

KŘÍDLO E
INSPEKČNÍ POKOJE

KŘÍDLO C
CHIRURGICKÉ ODDĚLENÍ III

KŘÍDLO D
UROLOGICKÉ ODDĚLENÍ

KŘÍDLO F
CHIRURGICKÁ JIP


KŘÍDLO I
INTERNA (ENDOSKOPIE A
GASTROENTEROLOGIE)

KŘÍDLO N
DOSPÁVACÍ POKOJE

LEGENDA EPS:

- EPS – OŠTŘEDNA EPS
- EPS – AKČNÍ ČLEN (VÝSTUPNĚ/VÝSTUPNÍ JEDNOTKA)
- EPS – OPTICKOKOLÁŘOVÝ HLASČ
- EPS – TERMODIFERENCIÁLNÍ HLASČ
- EPS – TLAČITKOVÝ HLASČ
- EPS – VÝSTUPNĚ-VÝSTUPNÍ JEDNOTKA
- EPS – PŘÍDRŽNÝ MAGNET
- EPS – IZOLANT
- EPS – OVLÁDANÉ ZAŘÍZENÍ – PŘÍPOJNÝ BOD
- EPS – AKUSTICKÉ SIGNALIZAČNÍ ZAŘÍZENÍ
- EPS – ZALOŽOVANÝ NÁPĚJECÍ ZDROJ 24V/5A
- EPS – PŘÍDRŽNÝ MAGNET
- EPS – ROZVADĚČ
- EPS – STÁVAJÍCÍ KABELOVÁ TRASA
- EPS – KABEL, TRASA VE ŽLABU MERKUR ZAHŘEŠENA NA STROPĚ

Upozornění: Z důvodu nevyhovujících kabeláží mezi vstupně/výstupními moduly EPS (běžné kabely bez požární odolnosti) budou tyto kabely vyměněny za kabely s požární odolností např. Praflaguard 2x2x0,8. Stávající kabely budou odpojeny a pokud možno demontovány, nové kabely budou instalovány na stávajících nebo nových certifikovaných kabelových trasách.

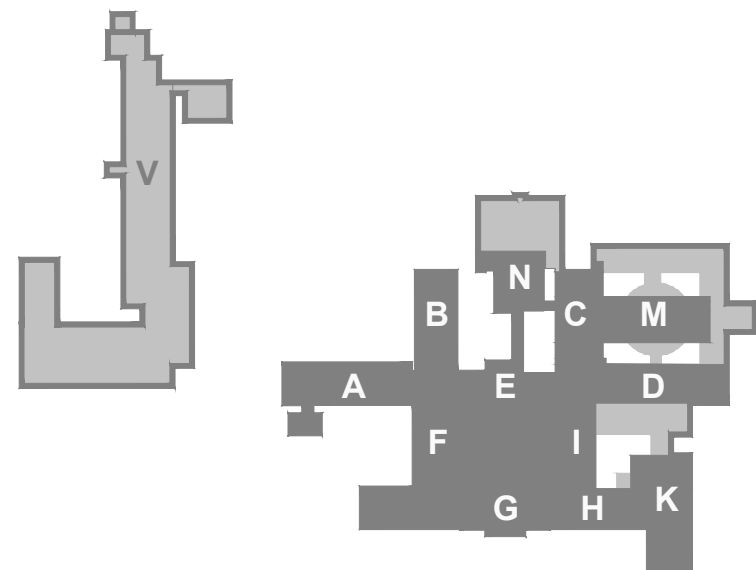

REKONSTRUKCE SYSTÉMU EPS V MONOBLOKU NEMOCNICE HAVÍŘOV, P.O.

Místo : ul. Dělnická 1132, Město, 736 01 Havířov
Investor : Investor: Nemocnice s poliklinikou Havířov, příspěvková organizace
Stupeň : DPS
Zodp. projektant : Jan Kupec - autorizovaný technik ČKAIT v oboru technika prostředí staveb
Autor : Jan Kupec
Výpracoval : Bc. Jakub Kupec
Datum : 05/2023

Půdorys 4.NP monoblok - Nový stav EPS

KANCELAR : KOBLOVSKÁ 343, 725 29 OSTRAVA 29 TEL: 773 435 555 E-MAIL : KUPEC.PROJEKCE@REZNAM.CZ

KUPEC
PROJEKCE SLP

zak. č.: 2023/17A
formát: 10 x A4
měřítko: 1:200
č.v. 06