



1.NP

KŘÍDLO A DĚTSKÉ ODDĚLENÍ I

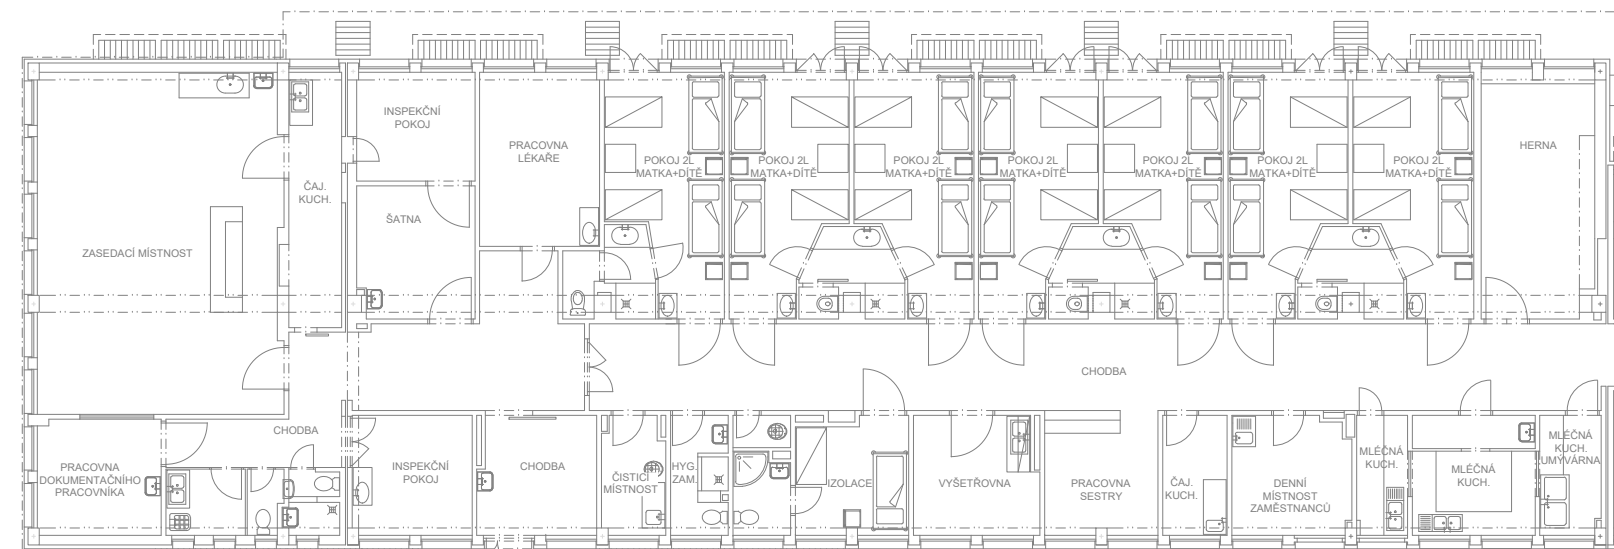


VĚŽ


KŘÍDLO B DĚTSKÉ ODDĚLENÍ II

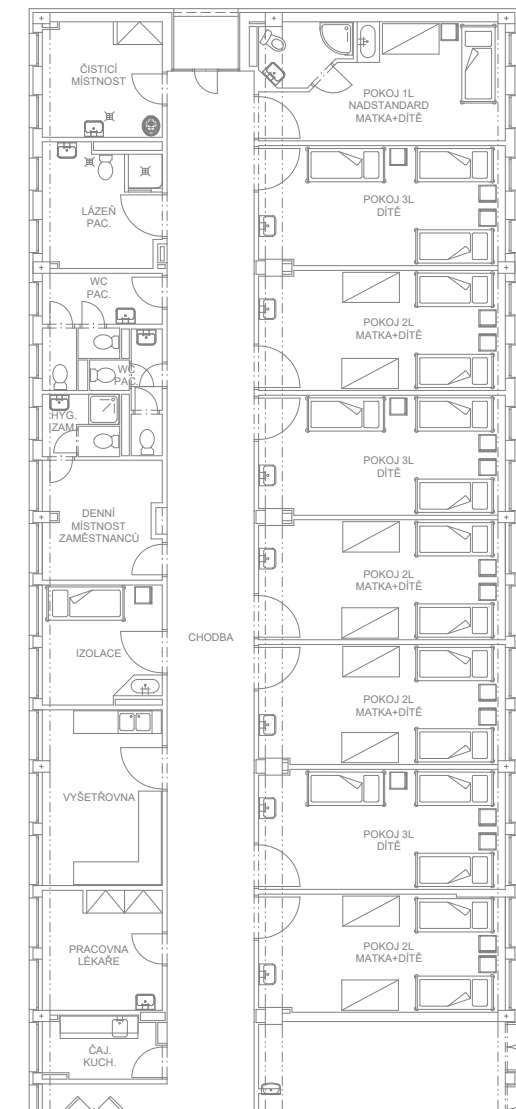


KŘÍDLO E INSPEKČNÍ POKOJE

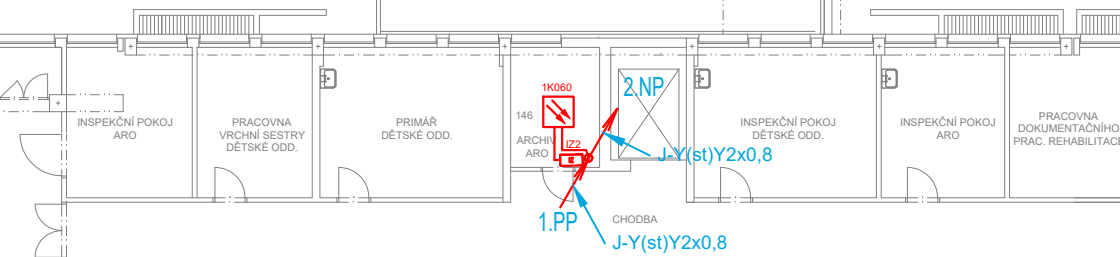


KŘÍDLO N CENTRÁLNÍ STERILIZACE

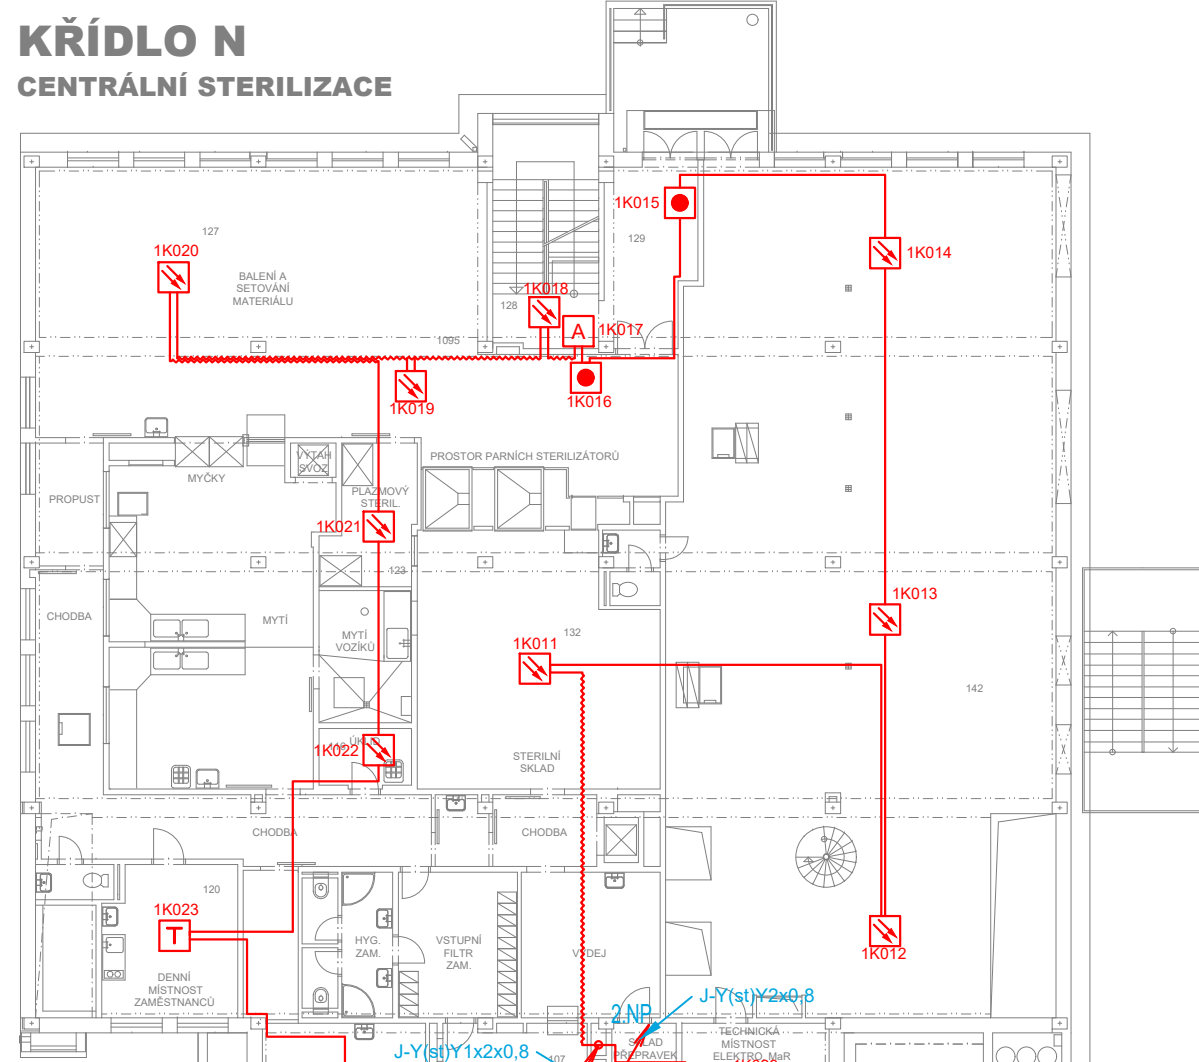


KŘÍDLO M TRAUMATOLOGICKÝ PŘÍJEM

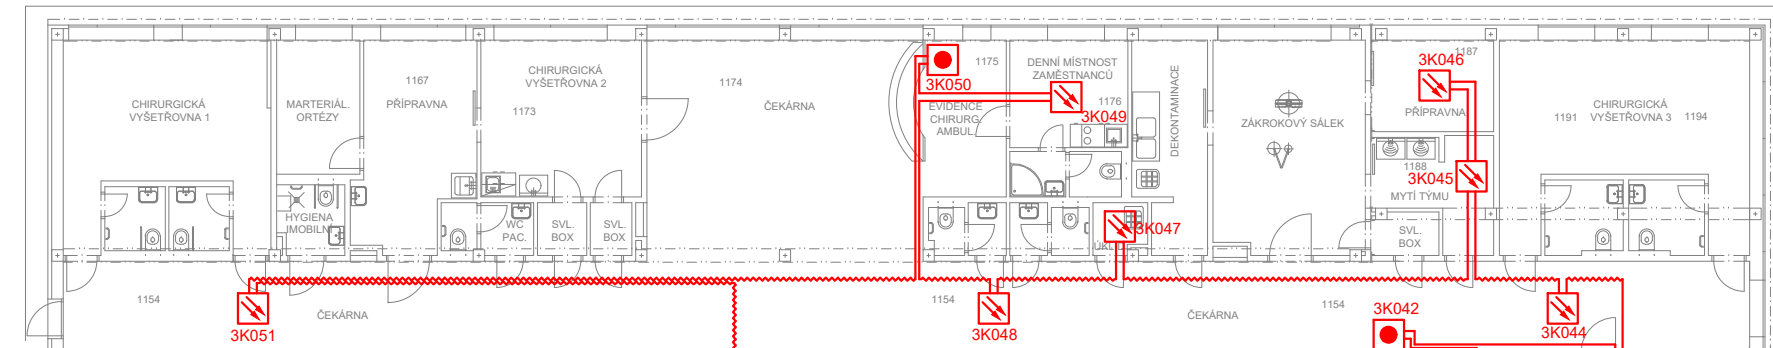


KŘÍDLO D CENTRÁLNÍ PŘÍJEM

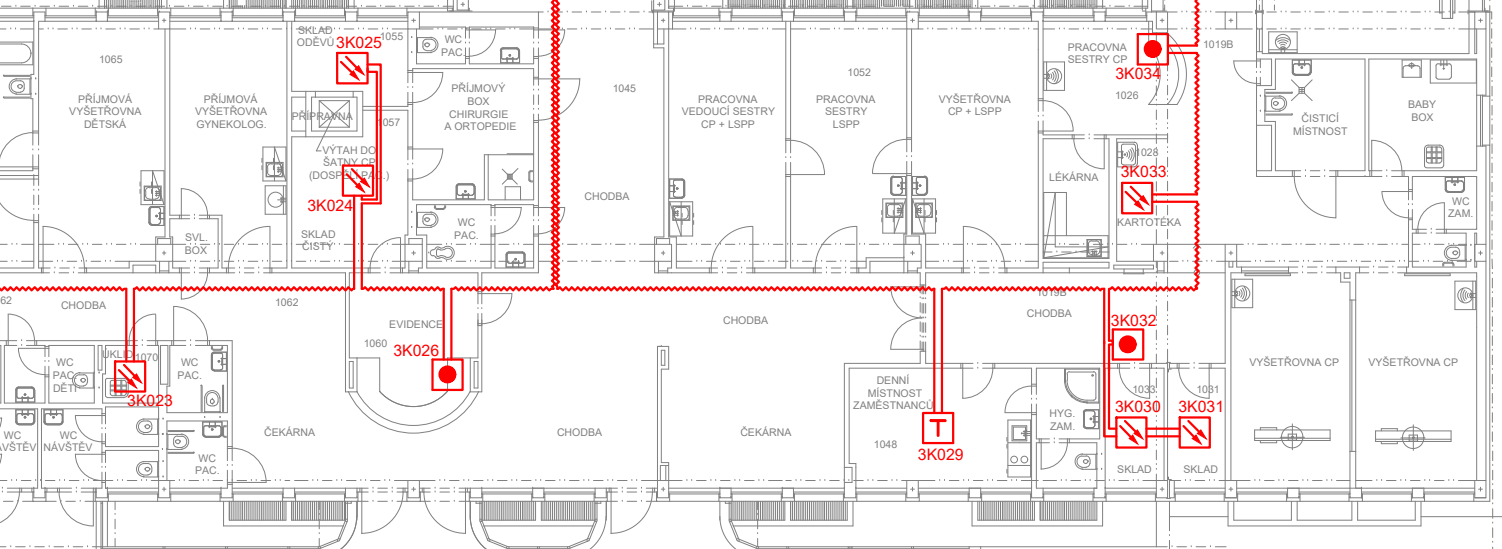


KŘÍDLO L URGENTNÍ PŘÍJEM, EXPEKTACNÍ LÚŽKA

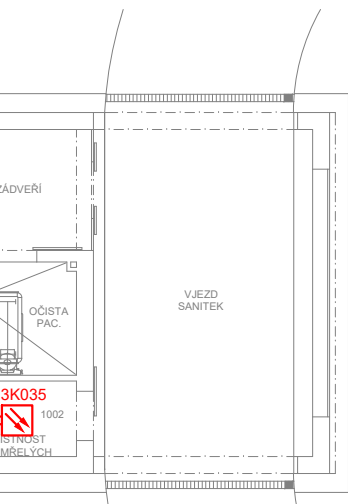


KŘÍDLO G NEMOCNIČNÍ LÉKÁRNA

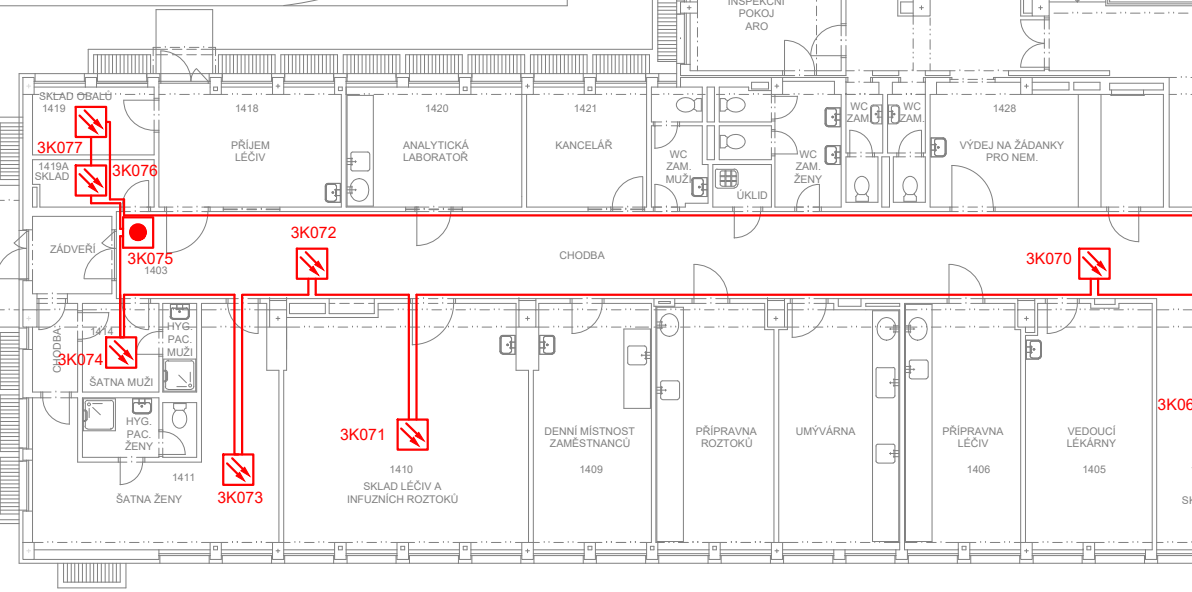

KŘÍDLO F DĚTSKÉ VYŠETŘOVNY

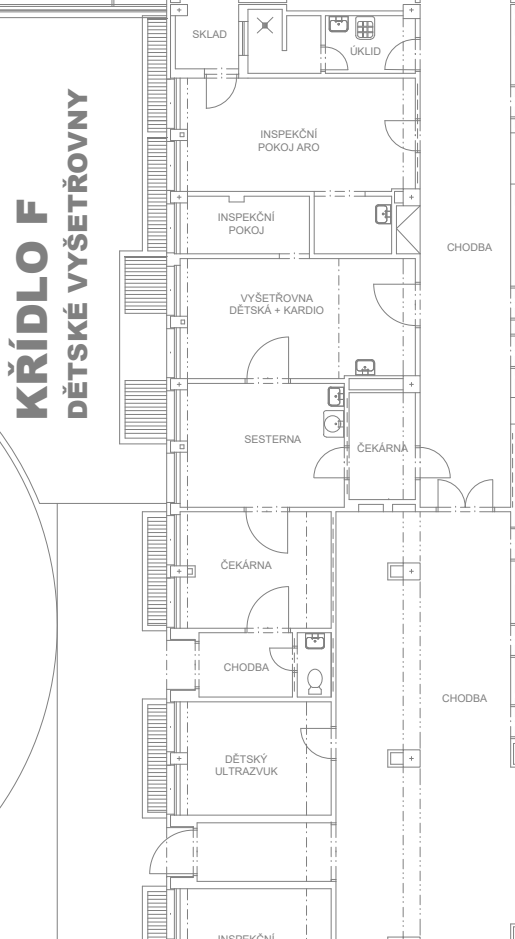


KŘÍDLO H ONKOLOGICKÝ STACIONÁŘ, ORTOPEDICKÉ VYŠETŘOVNY

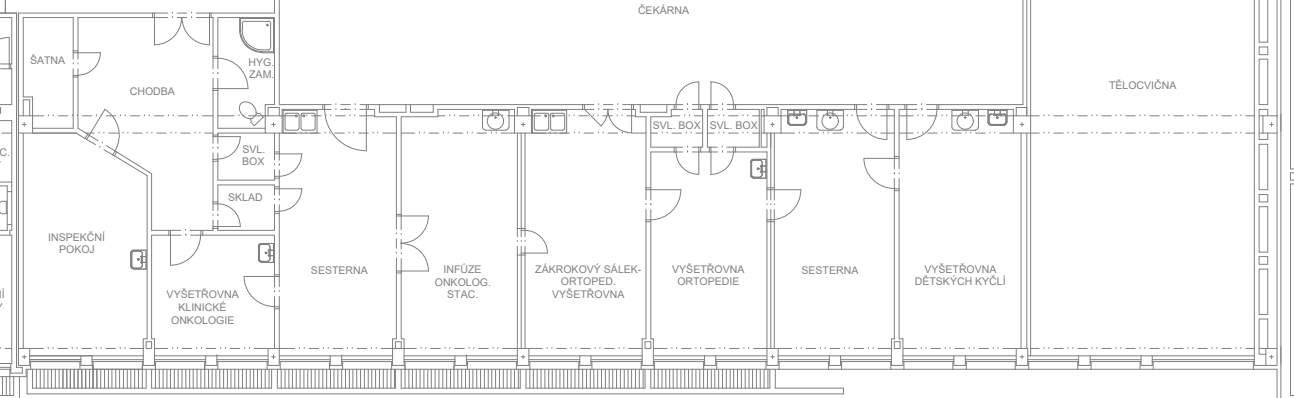


KŘÍDLO J

KŘÍDLO I OBOBNÉ VYŠETŘOVNY

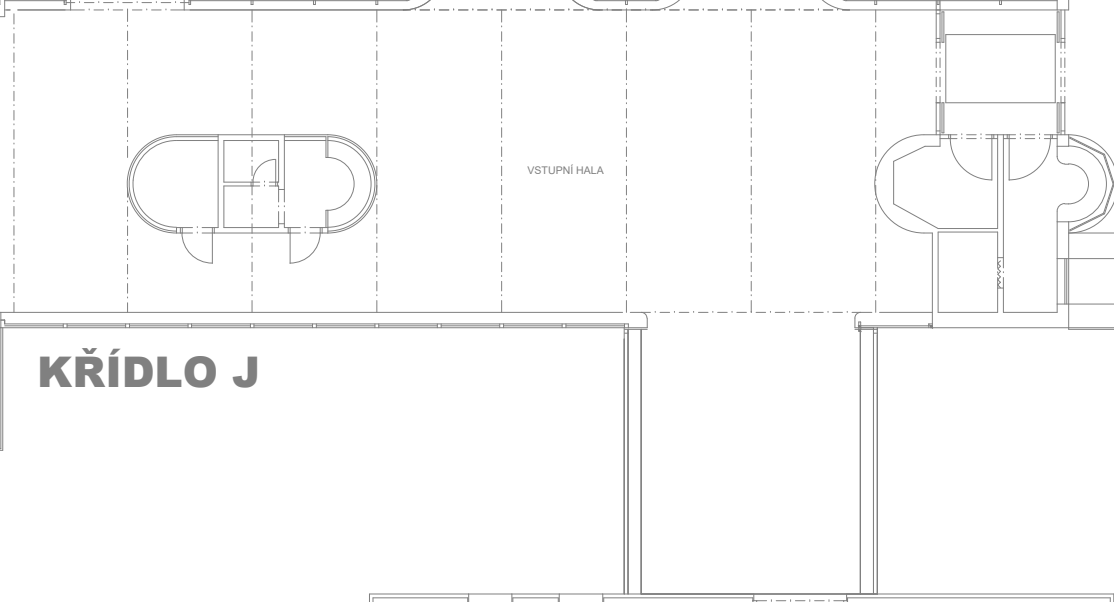

LEGENDA EPS:

- EPS - ÚSTŘEDNÁ EPS
- EPS - AKČNÍ ČLEN (VSTUPNÍ/VÝSTUPNÍ JEDNOTKA)
- EPS - OPTICKO/ÚROVŇ HLASČ
- EPS - TERMODIFERENCIÁLNÍ HLASČ
- EPS - TLAČÍTKOVÝ HLASČ
- EPS - VSTUPNÍ-VÝSTUPNÍ JEDNOTKA
- EPS - PŘÍRŮZNÝ MAGNET
- EPS - IZOLANT
- EPS - OVLÁDANÉ ZAŘÍZENÍ - PŘÍPOJNÝ BOD
- EPS - AKUSTICKÉ SIGNALIZAČNÍ ZAŘÍZENÍ
- EPS - ZALOŽOVANÝ NÁPÁJECÍ ZDROJ 24V/5A
- EPS - PŘÍRŮZNÝ MAGNET
- EPS - ROZVÁDEČ
- EPS - STÁVAJÍCÍ KABELOVÁ TRASA
- EPS - KABEL TRASA VE ŽLABU MERKUR ZAVĚŠENA NA STROPĚ

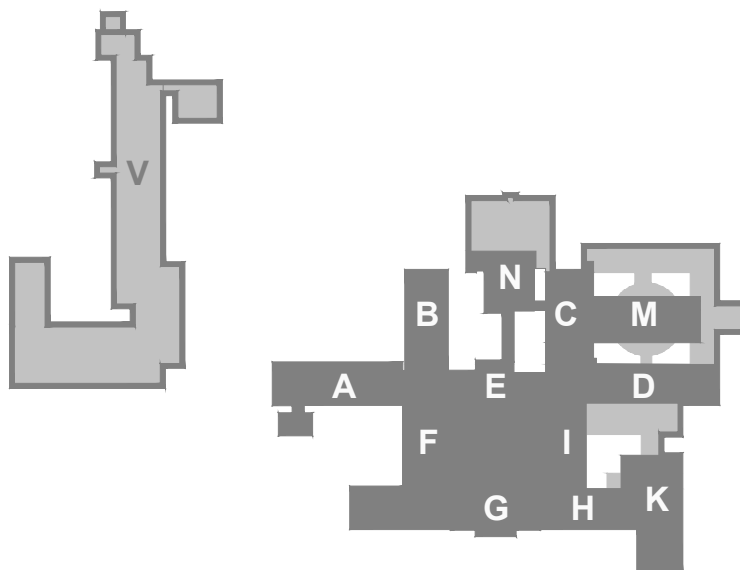

REKONSTRUKCE SYSTÉMU EPS V MONOBLOKU NEMOCNICE HAVÍŘOV, P.O.

Místo : ul. Dělnická 1132, Město, 736 01 Havířov
Investor : investor: Nemocnice s poliklinikou Havířov, příspěvková organizace
Stupeň : DSPS - Stávající stav
Zodp. projektant : Jan Kupec - autorizovaný technik ČKAIT v oboru technika prostředí staveb
Autor : Jan Kupec
Vypracoval : Bc. Jakub Kupec
Datum : 05/2023

Půdorys 1.NP monoblok - Stávající stav EPS

KANCELÁŘ : KOBLOVSKÁ 343, 725 29 OSTRAVA 29 TEL : 773 435 555 E-MAIL : KUPEC.PROJEKCE@REZNAM.CZ

KUPEC PROJEKCE SLP

zak. č.: 2023/17A
formát: 10 x A4
měřítko: 1:200
č.v. 03