
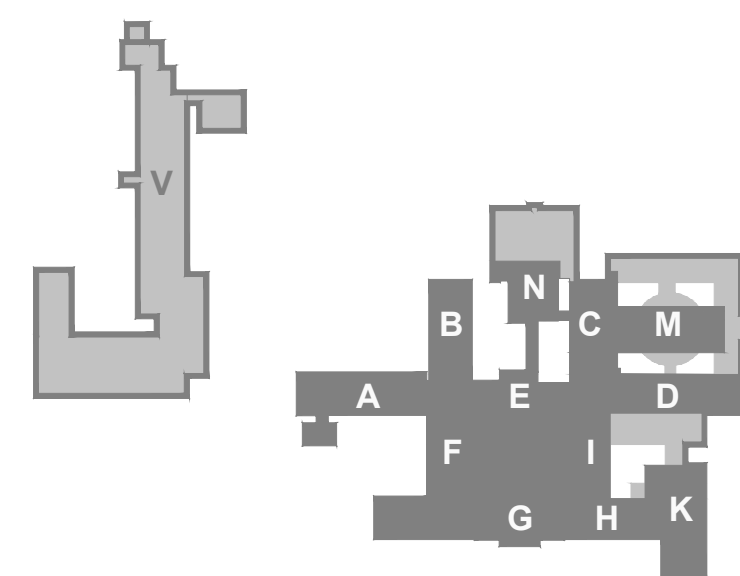
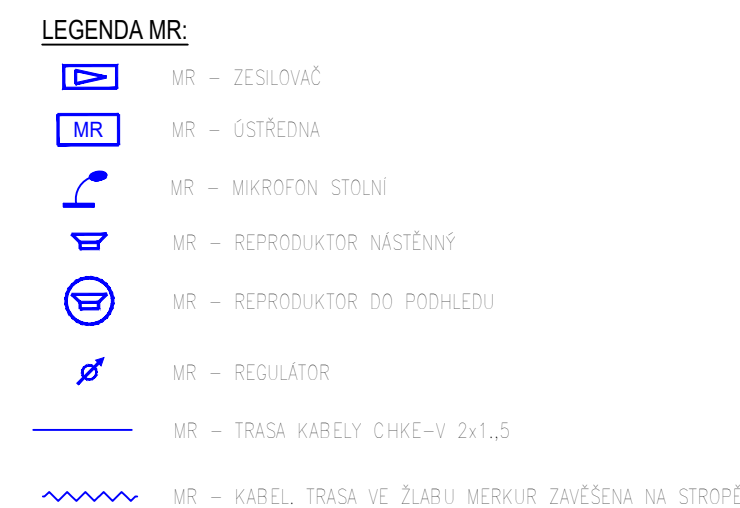


6.NP

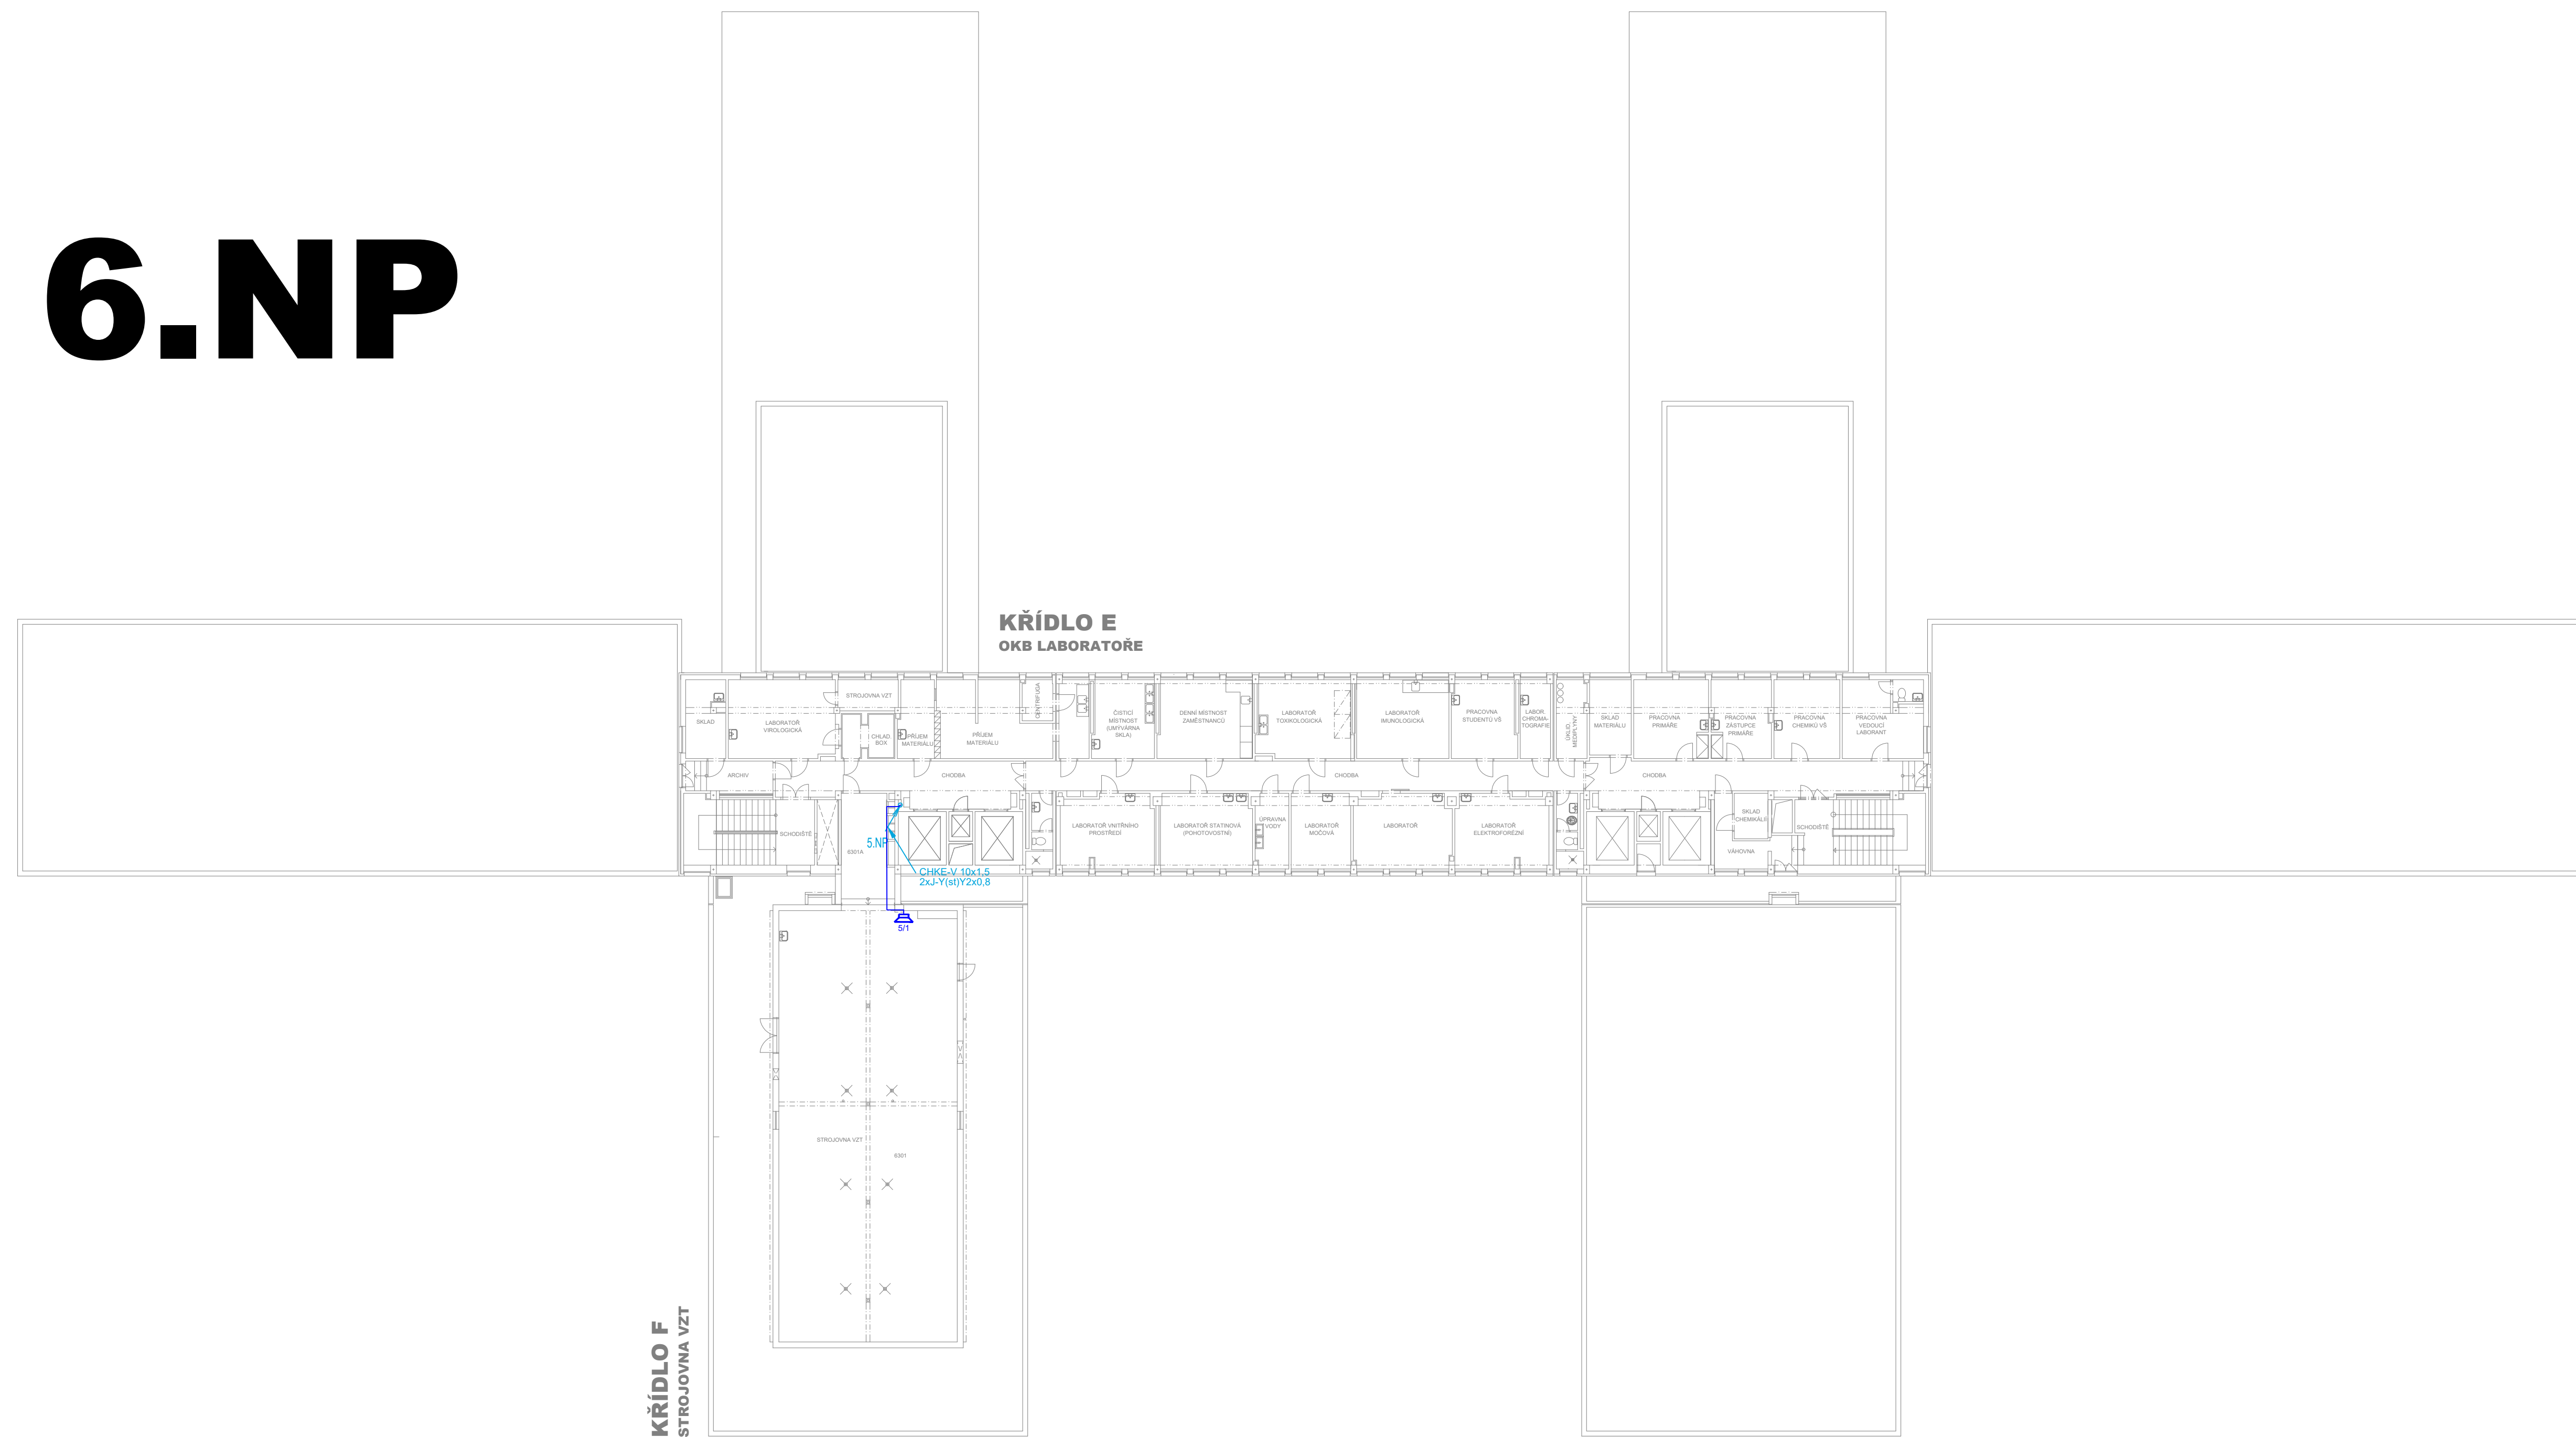

Sada

REKONSTRUKCE SYSTÉMU EPS V MONOBLOKU NEMOCNICE HAVÍŘOV, P.O.

Místo :	ul. Dělnická 1132, Město, 736 01 Havířov
Investor :	investor: Nemocnice s poliklinikou Havířov, příspěvková organizace
Stupeň :	DPS
Zodp. projektant :	Jan Kupec - autorizovaný technik ČKAIT v oboru technika prostředí stav
Autor :	Jan Kupec
Vypracoval :	Bc. Jakub Kupec
Datum :	05/2023

Půdorys 6.NP monoblok - Nový stav MR

KANCELÁŘ: KOBLOVSKÁ 343, 725 29 OSTRAVA 29 TEL: 773 435 555 E-MAIL: KUPEC.PROJEKCE@SEZNAM.CZ

KUPEC
PROJEKCE SLP

zak. č.: 2023/17A
formát: 10 x A4
měřítko: 1:200
č.v. 07