
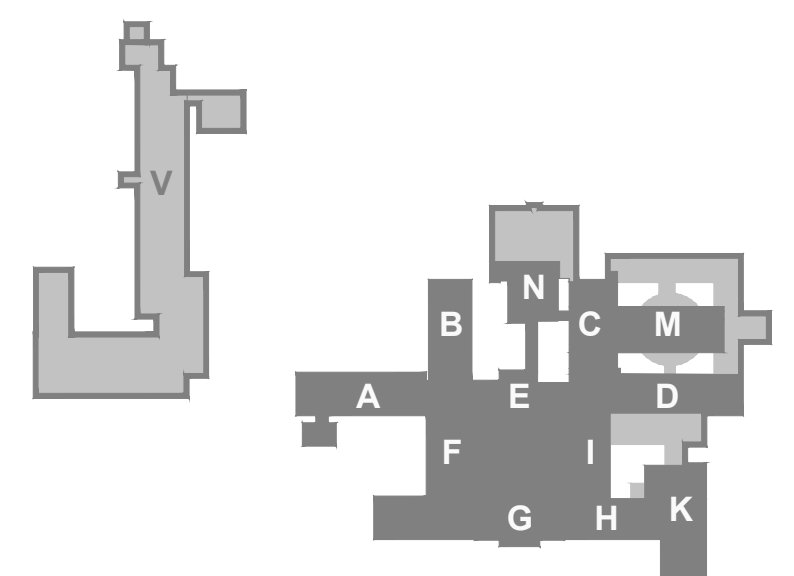


# 6.NP

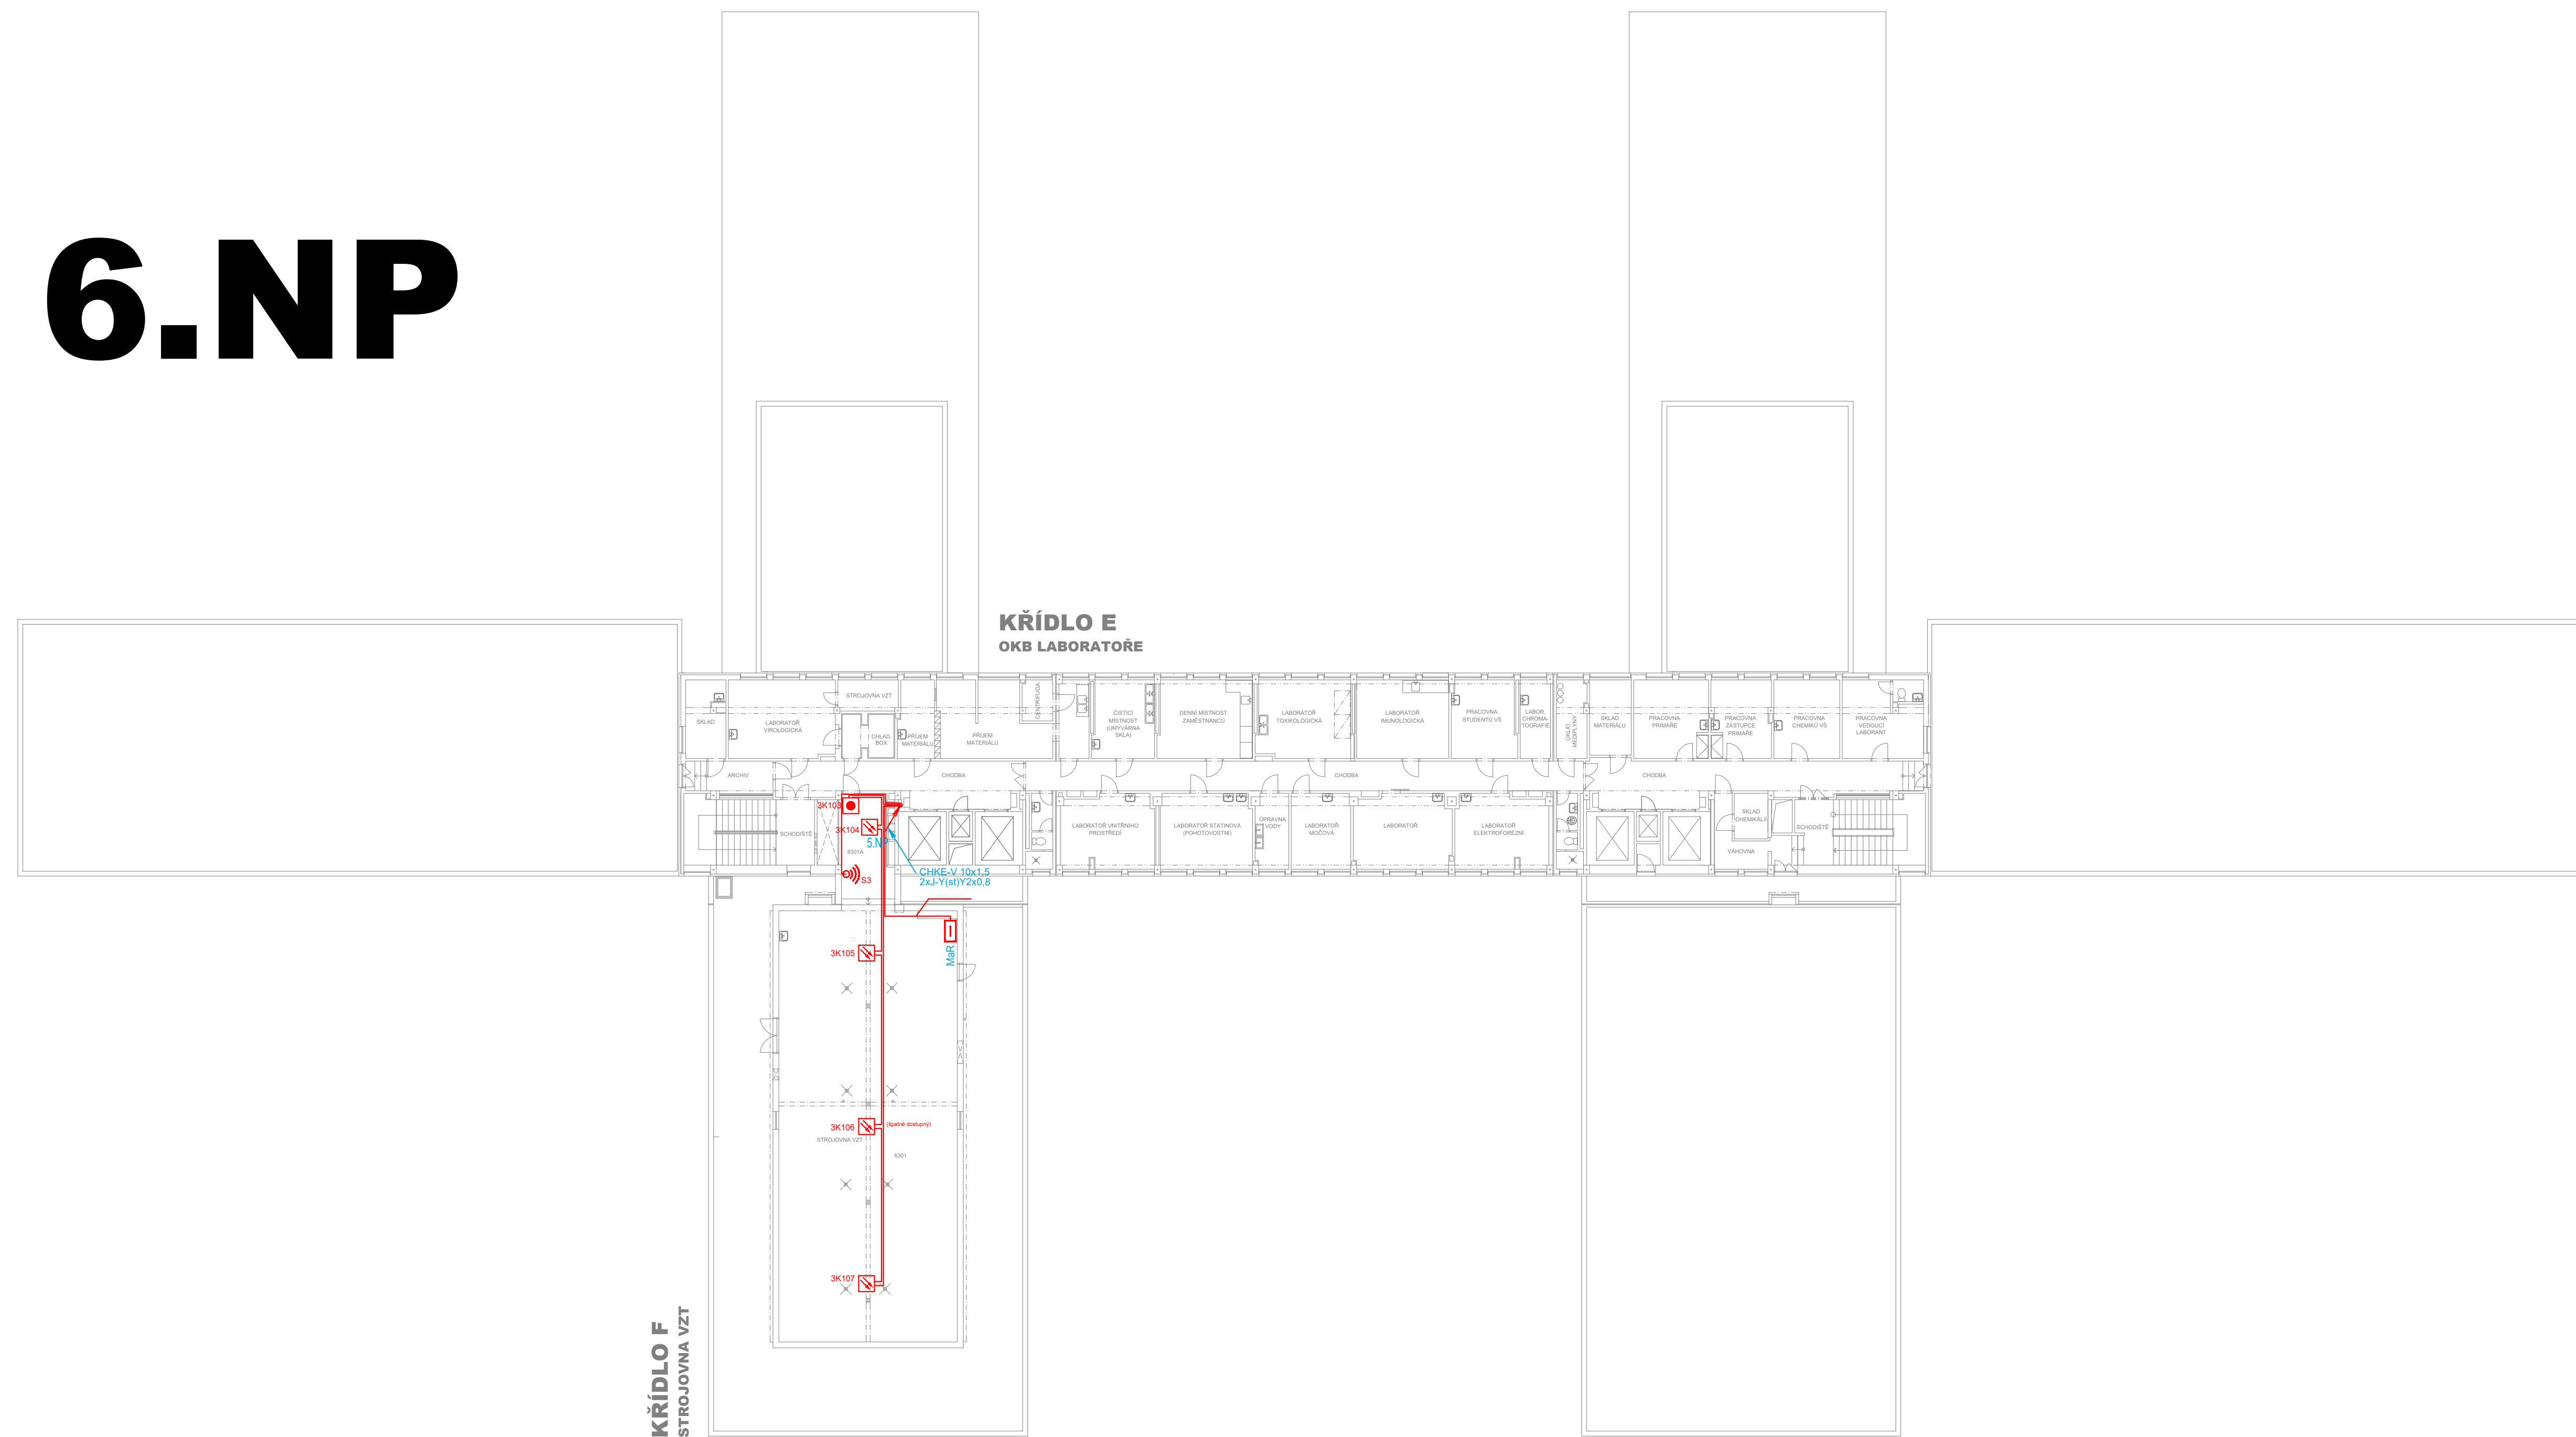

Sada :

REKONSTRUKCE SYSTÉMU EPS V MONOBLOKU NEMOCNICE HAVÍŘOV, P.O.

Místo : ul. Dělnická 1132, Město, 736 01 Havířov  
Investor : investor: Nemocnice s poliklinikou Havířov, příspěvková organizace  
Stupeň : DSPS - Stávající stav  
Zodp. projektant : Jan Kupec - autorizovaný technik ČKAIT v oboru technika prostředí staveb  
Jan Kupec  
Vyracoval : Bc. Jakub Kupec  
Datum : 05/2023

Půdorys 6.NP monoblok - Stávající stav EPS

KANCELÁŘ : KOBLOVSKÁ 343, 725 29 OSTRAVA 29 TEL : 773 435 555 E-MAIL : KUPEC.PROJEKCE@SEZNAM.CZ

KUPEC  
PROJEKCE SLP

Číslo: 2023/17A  
Formát: 10 x A4  
Měřítko: 1:200  
Č.v. 08