



# 1.PP

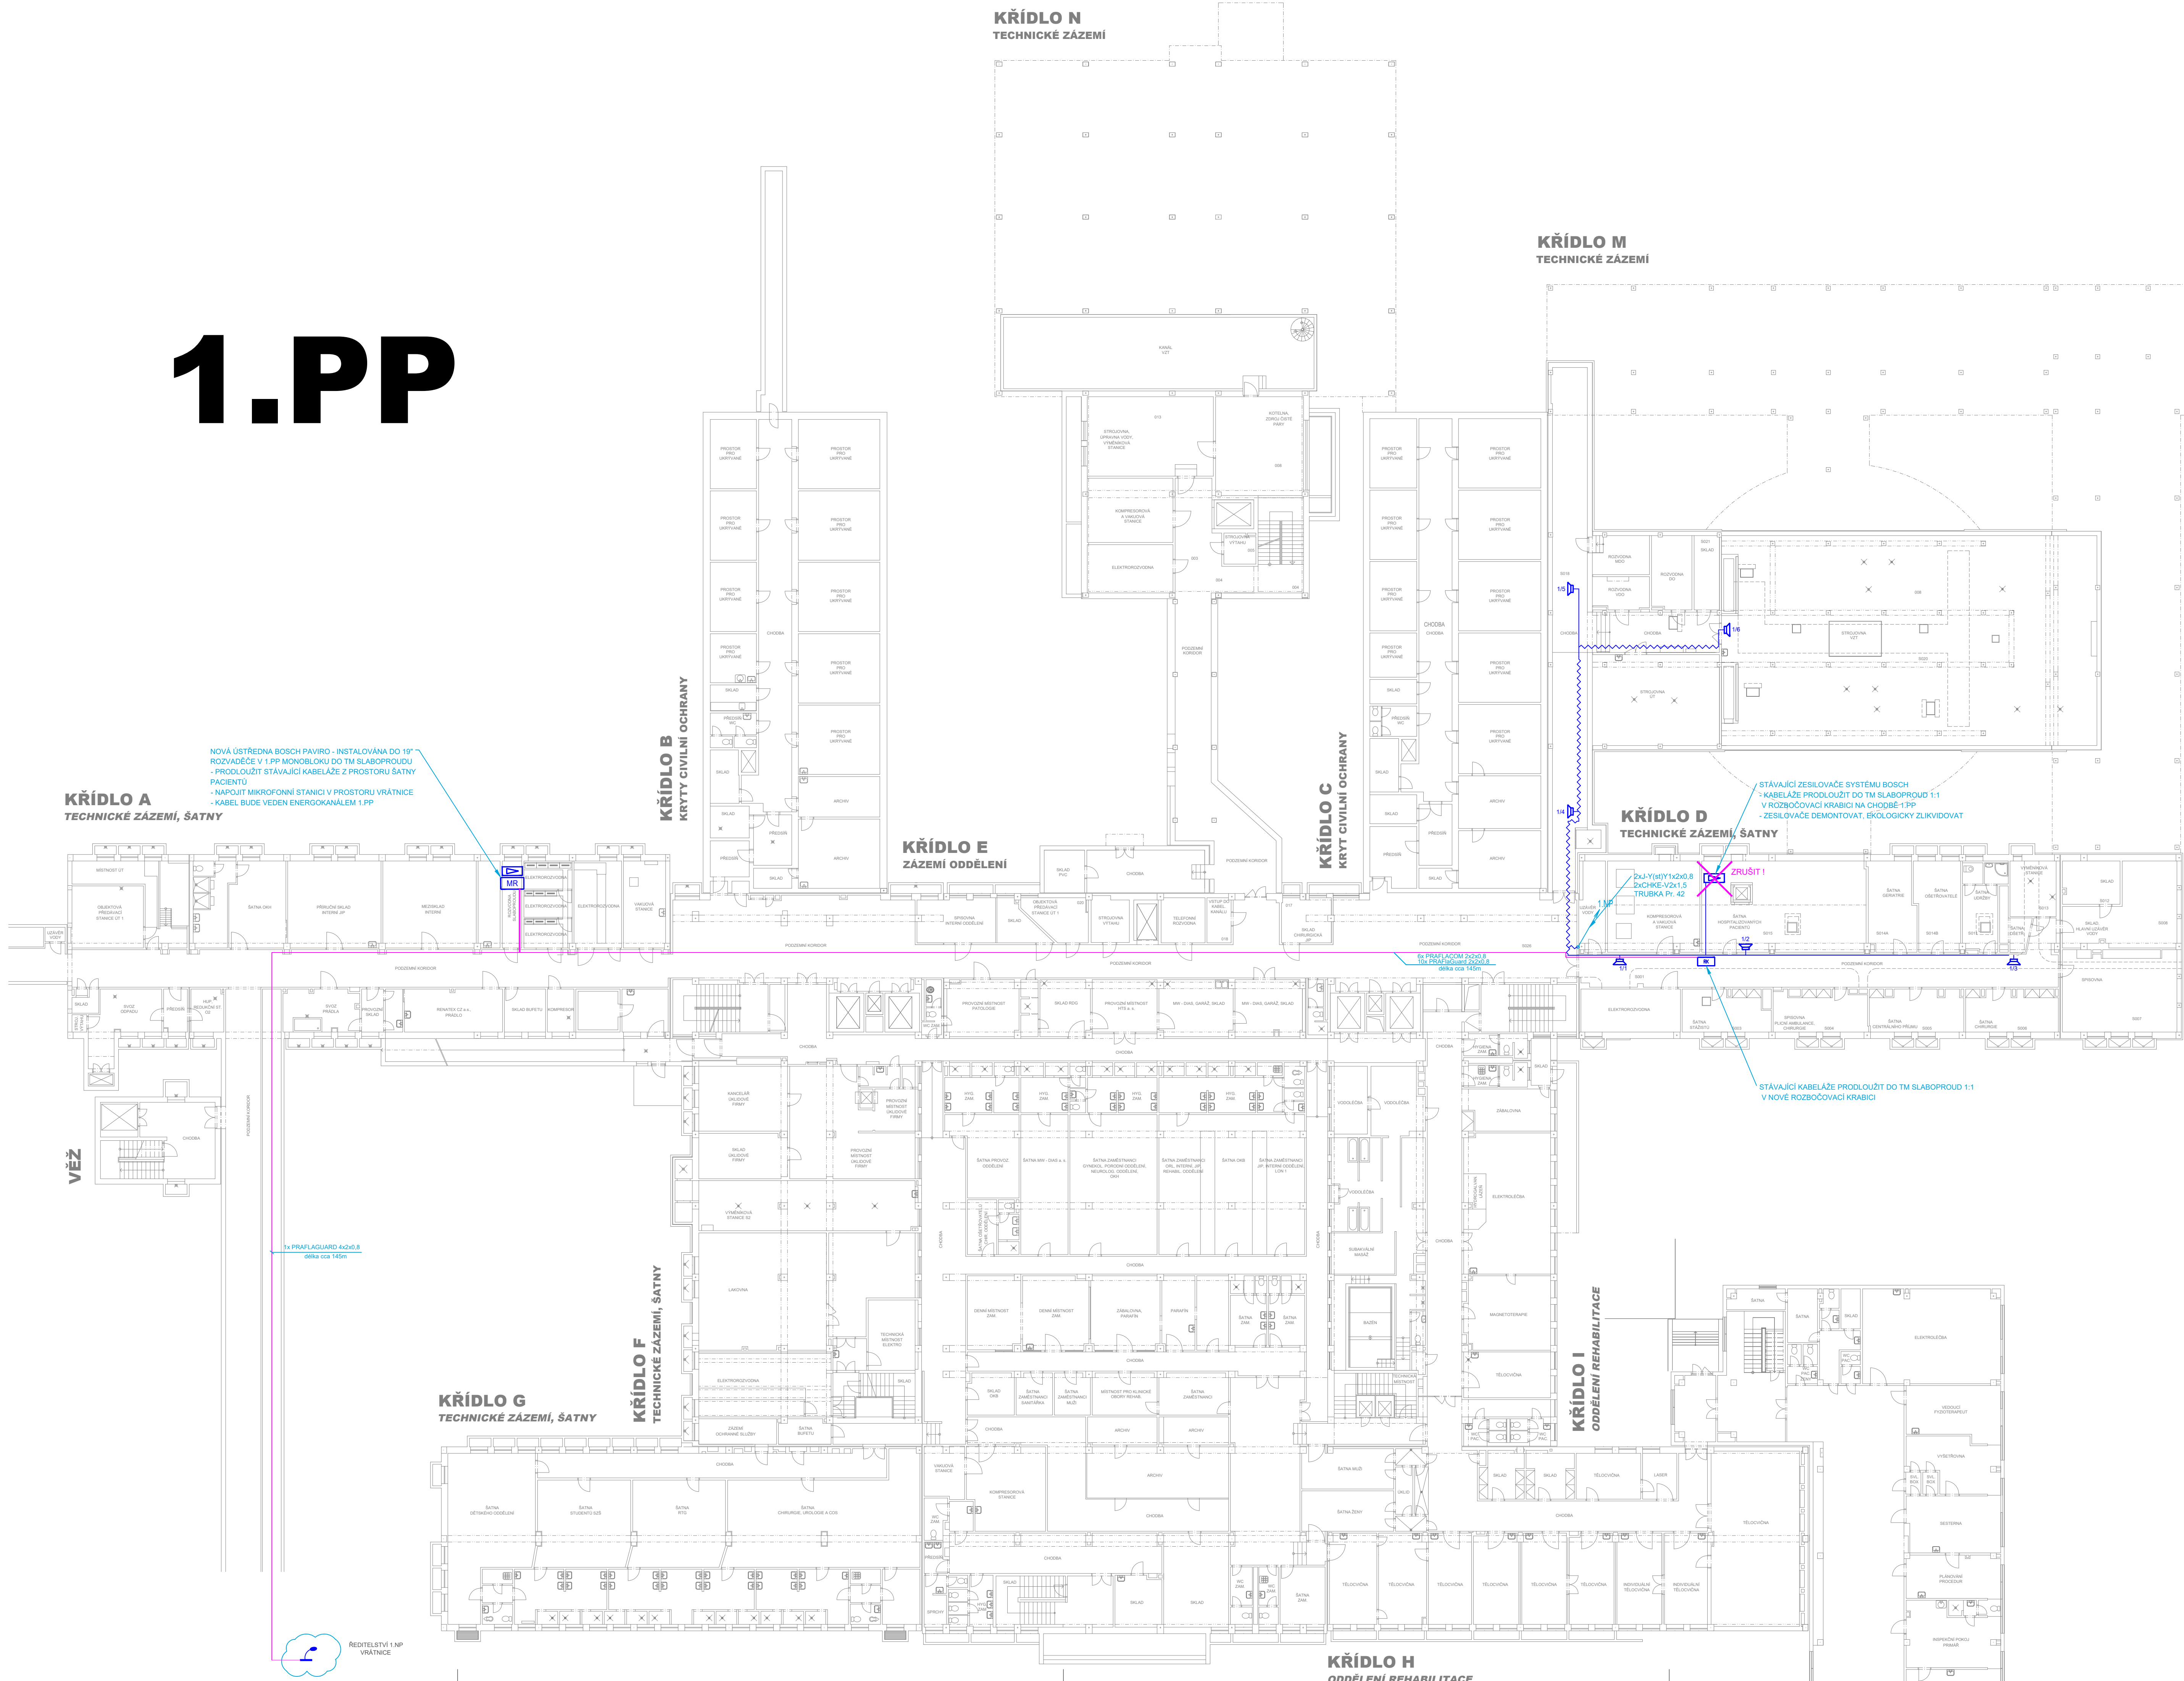

- LEGENDA MR**
- MR - ZESILOVAČ
  - MR - OSTRÉŽNA
  - MR - MIKROFON STOLNÍ
  - MR - REPRODUKTOR NÁSTĚNNÝ
  - MR - REPRODUKTOR DO PODHLÉDU
  - MR - REGULATOR
  - MR - TRASA KABELŮ CHKÉ-V 2x1,5
  - MR - KABEL TRASA VE ŽLABU MERKUR ZAVĚŠENA NA STROPĚ
  - MR - ROZVODNÁ KRABICE

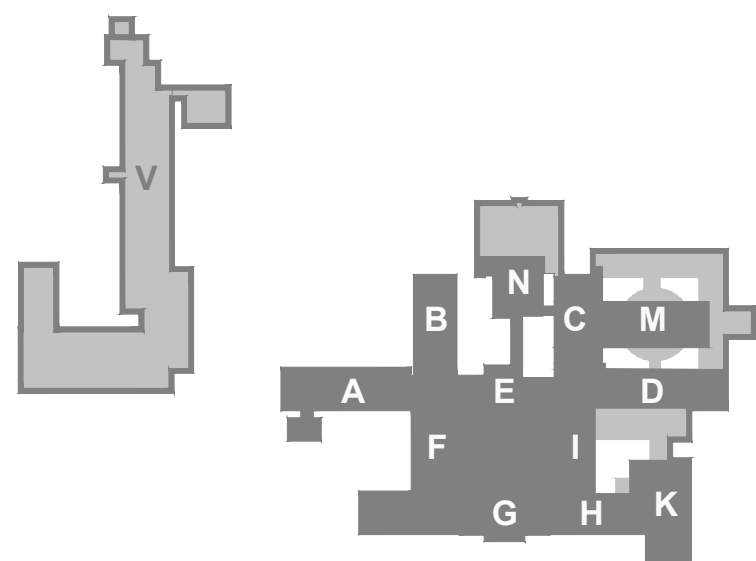

## REKONSTRUKCE SYSTÉMU EPS V MONOBLOKU NEMOCNICE HAVÍŘOV, P.O.

Místo: ul. Dělnická 1132, Město, 736 01 Havířov  
Investor: Nemocnice s poliklinikou Havířov, příspěvková organizace  
Stupeň: DPS  
Zodp. projektant: Jan Kupec - autorizovaný technik ČKAIT v oboru technika prostředí staveb  
Autor: Jan Kupec  
Vyraboval: Bc. Jakub Kupec  
Datum: 05/2023

Půdorys 1.PP monoblok - Nový stav MR

KANCELÁŘ: KOBOLOVSKÁ 343, 725 29 OSTRAVA 29 TEL: 773 435 555 E-MAIL: KUPEC.PROJEKCE@REZNAM.CZ

**KUPEC**  
PROJEKCE SLP

zak. č.: 2023/17A  
formát: 10 x A4  
měřítko: 1:200  
č.v. 02