


DISPOZICE 1.NP

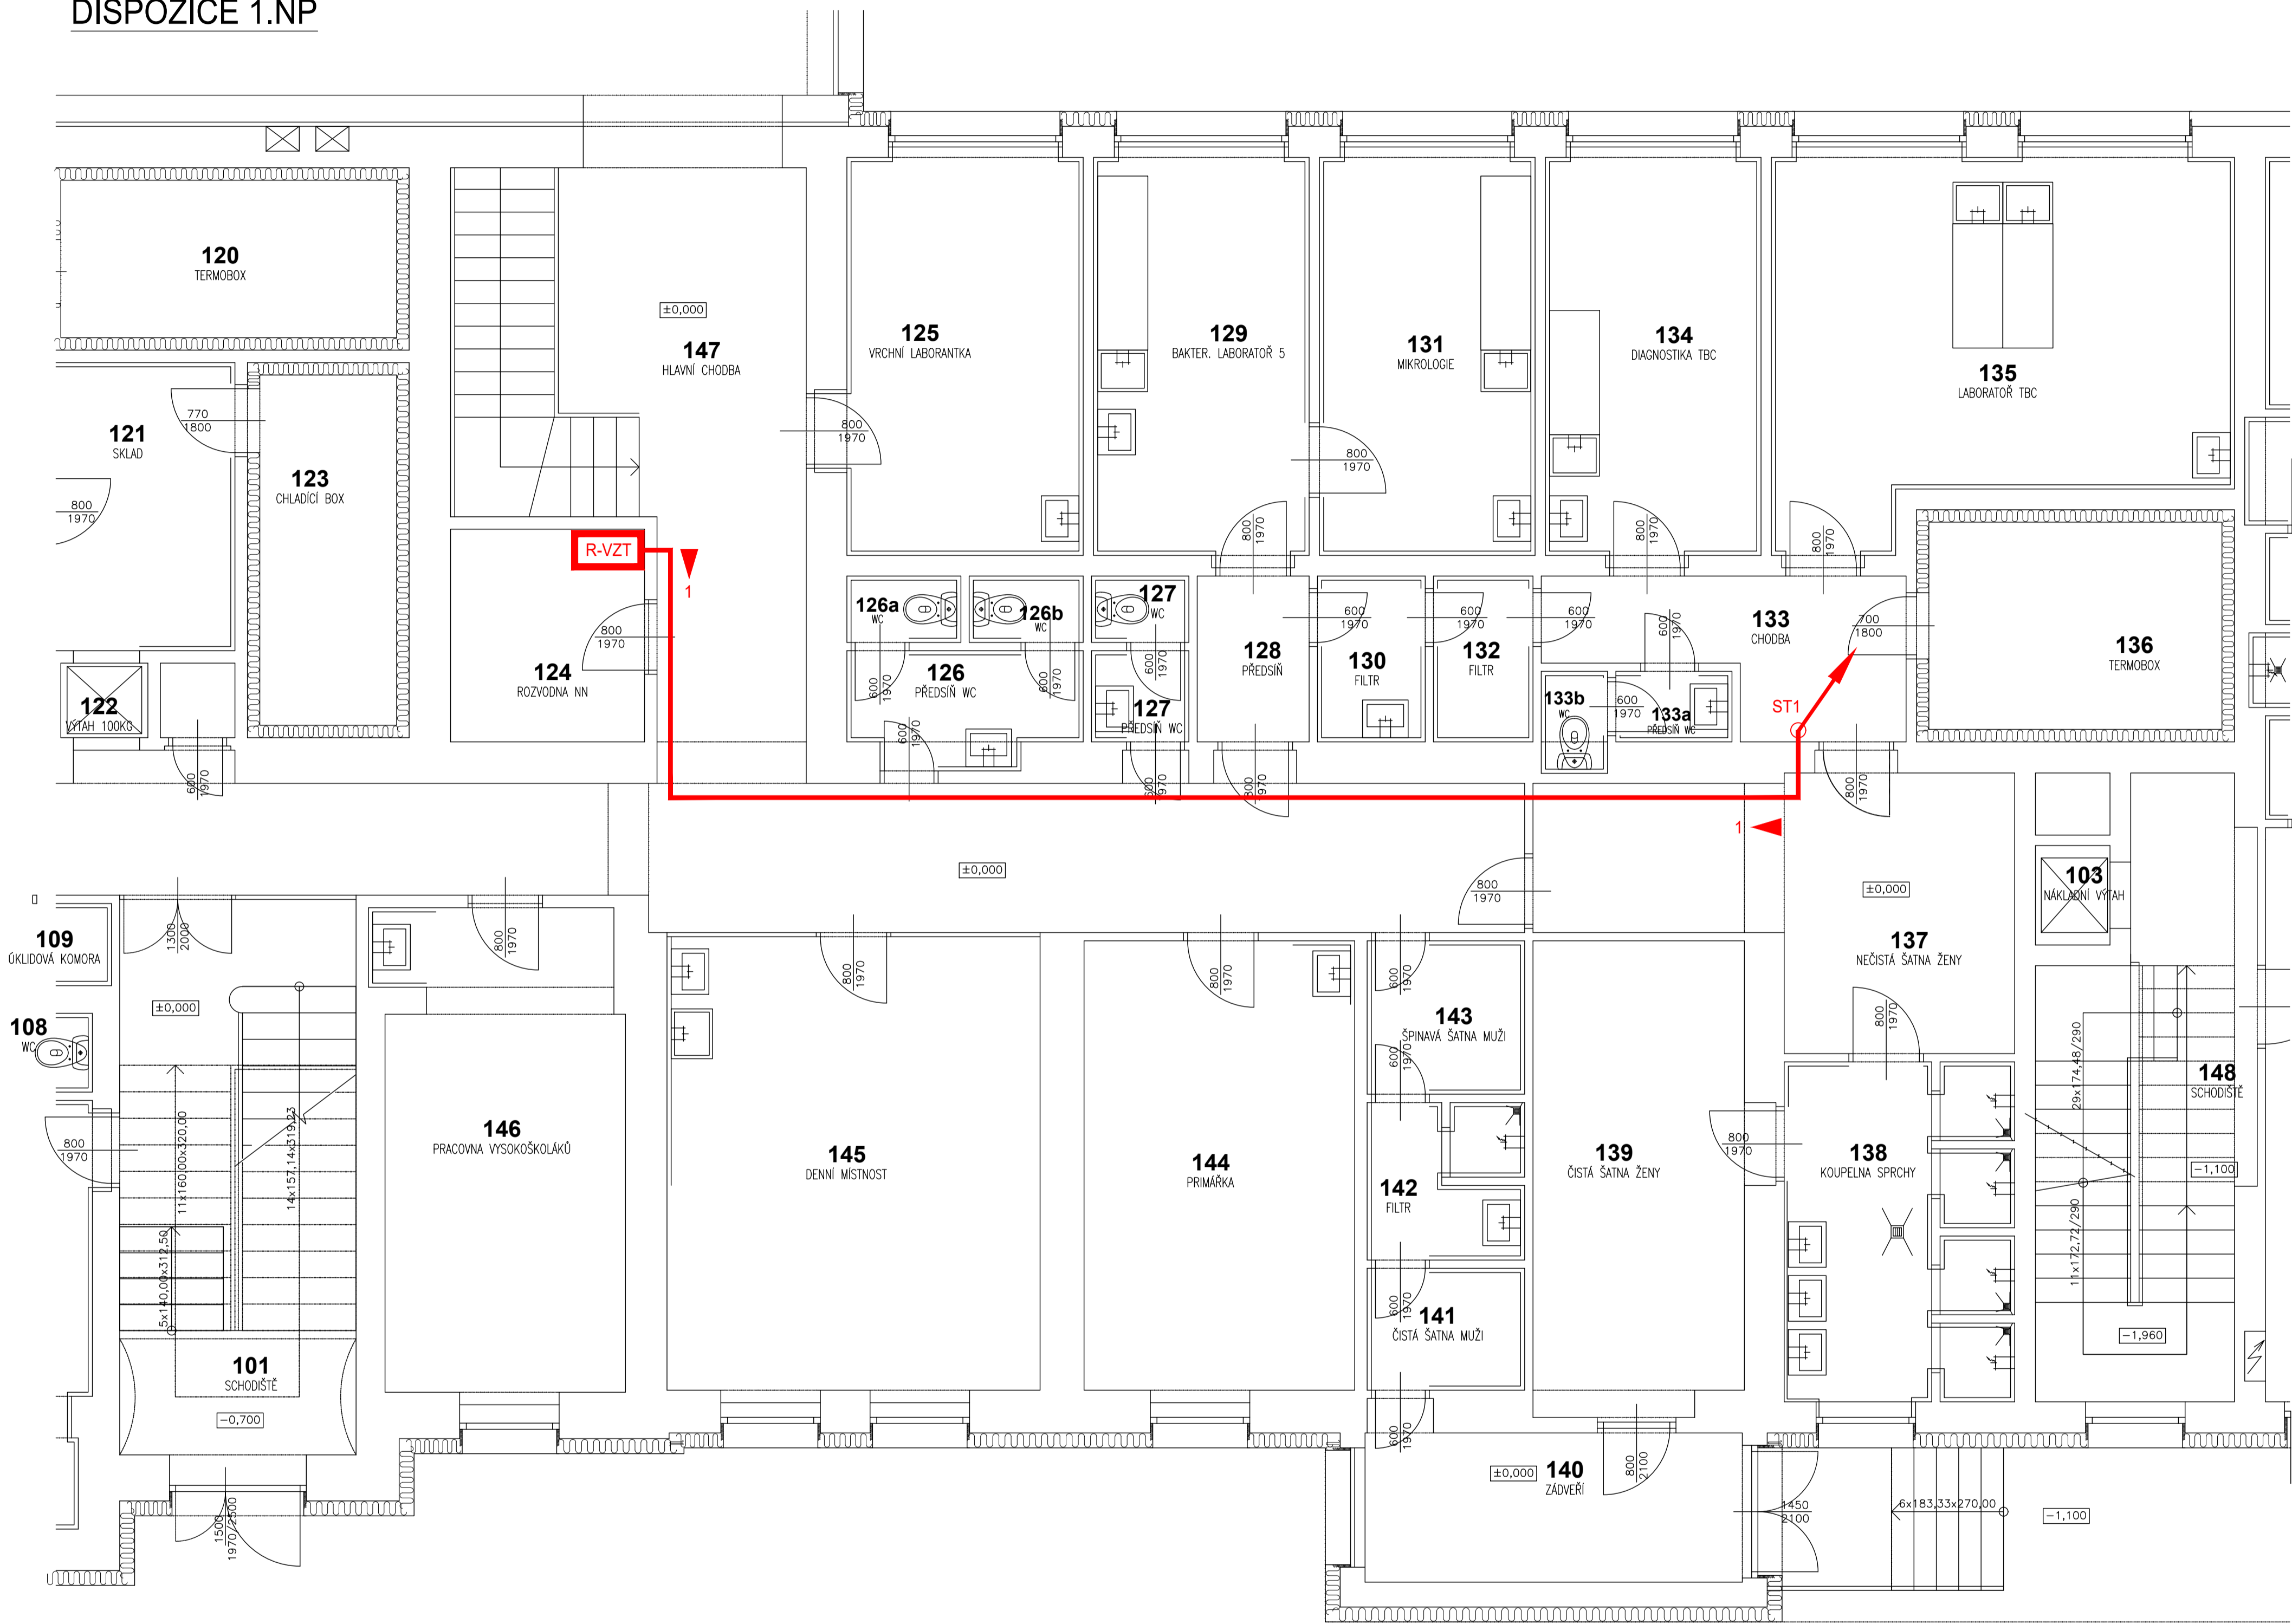

LEGENDA

— nové kabelové trasy

- 1 ➤ kabelový žlab 300x85 mm, kotvený ke zdi pod stropem
- 2 ➤ kabelový žlab 300x85 mm, kotvený ke zdi pod stropem
- 3 ➤ PVC lišta LV 20x20 mm, bezhalogenová, kotvená ke zdi pod stropem
- 4 ➤ drátěný kabelový žlab 50x50 mm, kotvený ke zděným a trámovým konstrukcím
- 5 ➤ drátěný kabelový žlab 50x50 mm, kotvený ke zdi

ST1 - stoupací kabelová lávka - kabelový žlab 300x85 mm, kotvený ke zdi

ST2 - stoupací kabelová lávka - kabelový žlab 100x35 mm, kotvený ke zdi

Kabely budou ukončeny v jednotlivých spotřebičích.

Vypracoval:	Ing. Jaroslav Holář	Zakázkové číslo: 21z23051	 <small>spol.s.r.o. Erbenova 19, 763 00 Ostrova</small>
Zodpovědný proj.:	Ing. Jan Špunda		
Investor:	Slezská nemocnice v Opavě	Stupeň: DPS	
Stavba:	Větrání laboratoří v části 2.NP, objekt Patologie		
Část:	Elektroinstalace	Datum: 09/2023	Číslo výkresu:
Obsah výkresu:	Půdorys 1.NP - kabelové trasy	Měřítko: 1:50	H-21z23051-05-13