


PŮDORYS 4.NP (VÝŘEZ)

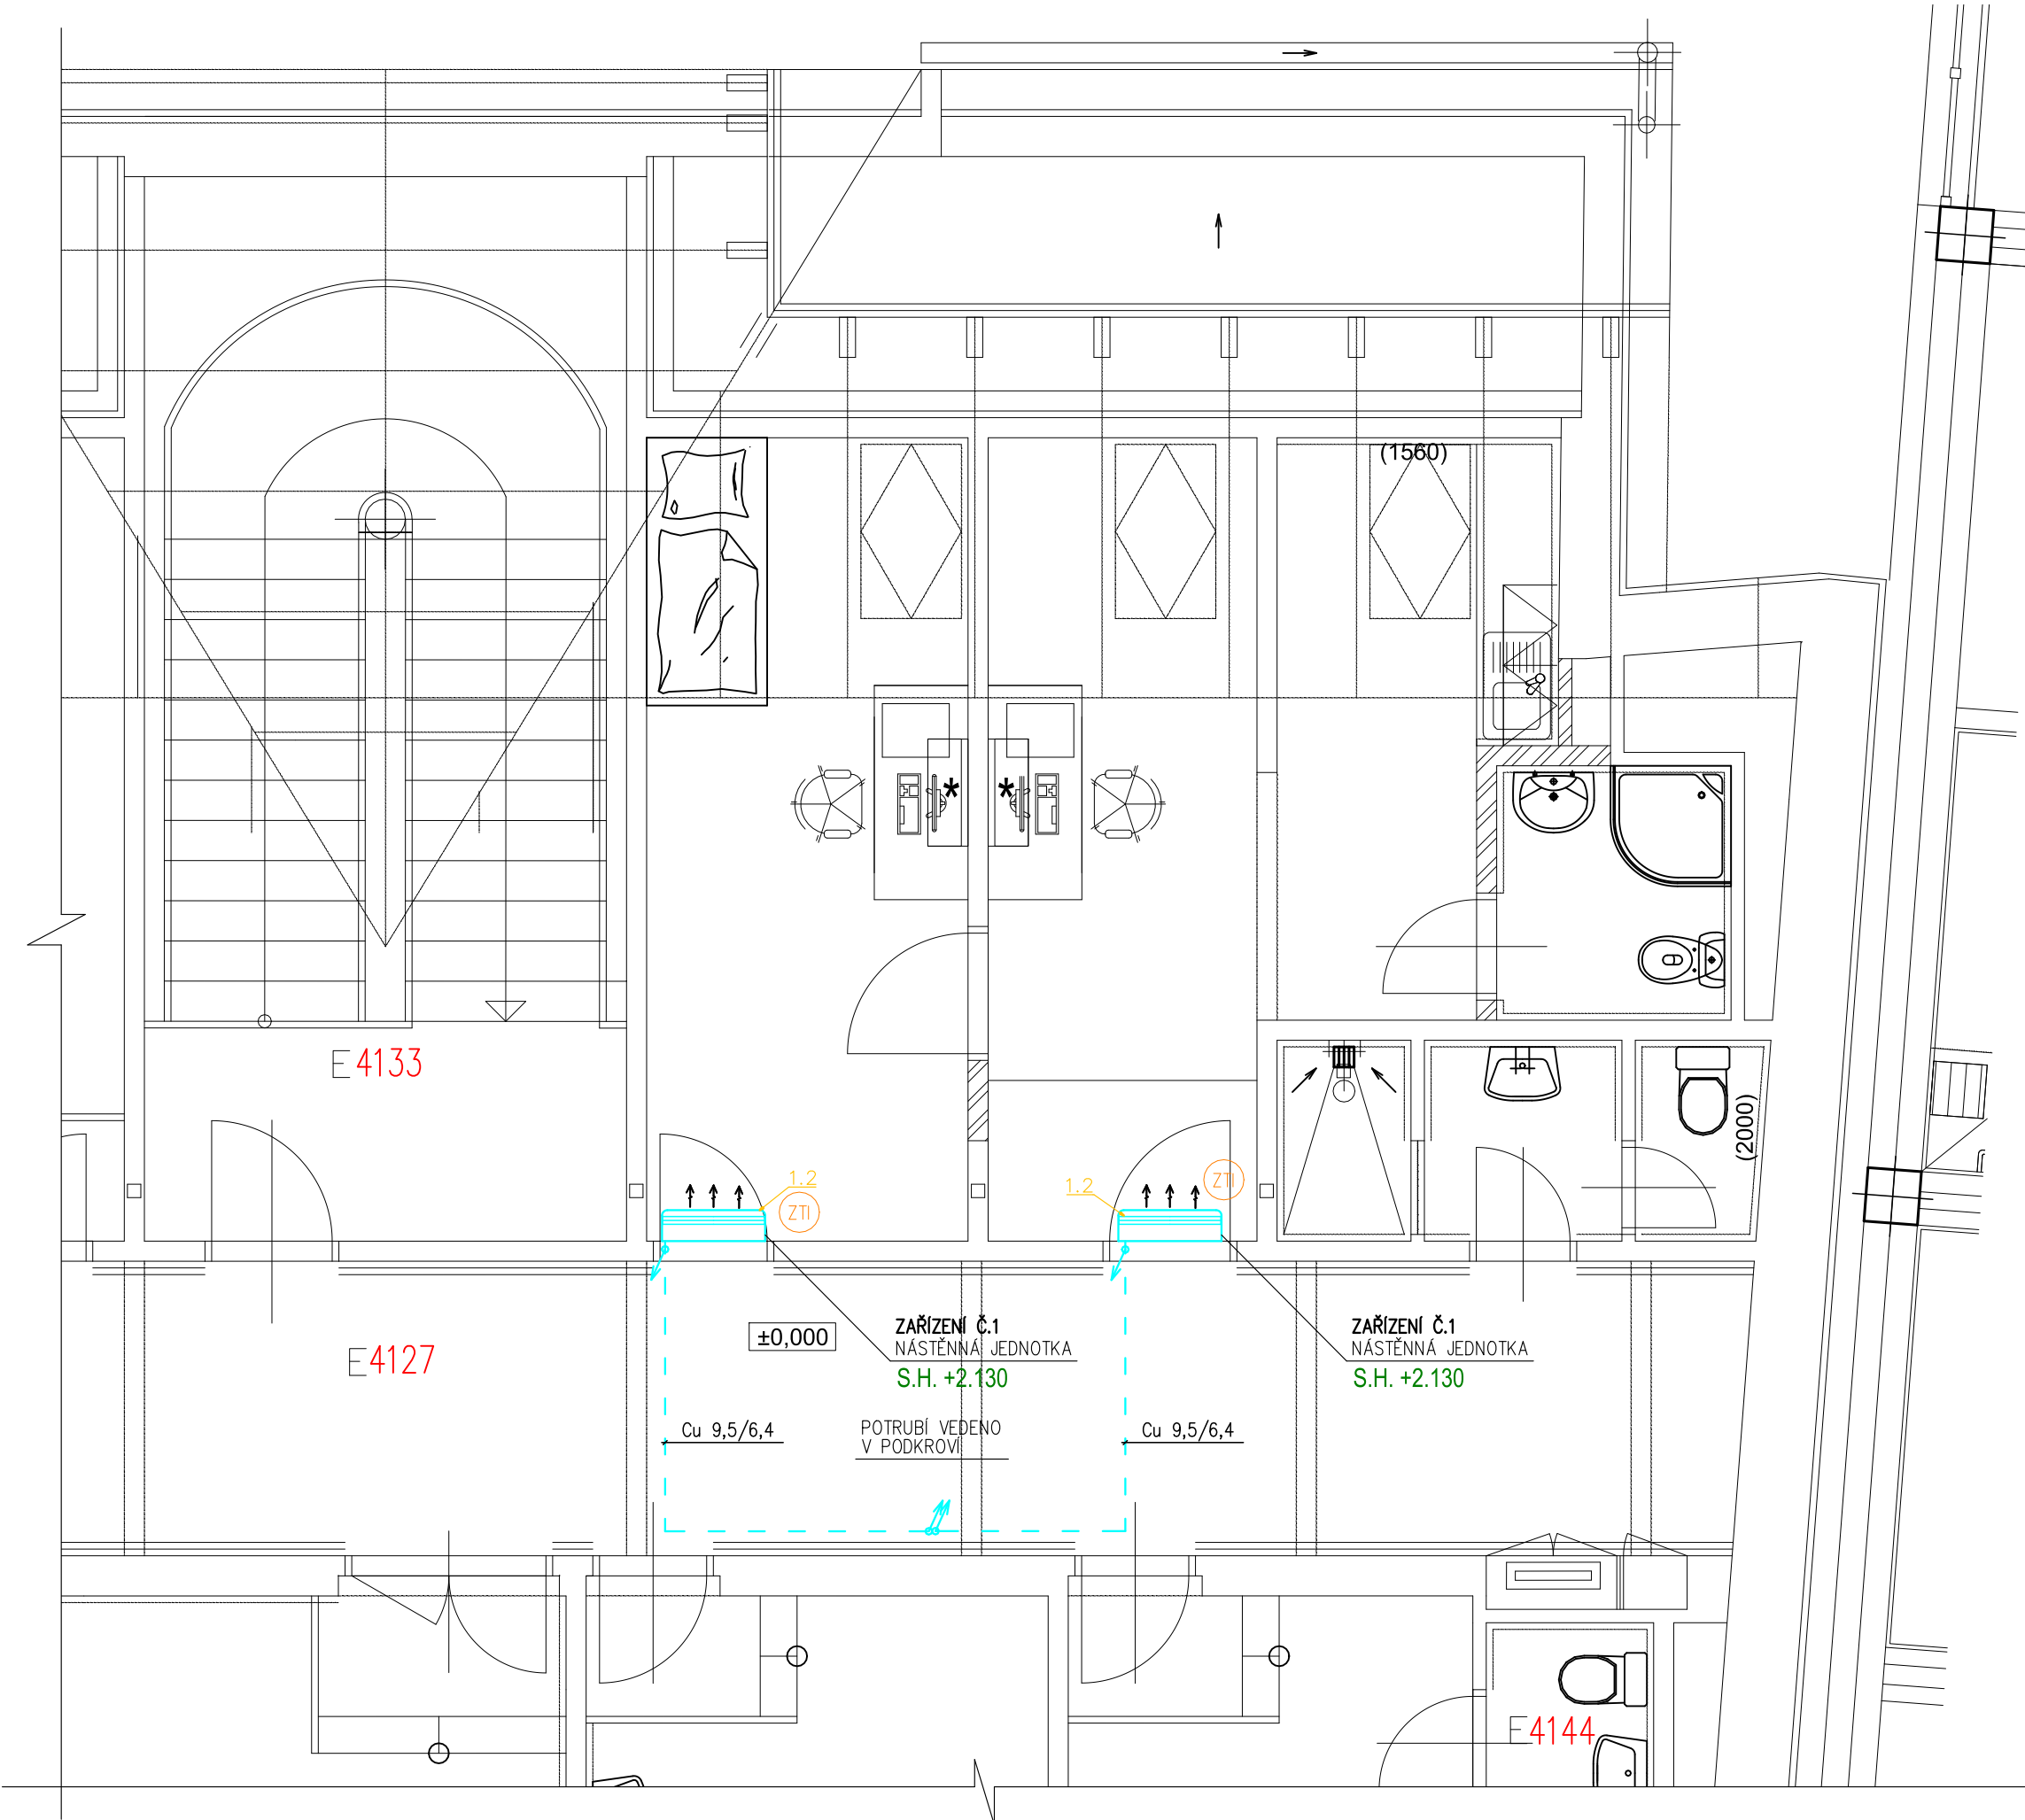


LEGENDA MÍSTNOSTÍ

Č.M	ÚČEL MÍSTNOSTI	PLOCHA m2	OBVOD m2	PODLAHA	STĚNY
101	PRAC. PRIMÁŘ ARO	14,4	16,8	LINO	ŠO
102	PRAC. VS ARO	12,0	16,0	LINO	ŠO
103	SPOLEČENSKÝ KOUT	7,9	12,9	LINO	ŠO+KO
104	KOUPELNA	3,3	7,3	KER. DL.	ŠO+KO
105	WC + KOUPELNA	5,5	10,3	KER. DL.	ŠO+KO

LEGENDA KLIMATIZACE/CHL :

- Cu POTRUB + KOMUNIKACE, NAPÁJENÍ
- VENKOVNÍ KONDENZAČNÍ JEDNOTKA
- NÁSTĚNNÁ CHLADICÍ JEDNOTKA

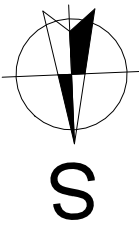

POZNÁMKA

- KONTROLNÍ A REVIZNÍ OTVORY V PODHLEDU ZAJISTÍ STAVBA DLE SKUTEČNÉHO STAVU.
- REVIZNÍ A SERVISNÍ OTVORY PRO NAVRHOVANÁ ZAŘÍZENÍ MUSÍ SPLŇOVAT POŽADAVKY DANÉHO VÝROBCE A MUSÍ BÝT NEUSTÁLE PŘÍSTUPNÁ.
- VZHLED K PROSTOROVÝM NÁROKUM VZT SYSTÉMU, JE NUTNÉ VEŠKERÉ KOMPONENTY SYSTÉMU VZT MONTOVAT PŘED OSTATNÍMI PROFESEMI.
- REALIZAČNÍ FIRMA JE POVINNA SI TRASY VZT A CU POTRUBÍ VYMÉRIT NA TRASE V ZÁVISLOSTI NA SKUTEČNOSTI
- VZT A KLM JEDNOTKY BUDOU ULOŽENY NA PRUŽNÉM ULOŽENÍ – RÝHOVANÁ GUMA.
- CHLADIVOVÉ POTRUBÍ BUDE IZOLOVÁNO TEP. IZOLACÍ
- PROJEKT NEZAHRAUJE DÍLENSKOU, VÝROBNÍ DOKUMENTACI ZHOTOVITELE

JAN BOSÁK, IČ: 05368588, TELEVIZNÍ 2618 ROŽNOV POD RADHOŠTĚM				
ZODP. PROJEKTANT:	ING. JAN BOSÁK			
VYPRACOVAL:	ING. JAN BOSÁK			
KONTROLOVAL:	ING. JAN BOSÁK			
Investor: Nemocnice ve Frýdku-Místku, p.o., El. Krásnohorské 321, 738 01 Frýdek-Místek, IČ 00534188			FORMÁT:	3x A4
Projekt: Stavební úpravy budovy E Pracovna primáře a vrchní sestry Nemocnice ve Frýdku-Místku, p.o.,			DATUM:	11/2023
			STUPEŇ:	DPS
			Č. ZAKÁZKY:	231201
Profese: CHLAZENÍ			Č. PARÉ:	
Obsah: PŮDORYS 4.NP (VÝŘEZ)			MĚŘÍTKO 1:50	Č. VÝKRESU 02