


PŮDORYS 4.NP - bourané konstrukce křídlo A1

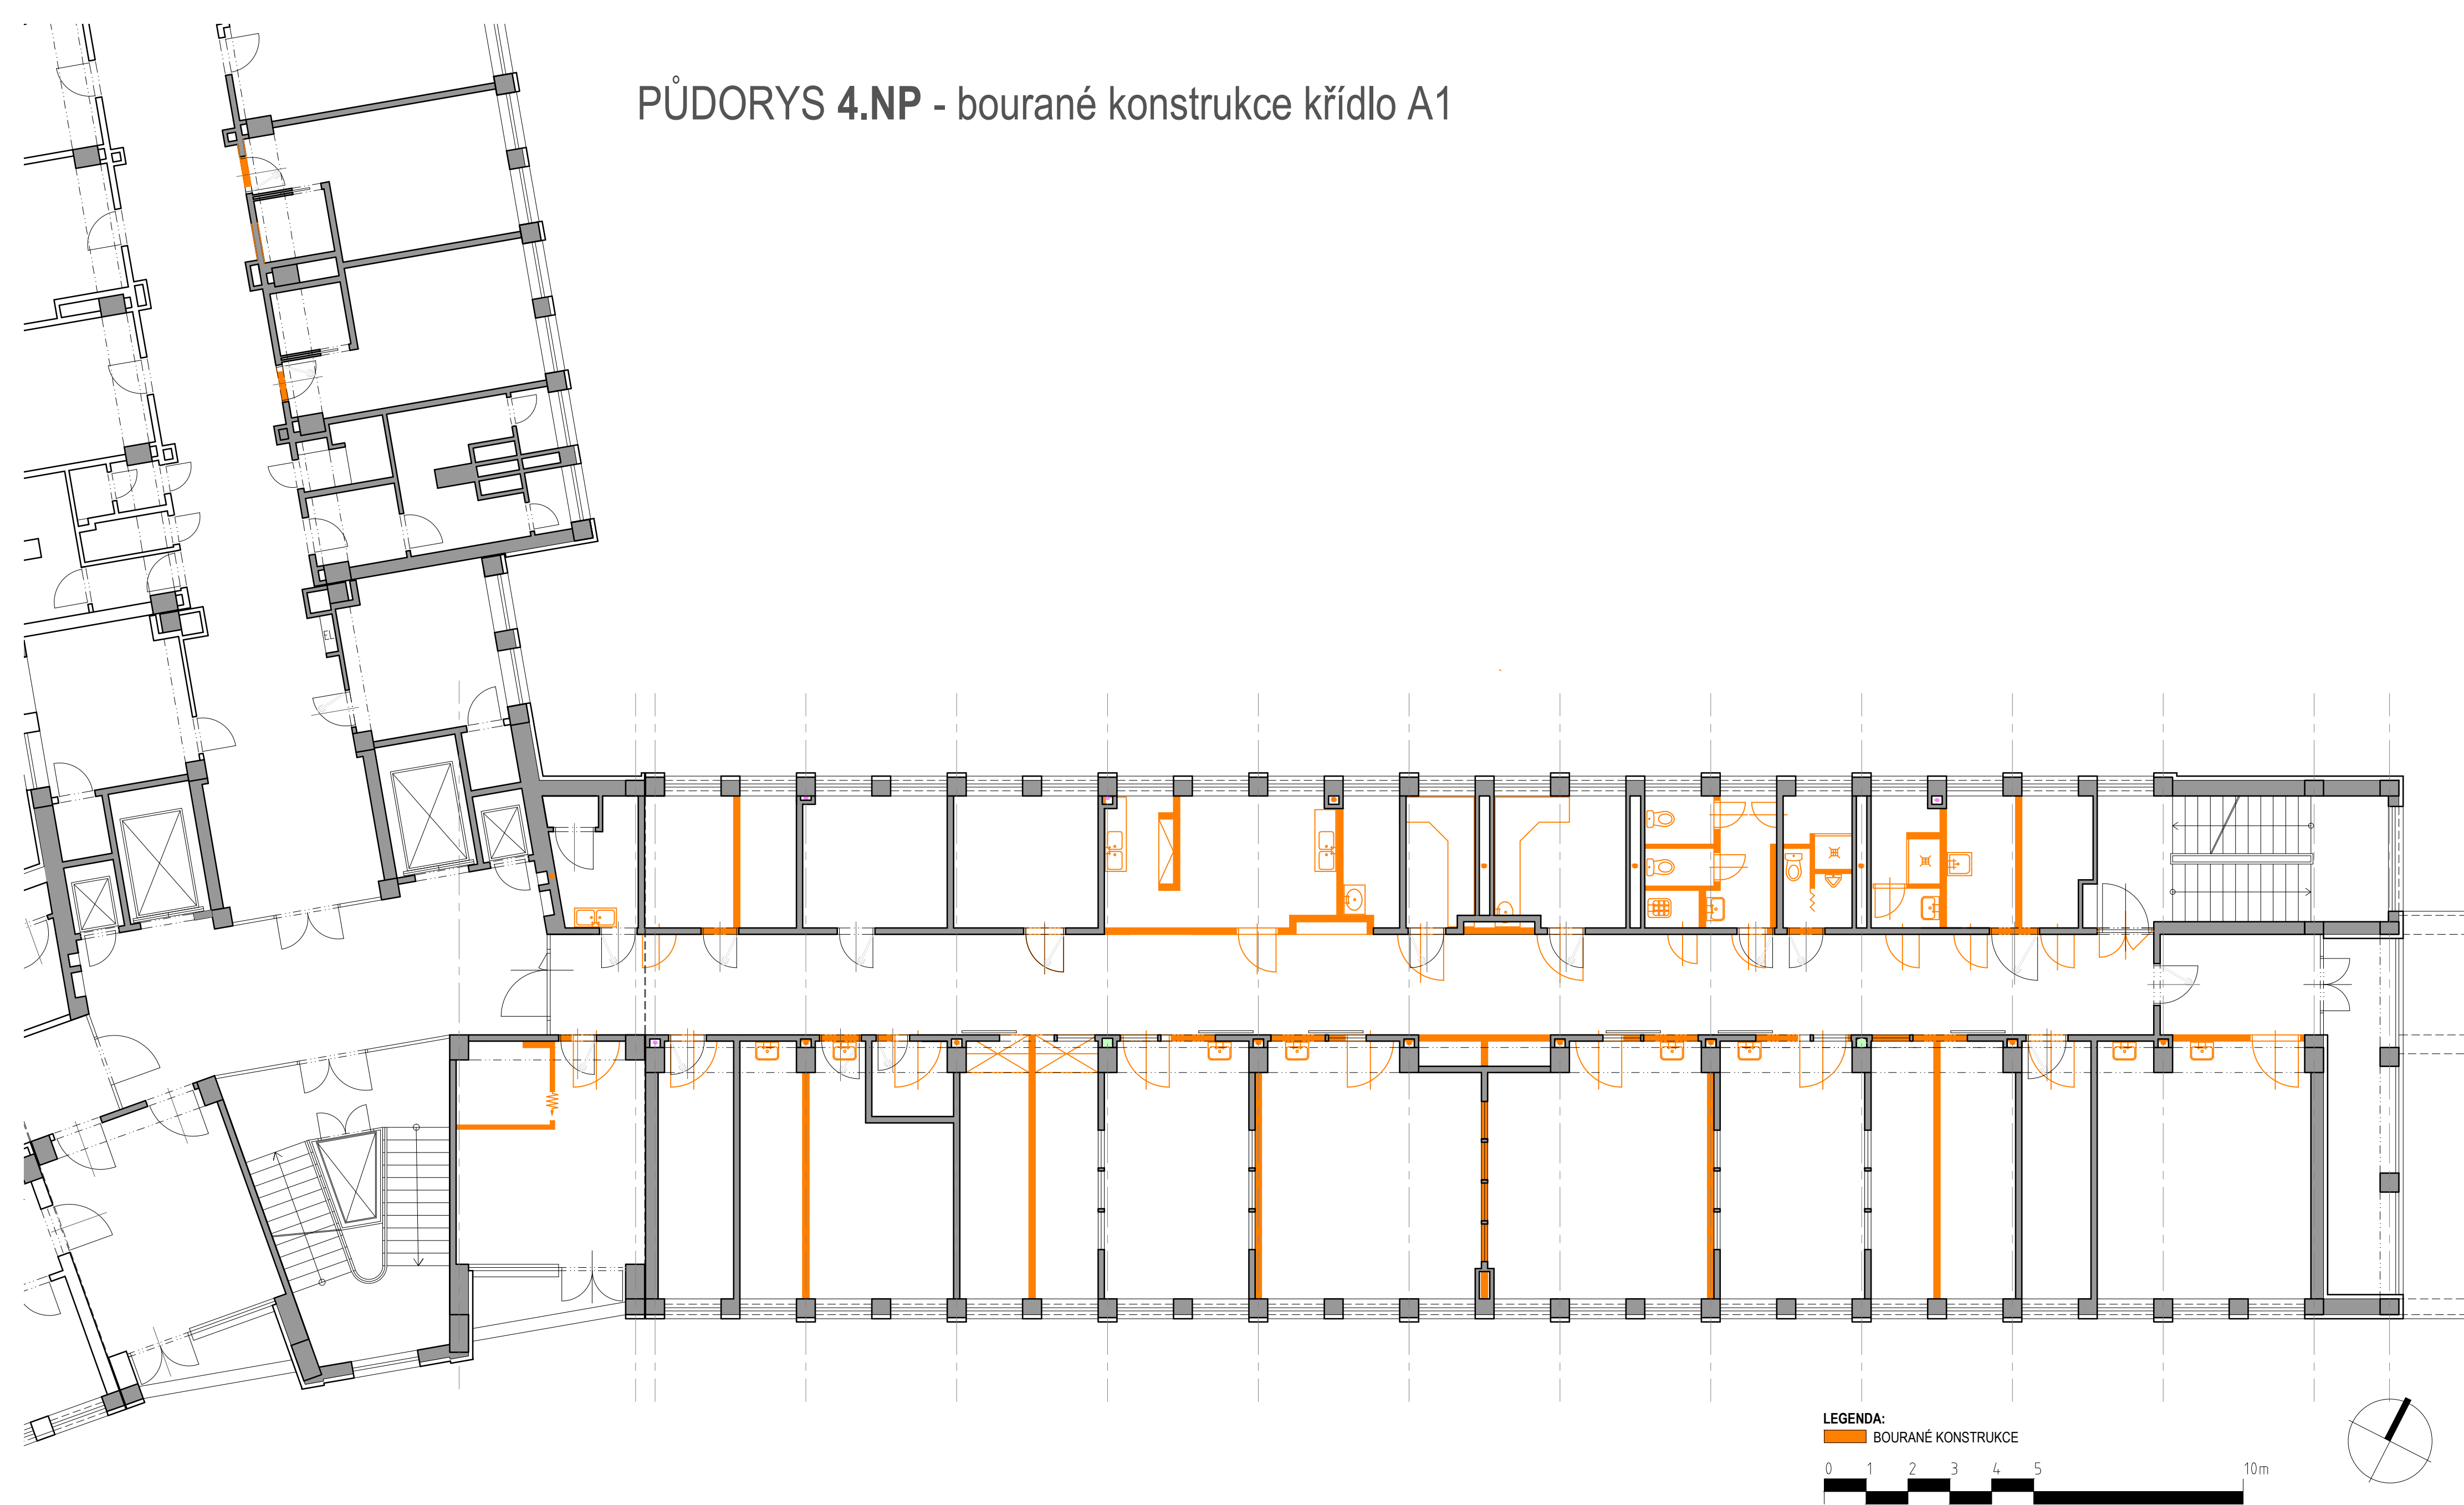

REKONSTRUKCE 4. NP KŘÍDLA A1 - PŘEMÍSTĚNÍ ODDĚLENÍ NIP

objednatel: Nemocnice Karviná - Ráj, p.o. Vydmuchovej 399/5 734 01 Karviná - Ráj	generální projektant: Ing.arch. PETRA ŠVANČAROVÁ vypracoval: Ing.arch. PETR ŠVANČAR	stupeň: STUDIE	
		datum: 12 / 2024	
zhotovitel: Ing.arch. Petra Švančarová Hlavní třída 1196 708 00 Ostrava - Poruba kancelar@svancar.cz	REKONSTRUKCE 4. NP KŘÍDLA A1 - NIP výkres: PŮDORYS 4.NP - BOURACÍ PRÁCE	měřítko: 1 : 100	formát: A2
		číslo výkresu: 04	