
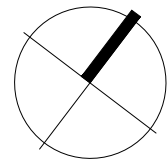


PŮDORYS 4.NP - stávající stav křídlo A1 (oční oddělení)

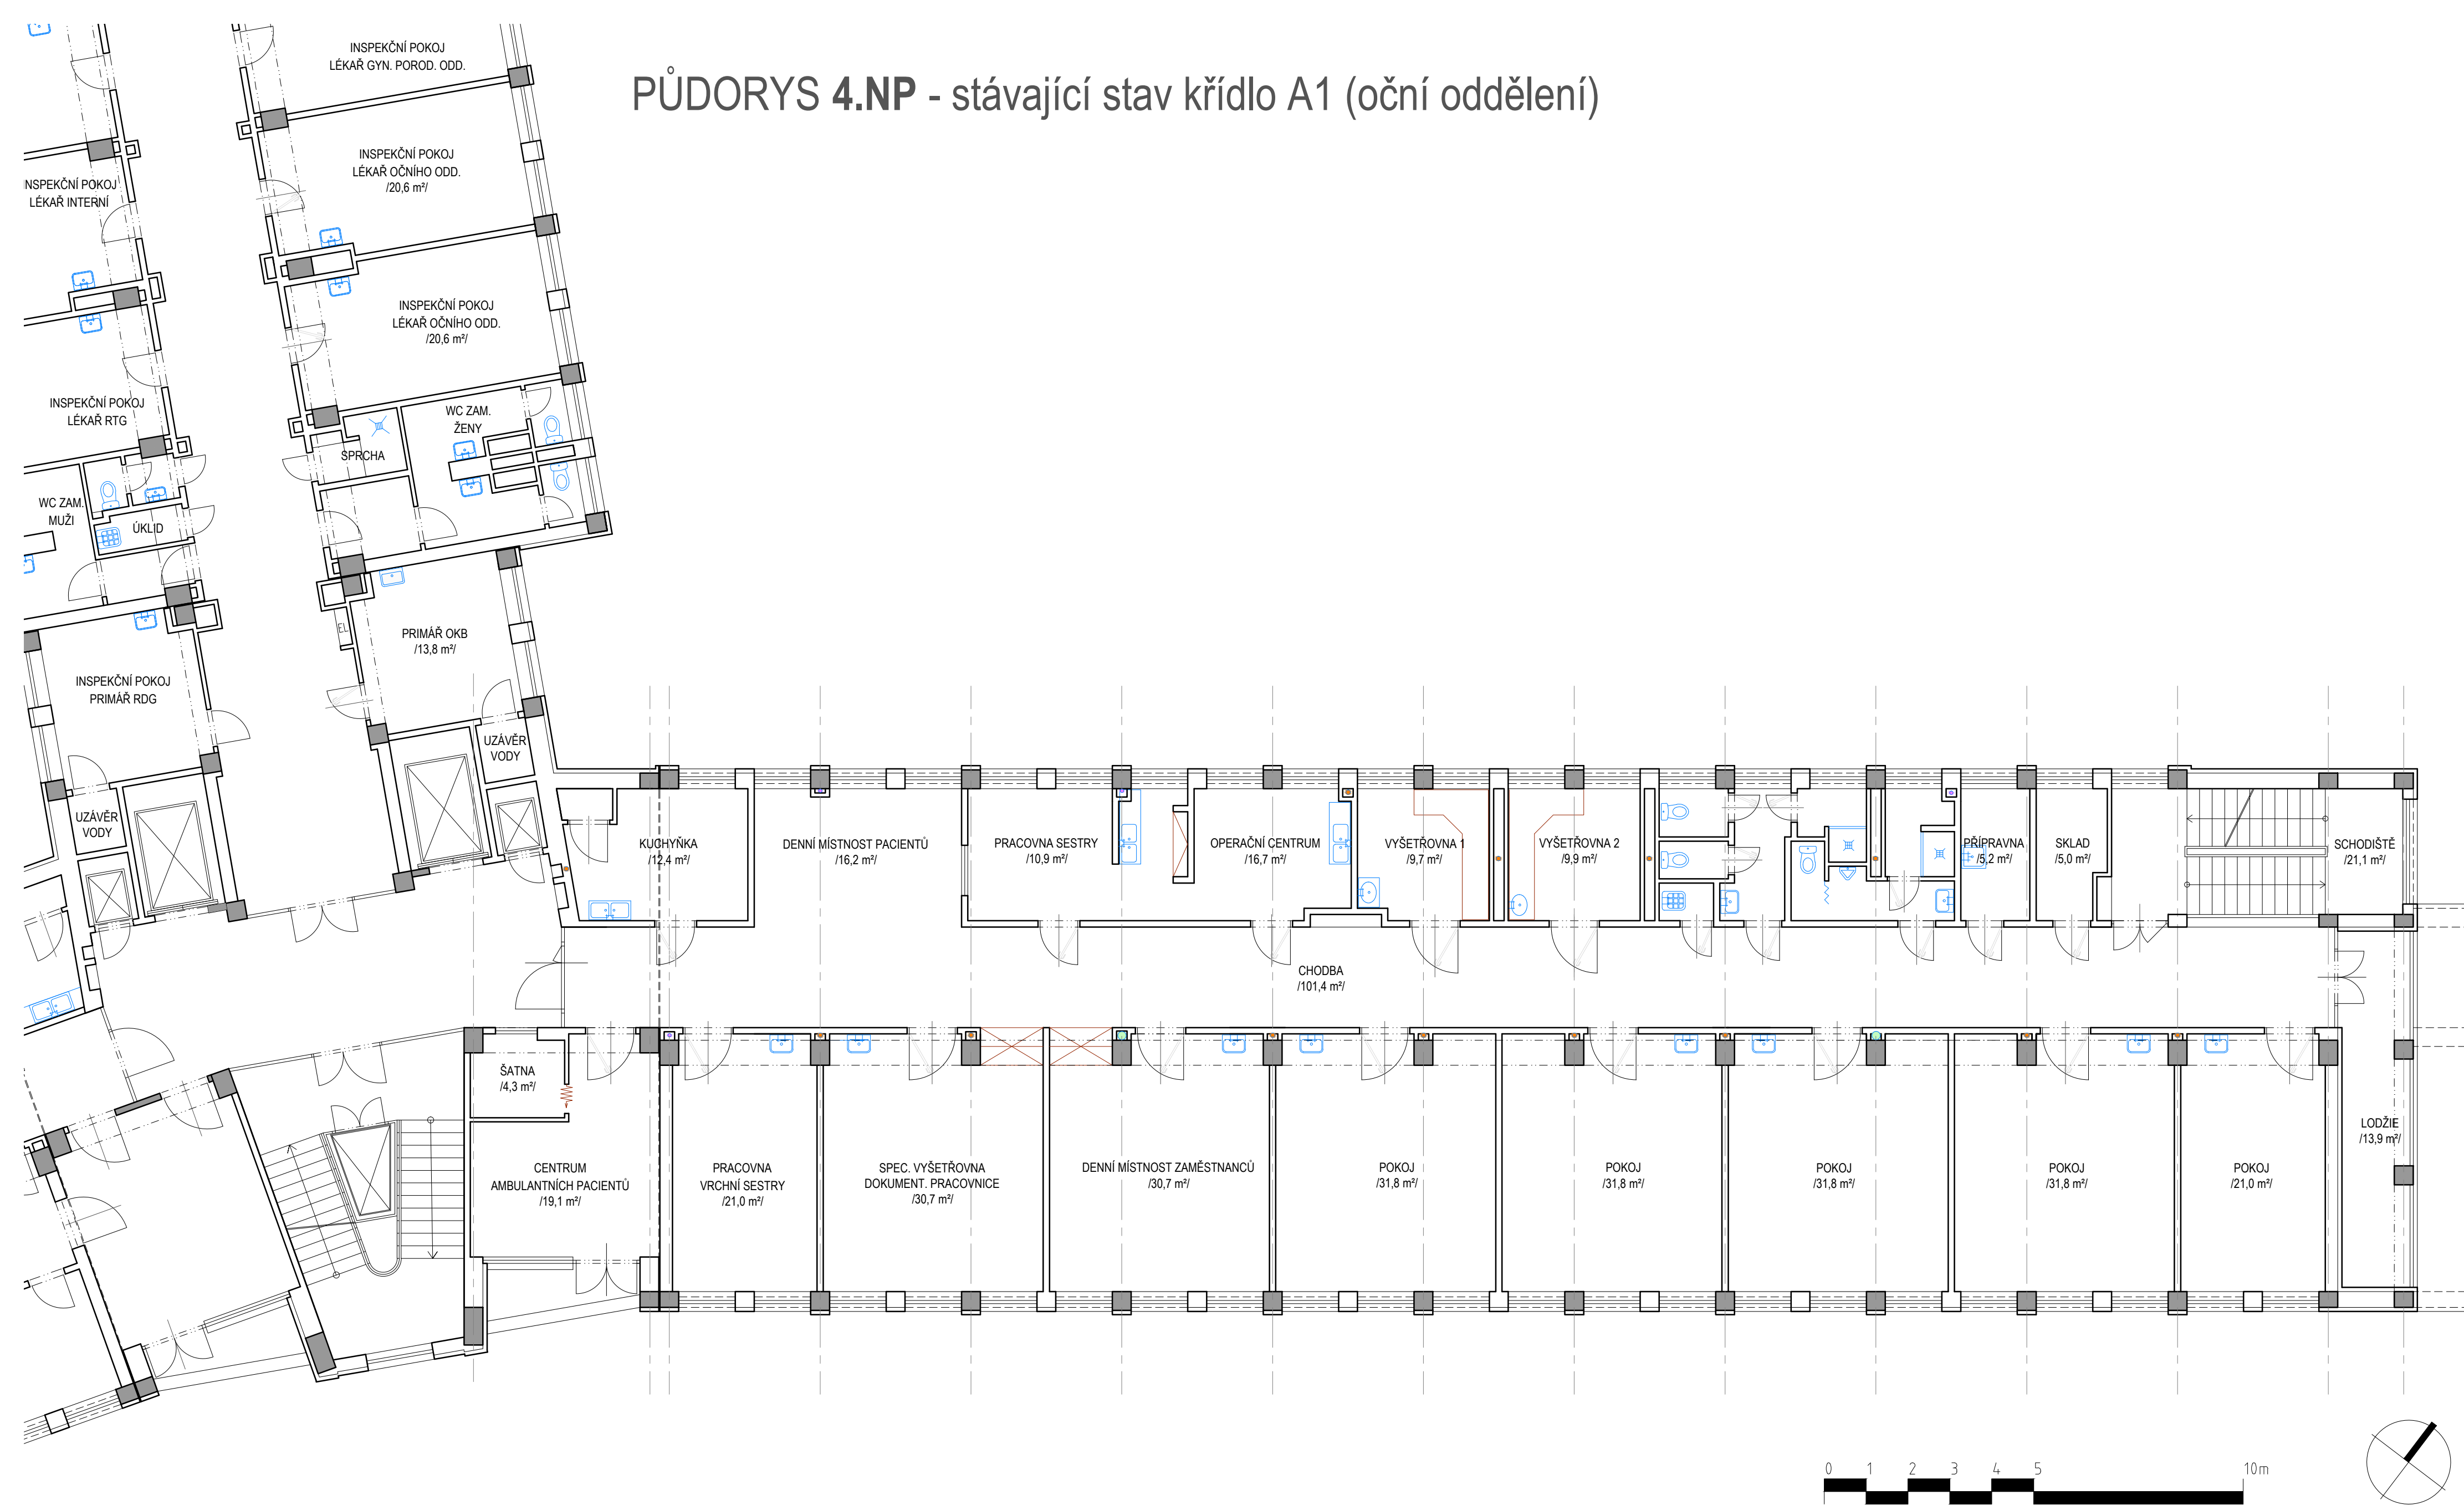

REKONSTRUKCE 4. NP KŘÍDLA A1 - PŘEMÍSTĚNÍ ODDĚLENÍ NIP

objednatel: Nemocnice Karviná - Ráj, p.o. Vydmucho 399/5 734 01 Karviná - Ráj	generální projektant: Ing.arch. PETRA ŠVANČAROVÁ vypracoval: Ing.arch. PETR ŠVANČAR	stupeň: STUDIE datum: 12 / 2024
zhotovitel: Ing.arch. Petra Švančarová Hlavní třída 1196 708 00 Ostrava - Poruba kancelar@svancar.cz	REKONSTRUKCE 4. NP KŘÍDLA A1 - NIP výkres: PŮDORYS 4.NP - STÁVAJÍCÍ STAV	měřítko: 1 : 100 formát: A2 číslo výkresu: 05