



Půdorys strojovny 10.NP

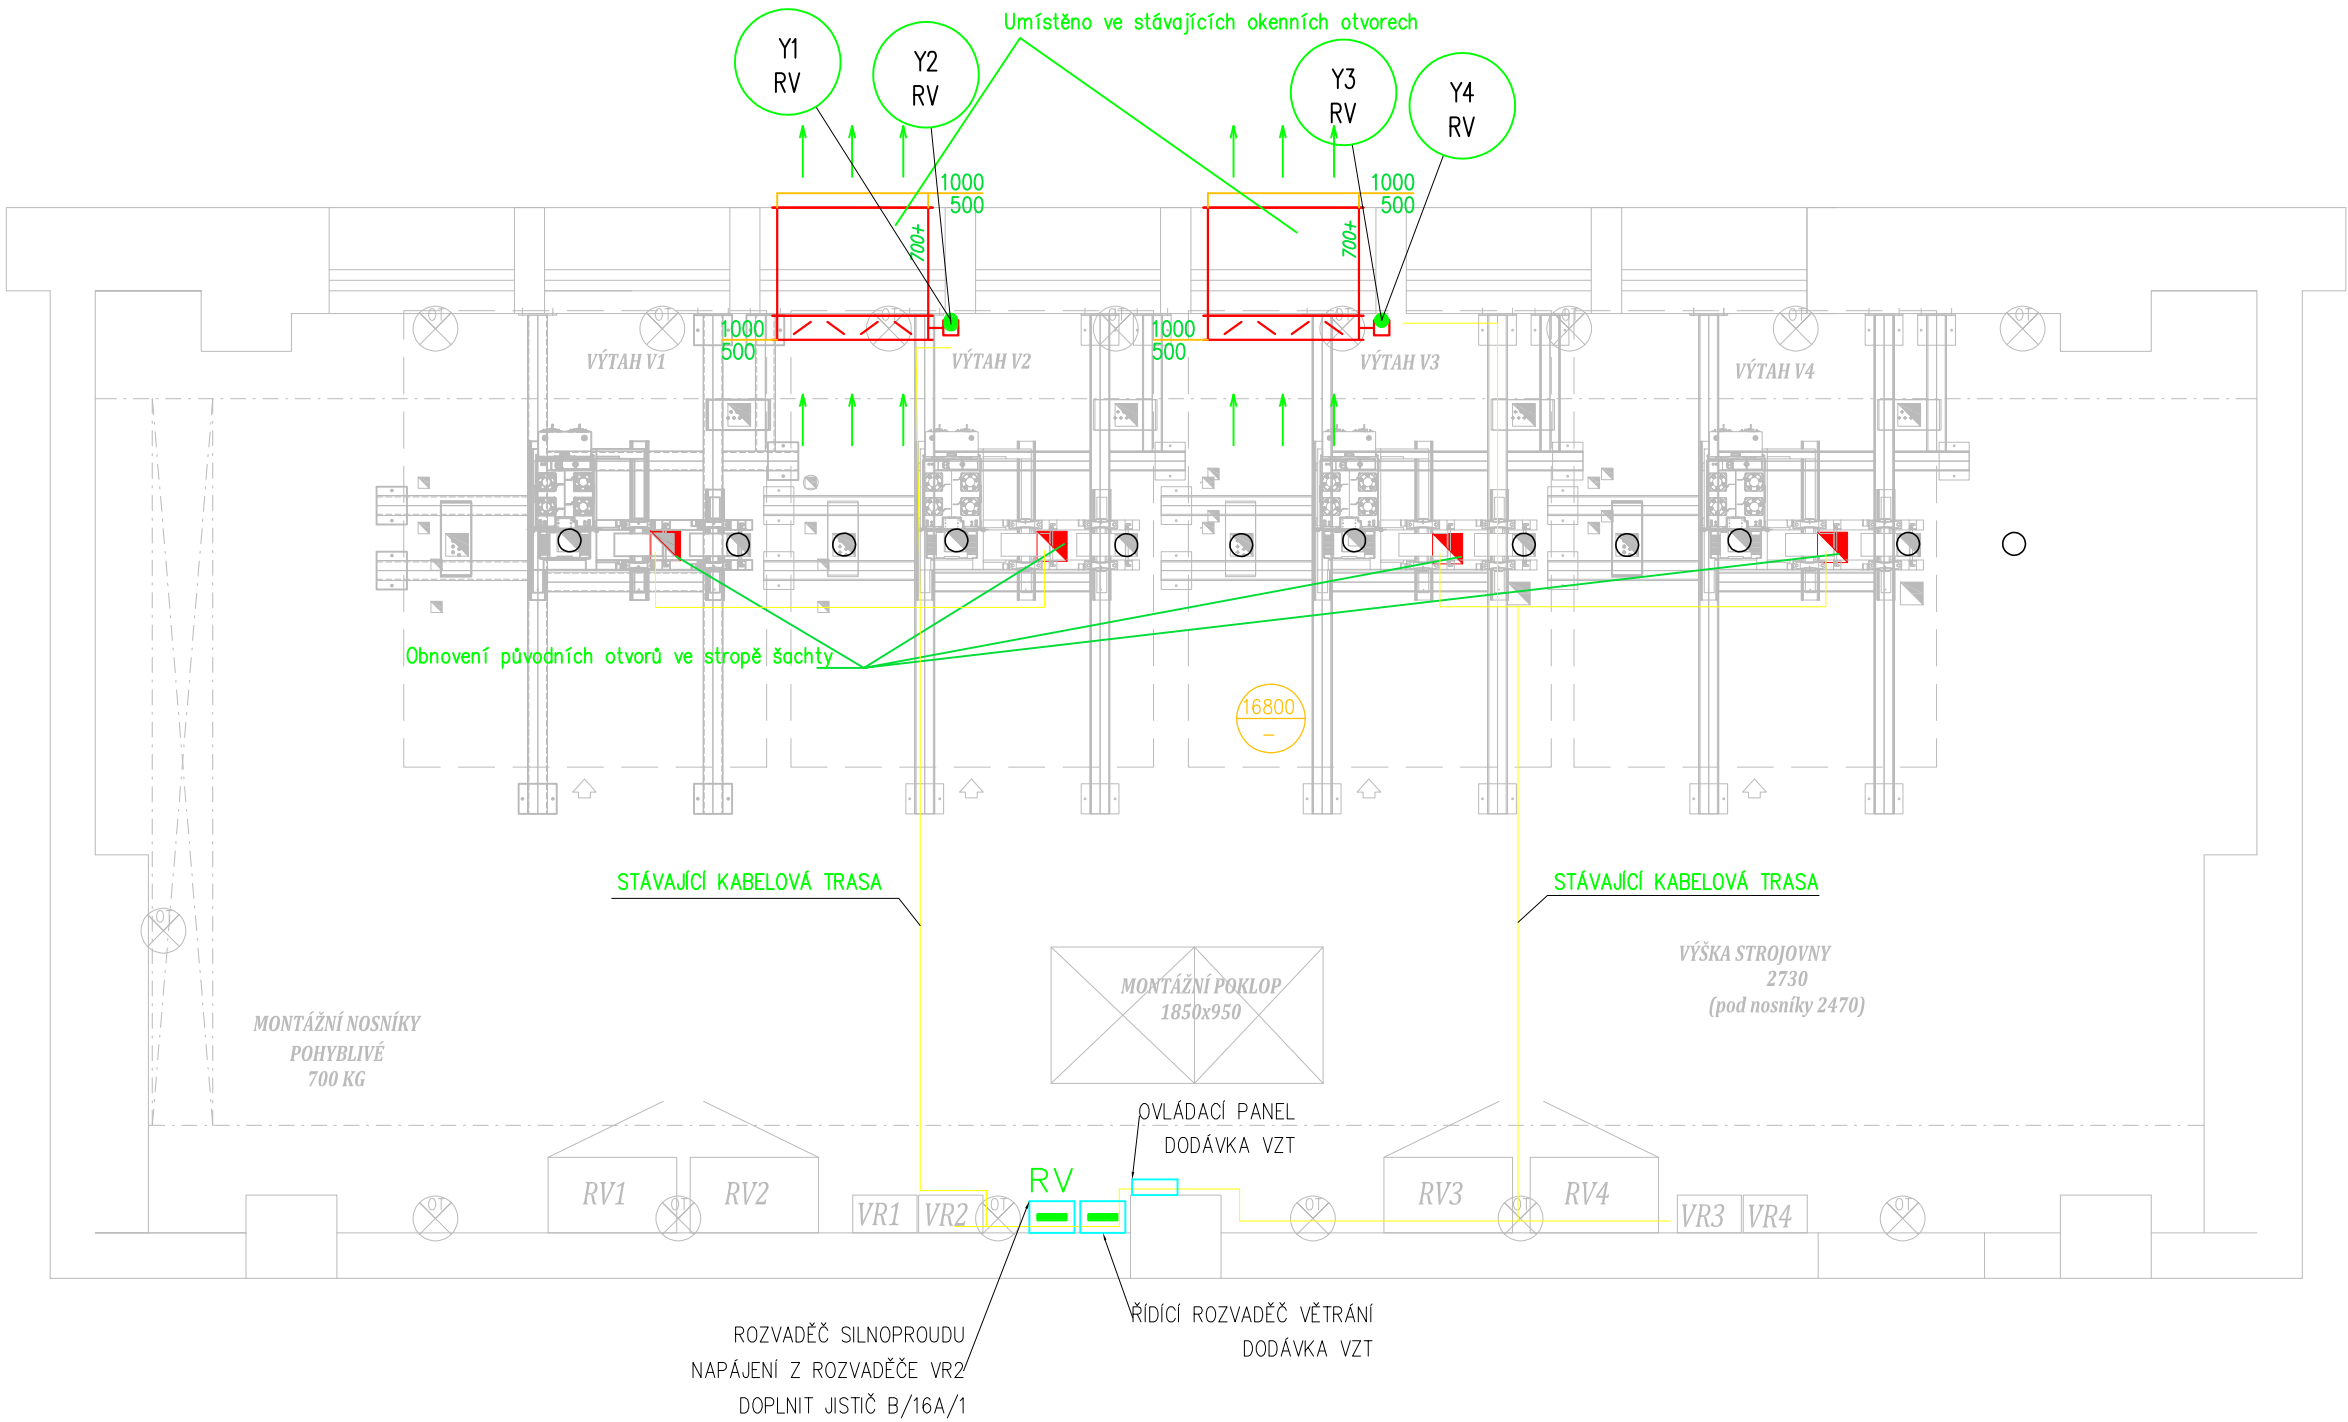

ZODPOVĚDNÝ PROJEKTANT Ing. Petr Studnička		VYPRACOVAL Stanislav Gajzler	<div> Stanislav Gajzler Na Závodí 789/15 748 01 Hlučín</div>	
INVESTOR	Nemocnice s poliklinikou Karviná-Ráj, příspě. org., Vydumchov 399/5, 73401 Karviná			
NÁZEV AKCE	Havarijní větrání výtahových šachet v Nemocnici Orlová		STUPEŇ PD	DVDs
			DATUM	07/2021
MÍSTO STAVBY	Nemocnice Orlová, NsP Karviná-Ráj		ZAK. ČÍSLO	23/2021
OBJEKT	-		FORMÁT	2xA4
ČÁST	D.1.4.3 TECHNIKA PROSTŘEDÍ STAVEB - SILNOPROUDÁ ELEKTROTECHNIKA		MĚŘÍTKO: 1:50	ČÍSLO VÝKRESU: D.1.4.2-04
OBSAH	PŮDORYS STROJOVNY VÝTAHŮ			