


Půdorys strojovny 10.NP

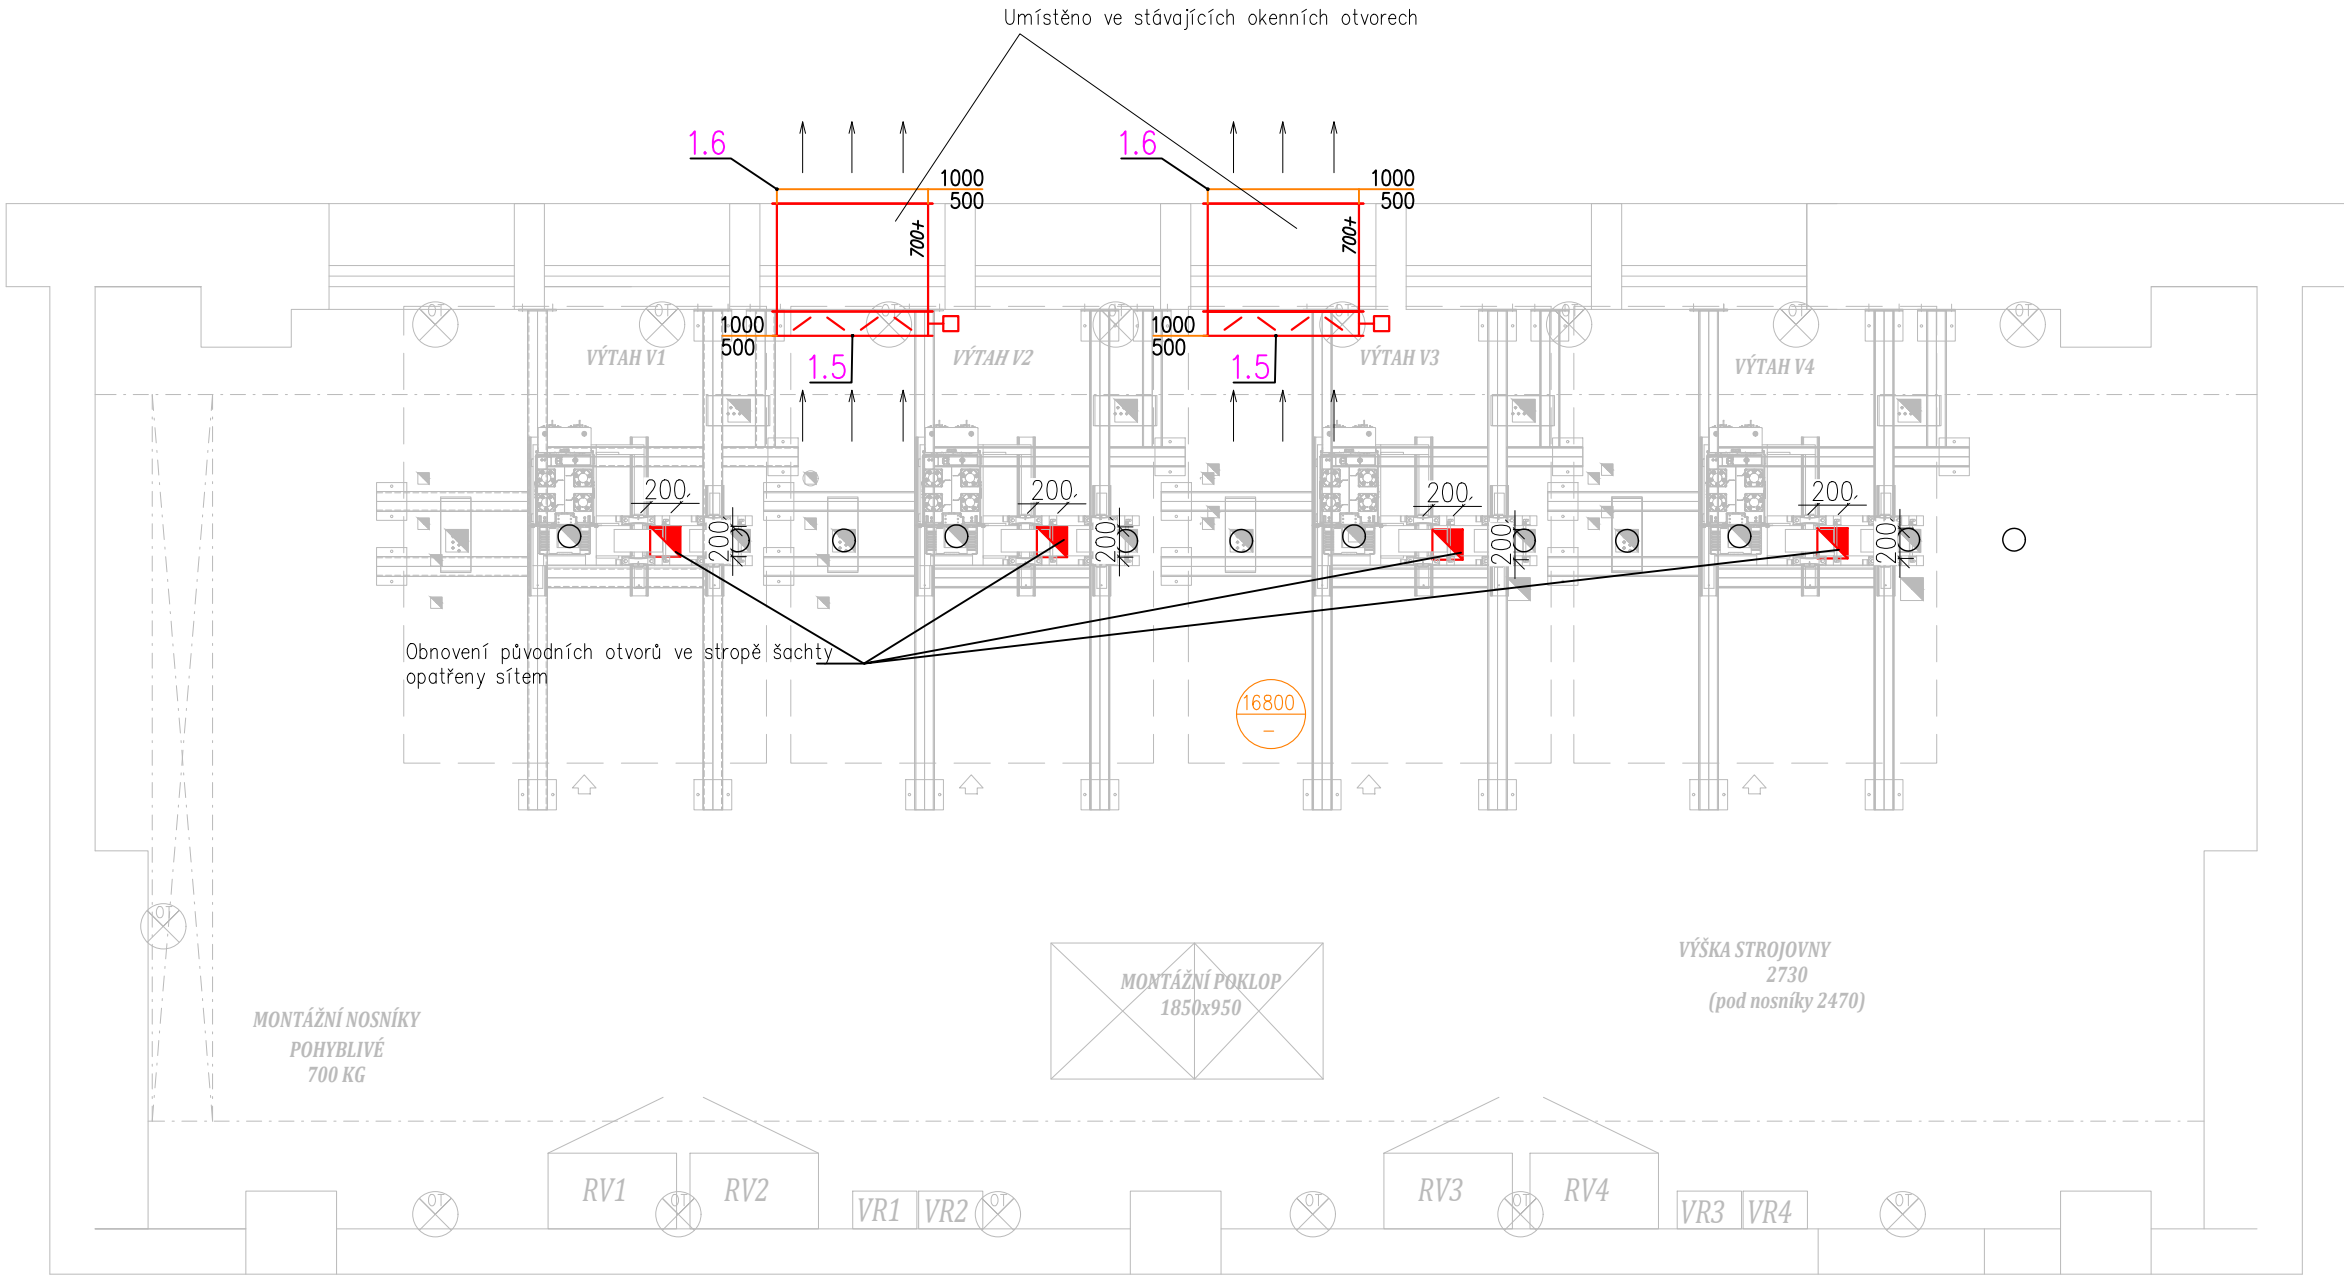

ZODPOVĚDNÝ PROJEKTANT

Ing. Marian Krischke

VYPRACOVAL

Ing. David Kaplan

INVESTOR

Nemocnice s poliklinikou Karviná-Ráj, příspě. org., Vydmučov 399/5, 73401 Karviná

NÁZEV AKCE

Havarijní větrání výtahových šachet v
Nemocnici Orlová

MÍSTO STAVBY

Nemocnice Orlová, NsP Karviná-Ráj

OBJEKT

-

ČÁST

D.1.4.3 TECHNIKA PROSTŘEDÍ STAVEB - VZDUCHOTECHNIKA A CHLAZENÍ

OBSAH

PŮDORYS STROJOVNY VÝTAHŮ



KRAKOVSKÁ 1095/33. 70030 Ostrava

STUPEŇ PD

DVDs

DATUM

07/2021

ZAK. ČÍSLO

23/2021

FORMÁT

2xA4

MĚŘÍTKO:

1:50

ČÍSLO VÝKRESU:

D.1.4.3-03