


LEGENDA

- PRAFLAGUARD 4x2x0,8 PH120-R B2ca s1d1a1
- SILOVÝ ROZVADĚČ
- KABELOVÁ STOUPAČKA

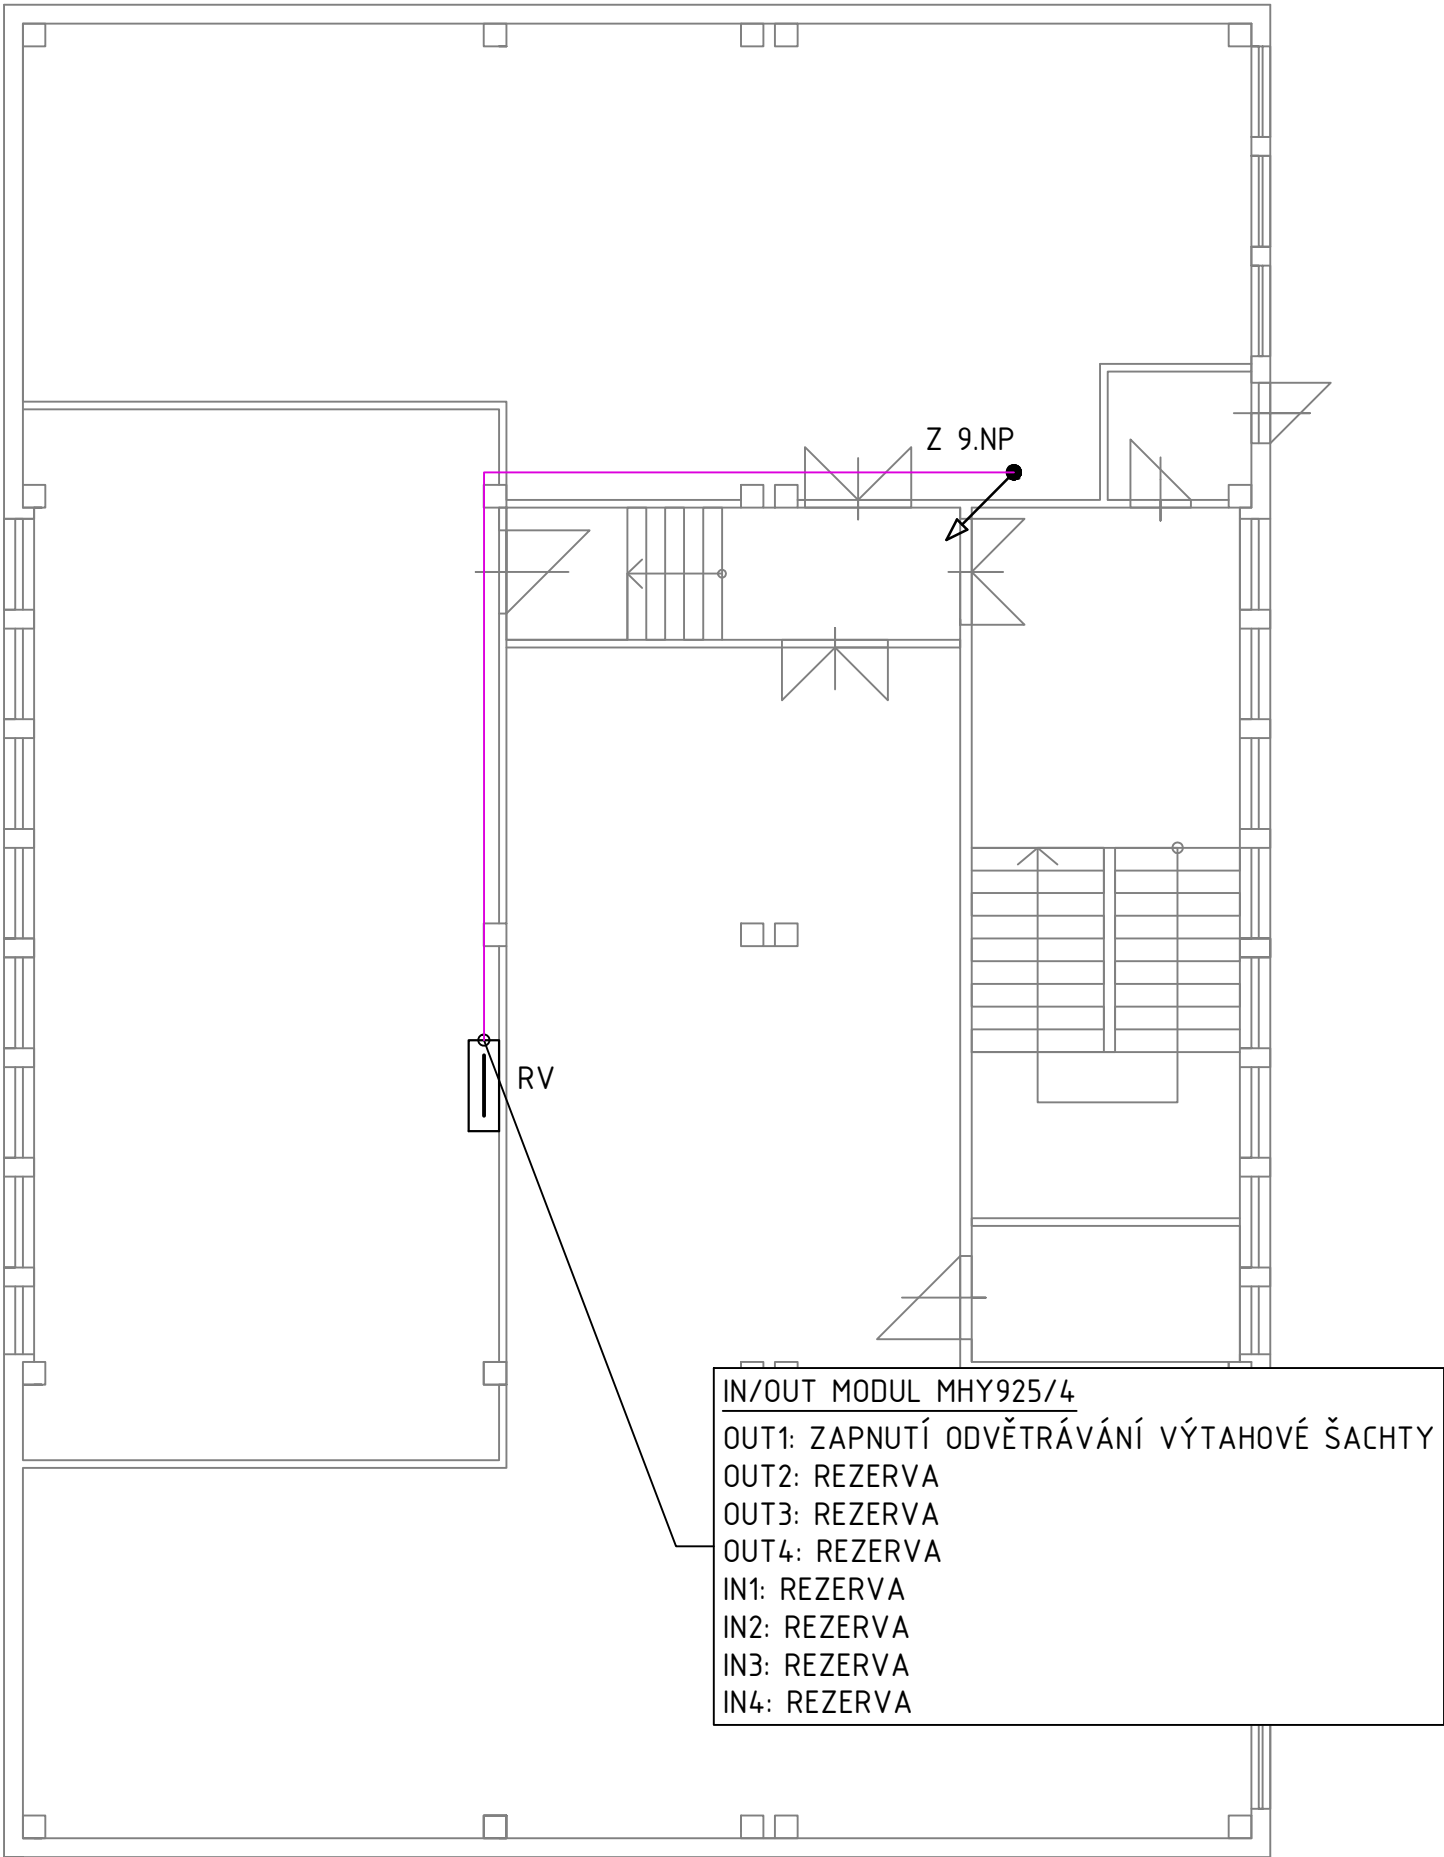

| | | | | |
|----------------|--|---|---------------------|--------|
| Název stavby: | Nemocnice Orlová – Odvětrání výtahů EPS | <div><div>fmib</div><div>Moravská 758/95 Ostrava – Jih PSČ 700 30</div></div> | | |
| Místo stavby: | Masarykova tř. 900, 735 14 Orlová 4-Lutyně | Vypracoval: | Michal Friedl | |
| | | Kontroloval: | Martin Mikulénka | |
| Investor: | Nemocnice Karviná-Ráj, pracoviště Orlová | Schválil: | Daniel Poloch | |
| | | Datum: | 04/2025 | |
| | | Profese: | Slaboproudé rozvody | |
| Název výkresu: | Půdorys 10.NP – Elektrická požární signalizace (EPS) | Výkres č.: | 11 | Paré : |
| Stupeň: | Dokumentace pro provádění stavby (DPS) | Měřítko: | 1:100 | |
| Archivní č. : | 19307 | Formát: | A3 | |