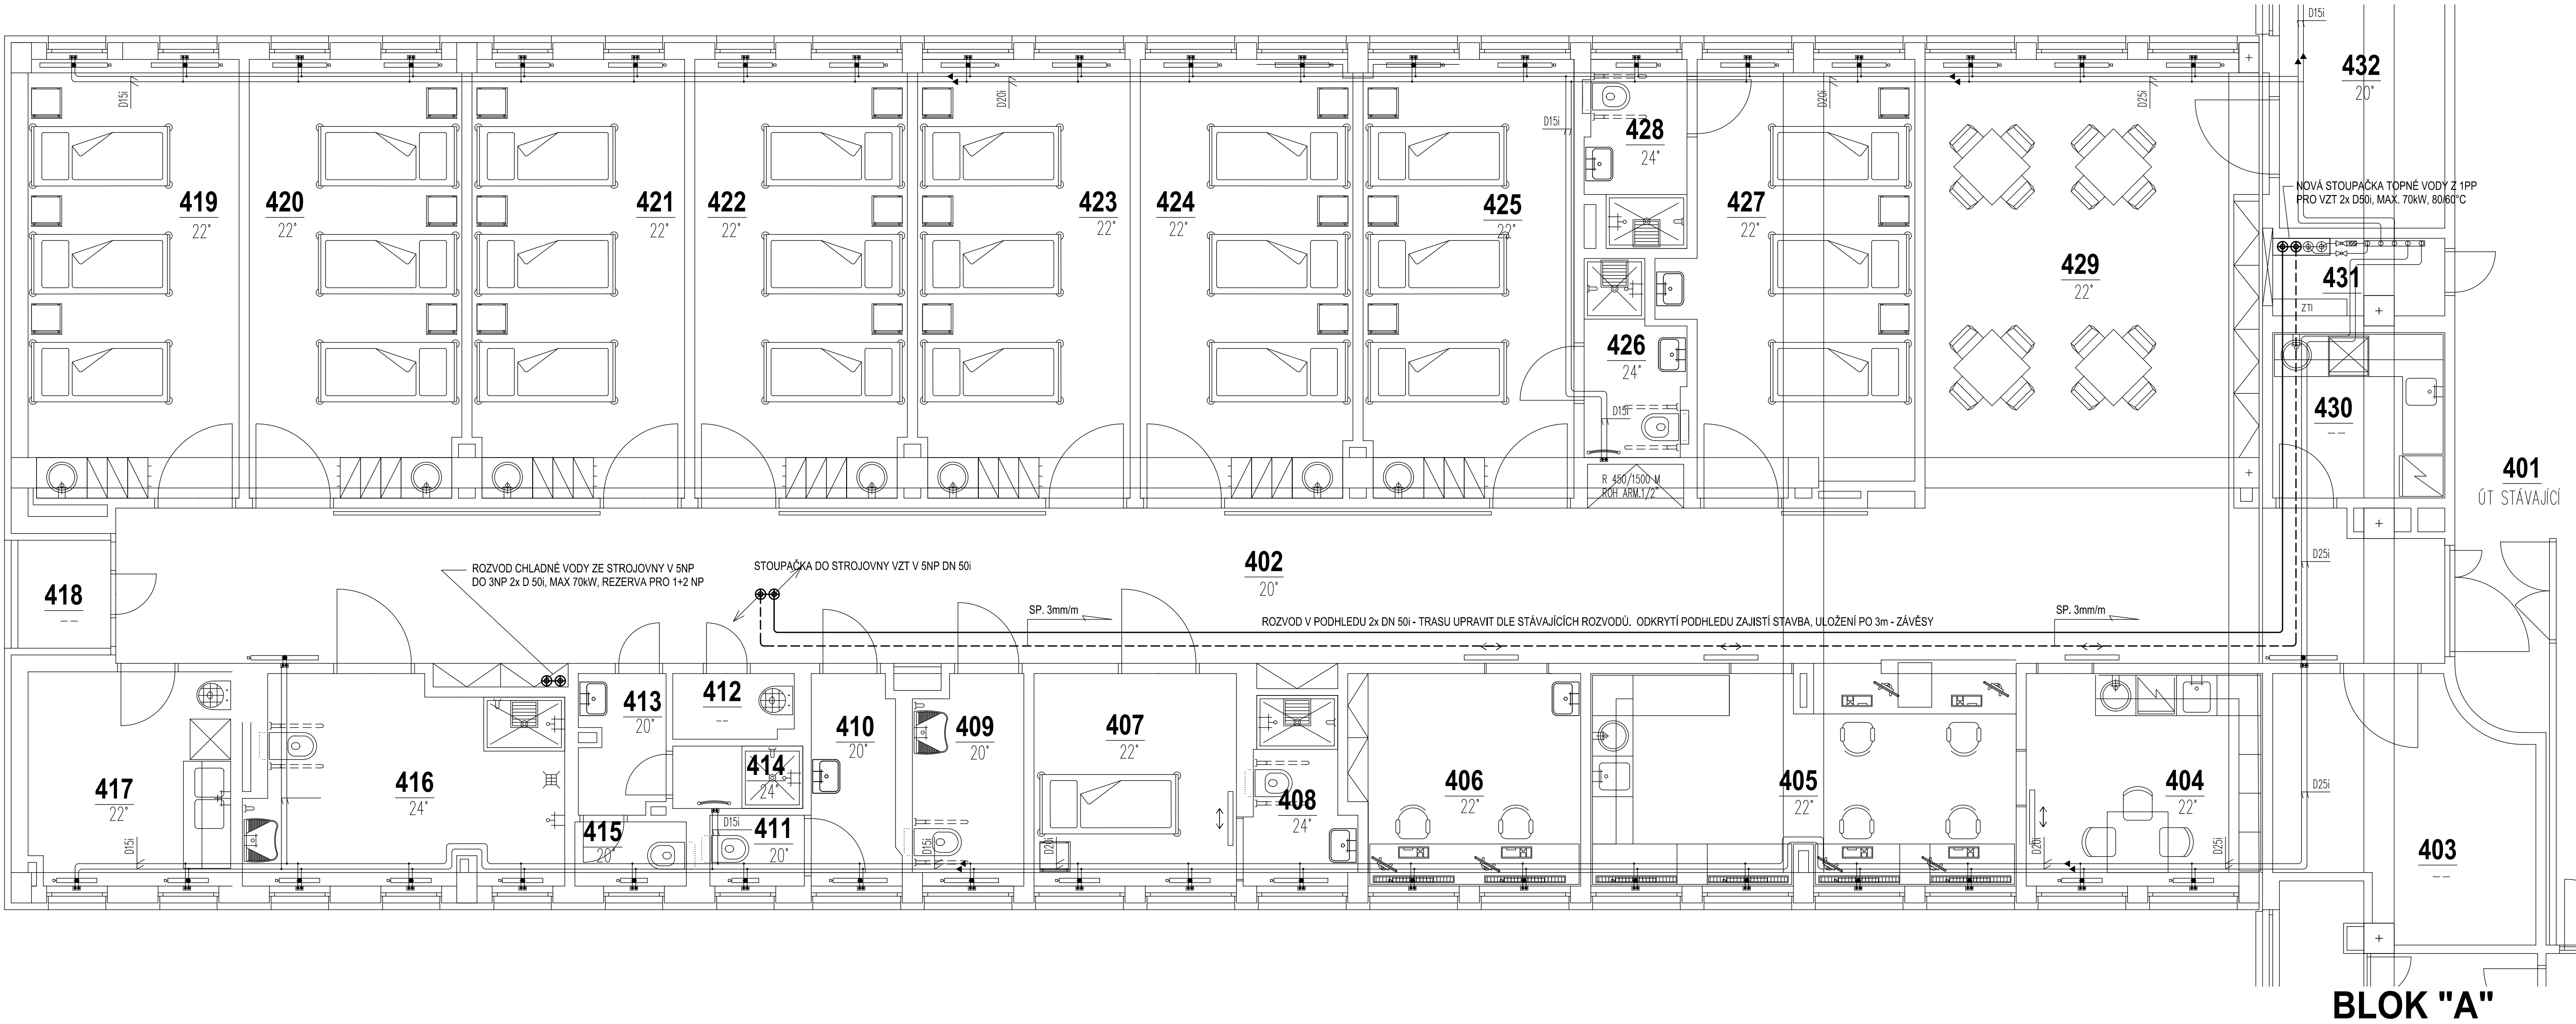


BLOK "B"

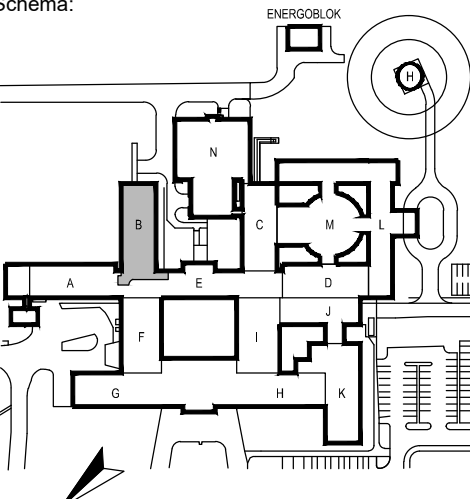
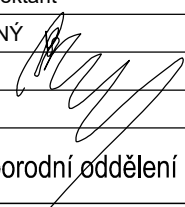
BLOK "E"



LEGENDA ČAR :

— TOPNÁ VODA PRO VZT MAX. 80°C

- - - ZPĚTNÁ VODA PRO VZT 60°C

NEMOCNICE S POLIKLINIKOU HAVÍŘOV		DOKUMENTACE PRO PROVÁDĚNÍ STAVBY		
Stavebník: NEMOCNICE S POLIKLINIKOU HAVÍŘOV, příspěvková organizace Dělnická 113224, 736 01 Havířov		AutORIZAČNÍ RAZÍTKO:		
Generální projektant: MEDICOPROJECT, s.r.o. Kroftova 45, 616 00 BRNO tel.: 541 211 409 medicoproject@medicoproject.cz http://www.medicoproject.cz		Schema:  ±0,000=276,94 Bpv		
Hlavní inženýr projektu: Ing. VLADIMÍR KUNDERA Ing. LUDĚK VACULA				
Akce: NsP Havířov - Rekonstrukce na gynekologicko-porodní oddělení - 3.NP, blok B				
Zpracovatel částí: TOP-KLIMA, SPOL. S R.O. SKRYJOVA 4, 61400 BRNO		Zodpovědný projektant: Ing. IVO ŠTÁSTNÝ 	Vypracoval: Ing. IVO ŠTÁSTNÝ	PARE:
Objekt (SO): SO 01 - Rekonstrukce na gynekologicko-porodní oddělení - 3.NP, blok B		DATUM: Prosinec 2021 ZAKÁZK. ČÍSLO: DPS-05-2021		
Část PD: Zařízení pro vytápění staveb		Formát: 12 A4 Stupeň: D.P.S.		
Příloha: PŮDORYS 4.NP		Měřítko: 1:100 Číslo přílohy: D.1.4-4		