



PŮDORYS 1.PP, M 1:75

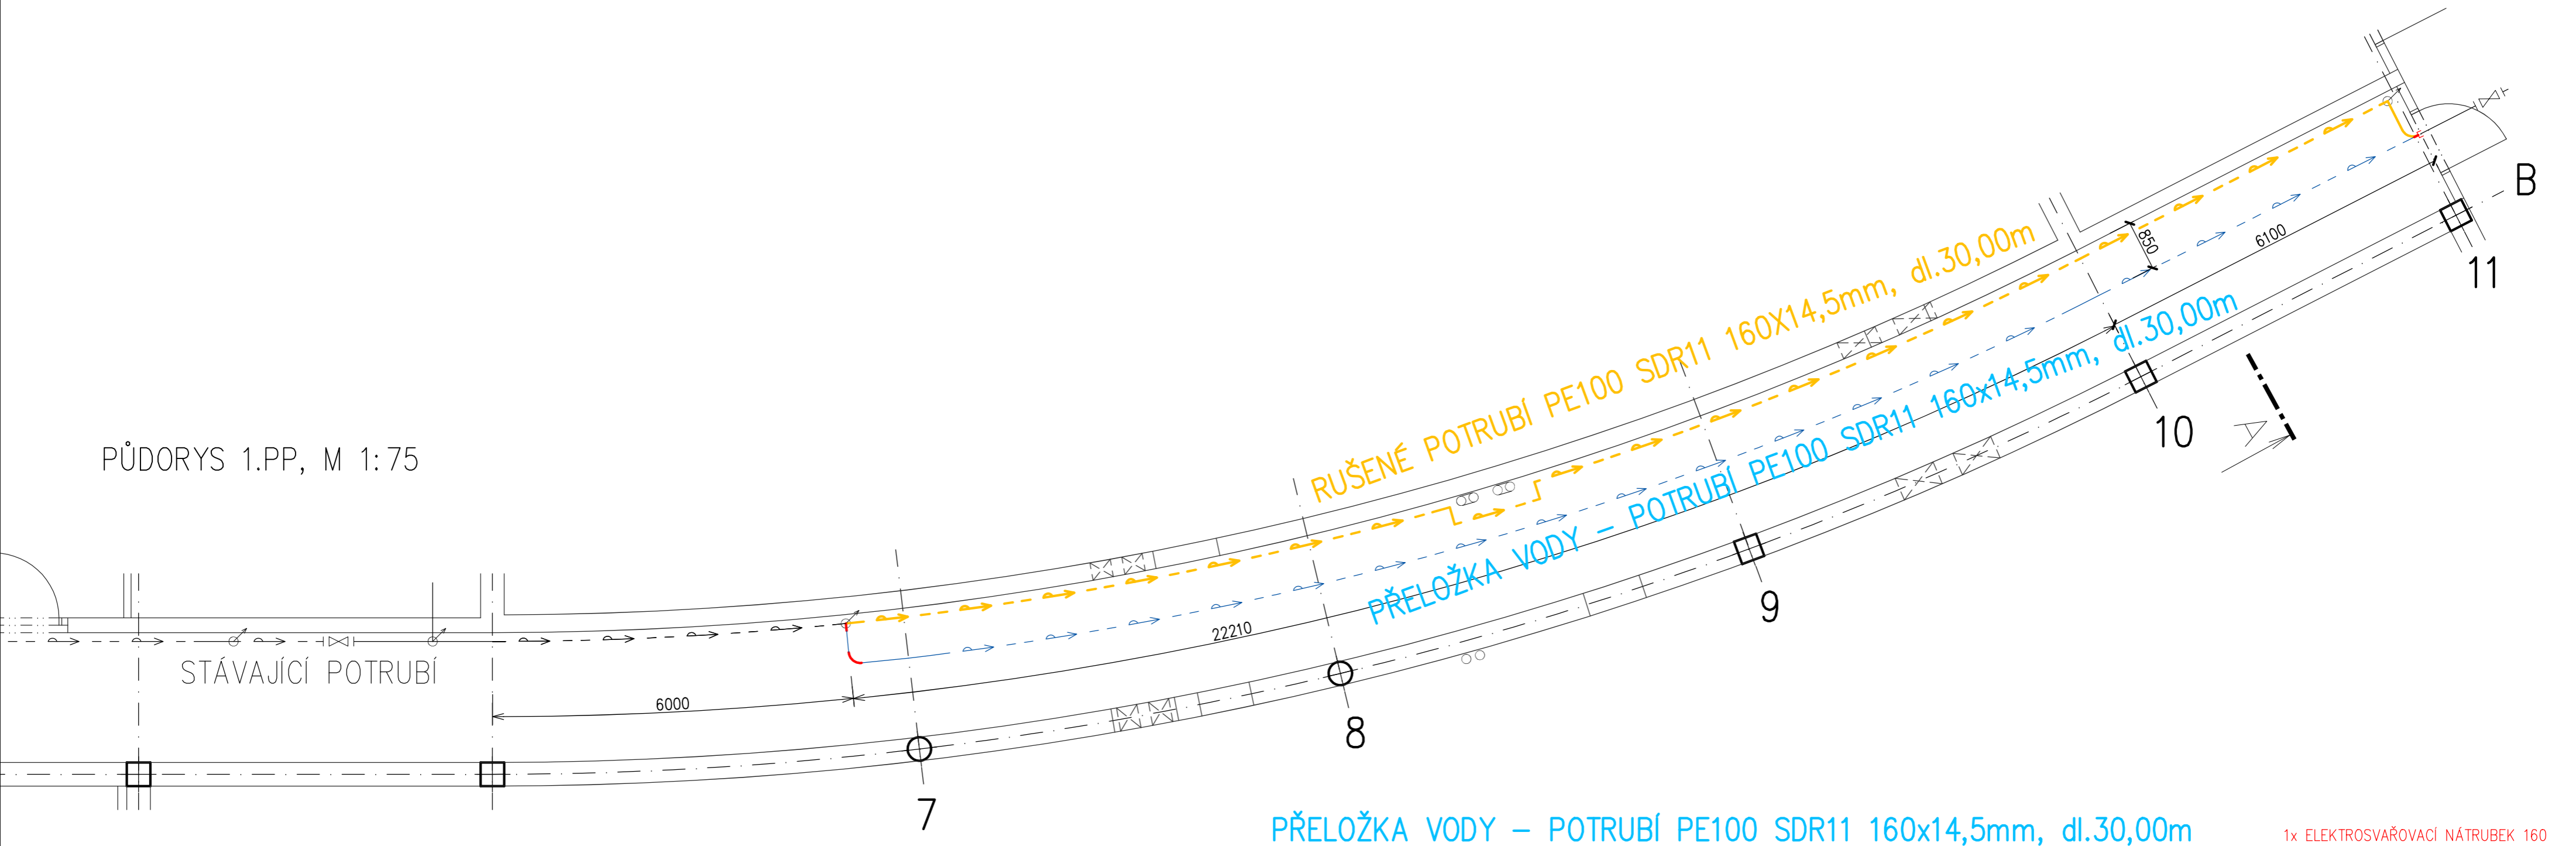


PŘELOŽKA VODY - POTRUBÍ PE100 SDR11 160x14,5mm, dl.30,00m

1x ELEKTROSVÁŘOVACÍ NÁTRUBEK 160

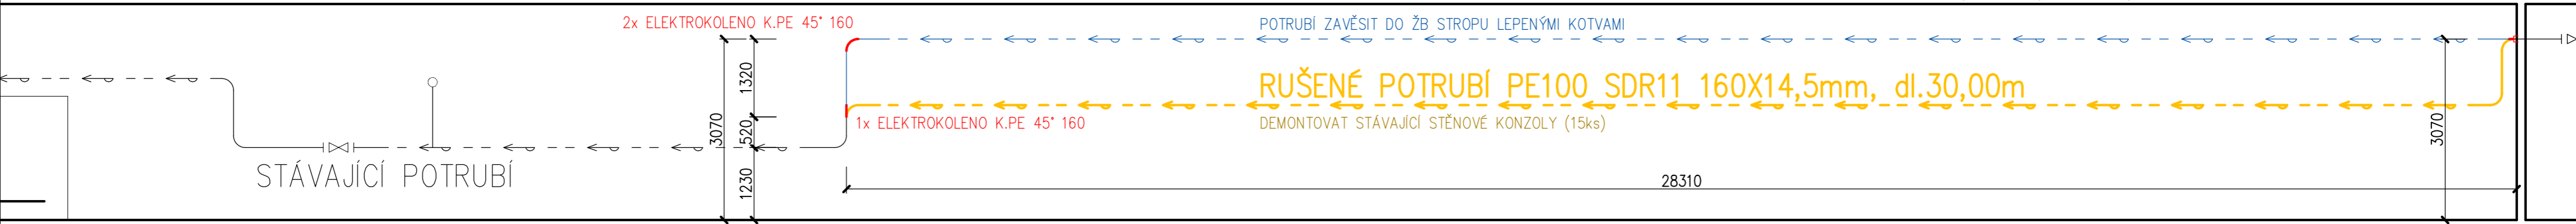


PODÉLNÝ ŘEZ, M 1:75

ŘEZ A-A, M 1:50  
současný stav

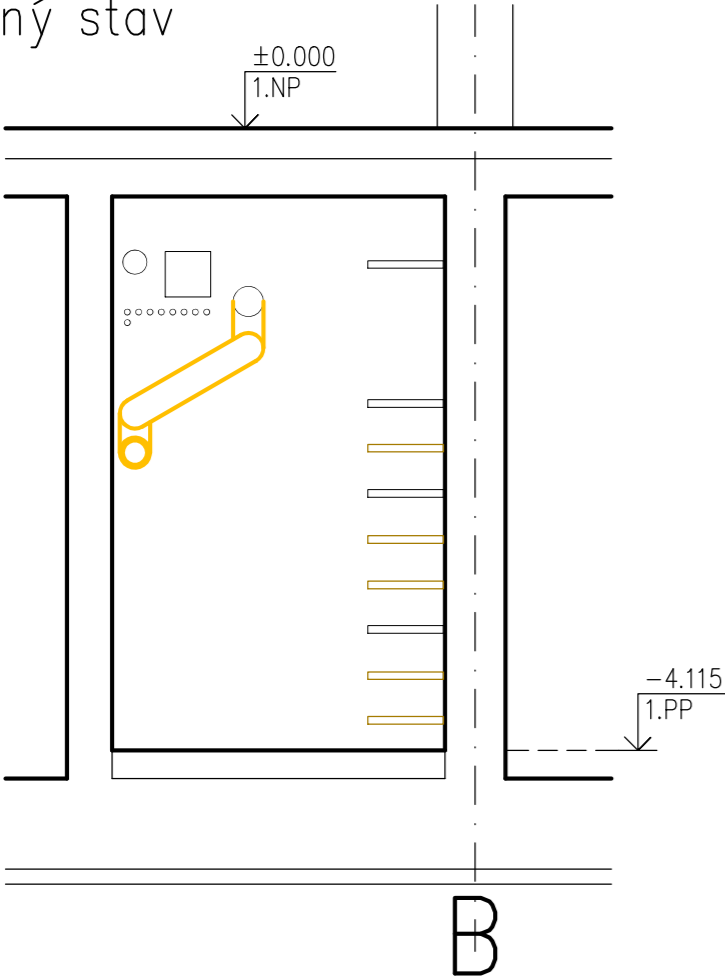

ŘEZ A-A, M 1:50, nový stav

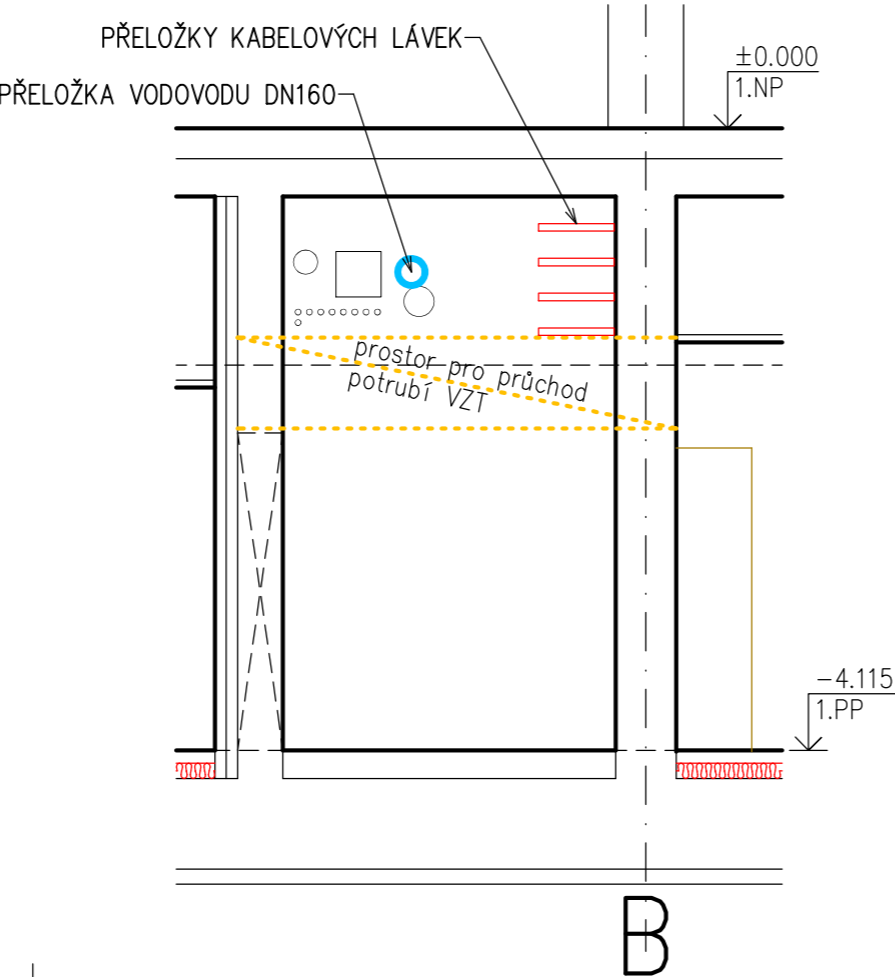

Vypracoval: ING. JOSEF BŘEZINA	Podpis:	<b>Forsing</b> projekt s.r.o. 724 00 Ostrava - Stará Bělá, Povětromní 1263/66 IČ:27847721	Číslo zakázky: —
Zodpovědný projektant: ING. JOSEF BŘEZINA	Podpis:		Datum: 01/2022
Odběratel: Nemocnice ve Frýdku-Místku, příspěvková organizace			Dokumentace dle : PD PRO PROVÁDĚNÍ STAVBY př.č.13 vyhl. č.499/2006Sb.
Místo: pavilon PCHO areálu nemocnice			Měřítko: 1:50
Akce: STAVEBNÍ ÚPRAVY BUDOVY PCHO PRO UMÍSTĚNÍ ZAMĚSTNANECKÝCH ŠATEN V 1.PP			ozn. př. / číslo výkresu : D.1.4
Obsah: PŘELOŽKA VODOVODU			04

ZTI