


PŮDORYS STŘECHY

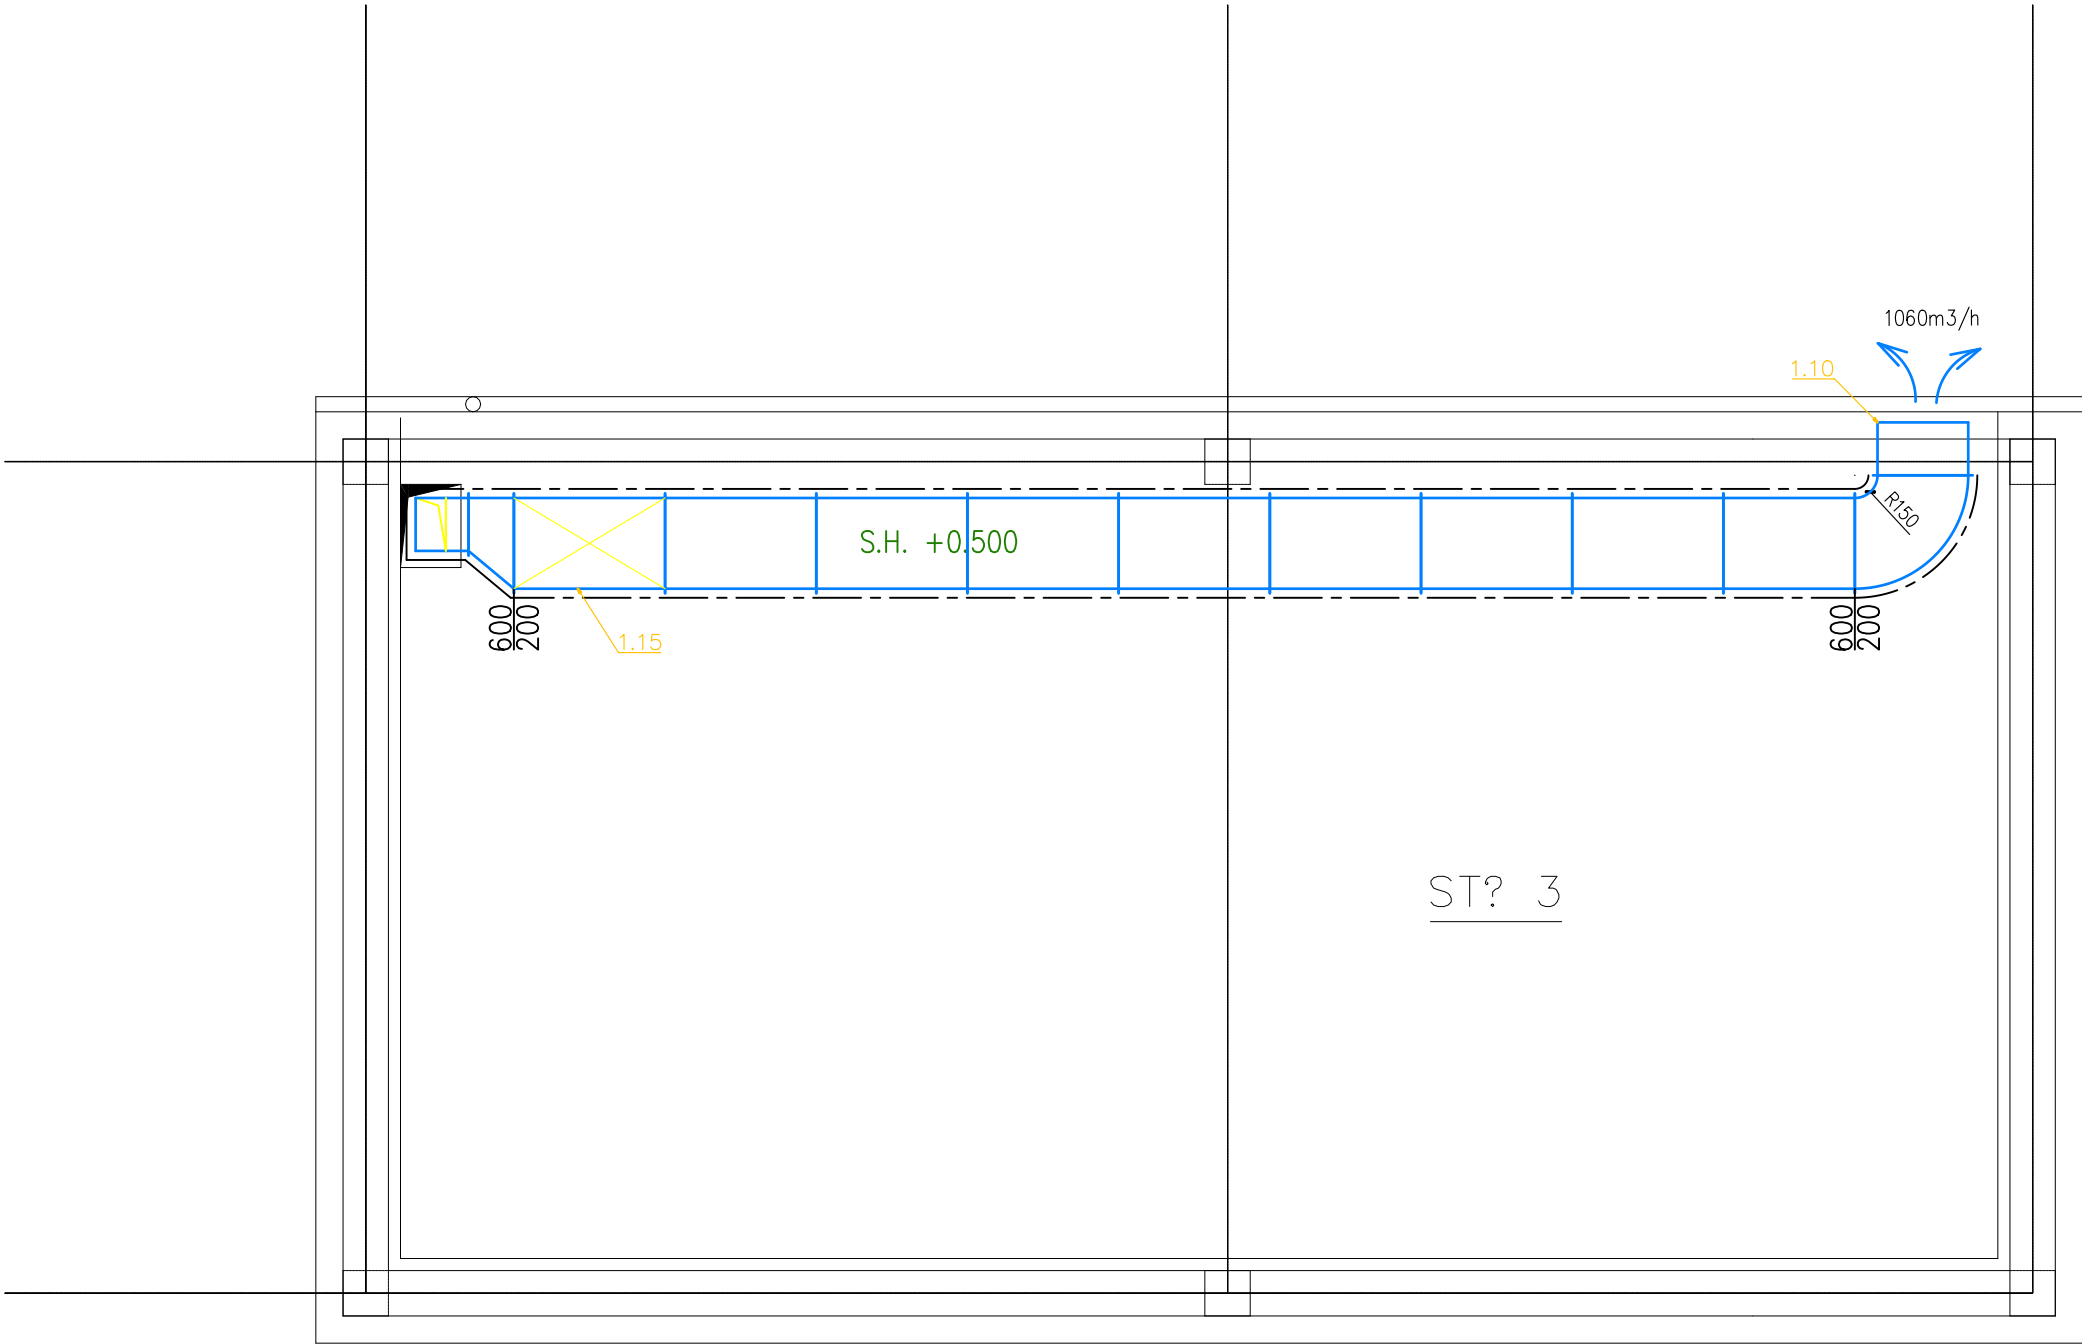


LEGENDA VZT :

- PŘÍVODNÍ VZT POTRUBÍ
- ODVODNÍ VZT POTRUBÍ
- SÁNÍ – VZT POTRUBÍ
- VÝFUK – VZT POTRUBÍ
- POŽADAVKY NA OSTATNÍ PROFESE
- PŘÍVODNÍ/ODVODNÍ POTRUBÍ KRUHOVÉ/SPIRO
- PŘÍVOD. OBJEMOVÝ PRŮTOK VZDUCHU
ČÍSLO ZAŘÍZENÍ
- ODVOD. OBJEMOVÝ PRŮTOK VZDUCHU
- OHEBNÁ HADICE
- TEPELNÁ IZOLACE
- POŽÁRNÍ IZOLACE
- TLUMIČ HLUKU
- TLUMIČ HLUKU KRUHOVÝ
- PŘÍVODNÍ/ODVODNÍ TALÍŘOVÝ VENTIL
- PŘÍVODNÍ/ODVODNÍ ANEMOSTAT/ČISTÉ NÁSTAVCE
- VÝFUKOVÁ A SACÍ ŽALUZIE
- REGULAČNÍ Klapka
- STĚNOVÁ, DVEŘNÍ MŘÍŽKA
- PRŮTOK VZDUCHU POD DVEŘMI BEZ PRAHU
- VZT STOUPAČKA
- REVIZNÍ OTVOR
- SERVOPOHON
- POŽÁRNÍ Klapka
- REGULÁTOR PRŮTOKU VZDUCHU
- PŘÍVODNÍ/ODVODNÍ VÝÚSTKA

LEGENDA KLIMATIZACE/CHL :

- Cu POTRUB + KOMUNIKACE, NAPÁJENÍ
- NÁSTĚNNÁ CHLADÍČ JEDNOTKA
- VENKOVNÍ KONDENZAČNÍ JEDNOTKA
- VENKOVNÍ KONDENZAČNÍ JEDNOTKA

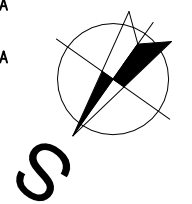

POZNÁMKA

- KONTROLNÍ A REVIZNÍ OTVORY V PODHLÉDU ZAJISTI REALIZUJÍCÍ VZT FIRMA/STAVBA DLE SKUTEČNÉHO STAVU.
- REVIZNÍ A SERVISNÍ OTVORY PRO NAVRHOVANÁ ZAŘÍZENÍ MUSÍ SPLŇOVAT POŽADAVKY DANÉHO VÝROBCE A MUSÍ BÝT NEUSTÁLE PŘÍSTUPNÁ.
- VZHLEDEM K PROSTOROVÝM NÁROKUM VZT SYSTÉMU, JE NUTNÉ VEŠKERÉ KOMPONENTY SYSTÉMU VZT MONTOVAT PŘED OSTATNÍMI PROFESEMI.
- REALIZAČNÍ FIRMA JE POVINNA SI TRASY VZT A CU POTRUBÍ VYMĚŘIT NA TRASE V ZÁVISLOSTI NA SKUTEČNOSTI
- ROZMÍSTĚNÍ DISTRIBUČNÍCH ELEMENTŮ BUDE UPŘESNĚNO NA STAVBĚ REALIZAČNÍ FIRMOU DLE SKUTEČNÉHO STAVU
- POTRUBÍ VE VÝKRESE UVEDENÉ JAKO TEP. IZOLOVANÉ BUDE IZOLOVÁNO DLE POPISU VE VÝKRESE A TZ.
- VZT JEDNOTKY BUDOU KE VZDUCHOVODŮM PŘIPOJENY POMOCÍ PRUŽNÝCH MAŽET, VIZ SPECIFIKACE.
- VZT A KLM JEDNOTKY BUDOU ULOŽENY NA PRUŽNÉM ULOŽENÍ – RÝHOVANÁ GUMA.
- CHLADIVOVÉ POTRUBÍ BUDE IZOLOVÁNO TEP. IZOLACÍ
- MIN. DÉLKA PŘIPOJENÍ DISTRIBUČNHO ELMENTU FLEXI HADICÍ S TEPELNOU/HLUKOVOU IZOLACÍ BUDE 2,0 m
- PROJEKT NEZAHRNUJE DÍLENSKOU, VÝROBNÍ DOKUMENTACI ZHOTOVITELE

| | | | | |
|----------------|--|------------------|--|------------------|
| Projektant | Kontroloval | Zodp. projektant | Amun Pro s.r.o. 739 53 Tranovice 1 michal@amunpro.cz, mob.: +420 728 463 908 | |
| Ing. Jan Bosák | Ing. Jan Bosák | Ing. Jan Bosák | | |
| Investor | Nemocnice Havířov,p.o. IČ:00844896, Dělnická 1132/24, 736 01 Havířov | | | |
| Místo stavby | Dělnická 1132/24, 736 01 Havířov | | Formát | 3x44 |
| Akce | SO.01-Přístavba a stavební úpravy dětské JIP Nemocnice s poliklinikou Havířov, p.o. | | Datum | 02/2022 |
| | | | Účel | DPS |
| | | | Č. zakázky | 11.39/22 |
| | | | Měřítko | 1:50 |
| Část | D.1.4.3 Vzduchotechnika | | | |
| Obsah výkresu | PŮDORYS STŘECHY | | Číslo paré | Č. výkresu |
| | | | | D.1.4.3-5 |