


NAPOJENÍ NA STÁVAJÍCÍ ROZVODY UT V 1.PP

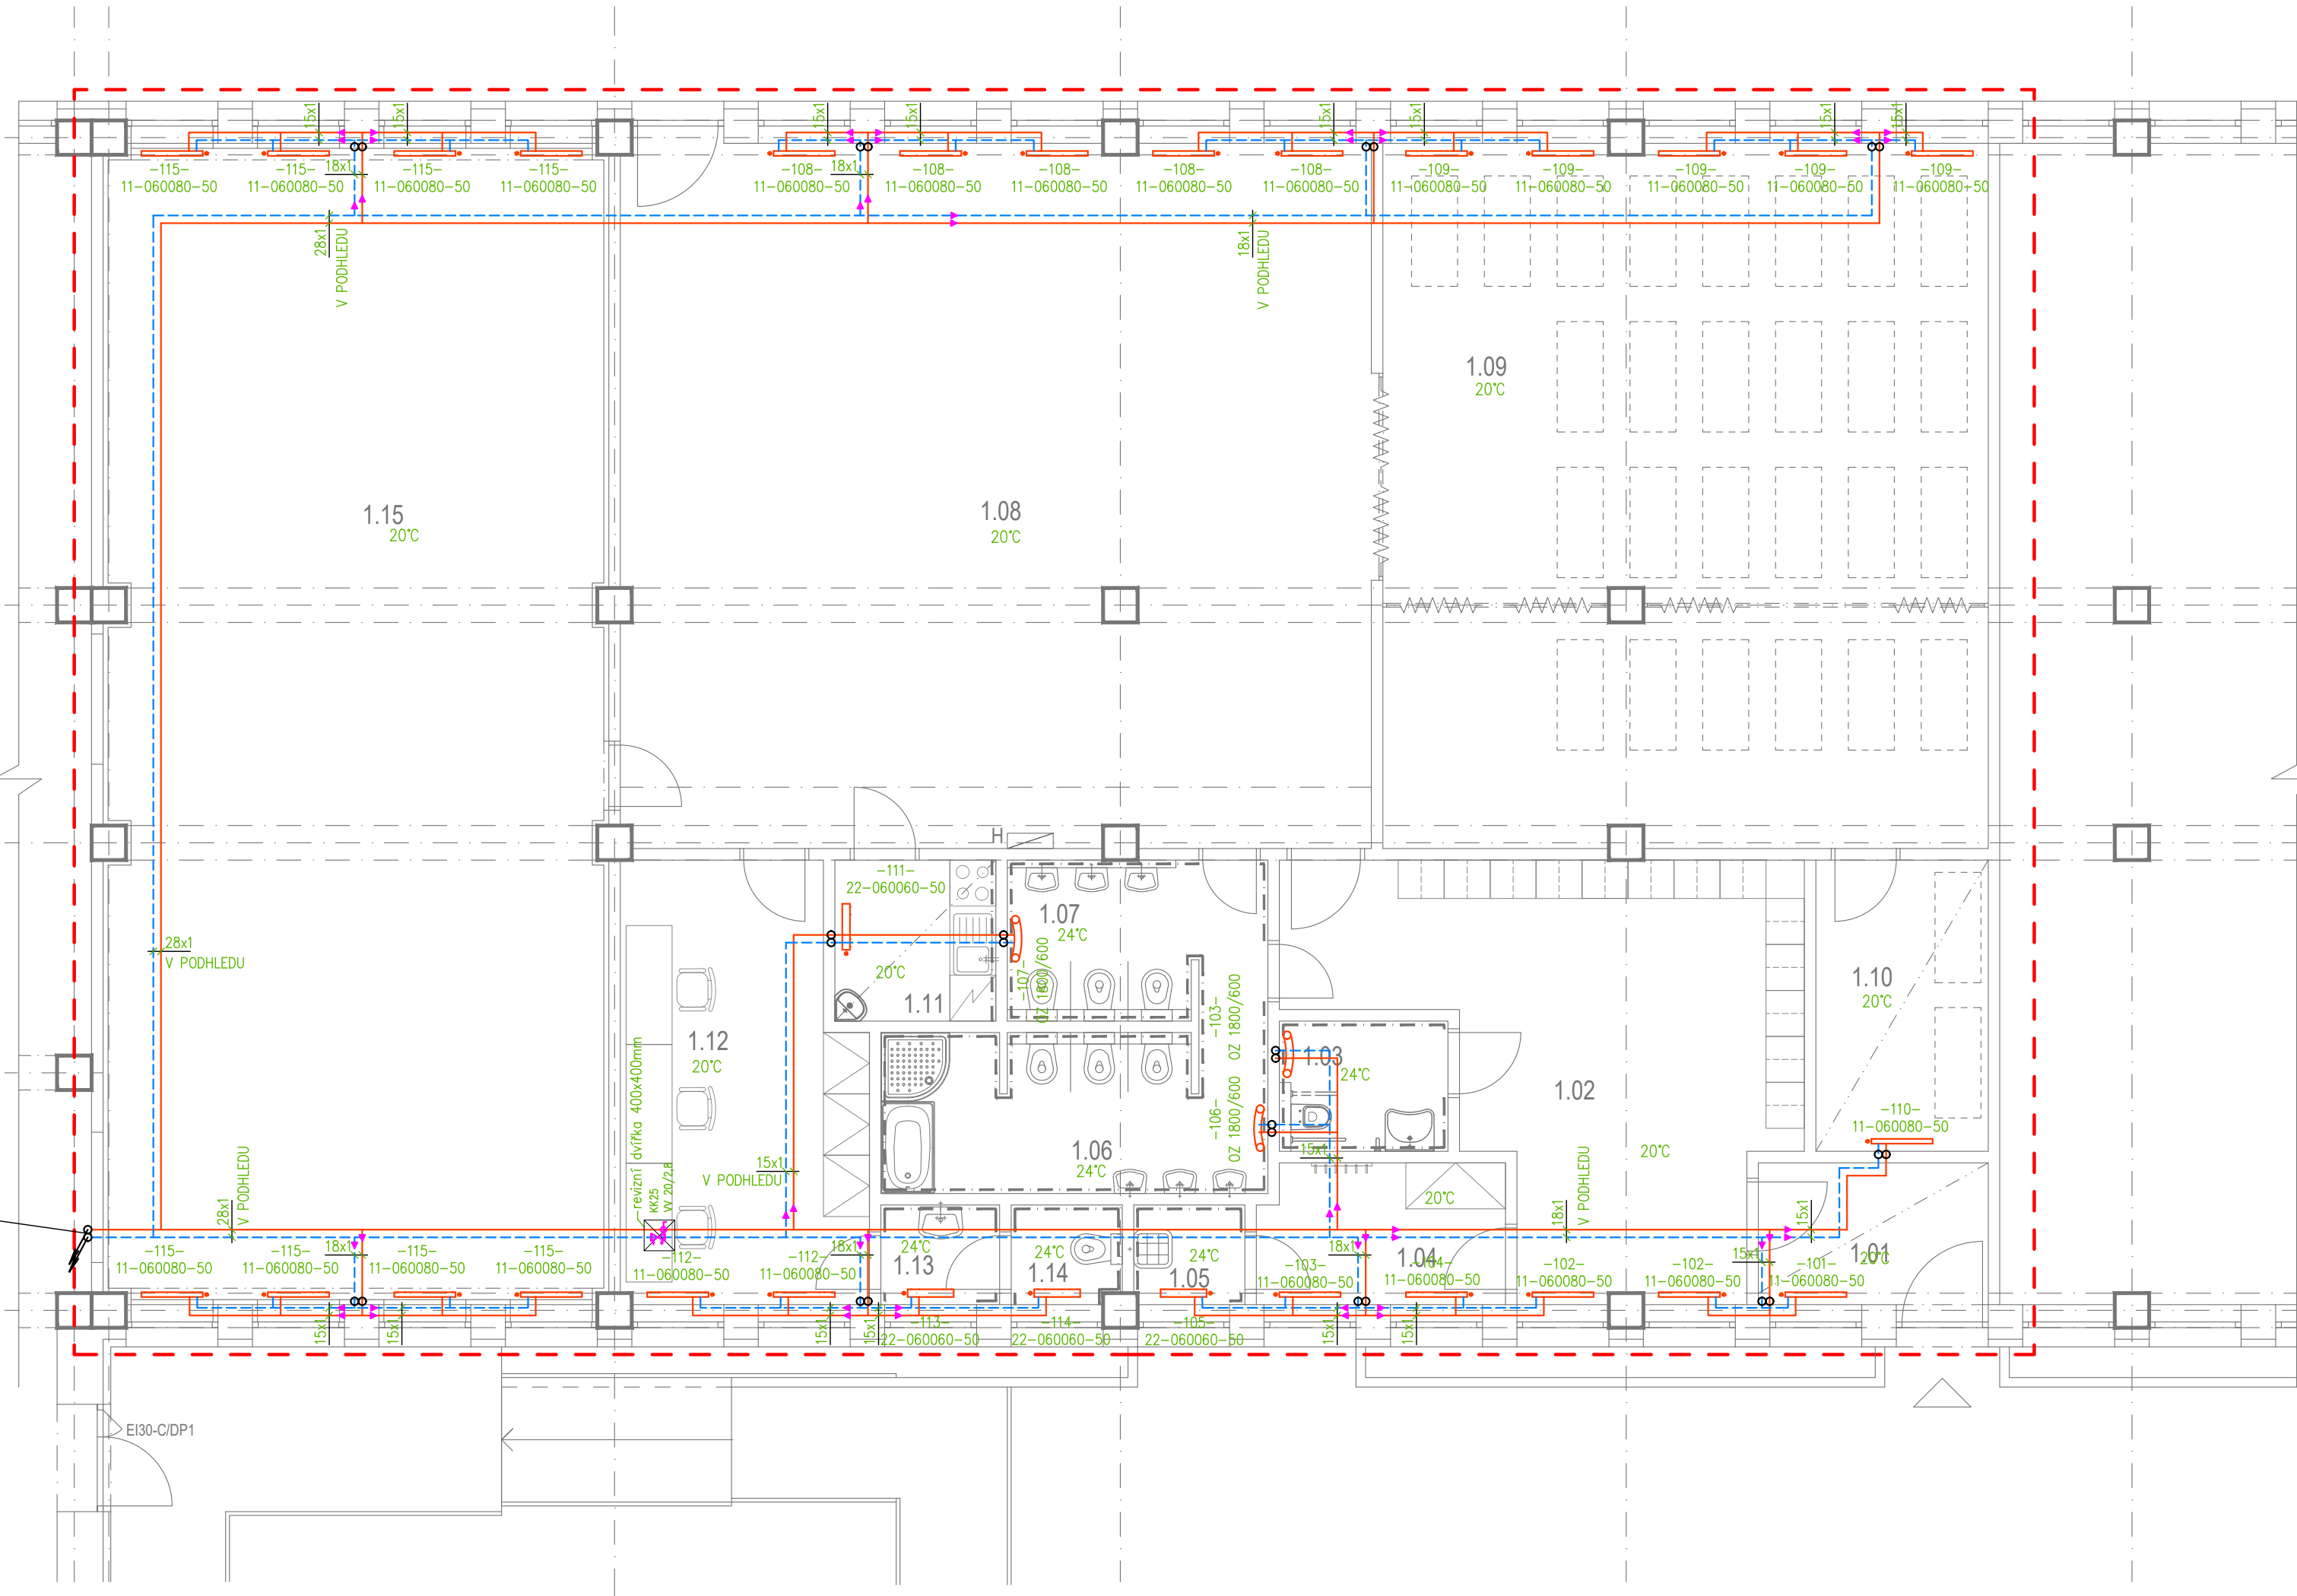

LEGENDA

- TOPNÉ POTRUBÍ PŘÍVODNÍ, CU/OCEL
TOPNÉ POTRUBÍ VRATNÉ, CU/OCEL
- ZK ZPĚTNÁ Klapka, ZÁVITOVÁ
KK KULOVÝ KOHOUT ZÁVITOVÝ
F FILTR ZÁVITOVÝ
M.T MĚŘIČ TEPLA SUPERCAL 739 DN 15
ODPOČTOVÝ PŘED BYTEM (PROVOZOVNOU),
(UKLIDŇUJÍCÍ KUS PŘED S Z MĚŘIČEM)

- 11-060080-50
BOČNÍ PŘÍPOJENÍ
DĚLKA 800mm
VÝŠKA 600mm
DESKOVÉ PLECHOVÉ TĚLESO, TYP 11
- OZ 1800/600
ŠÍŘKA 600mm
VÝŠKA 1800mm
OTOPNÝ ŽEBŘÍK, SE STŘEDOVÝM PŘÍPOJENÍM
EL. TOPNÁ TYČ S REGULÁTOREM TEPLOTY



TABULKA UCHYCENÍ A TL. IZOLACE PRO VOLNÉ VEDENÉ POTRUBÍ

POTRUBÍ	VZDÁLENOST UCHYCENÍ (m)	TL. IZOLACE (mm)	
CU 15	1,25	20	PĚNÝ POLYETYLEN
CU 18	1,5	20	
CU 22	2,0	20	
CU 28	2,25	25	
DN 32	2,4	30	
DN 40	2,6	40	
DN 50 (57/2,9)	3,0	50	FÓLIE
DN 65 (76/3,2)	3,5	60	
			MINERÁLNÍ VLN S AL.

TL. IZOLACE POTRUBÍ VEDENÉM VE STAVEBNÍCH KONSTRUKCÍCH
BUDE PŘÍPUSOBENA TL. STAVEBNÍ KONSTRUKCE

POZNÁMKA:

STÁVAJÍCÍ ROZVODY UT BUDOU DEMONTOVÁNY VČETNĚ OTOPNÝCH
TĚLES A PROVEDOU SE NOVÉ ROZVODY S OTOPNÝMI TĚLESY –
NOVÉ ROZVODY BUDOU NAPOJENY NA STÁVAJÍCÍ OTOPNOU VĚTEV

VYPRACOVAL: Ing. Petr Simerský		 Kotojedská 2588, 767 01 Kroměříž	
ZODP. PROJEKTANT: Ing. Petr Kostka			
INVESTOR: Nemocnice Havířov, příspěvková organizace			
MÍSTO STAVBY: Dělnická 1132/24, 736 01 Havířov, k.ú. Havířov–město, p.č. 2242			
ČÁST PD: D.1.4.2 Vytápění		FORMÁT: 3x4	
NÁZEV AKCE: VÝSTAVBA MATEŘSKÉ ŠKOLKY		DATUM: 04/2022	
		STUPEŇ PD: DPS	
NÁZEV VÝKRESU: PŮDORYS 1.NP – VYTÁPĚNÍ		MĚŘÍTKO: 1:75	ČÍSLO VÝKRESU: D.1.4.2_02

LEGENDA MÍSTNOSTÍ

OZN.	NÁZEV MÍSTNOSTI	PLOCHA(m²)
1.01	ZÁDVEŘÍ	6,00
1.02	ŠATNA	27,60
1.03	BEZBARIÉROVÉ WC	3,75
1.04	ŠATNA VYCHOVATELÉ	5,85
1.05	ÚKLIDOVÁ MÍSTNOST	1,90
1.06	WC1	10,15
1.07	WC2	6,75
1.08	DENNÍ MÍSTNOST	90,10
1.09	SPACÍ ČÁST	72,70
1.10	SKLAD LŮŽEK	8,60
1.11	KUCHYŇKA	4,40
1.12	KABINET	17,50
1.13	PŘEDSÍŇ WC	2,00
1.14	WC VYCHOVATELÉ	1,90
1.15	HERNA	99,50