


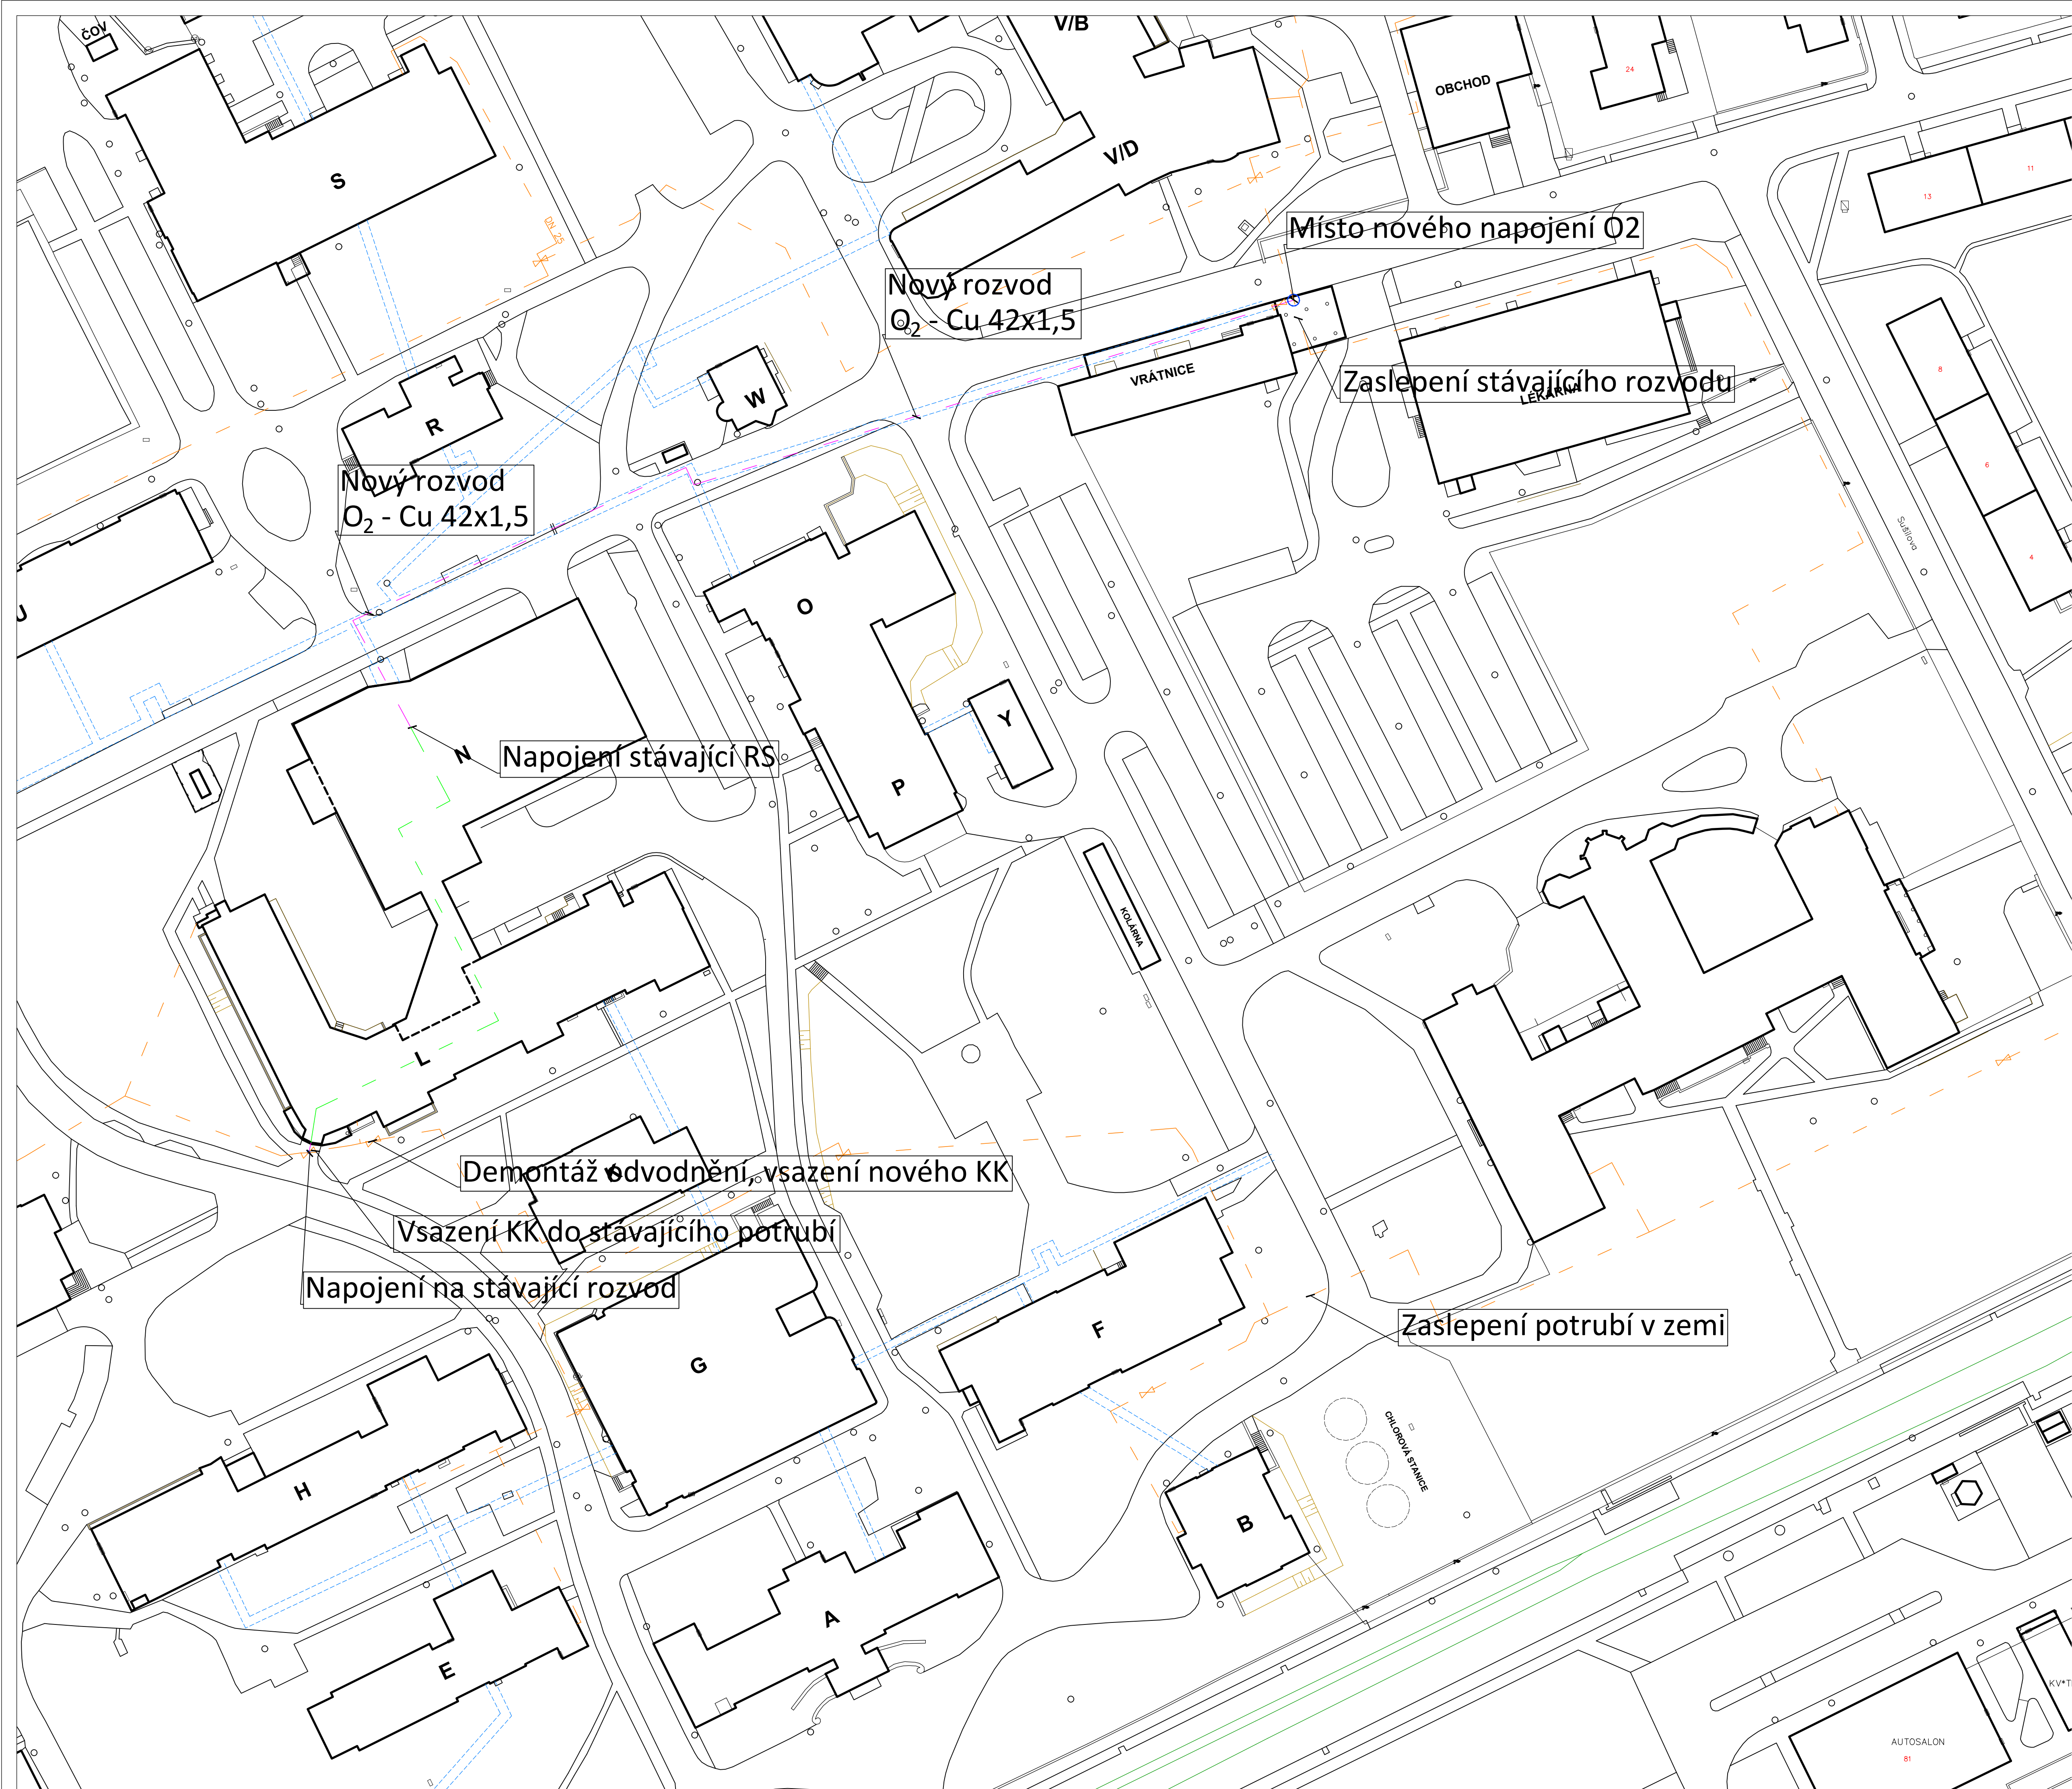

TABULKA DOPORUČ. VZDÁL. PODPĚR POTRUBÍ	
Cu TRUBKA	MIN. VZDÁLENOST (m)
ø8x1	1,5
ø12x1	1,5
ø18x1	1,5
ø22x1	2,0
ø28x1,5	2,0
ø42x1,5	2,5
ø54x2	2,5
>ø54x2	3,0

TABULKA POUŽITÝCH OCEL. CHRÁNICÍČEK	
Cu TRUBKA	CHRÁNICÍČKA
ø8x1	TR ø21,6x2,6
ø12x1	TR ø26,9x2,6
ø18x1	TR ø31,8x2,6
ø22x1	TR ø38,4x2,6
ø28x1	TR ø44,5x3,2
ø42x1,5	TR ø57,3x3,2
ø54x2	TR ø76,3x3,2
ø70x3	TR ø89,3x3,6

LEGENDA	
	Nové rozvodné potrubí kyslíku – Cu trubka 4 bar
	Kulový kohout
	Místo nového připojení O2
	Stávající rozvod v budově N, L



ZODP. PROJEKTANT:	VYPRACOVAL: JIŘÍ LANOČEK	KONTROLOVAL:	 MZ Liberec, a.s. Gorkého 658/15 460 01 Liberec www.mzliberec.cz MZ Liberec, a.s. projekce datum: 05/2022 STUPEŇ: FORMÁT: Č. ZAKÁZKY: MĚŘÍTKO: 1:500 Č. VÝKRESU: 01
INVESTOR:	Slezská nemocnice v Opavě		
MÍSTO STAVBY:	Slezská nemocnice v Opavě		
STAVEBNÍ OBJEKT: PROVOZNÍ SOUBOR	Přeložka rozvodu kyslíku Rozvody medicinálních plynů		
PROFESNÍ OBSAH:	Situace		