




PŮDORYS

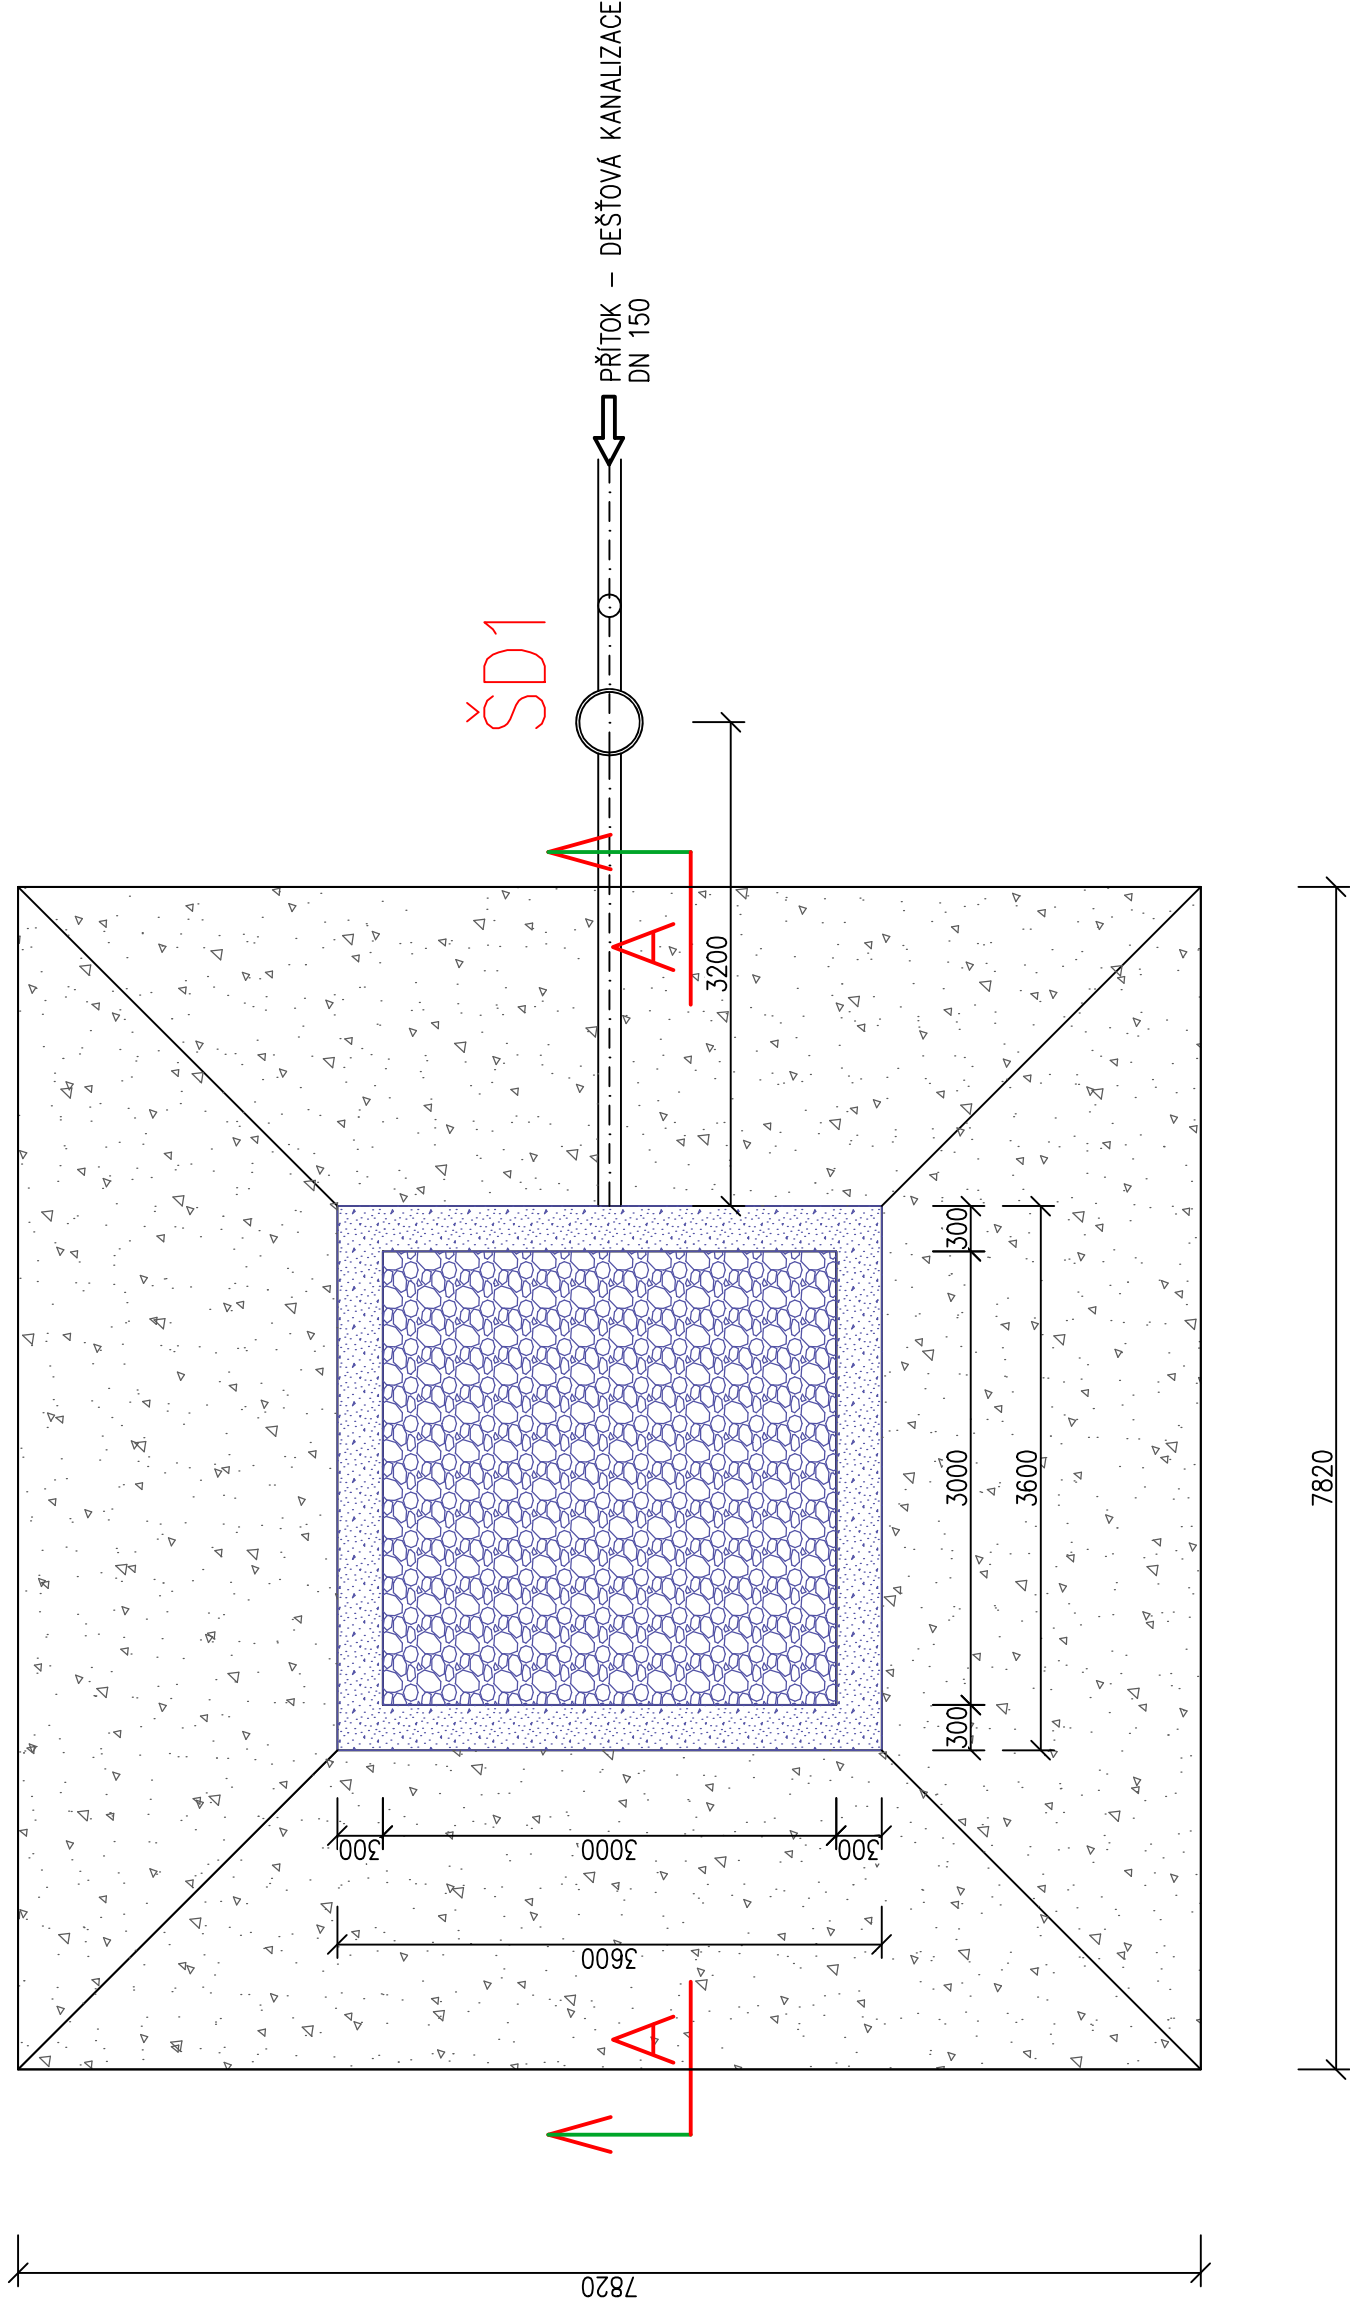

ŘEZ A-A

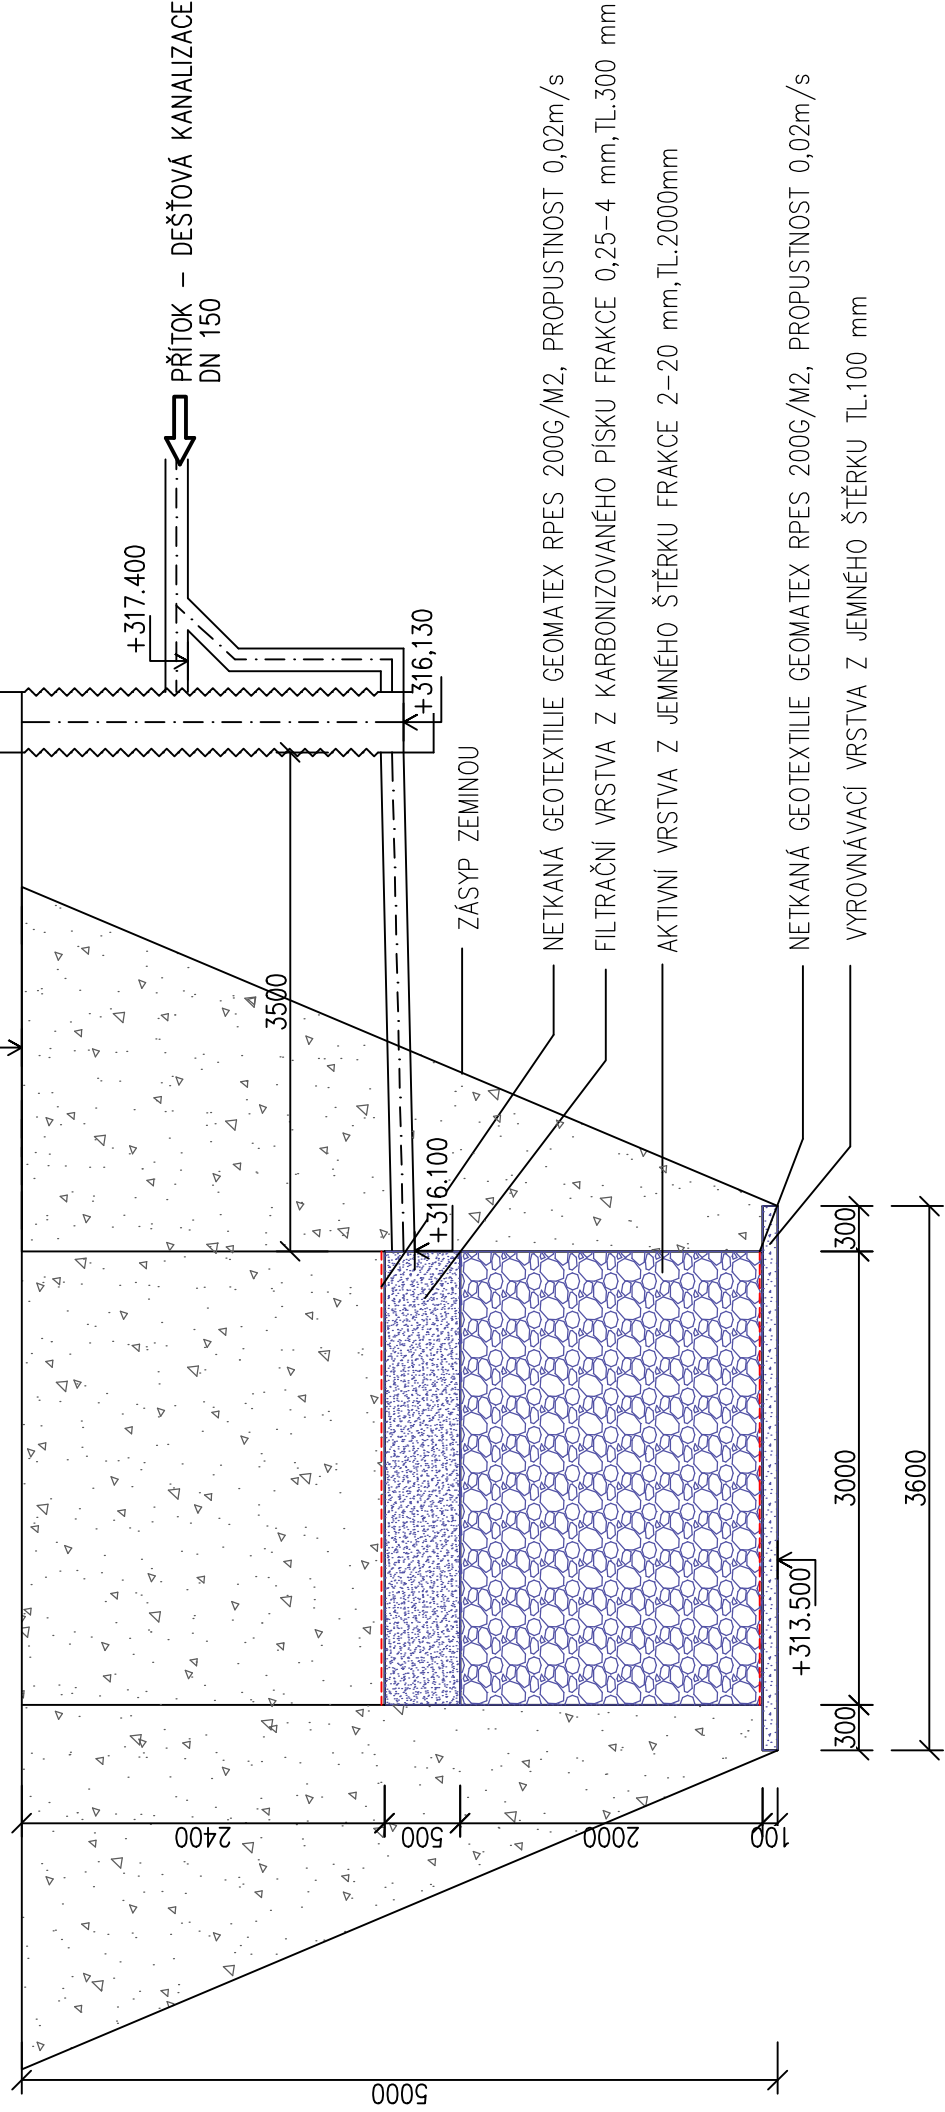

0,000 = 319,40 m n.m.
sořadnický systém: JTSK
výškový systém: BpV

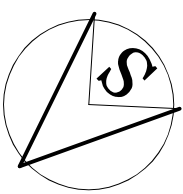

ZODPOVĚDNÝ PROJEKTANT ING. Jaroslav Gavlas		VYPRACOVAL Lenka Jerásková	ing. arch. martin janda architektonická kancelář Lomná 1895, 744 01 Fienštát pod Radhoštěm www.jarchitekti.cz, tel. 556 631 134	
INVESTOR Sdružené zdravotnické zařízení Krnov příspěvková organizace I.P. Pavlova 552/9, Pod Beznoučným vrchem, 794 01 Krnov		STUPEŇ PD DPS		
AKCE Pavilon C - stavební úpravy a přístavba - pavilon rehabilitace (RHB) v areálu Sdruženého zdravotnického zařízení Krnov		DATUM 02/2022	FORMÁT 4x A4	MĚŘÍTKO 1:50
ČÁST	D.2.1-Dokumentace technických a technologických zařízení - dešťová kanalizace			
OBSAH	VSAKOVACÍ OBJEKT V1			
		Číslo VÝKRESU D.2.1 - 04		