
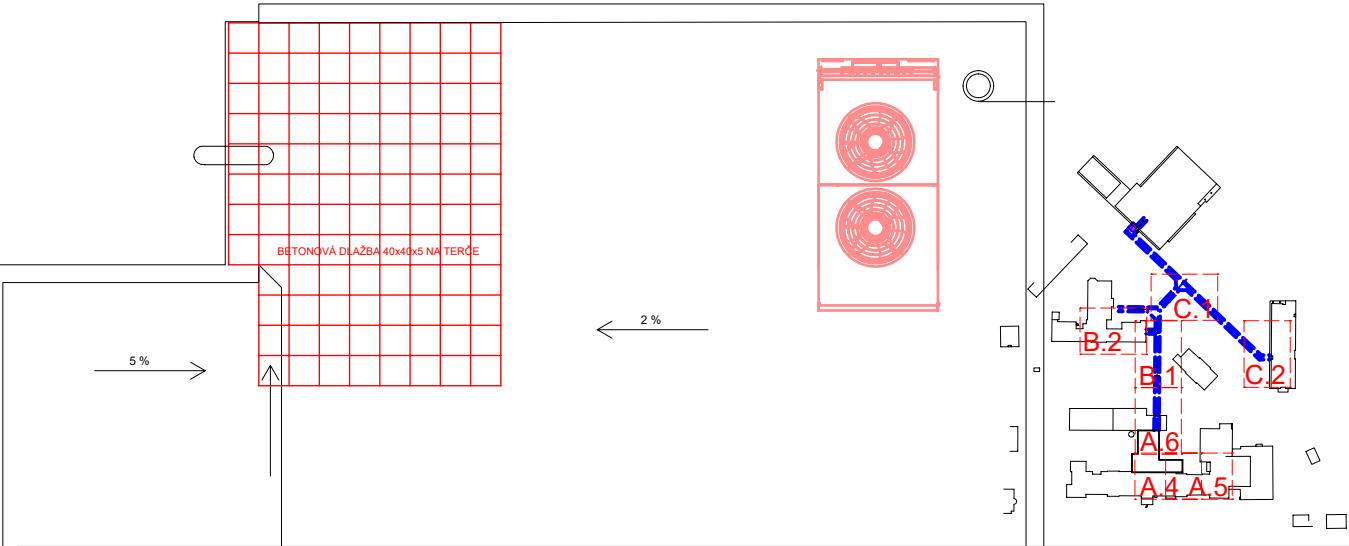
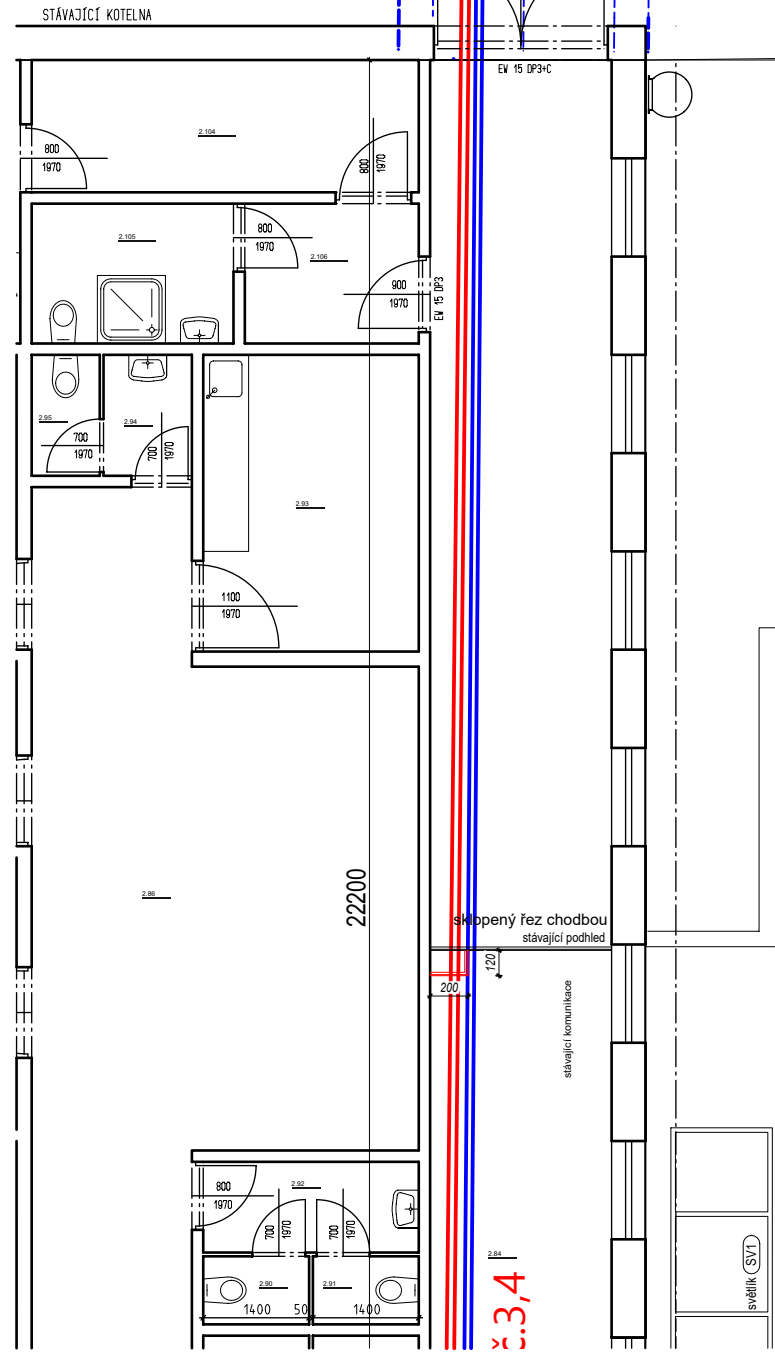


schématický řez osazením
vedení potrubní pošty a hnacího vzduchového potrubí
podvěsem pod stávající strop

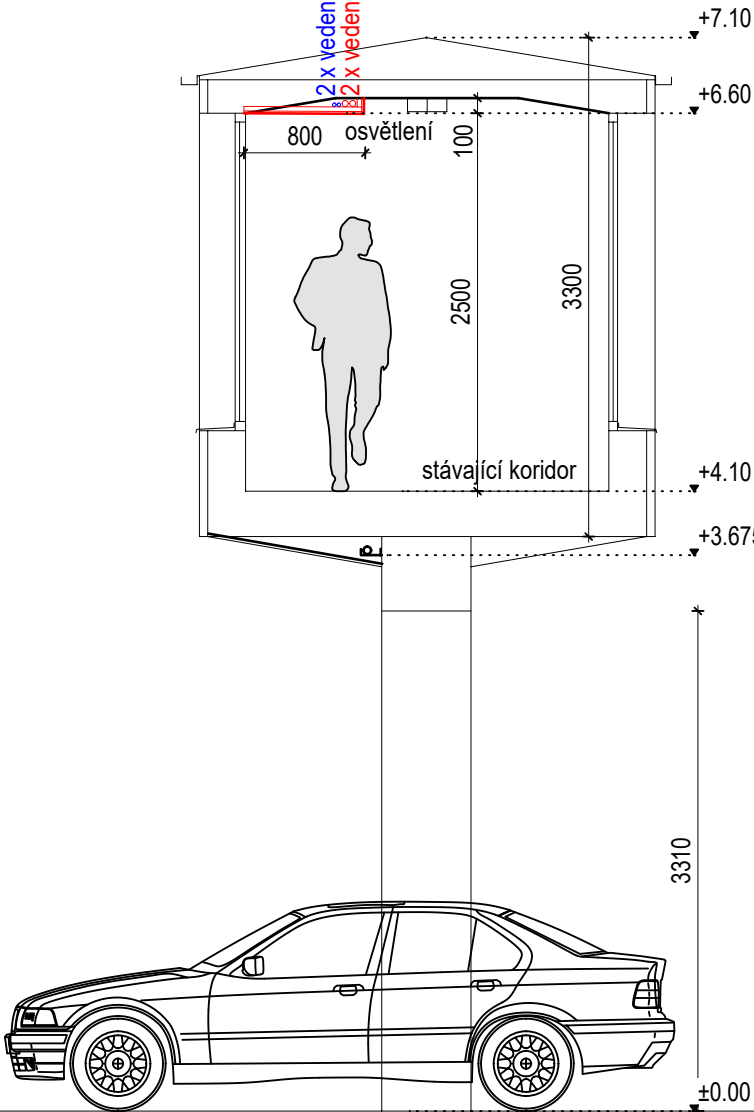

ZODPOVĚDNÝ PROJEKTANT ing.arch. Martin Janda	VYPRACOVAL ing.arch. Martin Janda	ing.arch.martin janda architektonická kancelář
INVESTOR Sdruženého zdravotnického zařízení v Krnově, p.o., I.P.Pavlova 552/9, Pod Bezručovým vrchem, Krnov	Lomná 1895, 744 01 Frenštát pod Radhoštěm www.jzarchitekti.cz, tel. 603 885 424	
AKCE Instalace transportního systému klinických vzorků mezi pavilony A,B a C v areálu Sdruženého zdravotnického zařízení v Krnově		STUPEŇ projekt k ohlášení udržovacích prací
OBSAH PŮDORYS 2.NP - ROZVOD V PODHLEDU, VÝKRES 6		MĚŘÍTKO 1 : 100
		DATUM 05/ 2022
		ČÍSLO VÝKRESU A.6