

# 4.NP

KŘÍDLO A  
CHIRURGICKÉ ODDĚLENÍ I

KŘÍDLO B  
GERIATRICKÉ ODDĚLENÍ

KŘÍDLO E  
INSPEKČNÍ POKOJE

KŘÍDLO C  
CHIRURGICKÉ ODDĚLENÍ III

KŘÍDLO D  
UROLOGICKÉ ODDĚLENÍ


KŘÍDLO F  
CHIRURGICKÁ JIP

KŘÍDLO I  
INTERNA (ENDOSKOPIE A  
GASTROENTEROLOGIE)

KŘÍDLO N  
DOSPÁVACÍ POKOJE

## LEGENDA MR

- MR - ZESILOVAČ
- MR - ÚSTŘEDNA
- MR - MIKROFON STOLNÍ
- MR - REPRODUKTOR NÁSTĚNNÝ
- MR - REPRODUKTOR DO PODHLAVÍ
- MR - REGULATOR
- MR - TRASA KABELŮ CHKE-V 2x1,5
- MR - KABEL, TRASA VE ŽLABU MERKUR ZAVĚŠENA NA STROPĚ

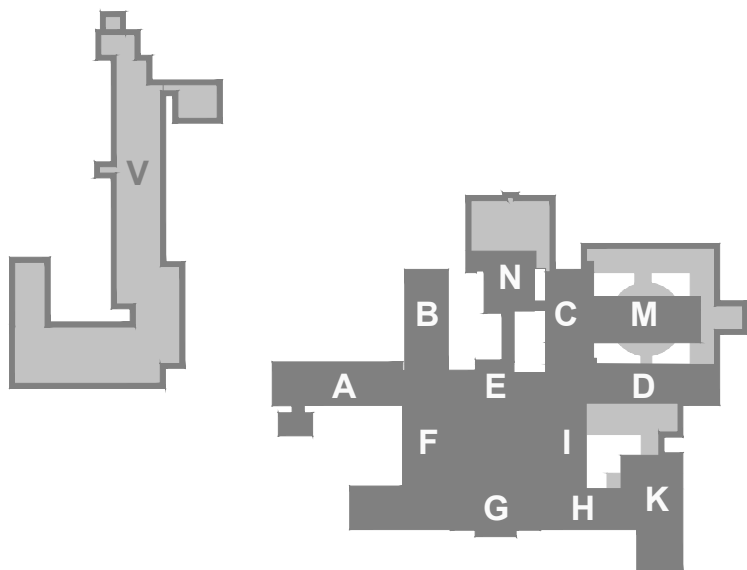

REKONSTRUKCE SYSTÉMU EPS V MONOBLOKU NEMOCNICE HAVÍŘOV, P.O.

Místo : ul. Dělnická 1132, Město, 736 01 Havířov  
Investor : Nemocnice s poliklinikou Havířov, příspěvková organizace  
Stupeň : DSPS - Stávající stav  
Zodp. projektant : Jan Kupec - autorizovaný technik ČKAIT v oboru technika prostředí staveb  
Autor : Jan Kupec  
Vypracoval : Bc. Jakub Kupec  
Datum : 05/2023

Půdorys 4.NP monoblok - Stávající stav MR

KANCELÁŘ : KOBLOVSKÁ 343, 725 29 OŠTRAVA 29 TEL : 773 435 555 E-MAIL : KUPEC.PROJEKCE@REZNAM.CZ

KUPEC  
PROJEKCE SLP

zak. č.: 2023/17A  
formát: 10 x A4  
měřítko: 1:200  
č.v. 05