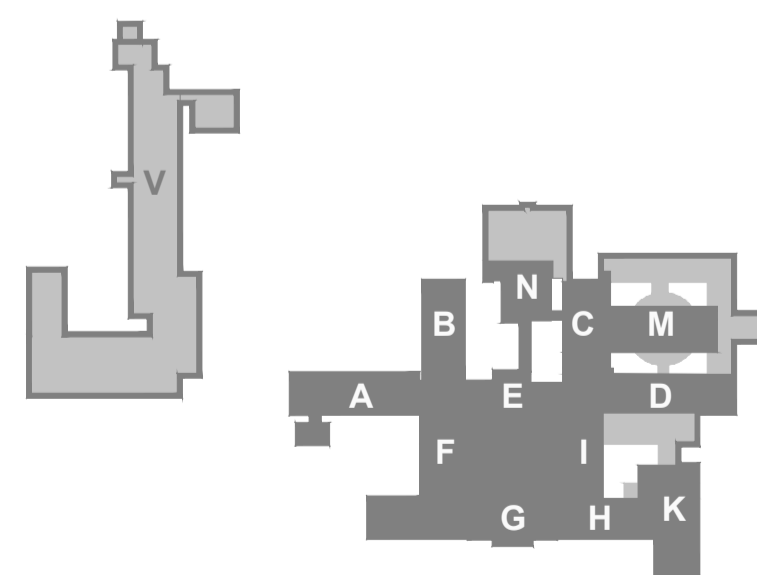
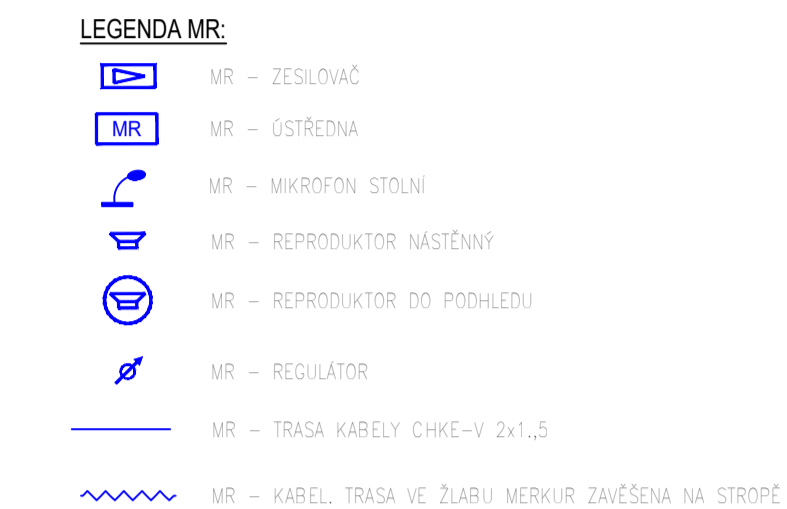


[illegible]

Sada :

REKONSTRUKCE SYSTÉMU EPS V MONOBLOKU NEMOCNICE HAVÍŘOV, P.O.

Místo : ul. Dělnická 1132, Město, 736 01 Havířov
Investor : investor: Nemocnice s poliklinikou Havířov, příspěvková organizace
Stupeň : DSPS - Stávající stav
Zodp. projektant : Jan Kupec - autorizovaný technik ČKAIT v oboru technika prostředí stav
Autor : Jan Kupec
Vyraboval : Bc. Jakub Kupec
Datum : 05/2023

KUPEC
PROJEKCE SLI

zak. č.: 2023/17A
formát: 10 x A4
měřítko: 1:200
č.v. 06

PŮDORYS 5.NP monoblok - Stávající stav MR