



2.NP

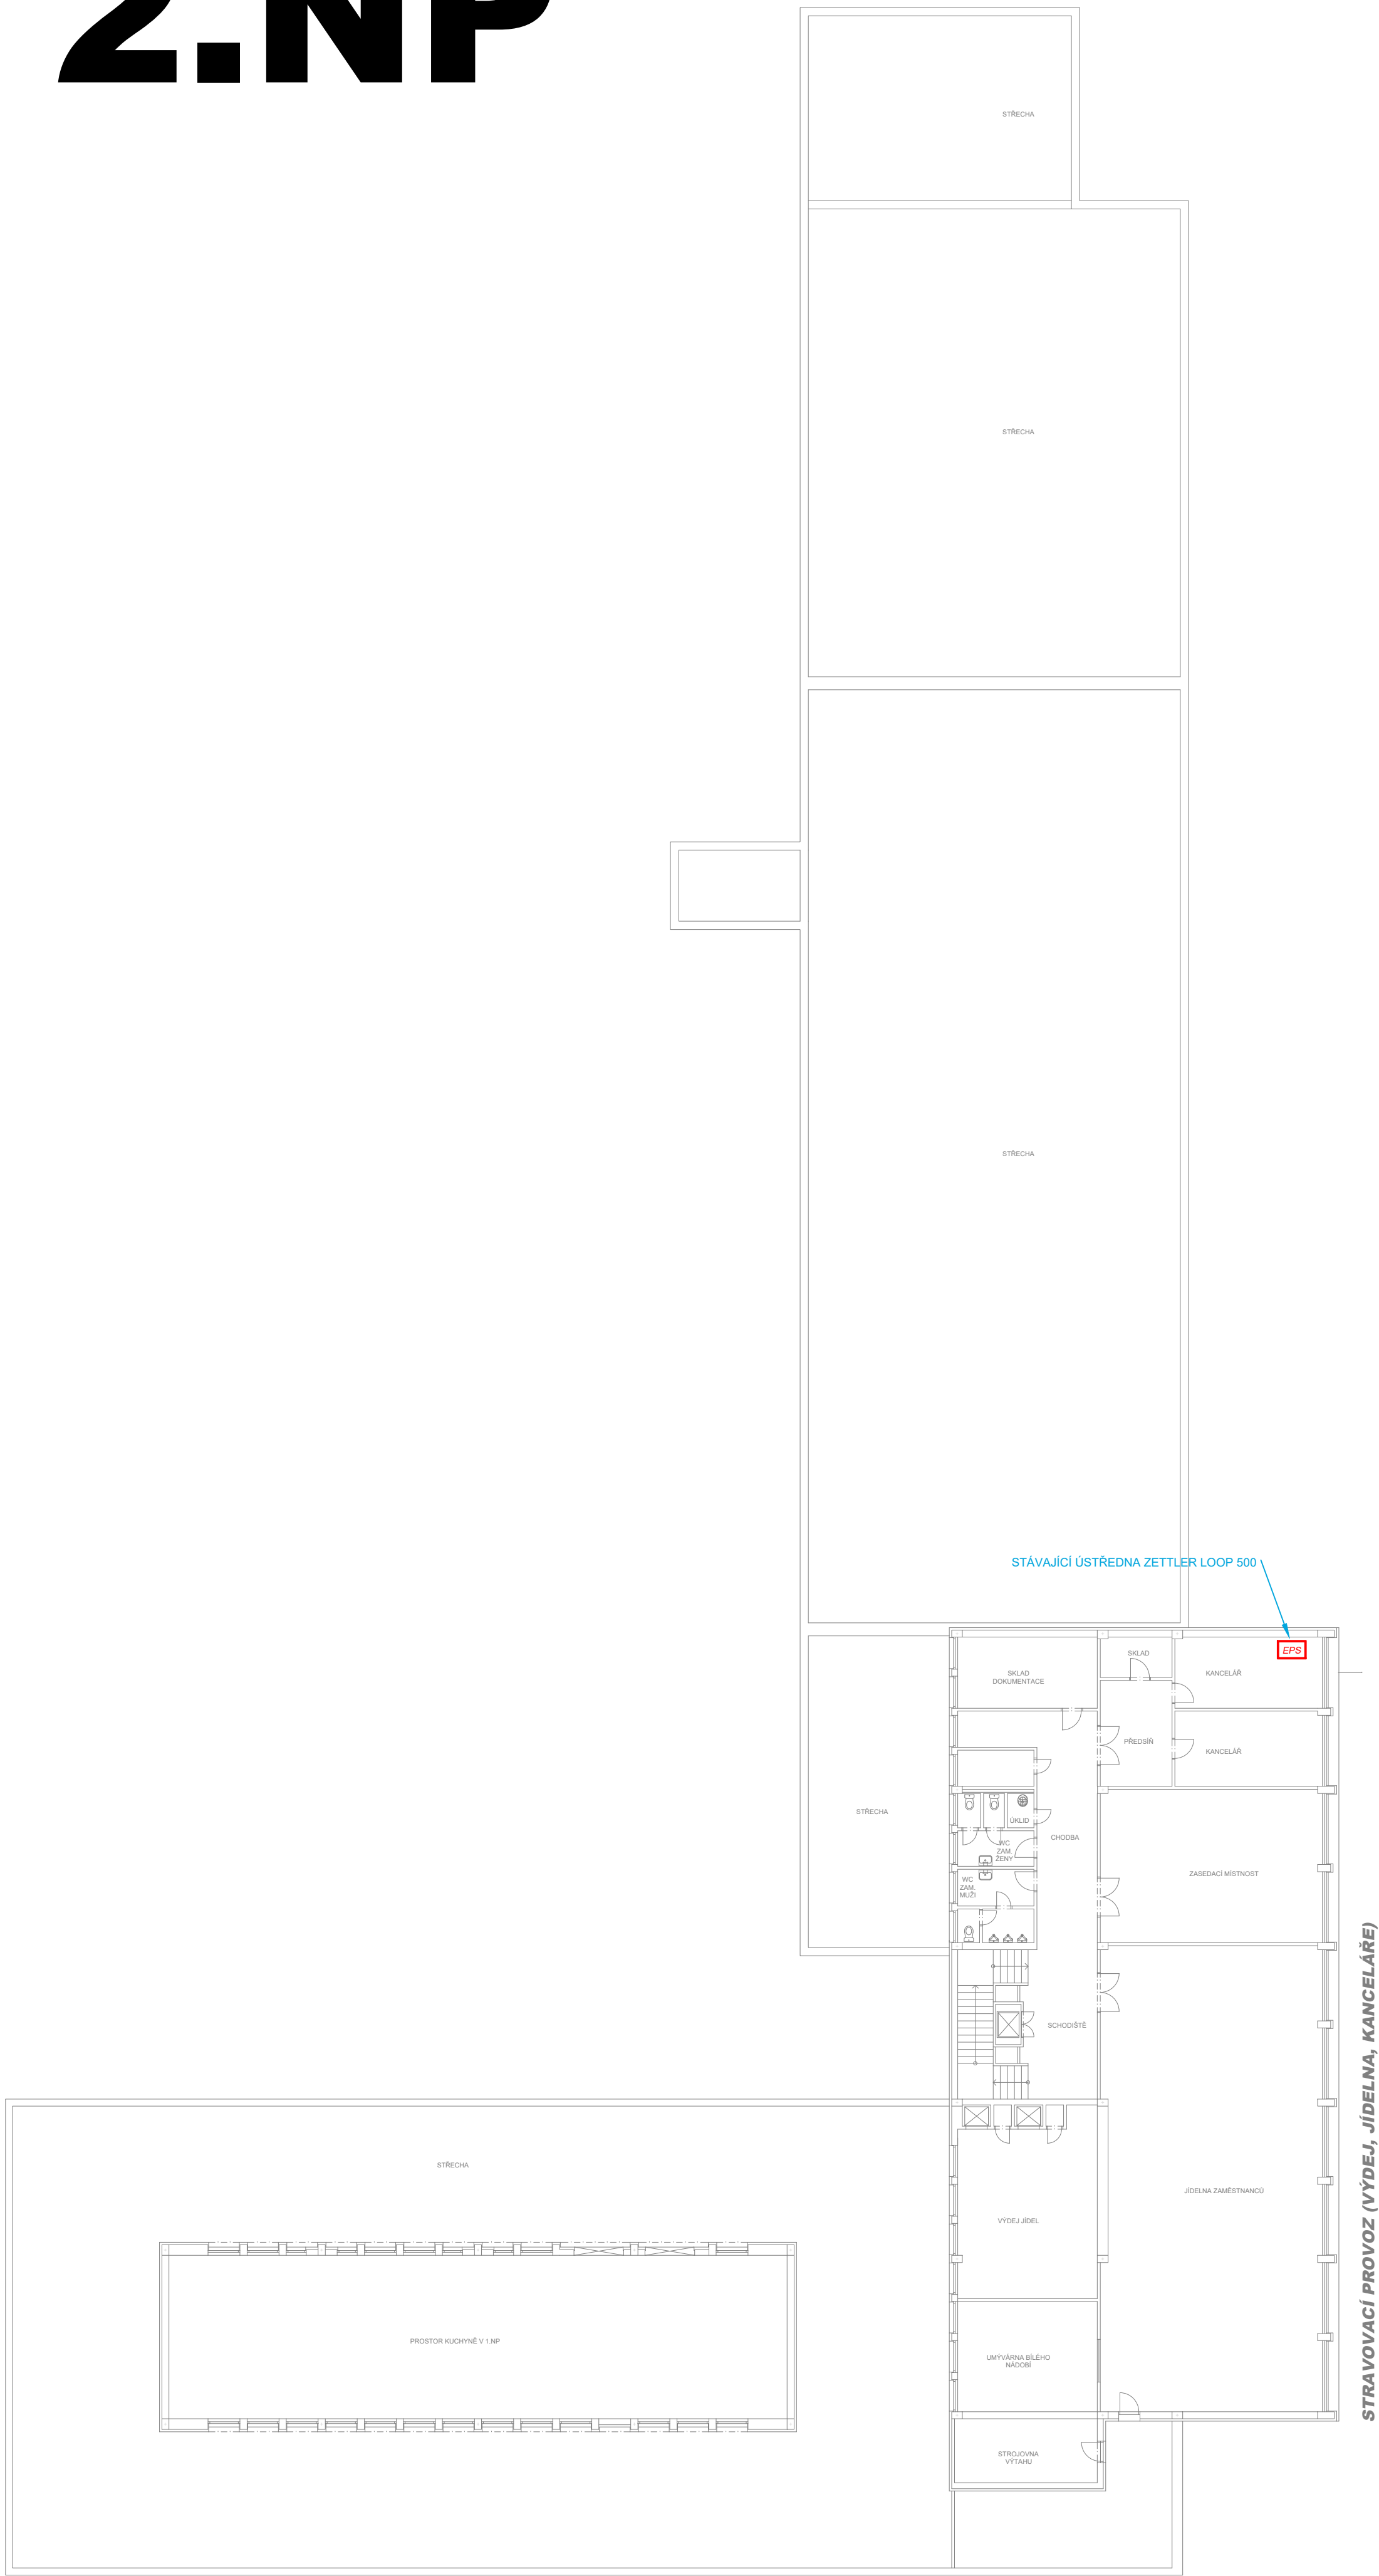

- LEGENDA EPS:
- EPS - ÚSTŘEDNA EPS
 - EPS - AKČNÍ ČLEN (VSTUPNĚ/VÝSTUPNÍ JEDNOTKA)
 - EPS - OPTICKOKOŮROVÝ HLÁSIČ
 - EPS - TERMODIFERENCIÁLNÍ HLÁSIČ
 - EPS - TLAČÍTKOVÝ HLÁSIČ
 - EPS - VSTUPNĚ-VÝSTUPNÍ JEDNOTKA
 - EPS - PŘÍDRŽNÝ MAGNET
 - EPS - IZOLANT
 - EPS - OVLÁDANÉ ZAŘÍZENÍ - PŘÍPOJNÝ BOD
 - EPS - AKUSTICKÉ SIGNALIZAČNÍ ZAŘÍZENÍ
 - EPS - ZALOHOVANÝ NAPÁJECÍ ZDROJ 24V/5A
 - EPS - PŘÍDRŽNÝ MAGNET
 - EPS - ROZVÁDĚČ
 - EPS - STÁVAJÍCÍ KABELOVÁ TRASA
 - EPS - KABEL TRASA VE ŽLABU MERKUR ZAVĚŠENA NA STROPĚ

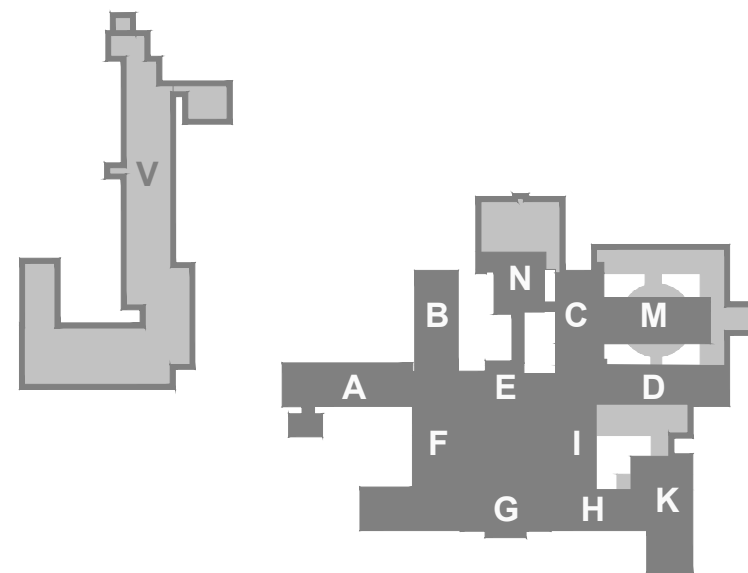

REKONSTRUKCE SYSTÉMU EPS V MONOBLOKU NEMOCNICE HAVÍŘOV, P.O.		KUPEC PROJEKCE SLP	
Místo :	ul. Dělnická 1132, Město, 736 01 Havířov	zak. č.: 2023/17A	
Investor :	investor: Nemocnice s poliklinikou Havířov, příspěvková organizace	formát: 6 x A4	
Stupeň :	DSPS - Stávající stav	měřítko: 1:200	
Zodp. projektant :	JAN Kupec - autorizovaný technik ČKAIT v oboru technika prostředí staveb	č.v. 09	
Autor :	Jan Kupec		
Vypracoval :	Bc. Jakub Kupec		
Datum :	05/2023		
Půdorys 2.NP objekt V - Stávající stav EPS			
KANCELÁŘ : KOBLOVSKÁ 343, 725 28 OSTRAVA 29 TEL. : 773 435 555 E-MAIL : KUPEC.PROJEKCE@SEZNAM.CZ			