



1.NP


KŘÍDLO A
DĚTSKÉ ODDĚLENÍ I

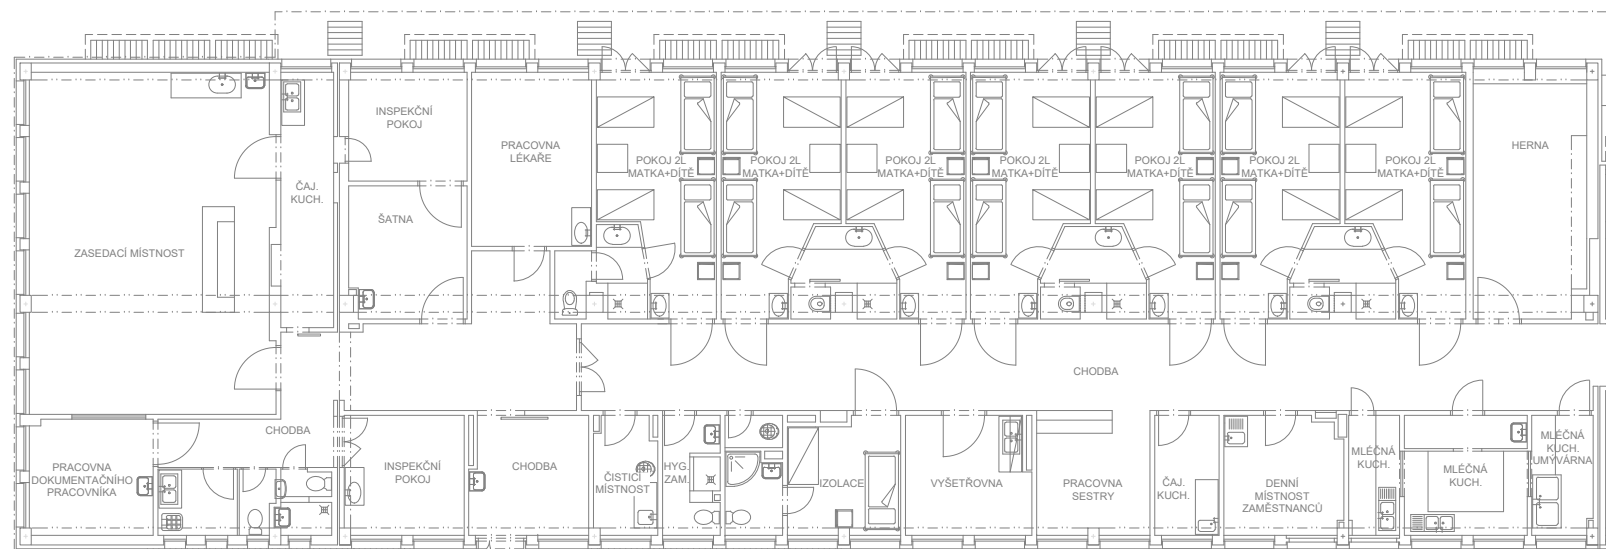


KŘÍDLO B
DĚTSKÉ ODDĚLENÍ II

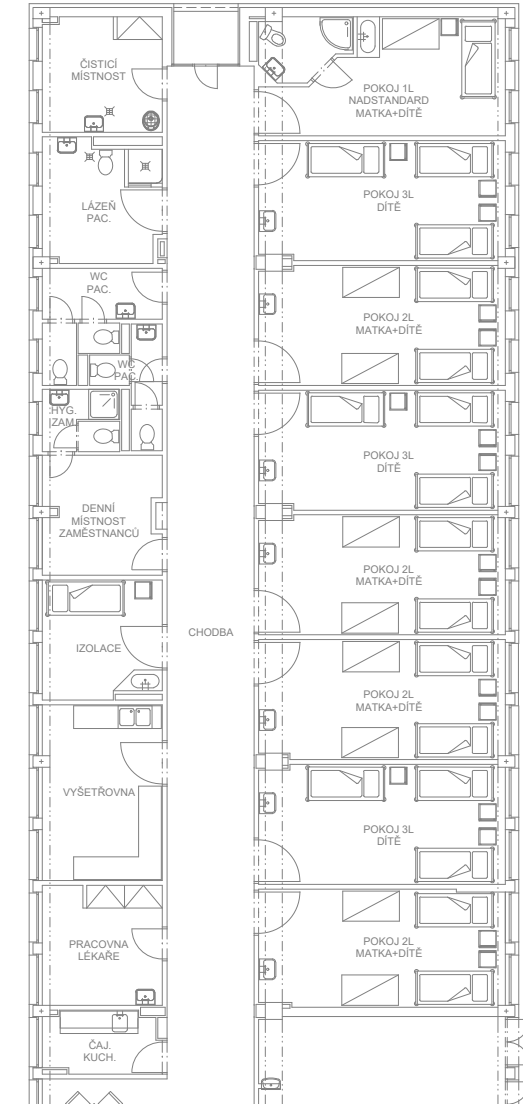


KŘÍDLO E
INSPEKČNÍ POKOJE

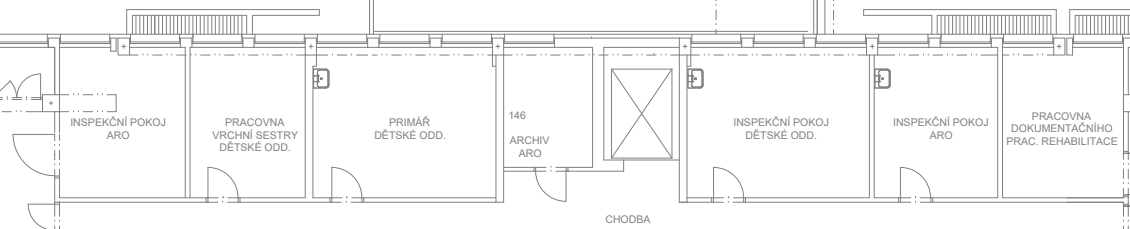


KŘÍDLO C
ARO

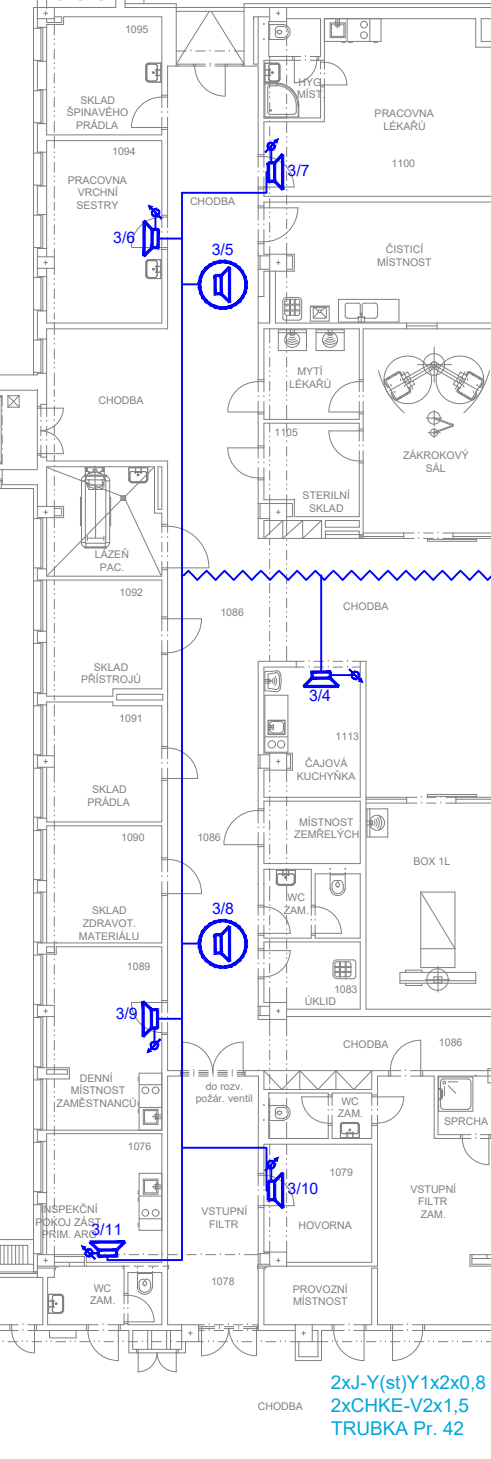


KŘÍDLO M
TRAUMATOLOGICKÝ PŘÍJEM

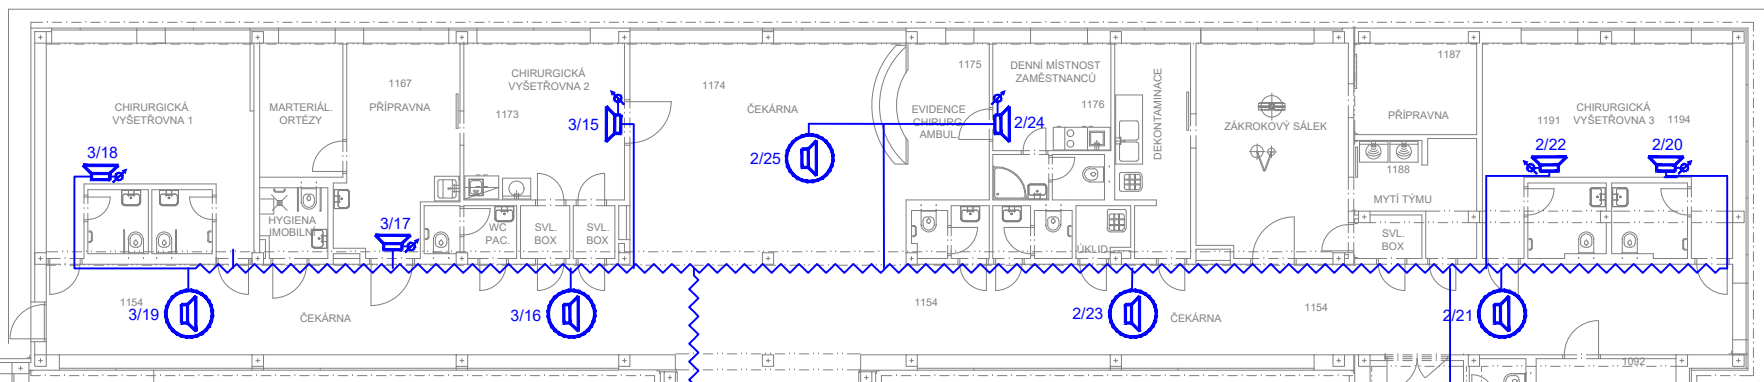


KŘÍDLO D
CENTRÁLNÍ PŘÍJEM

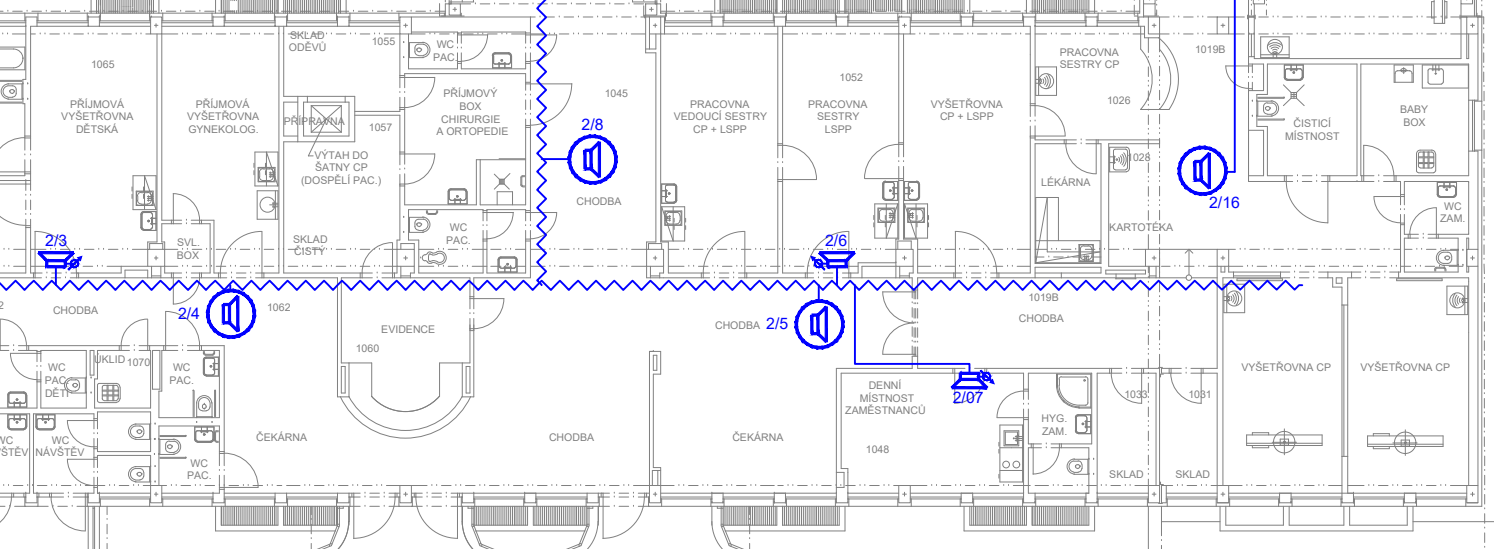


KŘÍDLO L
URGENTNÍ PŘÍJEM,
EXPEKTACNÍ LŮŽKA

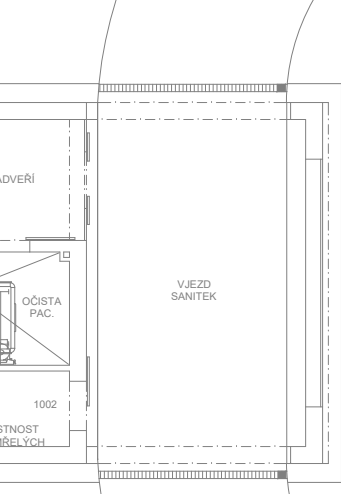


KŘÍDLO G
NEMOCNIČNÍ LÉKÁRNA

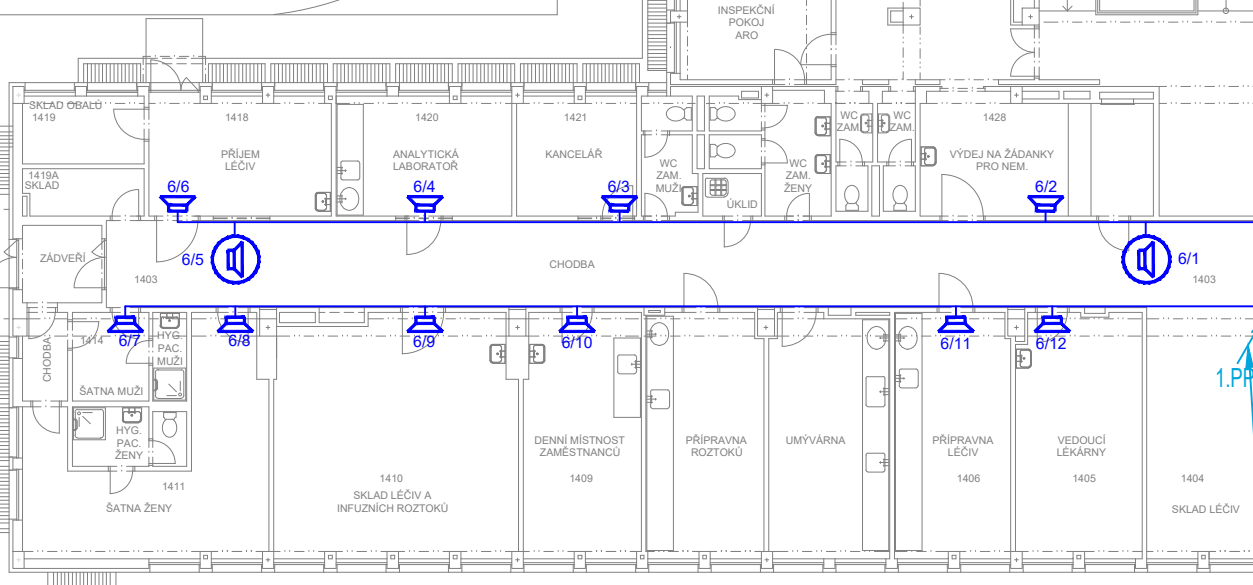


KŘÍDLO F
DĚTSKÉ VÝŠETŘOVNY

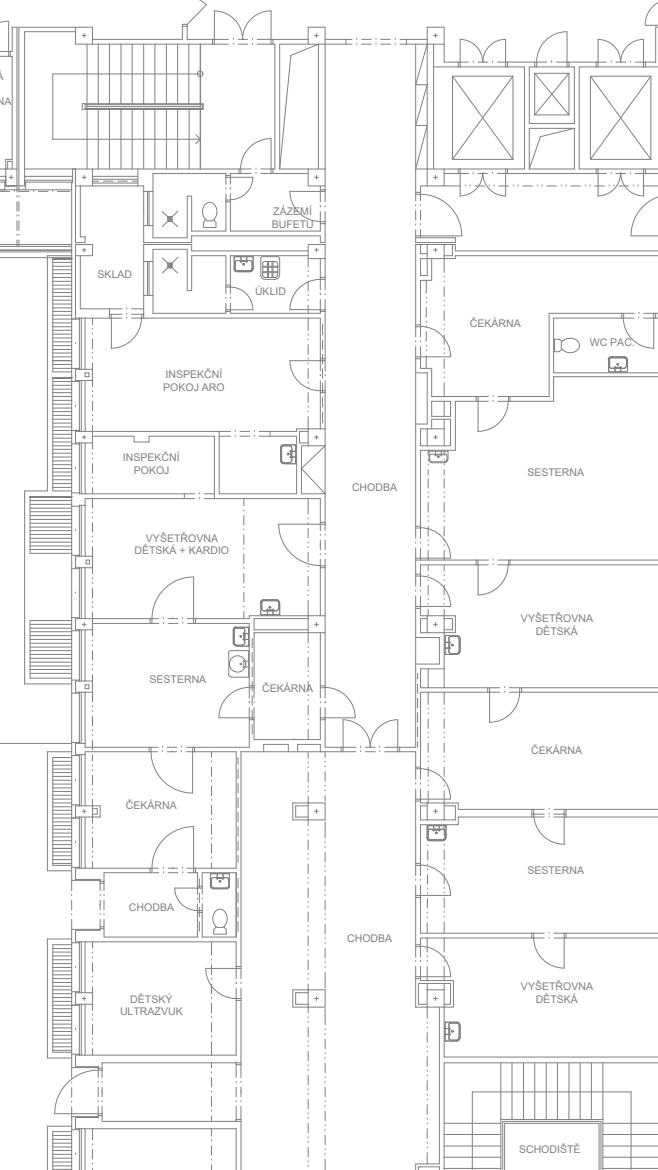


KŘÍDLO H
ONKOLOGICKÝ STACIONÁŘ,
ORTOPEDICKÉ VÝŠETŘOVNY

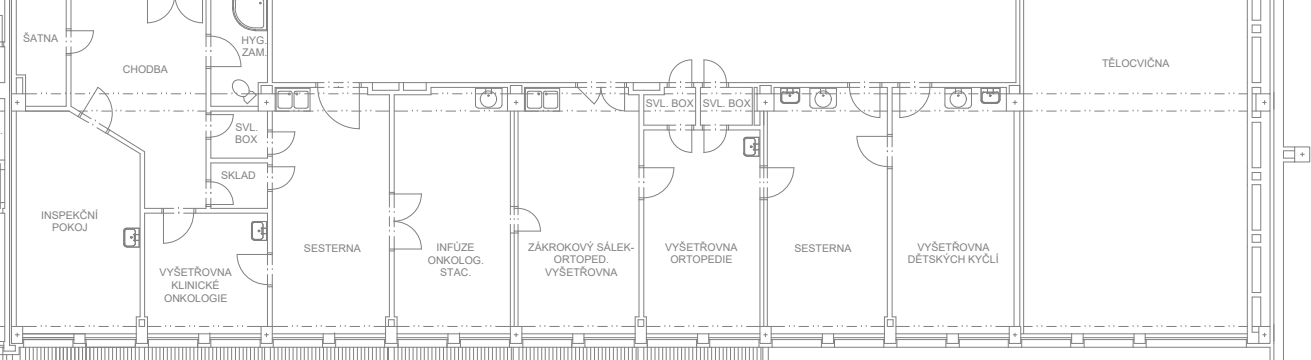

KŘÍDLO J
OBDORBNÉ VÝŠETŘOVNY

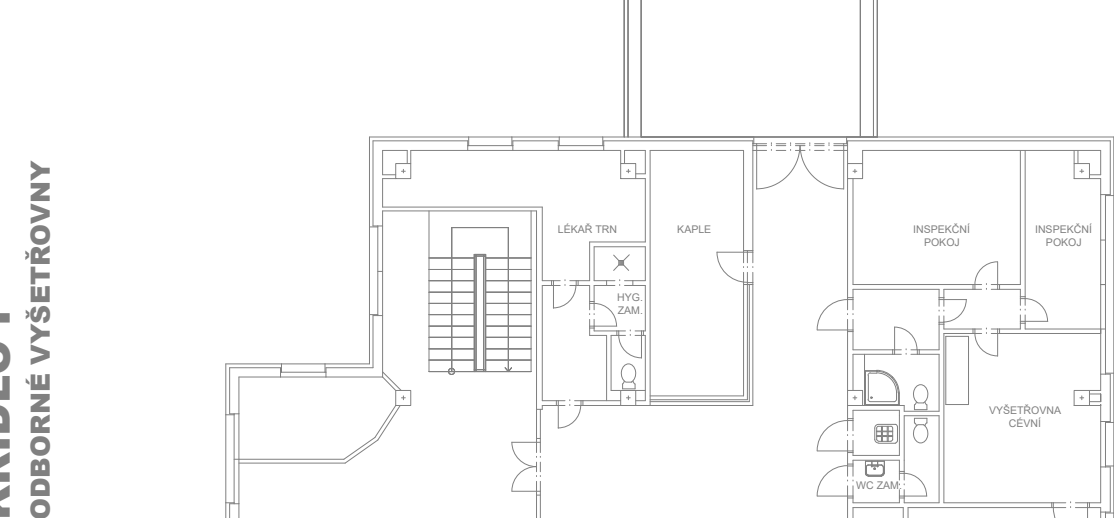

- LEGENDA MR:
- MR - ZESILOVAČ
 - MR - OŠTŘEDNA
 - MR - MIKROFON STOLNÍ
 - MR - REPRODUKTOR NÁSTĚNNÝ
 - MR - REPRODUKTOR DO POHLEDU
 - MR - REGULATOR
 - MR - TRASA KABELY CHKE-V 2x1,5
 - MR - KABEL TRASA VE ŽLABU MERKUR ZAVĚŠENA NA STROPĚ

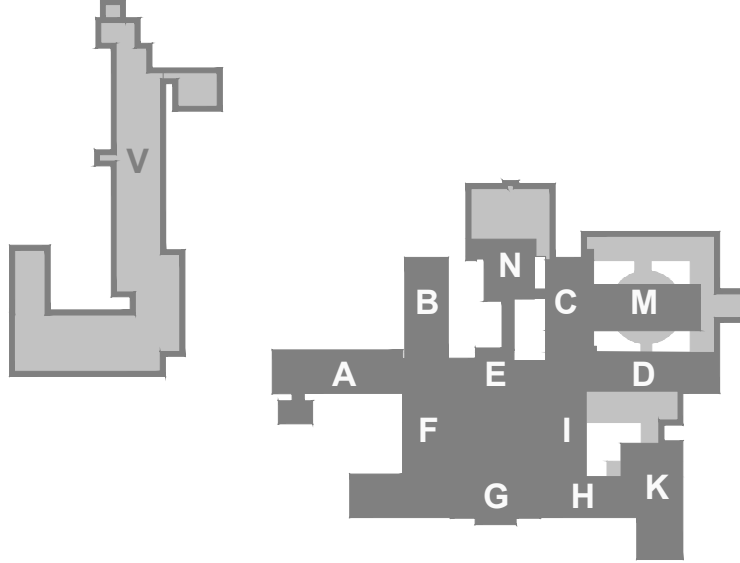

REKONSTRUKCE SYSTÉMU EPS V MONOBLOKU NEMOCNICE HAVÍŘOV. P.O.

Místo : ul. Dělnická 1132, Město, 736 01 Havířov
Investor : investor: Nemocnice s poliklinikou Havířov, příspěvková organizace
Stupeň : DSPS - Stávající stav
Zodp. projektant : Jan Kupec - autorizovaný technik ČKAIT v oboru technika prostředí staveb
Autor : Jan Kupec
Vypracoval : Bc. Jakub Kupec
Datum : 05/2023

Půdorys 1.NP monoblok - Stávající stav MR

KANCELÁŘ : KOBLOVSKÁ 343, 725 29 OŠTRAVA 29 TEL : 773 435 555 E-MAIL : KUPEC.PROJEKCE@REZNAM.CZ

KUPEC
PROJEKCE SLP

zak. č.: 2023/17A
formát: 10 x A4
měřítko: 1:200
č.v. 03