

5.NP

KŘÍDLO A
INTERNÍ ODDĚLENÍ I

KŘÍDLO B
AMBULANCE BOLESTI,
AKUPUNKTURA, INFÚZNÍ TERAPIE

KŘÍDLO E
INSPEKČNÍ POKOJE

KŘÍDLO C
HEMATOLOGICKÉ LABORATOŘE


KŘÍDLO D
NEUROLOGICKÉ ODDĚLENÍ

KŘÍDLO F
MEZIOBOROVÁ JIP

KŘÍDLO I
NEUROLOGICKÉ VÝŠETŘOVNÝ
INSPEKČNÍ POKOJE, CYTOSTATIKA

LEGENDA EPS:

- EPS - OSTRĚDNA EPS
- EPS - AKČNÍ ČLEN (VSTUPNÉ/VÝSTUPNÍ JEDNOTKA)
- EPS - OPTICKOUHOVÝ HLASČ
- EPS - TERMODIFERENCIJNÍ HLASČ
- EPS - TLAČKOVÝ HLASČ
- EPS - VSTUPNÉ-VÝSTUPNÍ JEDNOTKA
- EPS - PŘÍRODNÍ MAGNET
- EPS - IZOLANT
- EPS - OVLÁDANÉ ZAŘÍZENÍ - PŘÍPOJNÝ BOD
- EPS - AKUSTICKÉ SIGNALIZAČNÍ ZAŘÍZENÍ
- EPS - ZALOŽOVANÝ NÁPĚJECÍ ZDROJ 24V/5A
- EPS - PŘÍRODNÍ MAGNET
- EPS - ROZVÁŘEČ
- EPS - STÁVAJÍCÍ KABELOVÁ TRASA
- EPS - KABEL TRASA VE ŽLÁBU MERKUR ZAVĚŠENA NA STROPE

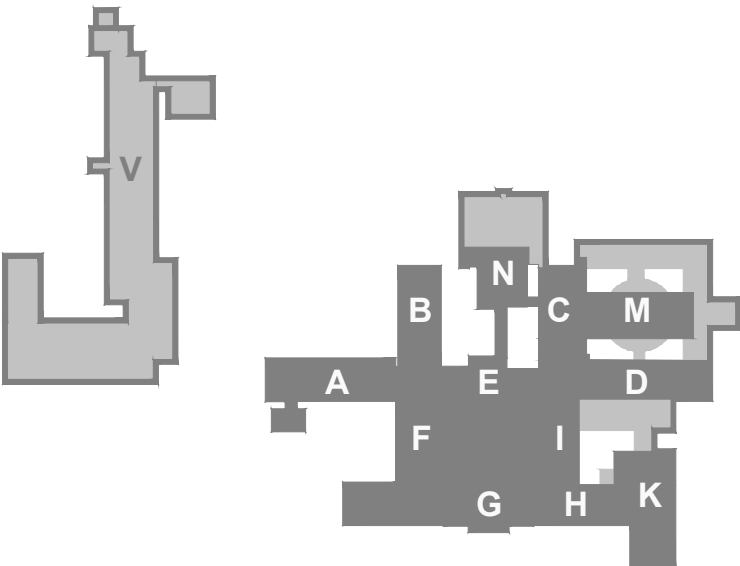

REKONSTRUKCE SYSTÉMU EPS V MONOBLOKU NEMOCNICE HAVÍŘOV, P.O.

Místo : ul. Dělnická 1132, Město, 736 01 Havířov
Investor : investor: Nemocnice s poliklinikou Havířov, příspěvková organizace
Stupeň : DSPS - Stávající stav
Zodp. projektant : Jan Kupec - autorizovaný technik ČKAIT v oboru technika prostředí staveb
Autor : Jan Kupec
Vypracoval : Bc. Jakub Kupec
Datum : 05/2023

Půdorys 5.NP monoblok - Stávající stav EPS

KANCELÁŘ : KOBOLOVSKÁ 343, 725 29 OSTRAVA 29 TEL : 773 435 555 E-MAIL : KUPEC.PROJEKCE@REZNAM.CZ

KUPEC
PROJEKCE SLP

zak. č.: 2023/17A
formát: 10 x A4
měřítko: 1:200
č.v. 07