



4.NP


KŘÍDLO A CHIRURGICKÉ ODDĚLENÍ I

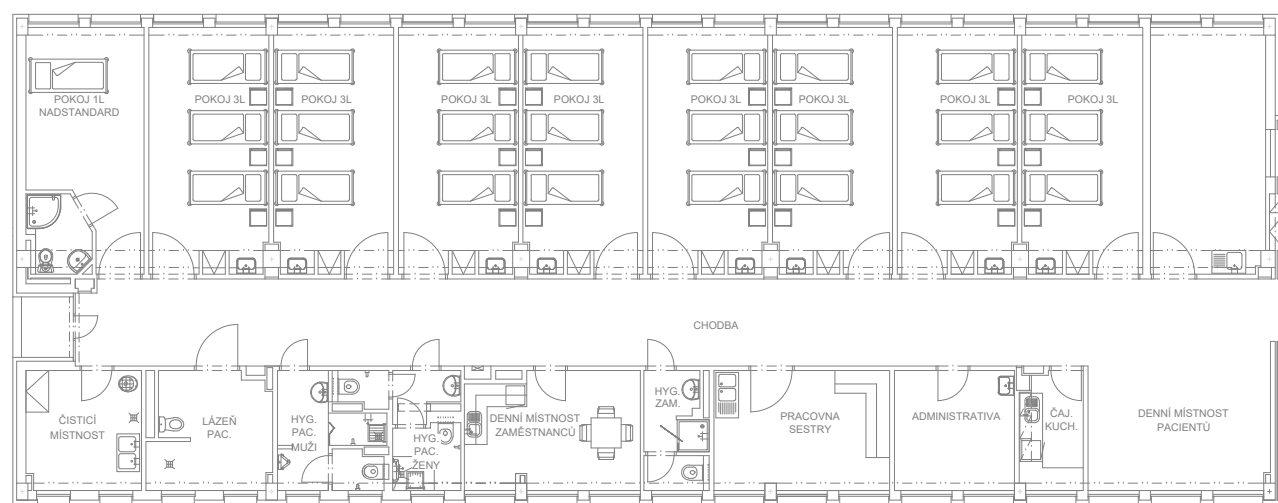


KŘÍDLO B GERIATRICKÉ ODDĚLENÍ

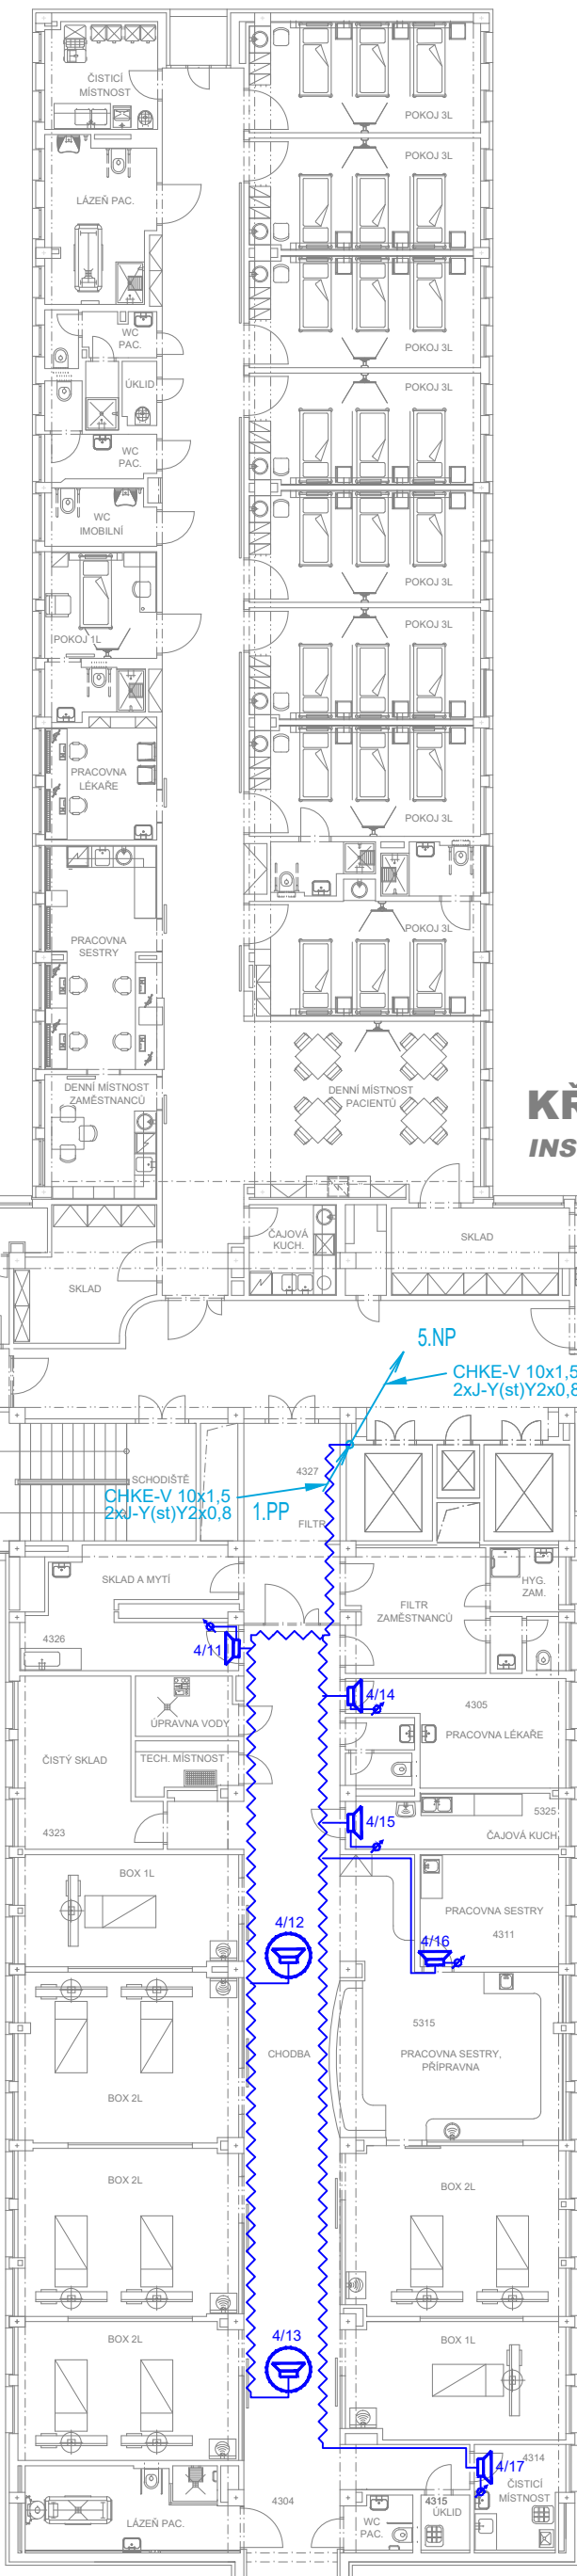


KŘÍDLO E INSPEKČNÍ POKOJE

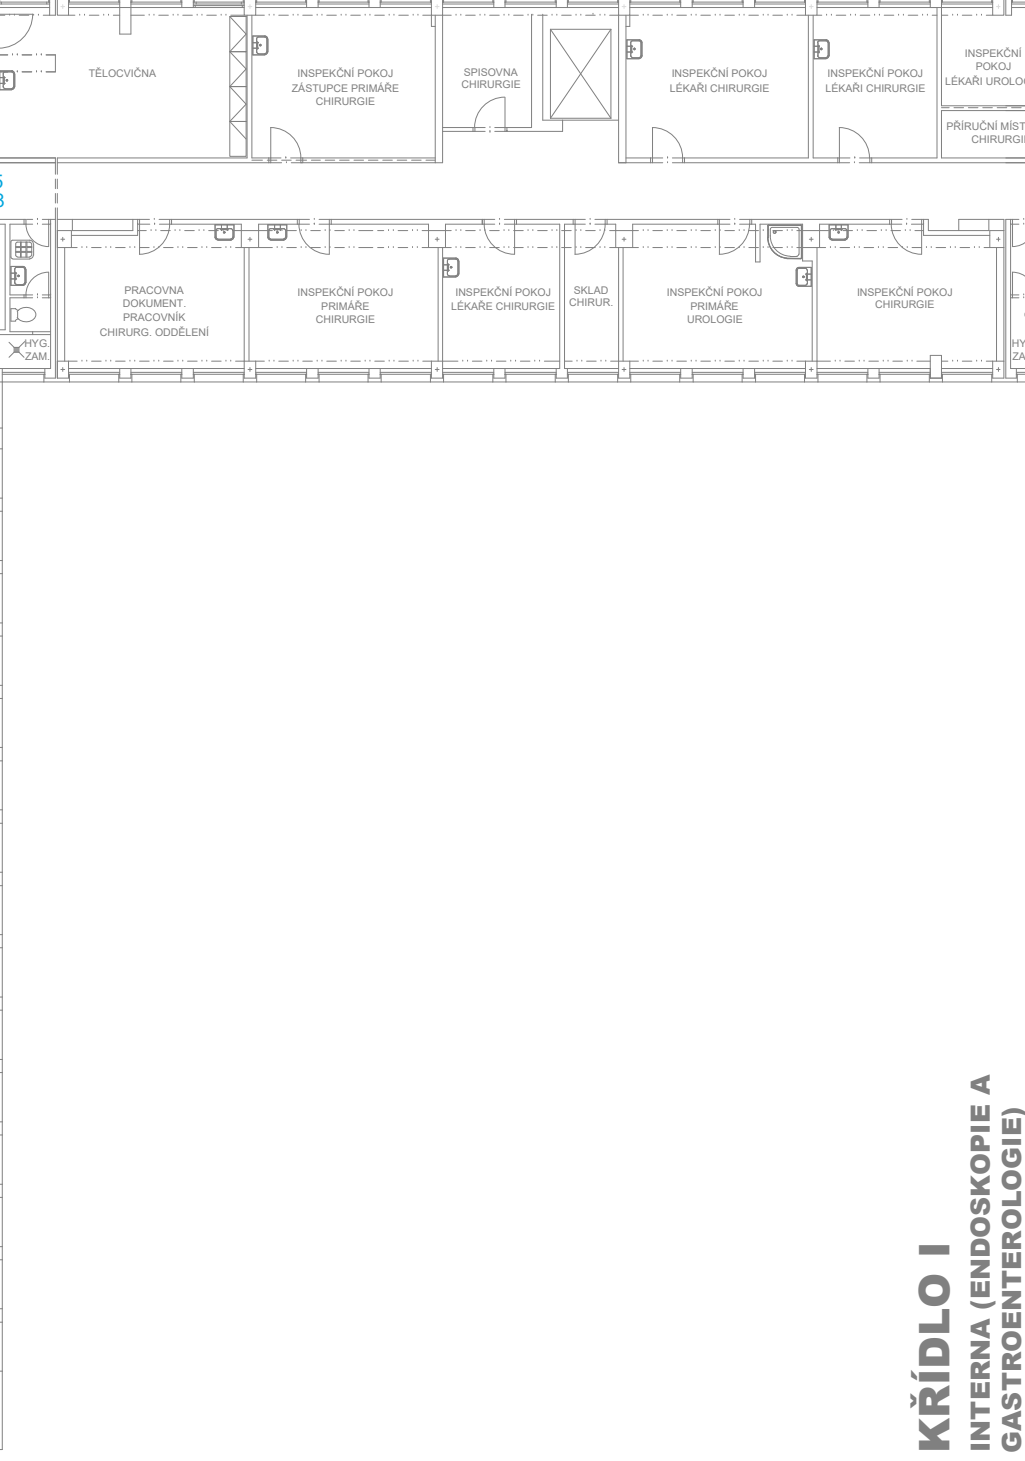


KŘÍDLO N DOSPÁVACÍ POKOJE

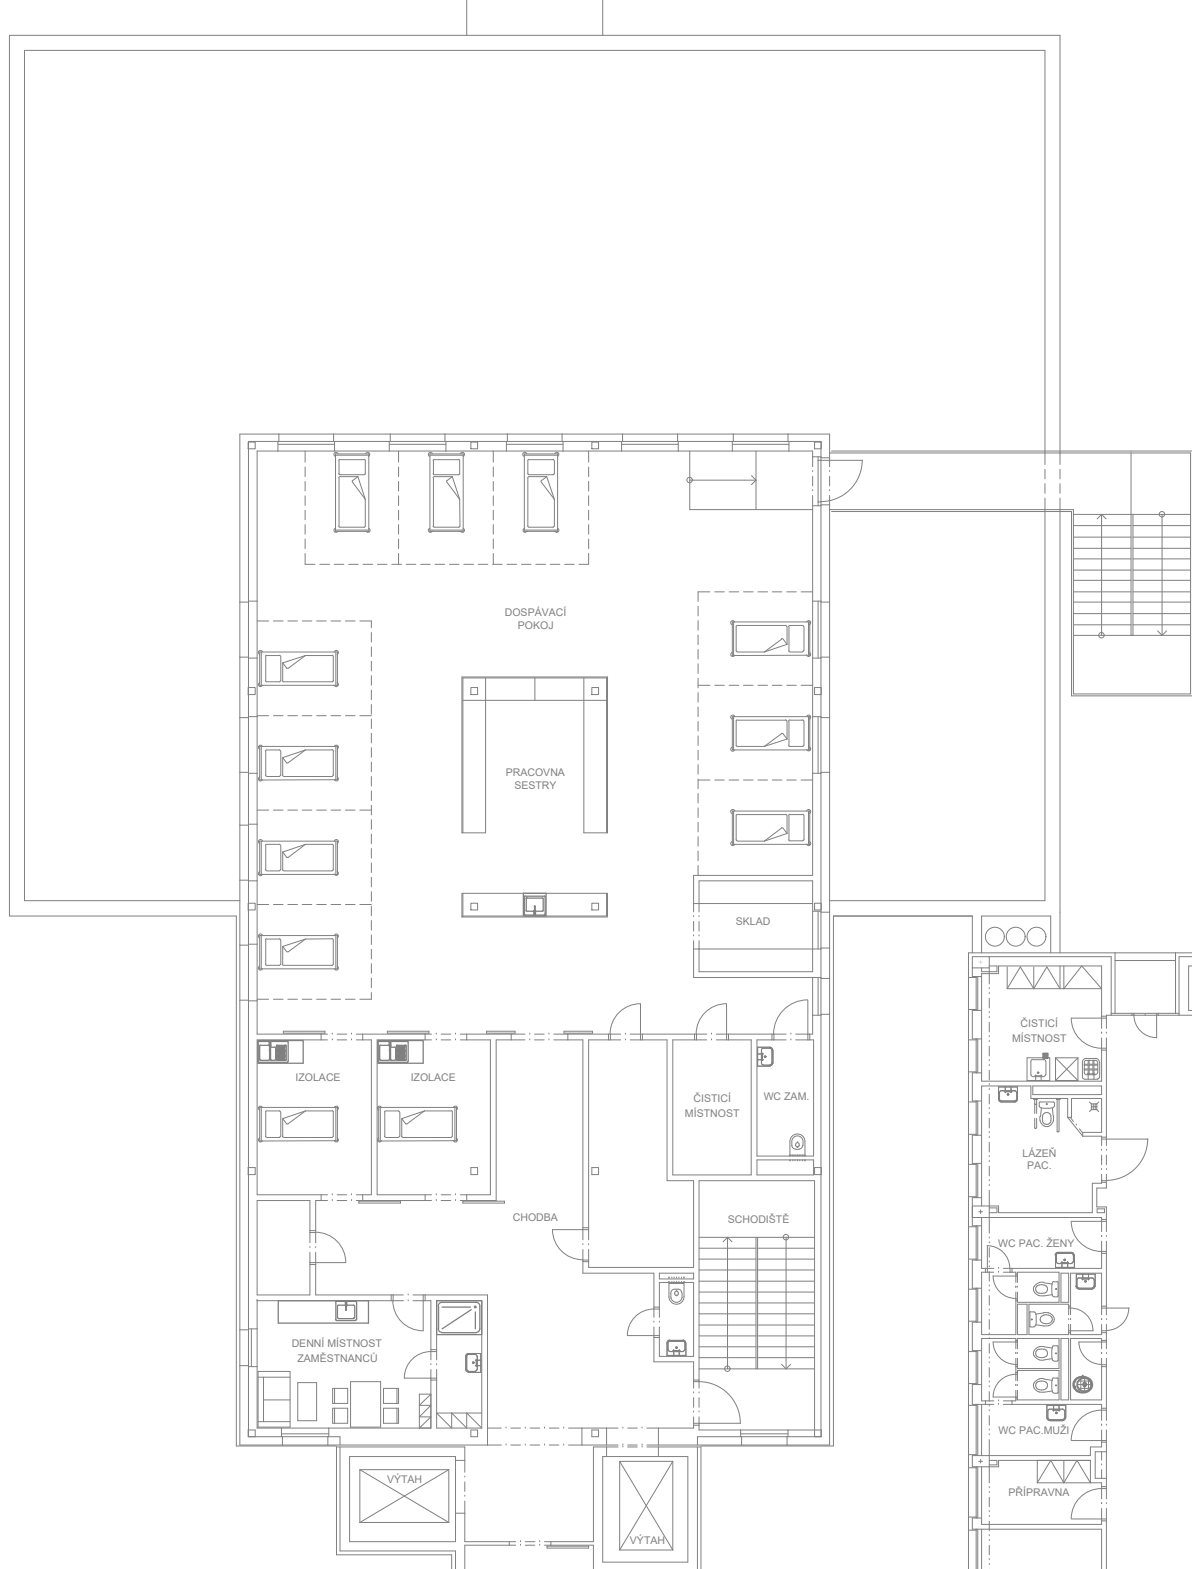


KŘÍDLO C CHIRURGICKÉ ODDĚLENÍ III

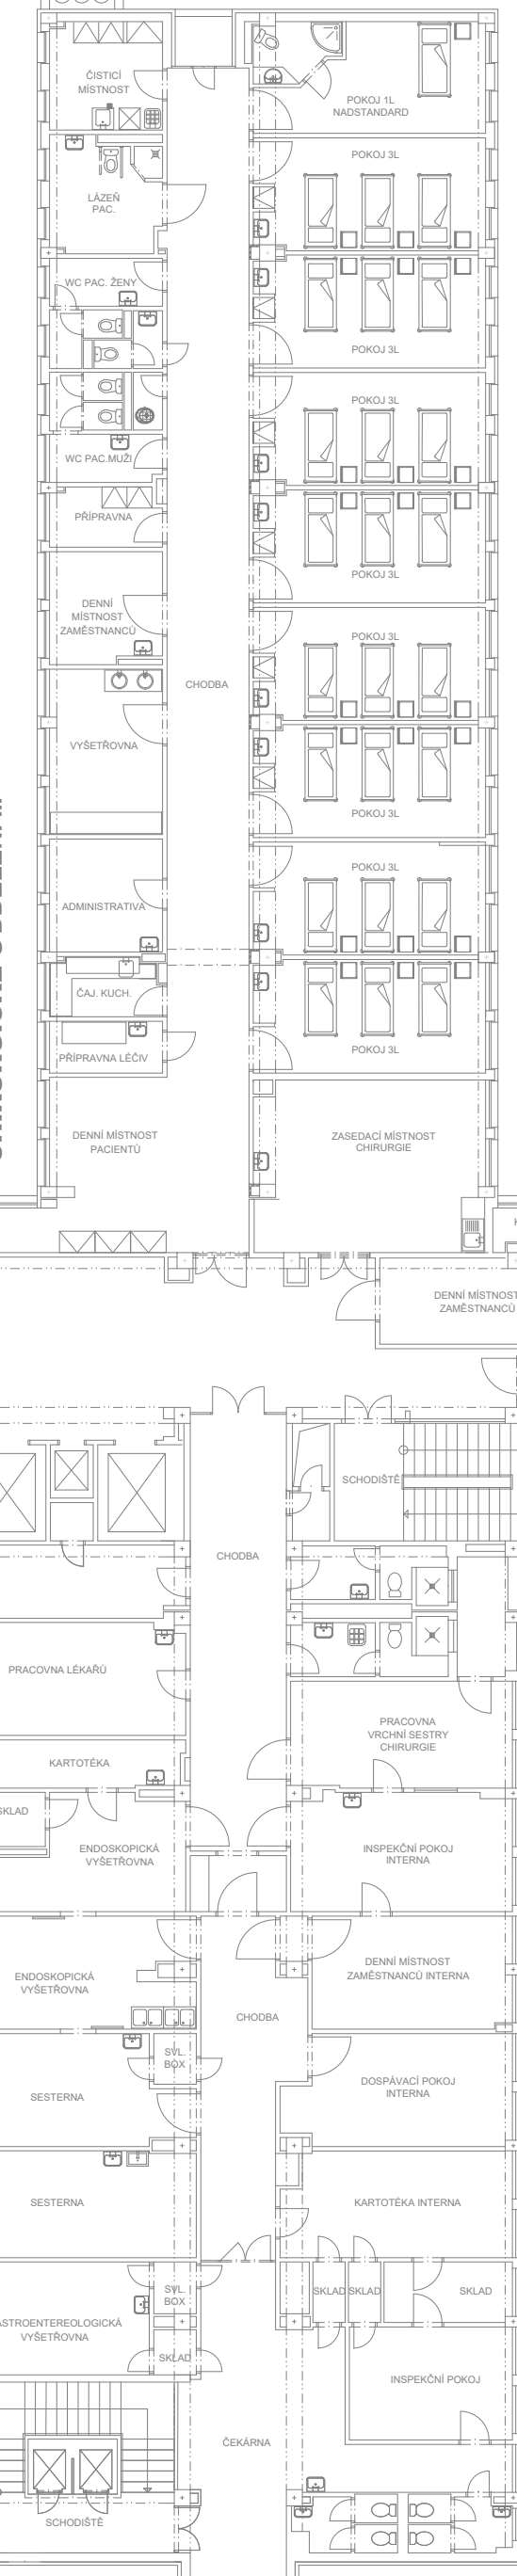


KŘÍDLO D UROLOGICKÉ ODDĚLENÍ

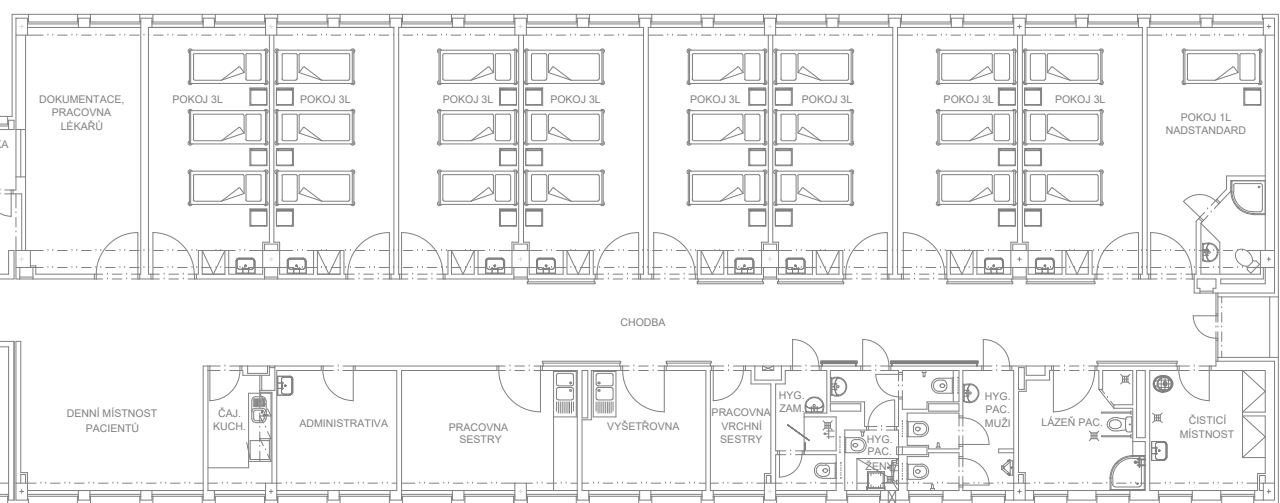

KŘÍDLO F CHIRURGICKÁ JIP

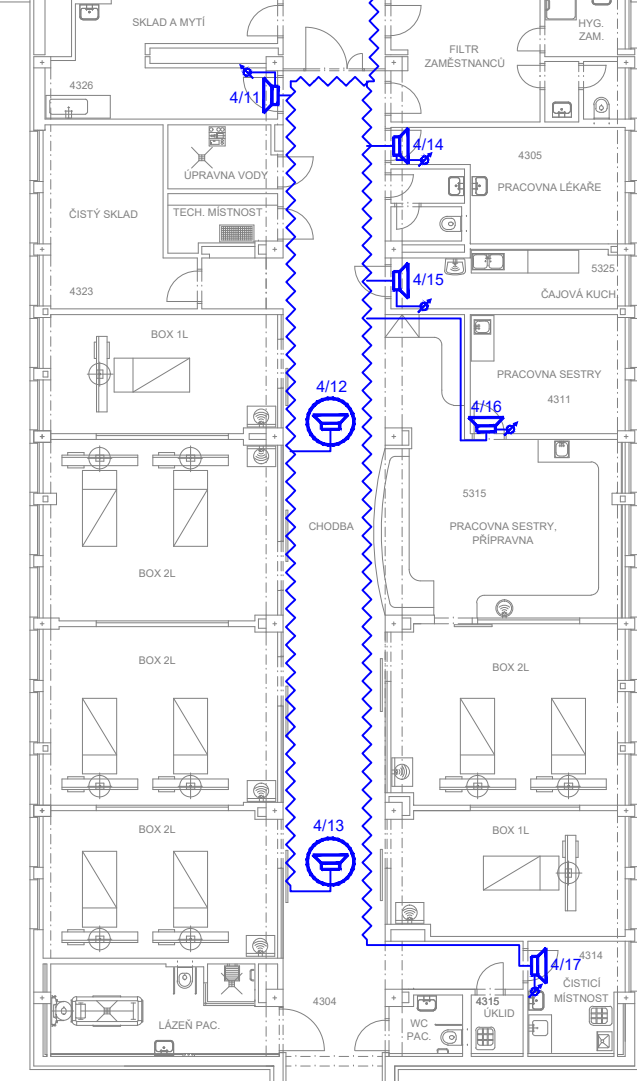


KŘÍDLO I INTERNA (ENDOSKOPIE A GASTROENTEROLOGIE)

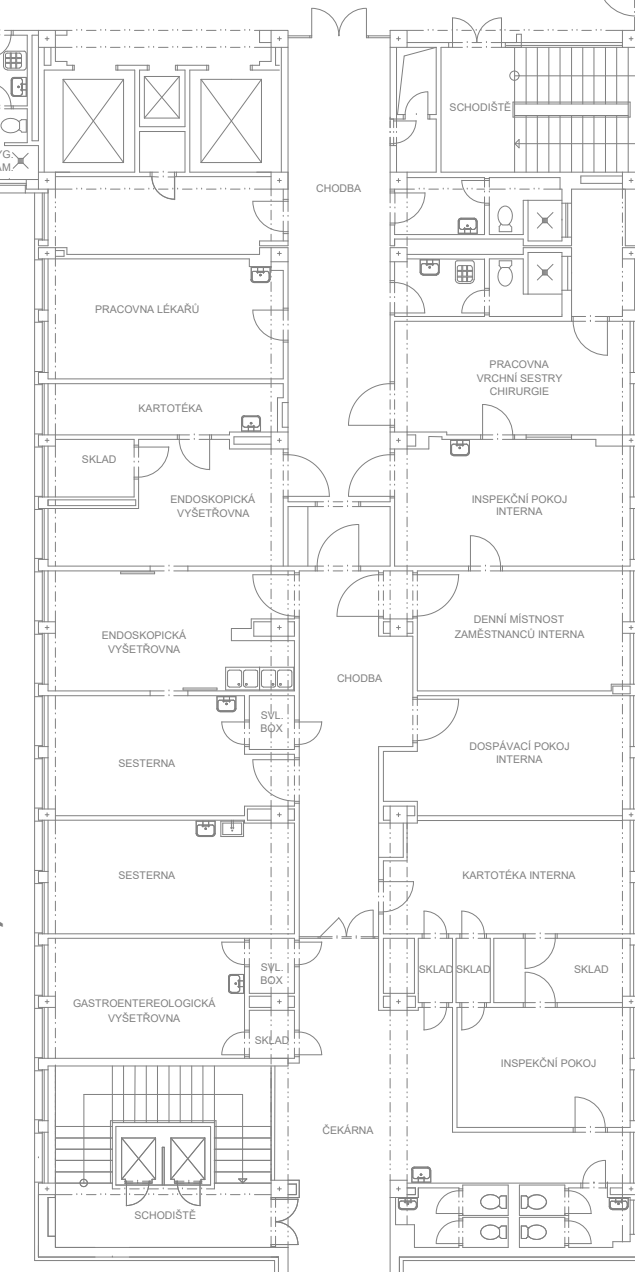

LEGENDA MR

- MR - ZESILOVAČ
- MR - GUSTŘEDNA
- MR - MIKROFON STOLNÍ
- MR - REPRODUKTOR NÁSTĚNNÝ
- MR - REPRODUKTOR DO PODHLAVÍ
- MR - REGULATOR
- MR - TRASA KABELY CHKE-V 2x1,5
- MR - KABEL, TRASA VE ŽLABU MERKUR ZAVĚŠENA NA STROPĚ

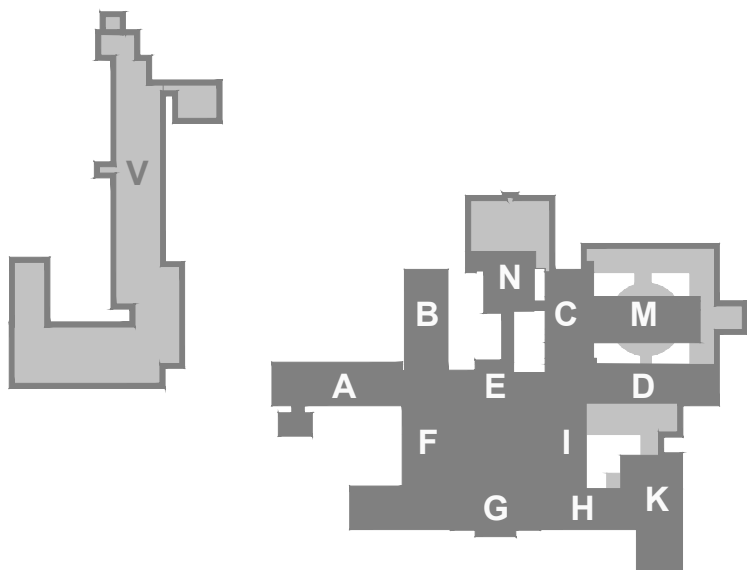

REKONSTRUKCE SYSTÉMU EPS V MONOBLOKU NEMOCNICE HAVÍŘOV, P.O.

Místo : ul. Dělnická 1132, Město, 736 01 Havířov
Investor : Nemocnice s poliklinikou Havířov, příspěvková organizace
Stupeň : DPS
Zodp. projektant : Jan Kupec - autorizovaný technik ČKAIT v oboru technika prostředí staveb
Autor : Jan Kupec
Vypracoval : Bc. Jakub Kupec
Datum : 05/2023

Půdorys 4.NP monoblok - Nový stav MR

KANCELÁŘ : KOBLDOVSKÁ 343, 725 29 OSTRAVA 29 TEL : 773 435 555 E-MAIL : KUPEC.PROJEKCE@REZNAM.CZ

KUPEC
PROJEKCE SLP

zak. č.: 2023/17A
formát: 10 x A4
měřítko: 1:200
č.v. 05