

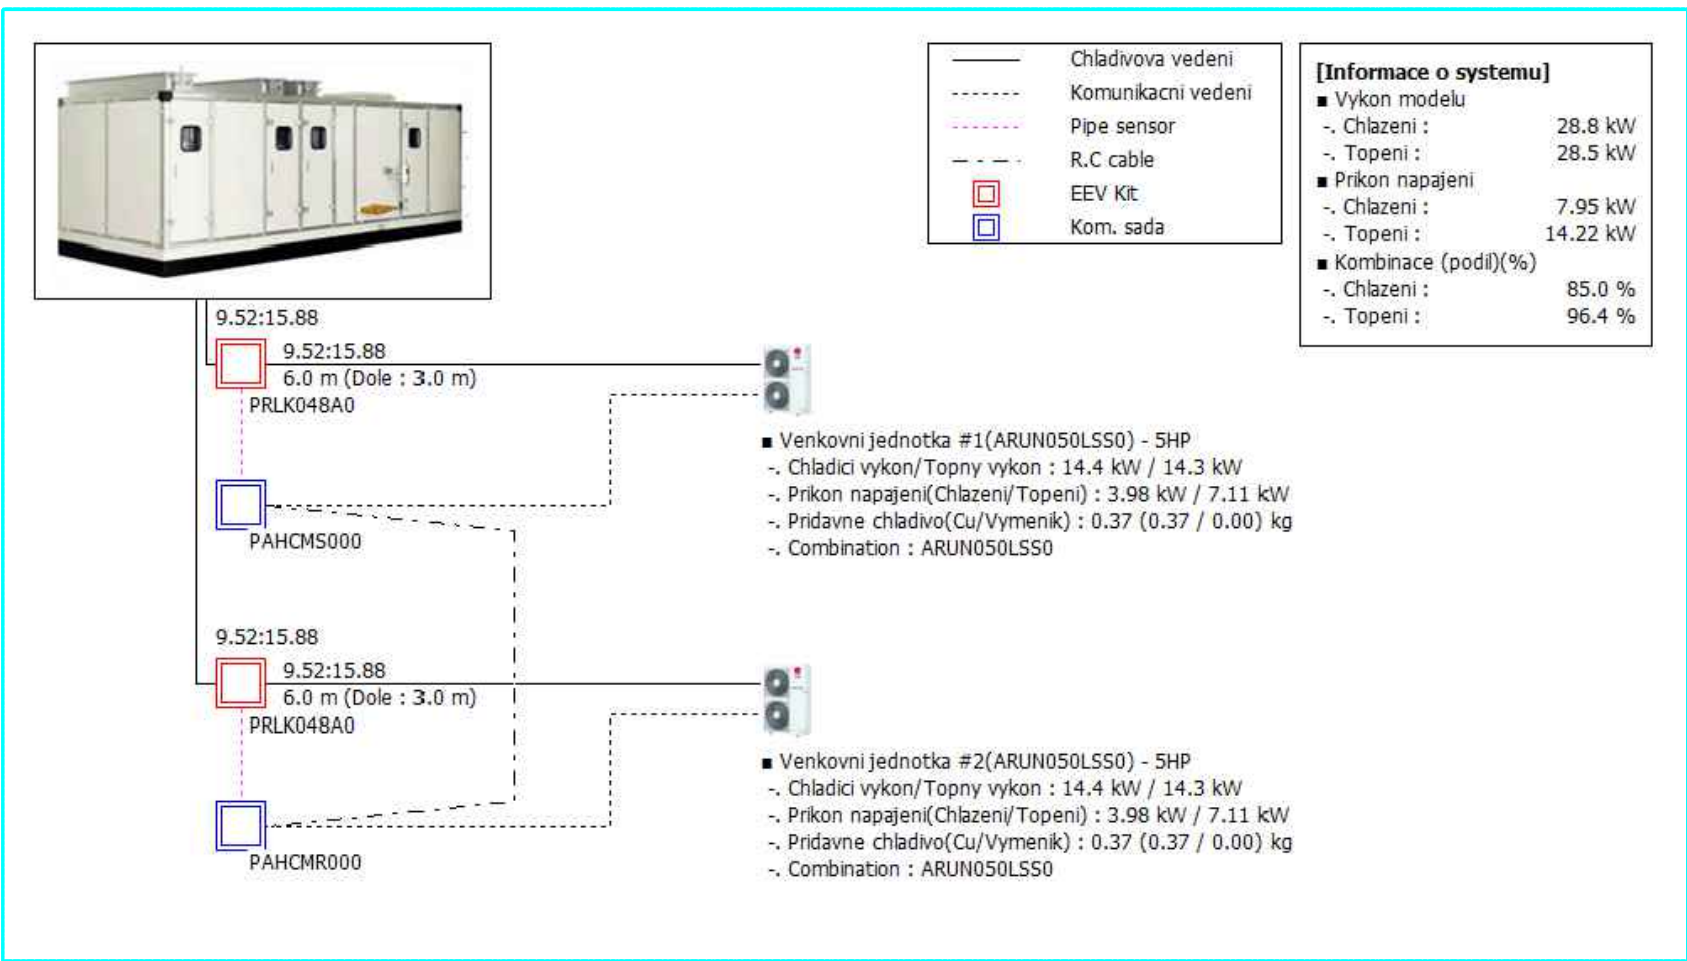


ZAPOJENÍ TEPELNÉHO ČERPADLA

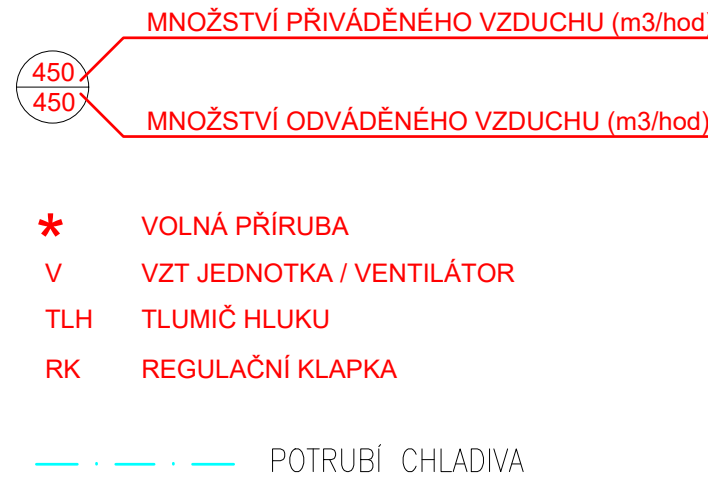

A-A

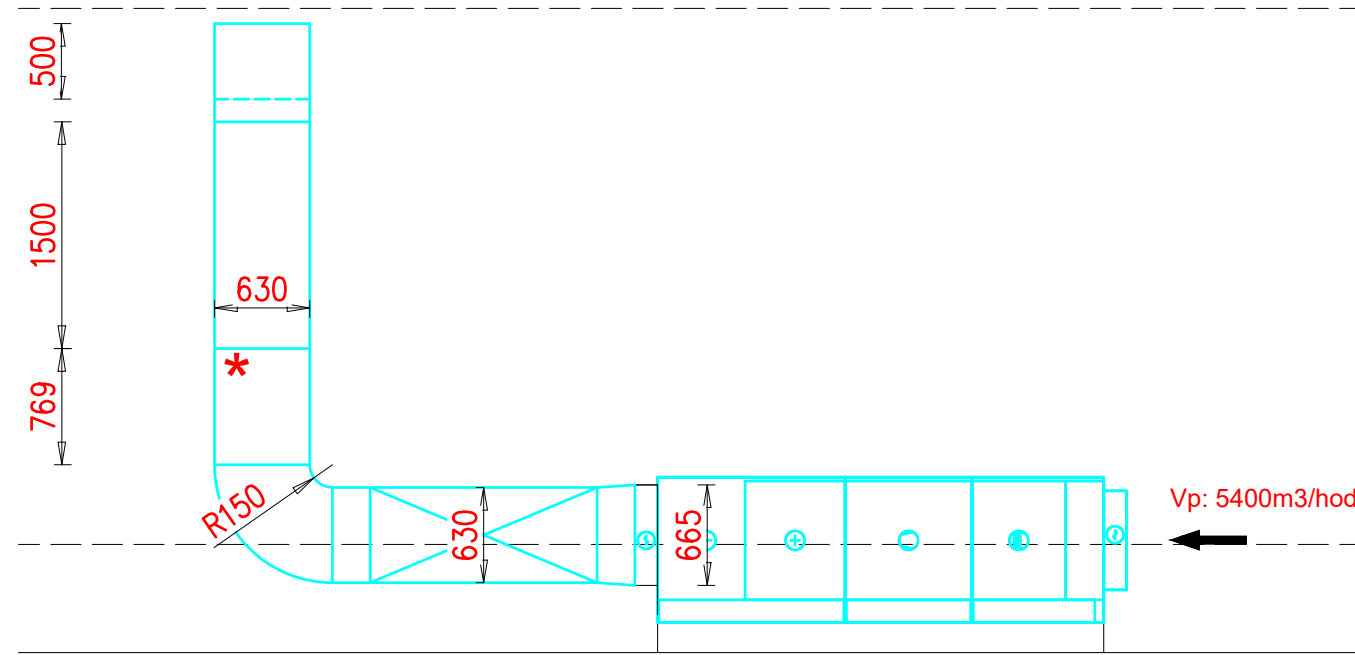

Vypracoval: Ing. Jan Špunda	Zakázkové číslo: 21z23051	TEMEX spol.s.r.o. Erbenova 19, 703 00 Ostrava
Zodpovědný proj.: Ing. Ondřej Cíkáč		
Investor: Slezská nemocnice v Opavě		
Stupeň: DPS		
Stavba: Větrání laboratoří v části 2.NP, objekt Patologie		
Část: Vzduchotechnika	Datum: 09/2023	Číslo výkresu: H-21z23051-05-4
Obsah výkresu: DISPOZICE PŮDY, ŘEZ	Měřítko: 1:50	

DISPOZICE PŮDY

