


LEGENDA MÍSTNOSTÍ		
ČÍSLO	ÚČEL MÍSTNOSTI	PLOCHA DRUH PODLAHY
001	SCHODIŠTĚ	6.09 TERACOVÉ STUPNĚ
002	VSTUP	3.99 KERAMICKÁ DLAŽBA
003	WC-ZENY	2.73 KERAMICKÁ DLAŽBA
004	WC-MUŽI	1.64 KERAMICKÁ DLAŽBA
005	DENNÍ MÍSTNOST	10.24 PVC
006	ŠATNA	11.76 PVC
007	SKLAD PRO ÚKLID	8.53 PVC
008	KOMORA	4.27 BETONOVÁ MOZANINA
009	SANITÁRNÍ BOX	10.35 KERAMICKÁ DLAŽBA

LEGENDA POTRUBÍ

- POTRUBÍ PVC, PP KANALIZAČNÍ – SPLAŠKOVÁ KANALIZACE
- POTRUBÍ STUDENÉ VODY PP PN 16 S ČEDIČOVÝM VLÁKNEM
- POTRUBÍ TEPLÉ VODY PP PN 16 S ČEDIČOVÝM VLÁKNEM
- POTRUBÍ CÍRKULACE TEPLÉ VODY PP PN 16 S ČEDIČOVÝM VLÁKNEM
- POTRUBÍ ROZVODU PLYNU-MĚDĚNÉ POTRUBÍ

LEGENDA ZAŘÍZOVACÍCH PŘEDMĚTŮ

- WC KŘÍŽET KERAMICKÝ ZÁVĚSNÝ S DUROPLASTOVÝM SEDÁTKEM A PŘEDSTĚNOVÝM SYSTÉMEM
- WCi KŘÍŽET KERAMICKÝ ZÁVĚSNÝ PRO TĚLESNĚ POSTIŽENÉ DÉLKA 700mm S DUROPLASTOVÝM SEDÁTKEM A PŘEDSTĚNOVÝM SYSTÉMEM
- U UMÝVADLO KERAMICKÉ 550x420mm ,SE ZÁPACHOVOU UZÁVĚRKOU UMÝVADLOVOU, A BATERII UMÝVADLOVOU STOJÁNKOVOU
- UMi UMÝVÁTKO KERAMICKÉ 450x370mm ,SE ZÁPACHOVOU UZÁVĚRKOU UMÝVADLOVOU, A BATERII UMÝVADLOVOU STOJÁNKOVOU
- UMi UMÝVÁTKO KERAMICKÉ 450x370mm ,SE ZÁPACHOVOU UZÁVĚRKOU UMÝVADLOVOU PODOMITKOVOU, A BATERII UMÝVADLOVOU STOJÁNKOVOU
- SM SPRCHOVÁ MÍSA KERAMICKÁ 900x900 + SPRCHOVÝ KOUT 900, SE ZÁPACHOVOU UZÁVĚRKOU SPRCHOVOU A BATERII SPRCHOVOU PODOMITKOVOU +SPRCHOVÝ SET
- S KOJPELNOVÝ ŽLAB NEREX 900mm,1x SPRCHOVÉ DVEŘE, SE ZÁPACHOVOU UZÁVĚRKOU SPRCHOVOU A BATERII SPRCHOVOU PODOMITKOVOU +SPRCHOVÝ SET
- D DŘEZ NEREX (SOUČÁST KUCHYŇSKÉ LINKY) SE ZÁPACHOVOU UZÁVĚRKOU DŘEZOVOU A BATERII DŘEZOVOU STOJÁNKOVOU
- H HYDRANTOVÁ SKŘÍŇ D 19 S TVAROVÉ STÁLOU HDČÍ 30m

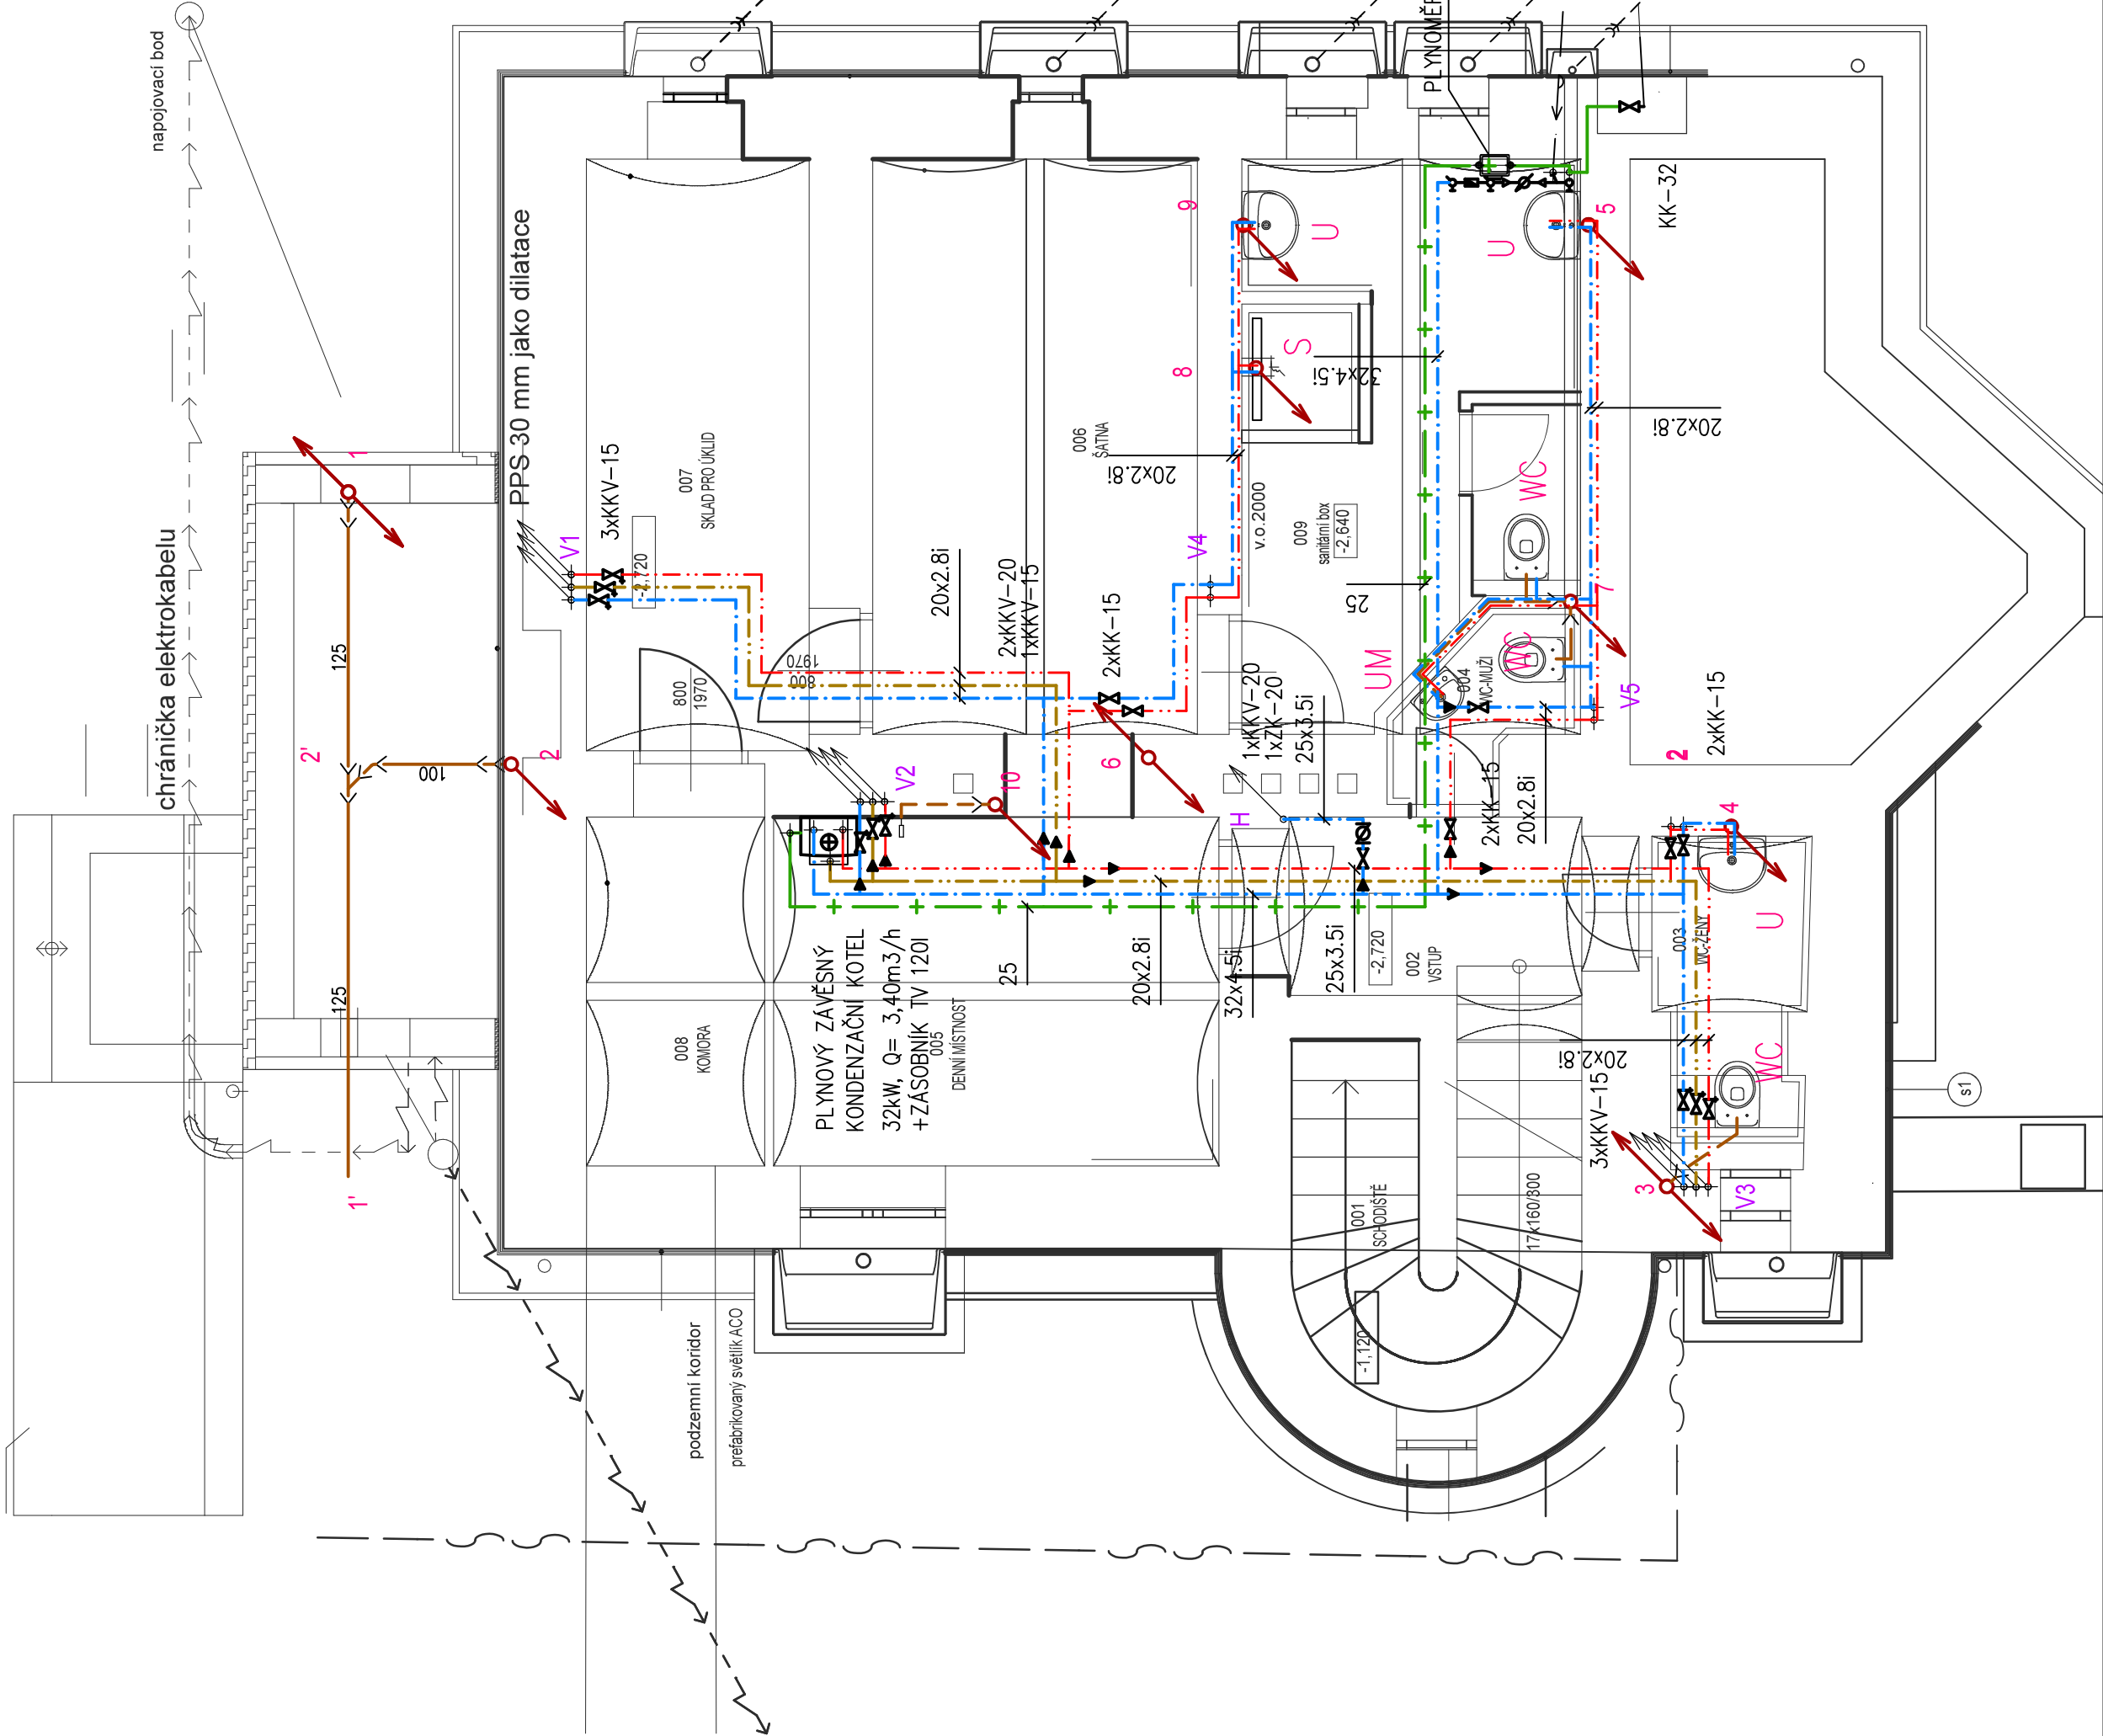

ASFALTOVÁ KOMUNIKACE

ZODPOVĚDNÝ PROJEKTANT Lenka Jerásková		VYPRACOVAL Lenka Jerásková	ing. arch. martin janda architektonická kancelář Lomná 1895, 744 01 Františkov pod Radhoštěm www.zarizeni.cz, tel. 568 631 134			
INVESTOR Slezská nemocnice v Opavě, p.o., Olomoucká 470/86, 746 01 Opava		STUPEŇ PD 09/2022				
AKCE STAVEBNÍ ÚPRAVY A PŘÍSTAVBA PAVILONU W ODBĚROVÉ CENTRUM V AREÁLU SLEZSKÉ NEMOCNICE V OPAVĚ na parc. č. 2273/1, k.ú. Opava-Předměstí		DATUM 09/2022				
ČÁST D.1.4.1 Zdravotně technické instalace		FORMÁT A2				
OBSAH		MĚŘÍTKO 1:50				
PŮDORYS 1.PP.		ČÍSLO D.1.4.1 - 04				