



ZAPOJENÍ EP + POPIS

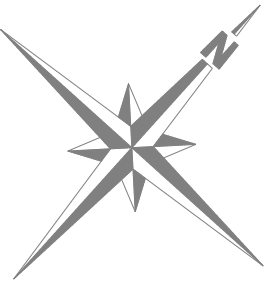

EP rozváděč oceloplastový IP30,typ Distri RZA-Z-1S14
330 x 327 x 88mm do zdi s ekvipotenciální svorkovnicí
P-0,5

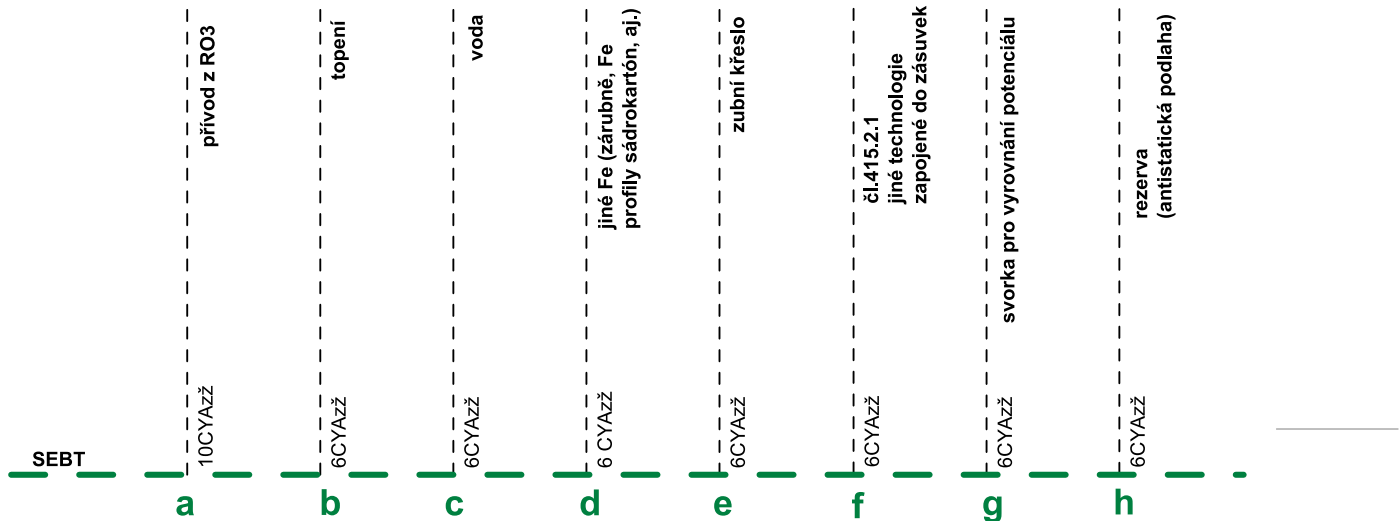

SEBT - doplňková ochrana: doplňující ochranné pospojování
/ čl.710.414, 415.2, 544.2 /

UPOZORNĚNÍ :
Veškeré přívody a odvody na SEBT musí být správně
očíslovány za účelem následných revizí elektro !

Veškerý rozvod pod omítkou či v dutinách stěn, stropů a podlah.

Parapet zásuvek 0,5m. Jiné viz PD.
Vysvětlivka :
P-1,2 tzn. 1,2m spodní okraj ke krabici od podlahy

Datový rozvod provést vodiči UTP Cat 6. Ke každé zás. RJ45
vést 2x vodič UTP z datového rozváděče objektu umístěného
v 1PP sklep.
Spínač Rtg propojit s Rtg vodičem typu dle pokynů výrobce Rtg.
Propojení mikroskopu a PC lékaře provést dle typu dodané tech-
nologie - nutno upřesnit.

Prostředí (určení vnějších vlivů dle ČSN 332000-5-51 ed.3) - protokol č. 12120

Ostatní viz technická zpráva.



ZP - zdravotnický prostor (jeho číslo)
SK - skupina zdravotnického prostoru
Třída zdravotnického prostoru je >0,5s ≤ 15s
(viz čl. 710.556.7.5 a 710.556.8)

	Ovládač Rtg - dodávka rtg		zásuvka datová typ RJ45 dvojřadá 2xmodular-Jack(keystone), + třmen se soklem + kryt
	spínač řazení č.1, 3558-A01340 B + kryt + rám		svorka pro vyrovnání potenciálu dvojřad, do x-rámečku k zásuvkám, 2095 UC-214
	spínač řaz.6, 3558-A06340 B+ kryt+rám.		HDS stávající přípojková skříň objektu (vily) před hlavním vchodem venku z leva, SR3.4
	spínač řaz.5, 3558-A05340 B+ kryt+rám.		R - stávající rozváděč, ponechat
	spínač řazení č.1,10A/250V AC, 3558A-06940B, IP44,		R1 - stávající rozváděč ponechat, viz PD D.1.4.05, 11/2020
	Přepínač střídavý dvojřadý č.6+6 ... 3559-A522345+kryt + rám		RO3 - rozváděč ordinace č.3, PD D.1.4.7-01

	zás.jednonás.250V/16A 5518A-A2349B+rámeček		LA - LED panel vestavěný do podhledu, KN kryt, 35W, IP40, 4500lm, 596 x 596 x 15mm, 4000K, Ra-80
	zásuvka se svodičem přepětí SPD 3, umístít vždy do první v řadě..... 5599A-A02357B		LB - LED panel vestavěný do podhledu, KN kryt, 35W, IP40, 3950lm, 596 x 596 x 15mm, 4000K, Ra-90
	autonomní hlásič kouře bateriový		LC - LED zubní osvětlení, typu Cacan Cloud, 290W, závěšeno závěsy, 1282 x 850 x 15mm
	zás.jednonás.250V/16A 5513A-C02357B		NZ - OZN/LU3P/R/1W/B/1/SE/X/WH 65 x 65mm, doba svitu min 1 hod, Nouzové osvětlení (invertor)
	zásuvka s natočenou dutinkou s clonkami		Krabice KU68, KP dle potřeby (dle potřeby IP44)
	zás.dvou nás.250V/16A 5593A-C02357B		spínač páčkový 3-polový s instalační krabicí a upevňovací sponou, 16A/400V, 3425A-0344B
	zásuvka s natočenou dutinkou s clonkami + SPD3		

ČM + účel místnosti	Ochrana dle ČSN	Prostředí dle ČSN	Osvětlení dle ČSN
	332000-4-41 ed.3	332000-5-51 ed.3	EN 12464-1
101 - čekárna část recepce	TN - S + RCD	AA5,AB5,AD1,BA3,CA1,CB1	500 lx
105 - sterilizace	TN - S + RCD	AA5,AB5,AD1,BA1,CA1,CB1	300 lx
106 - ordinace č.3	TN - S + RCD + SEBT	AA5,AB5,AD1,BA3,CA1,CB1	100 lx
117 - denní místnost	TN - S + RCD	AA5,AB5,AD1,BA1,CA1,CB1	300 lx

NAPÁJENÍ :	3x240/400V + PE + N, 50Hz AC
OCHRANA :	automatické odpojení od zdroje TN-C, TN-S

Zdeněk Frýdl, 793 93 Brantice 339	IČO : 18101411	
Zodp.projektant:	Vypracoval:	Kreslil:
Ing. M.Geryk+Ing. J.Géryk		
Stavba :	Č.zakázky:	
NOVÁ ZUBNÍ ORDINACE V PAVILONU G SZZ NEMOCNICE KRNOV	Datum: 02/2024	
Stavebník :	Měřítko: 1 : 50	
Sdružené zdravotnické zařízení Kmov, p.o., I.P.Pavlova 552/9, 794 01 Kmov	Formát: A2	
Výkres: ELEKTROINSTALACE - Montážní schéma osvětlení 1NP	Č.výkr.:	D.1.4.7-03